


PŮDORYS INSTALACÍ:

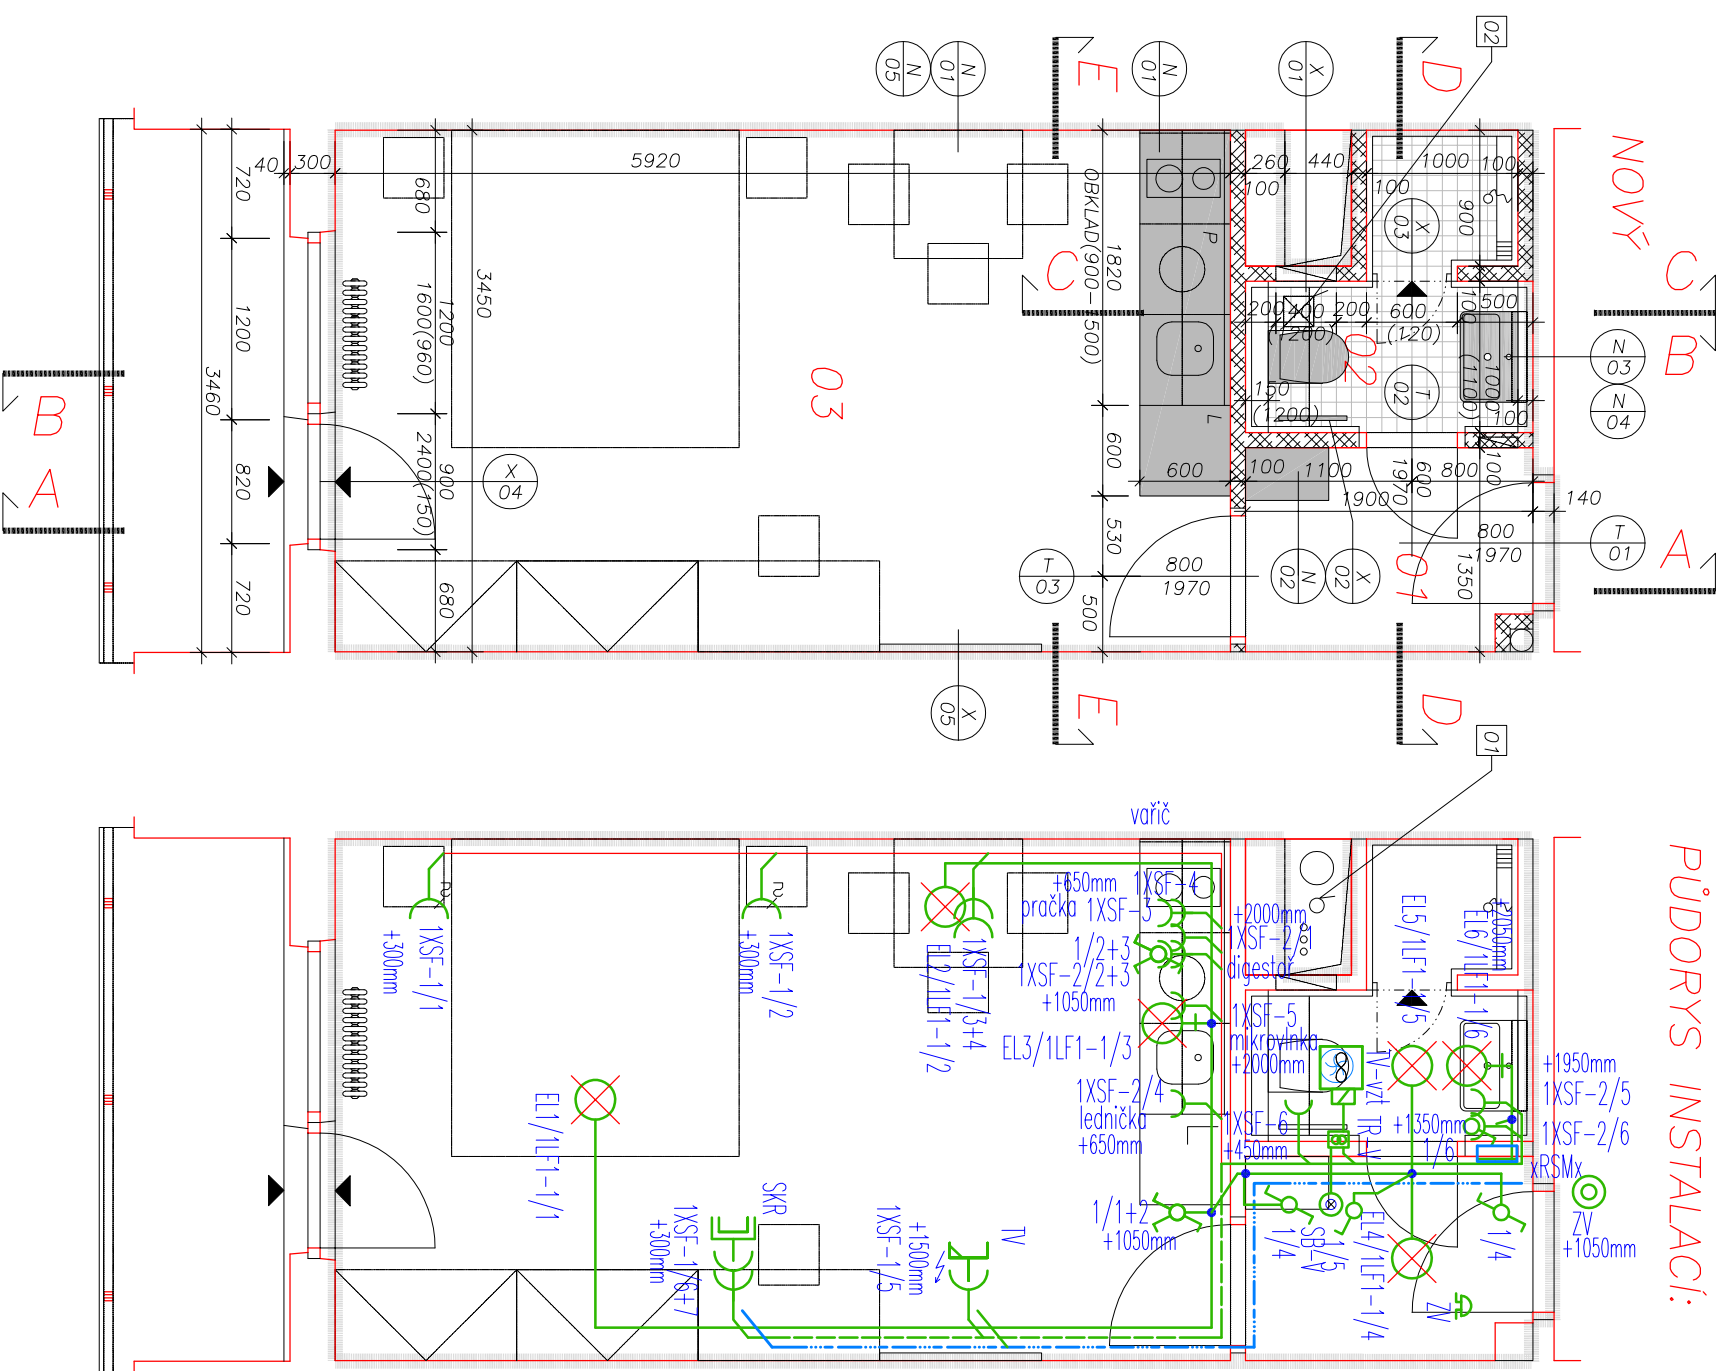

ČÍSLO	ÚČEL
01	PŘEDSÍŇ
02	KOUPELNA SPRCHA
03	POKOU

ROZVODNÁ SOUSTAVA :

3NPE, ~50Hz, 400V, TN-S

OCHRANA PŘED ÚRAZEM EL. PROUDEM:

OCHRANA PŘI PORUŠĚ DLE ČSN 33 2000-4-41 ed3:

ZÁKLADNÍ : AUTOMATICKÝM ODPOJENÍM OD ZDROJE
ZVÝŠENÁ : POSPOJOVÁNÍM, PROUDOVÝMI CHRÁŇAČI

OZNAČENÍ

POPIS

	EL:zvonek 230V/8V – dle výběru investora
	Vypínač jednopólový domovní, řaz.1 IP20 – barva dle výběru investora
	Přepínač seriový domovní, řaz.5, IP20 – barva dle výběru investora
	Přepínač střídatý domovní, řaz.6, IP 20 – barva dle výběru investora
	Zásuvkové sestavy
	Zvonkové tlačítko
	Zásuvka dvojnásobná – flexo, 16A,250V, – barva dle výběru investora
	Zásuvka dvojnásobná, IP20, 10/16A,250V, – barva dle výběru investora
	Zásuvka s přepětovou ochranou,IP20, 10/16A,250V
	Zásuvka jednonásobná pod omítku, IP44,10/16A,250V–barva dle výběru investora
	Zásuvka datová – SKR
	Zásuvka TV
	Ochranné pospojování–doplnkové
	EPS – autonomní hlásič
	EL 4 LED svítilno , Beghelli-Elplast A44-10190CM Lunako LED IP54 Square (1.000)
	EL 5 LED svítilno , Beghelli-Elplast A44-10190CM Lunako LED IP54 Square (1.000)
	EL 6 LED svítilno , koupelňové na skříňku IP54
	EL 3 LED svítilno , Beghelli SpA 74043 RGL LED 8W 573MM 4000K 74043 RGL LED 8W 573MM 4000K
	EL 2 LED svítilno , Beghelli SpA 70022 + 20097 PAN LED 50W 600X600 4000K (1.000)
	EL 1 LED svítilno , Beghelli SpA 70022 + 20097 PAN LED 50W 600X600 4000K (1.000)
	1RMS1 Domovní rozváděč
	HOP Hlavní ochranná přípojnice

Nedílnou součástí této PD je i technická zpráva

VYPRACOVAL	Milán Vician	MILAN VICIAN Autorizovaný technik pro techniku prostředí staveb specializace elektrotechnická zařízení ČKAIT 1201695 IČ 46552286 milan.vician@gmail.com
ODP.PROJEKTANT	Milán Vician	
KONTROLOVAL	Milán Vician	
MÍSTO	Olomouc Nová Ulice, st. 1943	
INVESTOR	Fakultní nemocnice Olomouc, I. P. Pavlova 6, 775 20 Olomouc	

STAVBA Oprava bytových jednotek a společných prostor budovy YD
SO 101 Elektroinstalace v budově YD

SO - PS TECHNICKÁ PROSTŘEDÍ STAVEB
ZARÍZENÍ SILNOPROUDÁ A BĚSKOSVODY

VYKRES

SO02-Situacní schéma rozvodu - půdorys pravé dispozice

D.1.4.g-12

DATUM 08/2021

STUPEŇ DPS

POČET 1A 2A4

MĚŘÍTKO 1:50