



Řezy pravé dispozice

m 1:50, dokumentace pro výběr zhotovitele

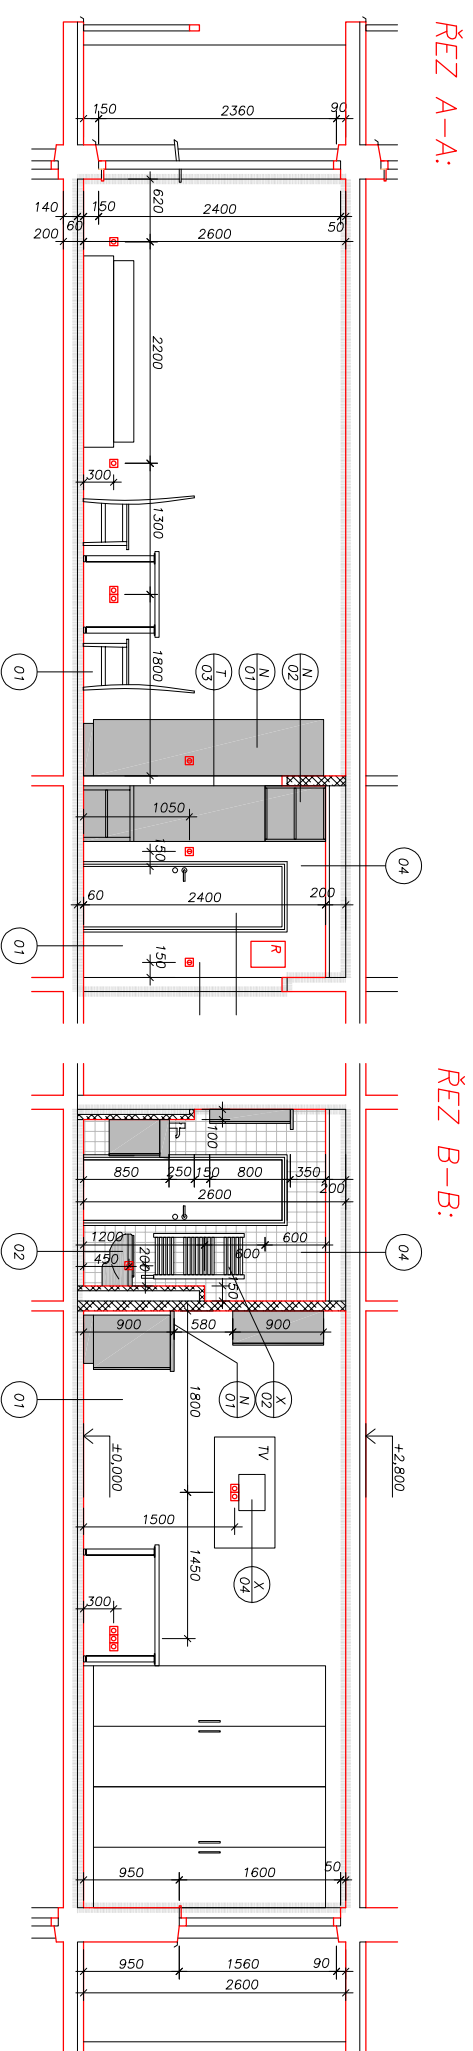

LEGENDA MATERIÁLŮ:

- ŘEŠENÁ ČÁST
- STAVAJÍCÍ KONSTRUKCE
- BOURANÉ KONSTRUKCE
- POROBETONOVÉ PŘÍČKOVKY TL. 50, 100 MM
P2 NA TENKOVÝSTVOU MALTU 5,0

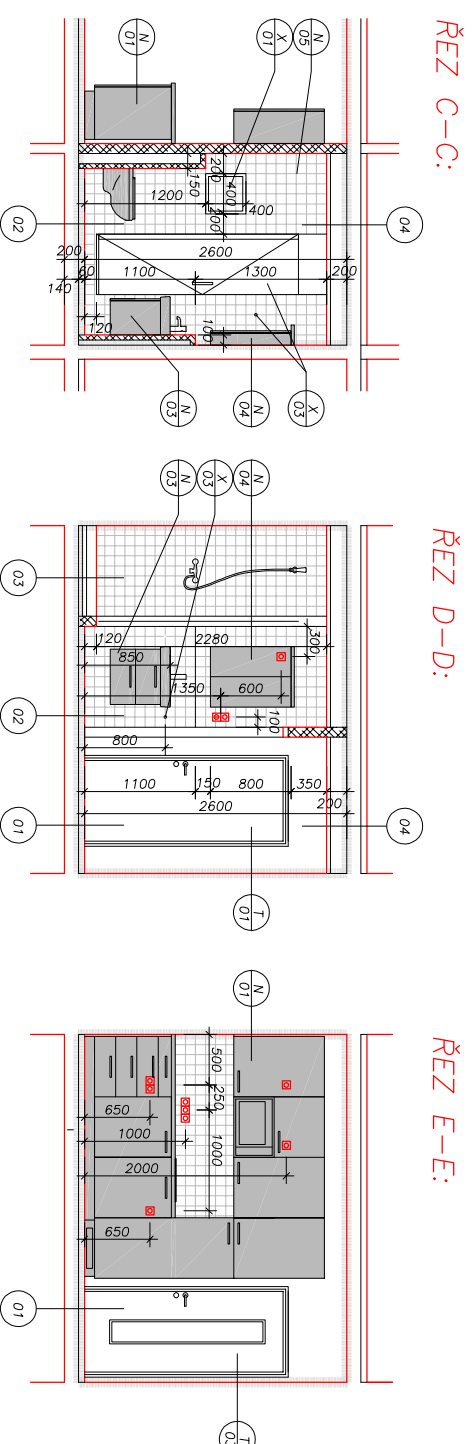

LEGENDA INSTALACÍ:

- ZASUVKA
- SPINAČ
- ROZVADĚČ

Nedílnou součástí této PD je i technická zpráva

VYPRACOVAL	Milan Vician	
ODP. PROJEKTANT	Milan Vician	
KONTROLOVAL	Milan Vician	
MÍSTO	Olomouc Nová Ulice, st. 1943	
INVESTOR	Fakultní nemocnice Olomouc, I. P. Pavlova 6, 775 20 Olomouc	
STAVBA	Oprava bytových jednotek a společných prostor budovy YD SO 101 Elektroinstalace v budově YD	MILAN VICIAN Autorizovaný technik pro techniku prostředí staveb specializace elektrotechnická zařízení ČKAIT 1201695 IČ 46552286 milan.vician@gmail.com
SO - PS	TECHNIKA PROSTŘEDÍ STAVEB ZARÍZENÍ SILNOPROUDÁ A BLESKOSVODY	datum 08/2021 stupeň DPS počet A4 2A4 měřítko 1:50
VÝKRES	SO02-Řezy pravé dispozice	D.1.4.g-14