



ČÍSLO	ÚČEL	PLOCHA (M <sup>2</sup> )	ÚROVEŇ (M)	VÝŠKA (MM)	POVRCHOVÁ ÚPRAVA PODLAHY	ODKAZ	POVRCHOVÁ ÚPRAVA STĚN	POVRCHOVÁ ÚPRAVA STROPFU	ODKAZ	POZNÁMKA
01	PŘEDSÍŇ	2,6	±0,000	2400	PVC SOKL	01	OMITKA ŠTUKOVÁ MALBA	PODHLÉD PEVNÝ	04	
02	KOUPELNA SPRCHA	2,9	±0,000 +0,120	2400 2280	KERAMICKÁ DLAŽBA	02	OBKLAD KERAMICKÝ 2,4 M	PODHLÉD PEVNÝ	04	VYBAVENÍ X/03
03	POKOUJ	20,5	±0,000	2600	PVC SOKL	01	OMITKA ŠTUKOVÁ MALBA	OMITKA ŠTUKOVÁ MALBA		OBKLAD KERAMICKÝ LOKALNĚ
		26,0								

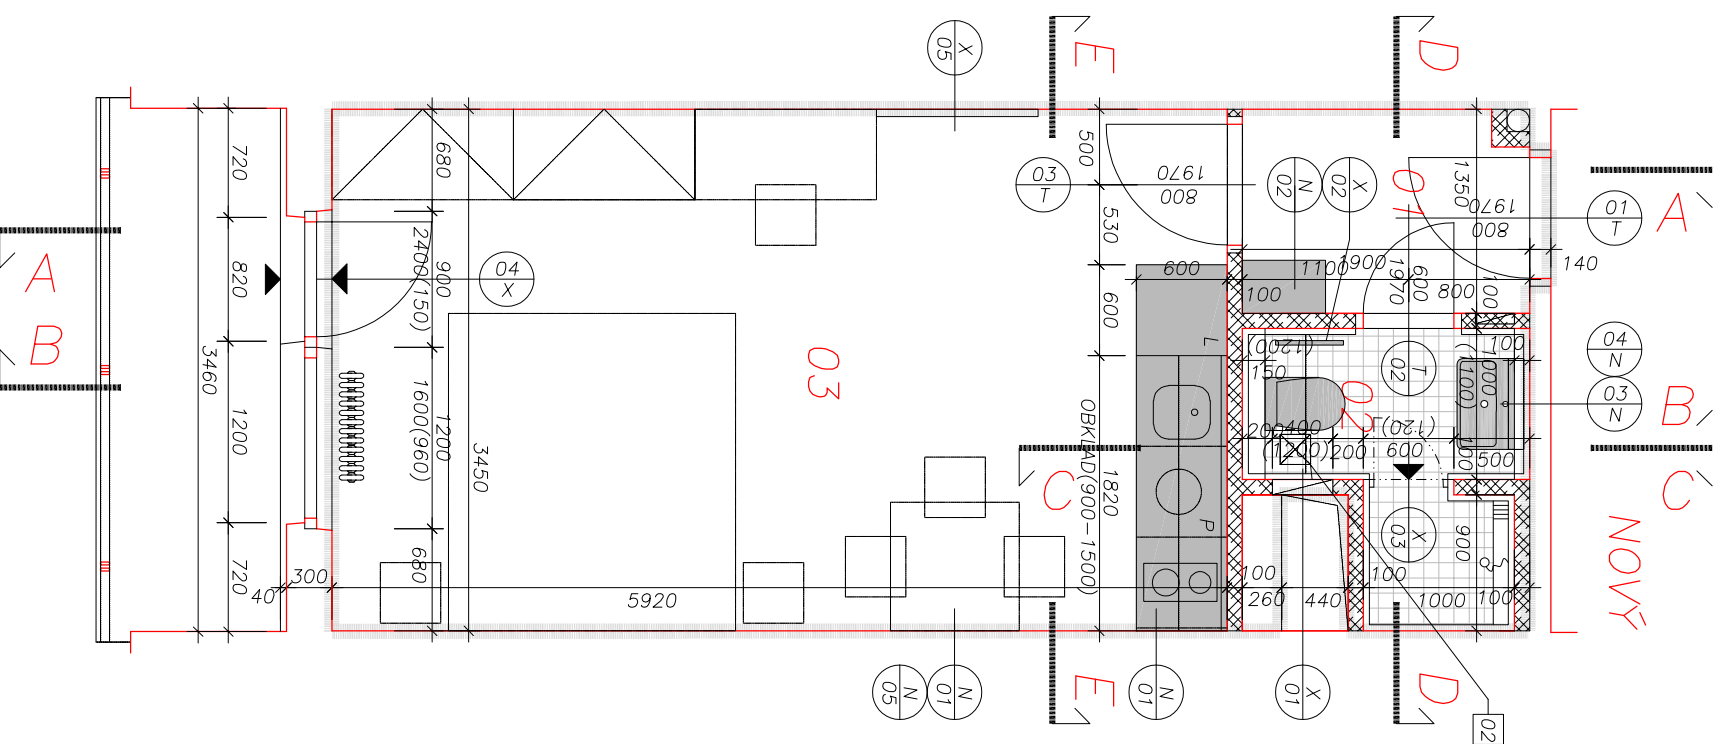

### PŮDORYS INSTALACÍ:

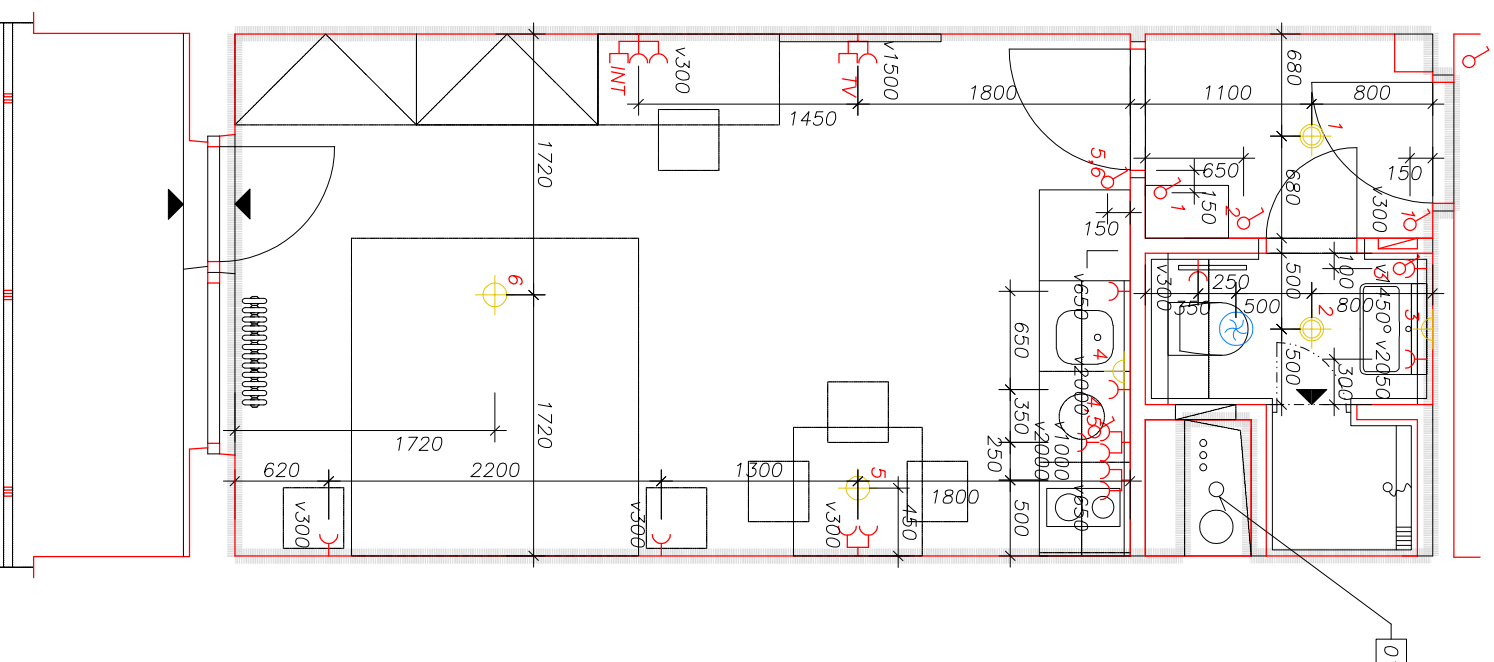

### ROZVODNÁ SOUSTAVA :

3NPE, ~50Hz, 400V, TN-S

### OCHRANA PŘED ÚRAZEM EL. PROUDEM:

### OCHRANA PŘI PORUŠĚ DLE ČSN 33 2000-4-41ed3:

ZÁKLADNÍ : AUTOMATICKÝM ODPOJENÍM OD ZDROJE  
ZVÝŠENÁ : POSPOJOVÁNÍM, PROUDOVÝMI CHRÁNIČI

### Nedílnou součástí této PD je i technická zpráva

VYPRACOVAL	Milan Vician	<b>MILAN VICIAN</b> Autorizovaný technik pro techniku prostředí staveb specializace elektrotechnická zařízení ČKAIT 1201695 IČ 46552286 milan.vician@gmail.com
ODP.PROJEKTANT	Milan Vician	
KONTROLOVAL	Milan Vician	
MÍSTO	Olomouc Nová Ulice, st. 1943	
INVESTOR	Fakultní nemocnice Olomouc, I. P. Pavlova 6, 775 20 Olomouc	
STAVBA	Oprava bytových jednotek a společných prostor budovy YD SO 101 Elektroinstalace v budově YD	DATUM 08/2021
SO - PS	TECHNIKA PROSTŘEDÍ STAVEB ZARÍZENÍ SILNOPROUDÁ A BLESKOSVODY	STUPĚŇ DPS
VYKRES		POČET A4 2A4
		MĚŘÍTKO 1:50
S002-Situční schéma rozvodu - kóty - půdorys levé dispozice		<b>D.1.4.g-16</b>