


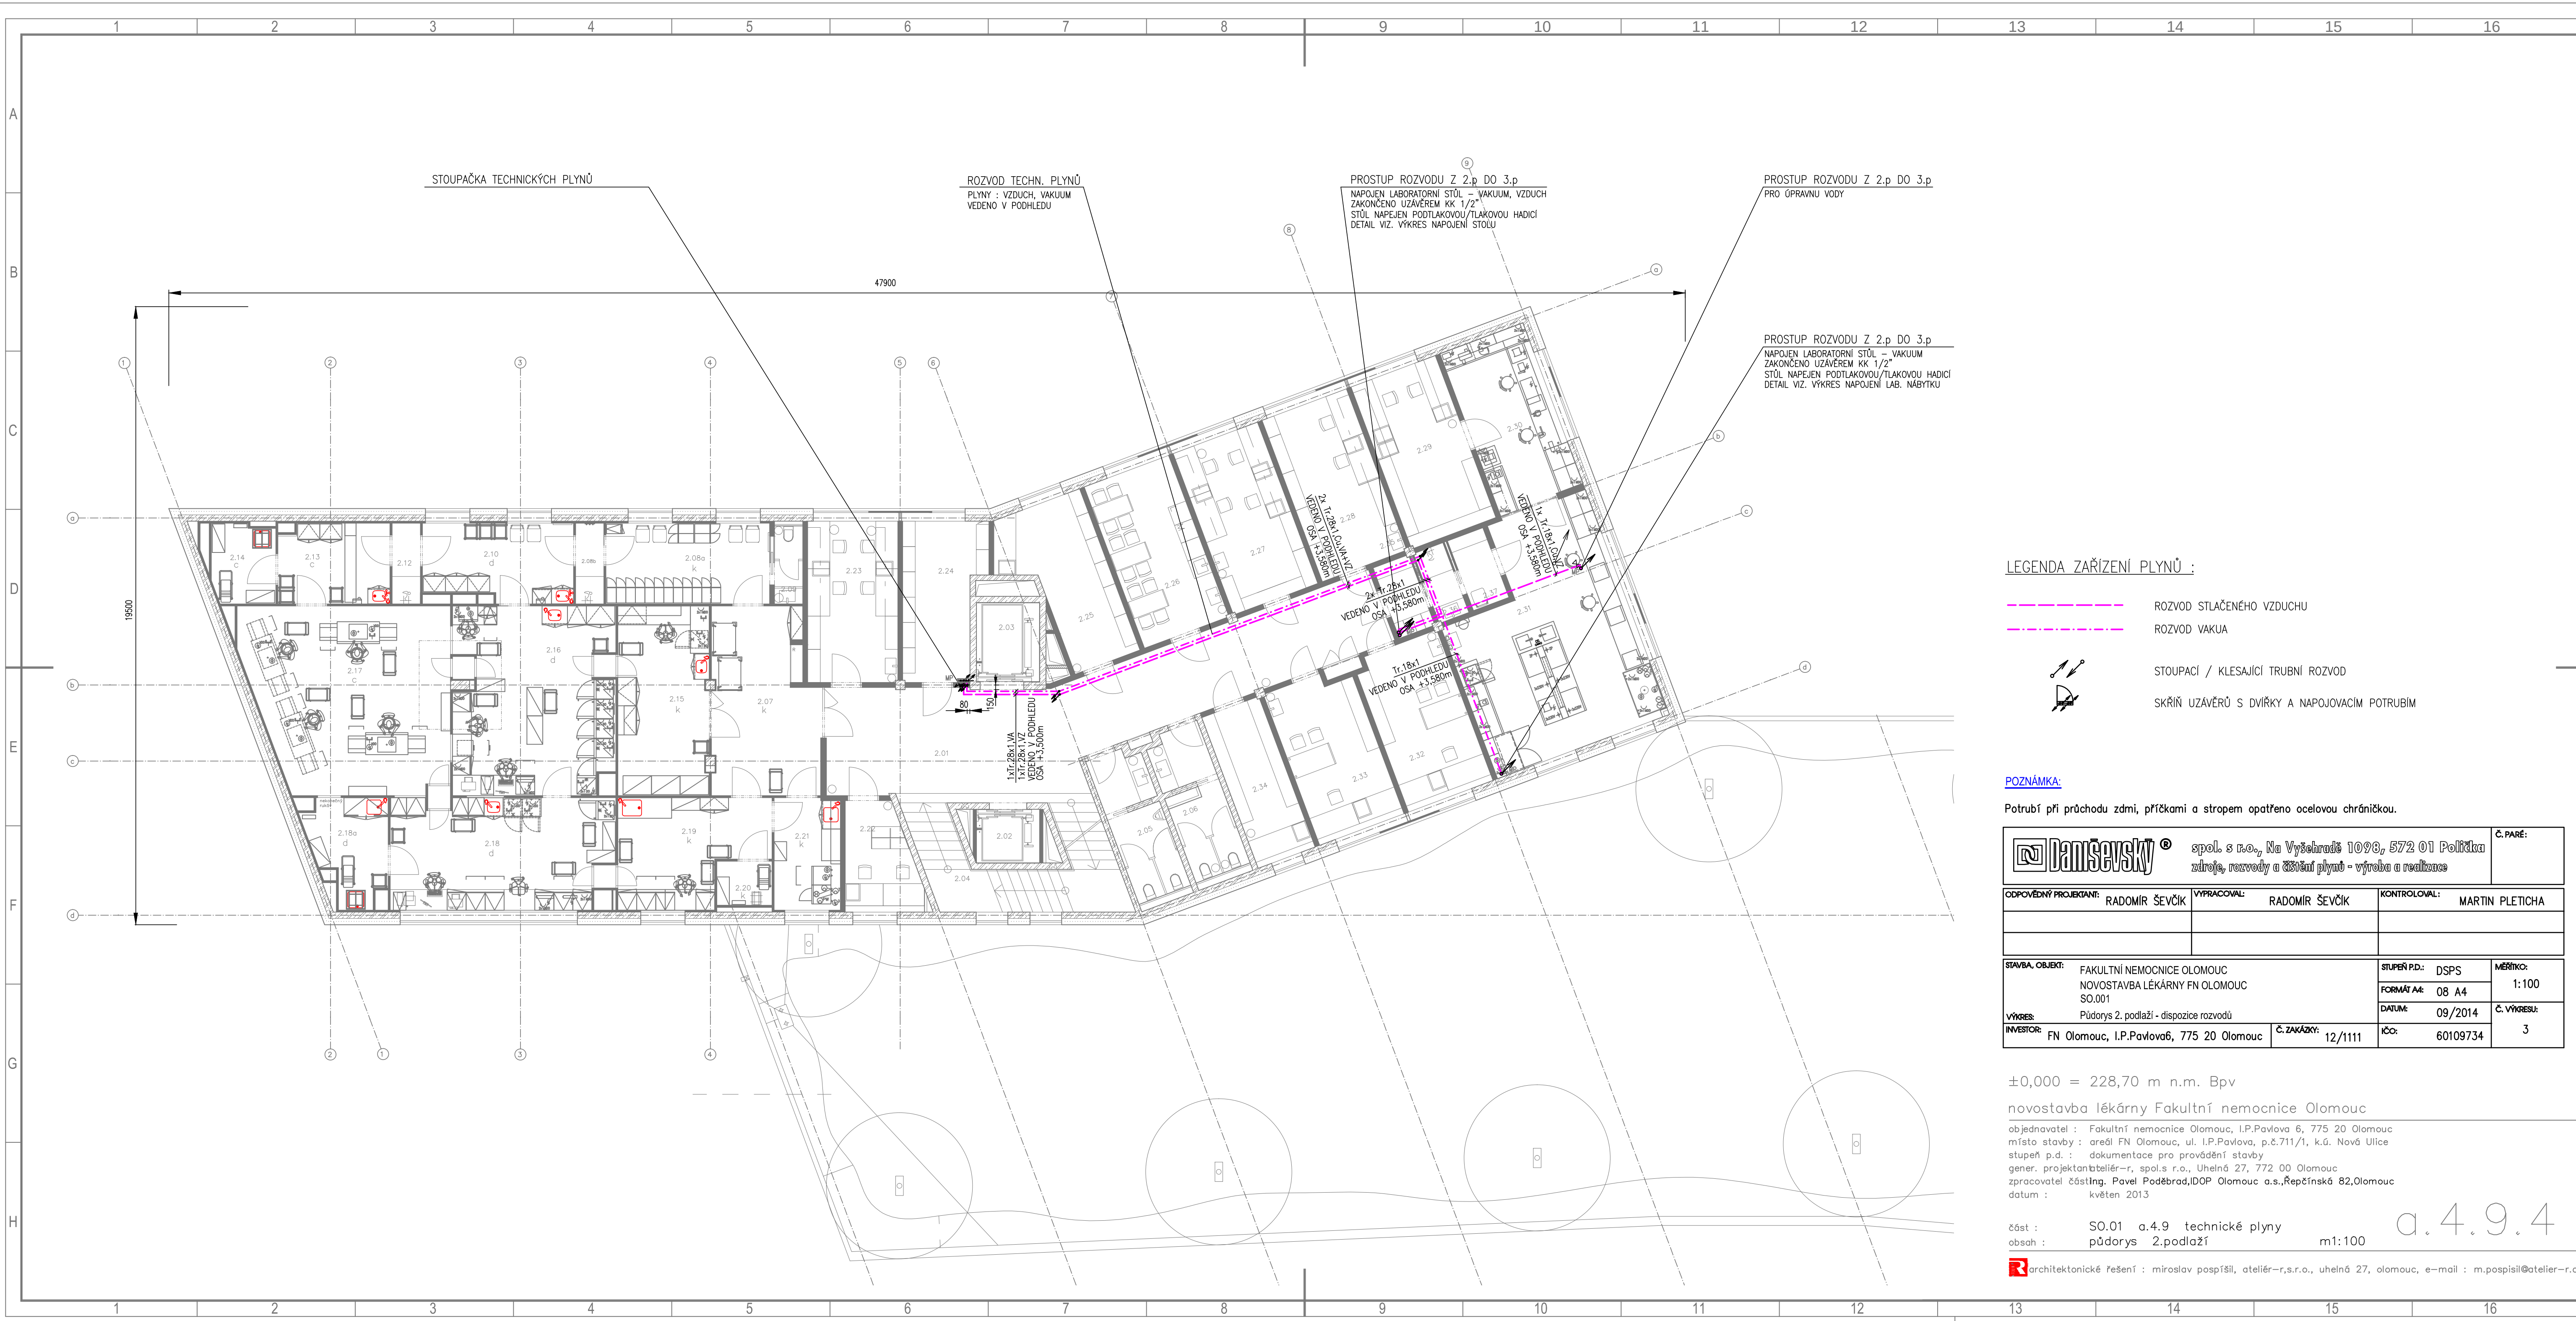

LEGENDA ZAŘÍZENÍ PLYNŮ :

- ROZVOD STLAČENÉHO VZDUCHU
- ROZVOD VAKUA
- STOUPACÍ / KLESAJÍCÍ TRUBNÍ ROZVOD
- SKŘÍŇ UZÁVĚRŮ S DVÍŘKY A NAPOJOVACÍM POTRUBÍM

POZNÁMKA:

Potrubií při průchodu zdmi, přítěkami a stropem opatřeno ocelovou chráničkou.

 Damsevsky spol. s r.o., Na Vyšehradě 1098, 572 01 Polná		Č. PARÉ:	
ODPOVĚDNÝ PROJEKTANT: RADOMÍR ŠEVČÍK		VYPRACOVAL: RADOMÍR ŠEVČÍK	
		KONTROLOVAL: MARTIN PLETICHA	
STAVBA, OBJEKT: FAKULTNÍ NEMOCNICE OLOMOUC NOVOSTAVBA LÉKARNY FN OLOMOUC SO.001		STUPEŇ P.D.: DSPS	MĚŘÍTKO: 1:100
VÝKRES: Půdorys 2. podlaží - dispozice rozvodů		FORMÁT A4: 08 A4	Č. VÝKRESU: 3
INVESTOR: FN Olomouc, I.P.Pavlova 6, 775 20 Olomouc		Č. ZAKÁZKY: 12/1111	DATA: 09/2014

±0,000 = 228,70 m n.m. Bpv
novostavba lékárny Fakultní nemocnice Olomouc
objednavatel : Fakultní nemocnice Olomouc, I.P.Pavlova 6, 775 20 Olomouc
místo stavby : areál FN Olomouc, ul. I.P.Pavlova, p.č.711/1, k.ú. Nová Ulice
stupeň p.d. : dokumentace pro provádění stavby
gener. projektant/batelér-r., spol.s r.o., Uhebná 27, 772 00 Olomouc
zpracovatel česting. Pavel Poděbrad, I.DOP Olomouc a.s., Repčinská 82, Olomouc
datum : květen 2013

část : SO.01 a.4.9 technické plyny
obsah : půdorys 2.podlaží m1:100

architektonické řešení : miroslav pospíšil, atelier-r.s.r.o., uhebná 27, olomouc, e-mail : m.pospisil@atelier-r.cz, web :

a.4.9.4