


PŮDORYS 2.NP

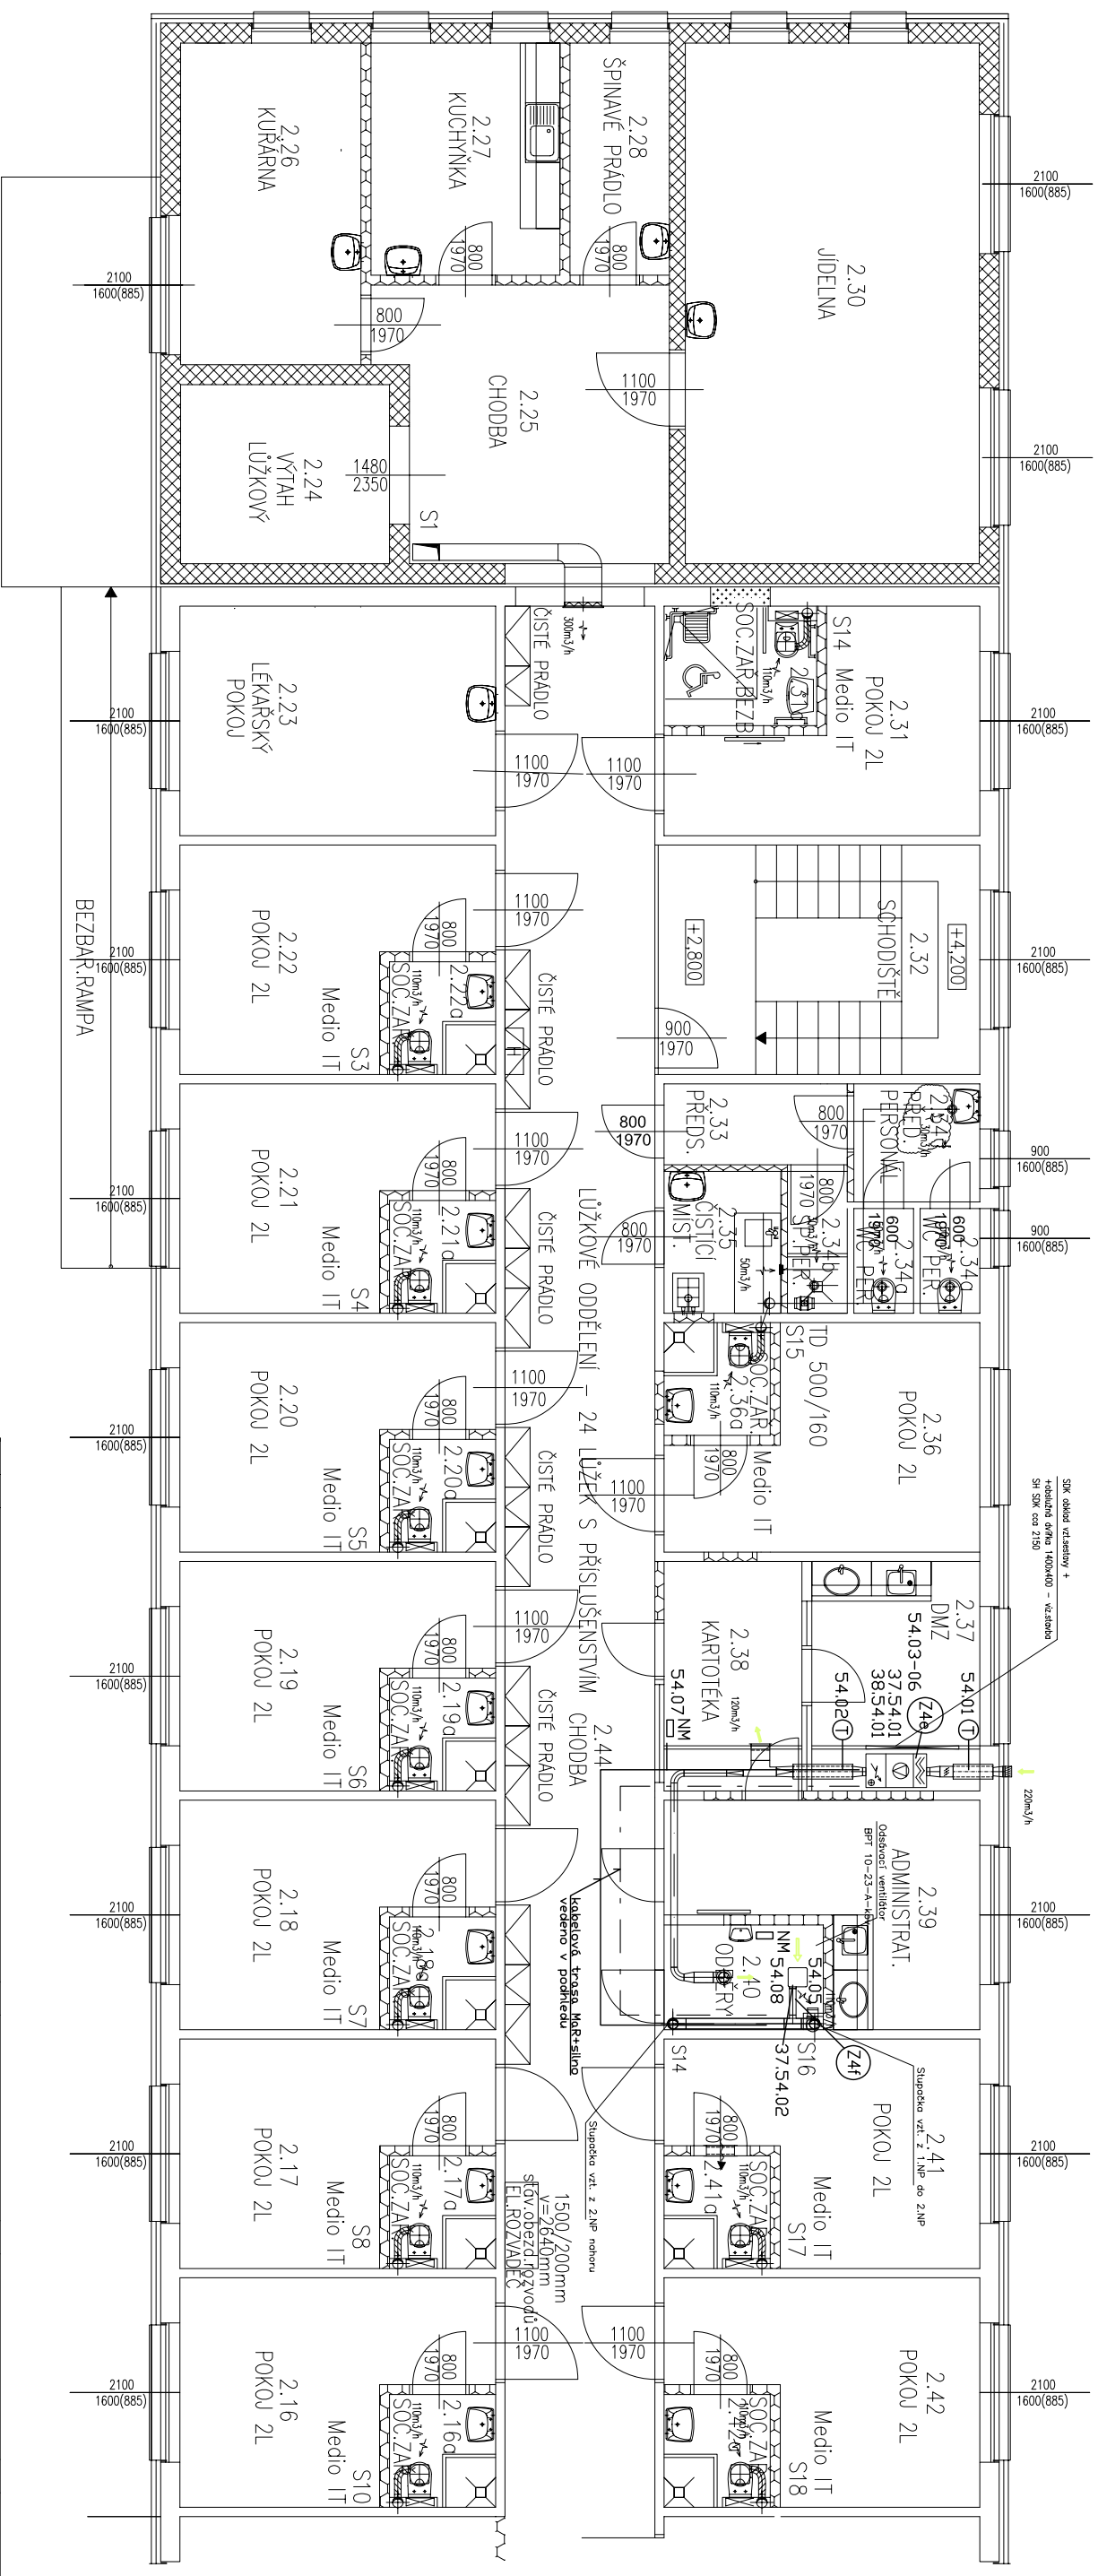

kabelová trasa MaR
kabelová trasa silno

Pozn.:
pokud není uvedeno jinak, kabelové trasy vedou kde je to možné v podhledech,
možno využít tras silového vedení, nebo dle dispozic
jako prostory mezi jednotlivými patry použít prostory silového vedení,
nebo dle dispozic

ZMĚNA	DATUM	PROVEDL	PODPIS

		VYPRACOVAL ING. LYSICKÝ ODP - PROJEKTANT ING. ČERNÝ KONTROLOVAL ING. VOLNÝ	
STAVBA FN OLOMOUC - REKONSTRUKCE PSYCHIATRICKÉ KLINIKY		VĚP ING. KLEČKA HIP ING. HERNIK	
Repčínská 234/82, 779 00 Olomouc Zapsána u KS Ostrava, odd. B, vložka 141		MÍSTO OLOMOUC, ZA NEMOCNICÍ INVESTOR FN OLOMOUC, I.P. PAVLOVA 185/6	
SO-PS SO 101 REKONSTRUKCE OBJEKTU „U“ TECHNICKÁ PROSTŘEDÍ STAVEB ZARÍZENÍ PRO MĚŘENÍ A REGULACI		DATUM 06/2009 STUPĚN RP POČET A4 2 MĚŘÍTKO 1:100 ZAK. ČÍSLO 035-54917	
VÝKRES PŮDORYS 2.NP, SCHEMA ROZMÍSTĚNÍ PŘÍSTROJŮ		ARCH. ČÍSLO 035-54917-1144/11	