
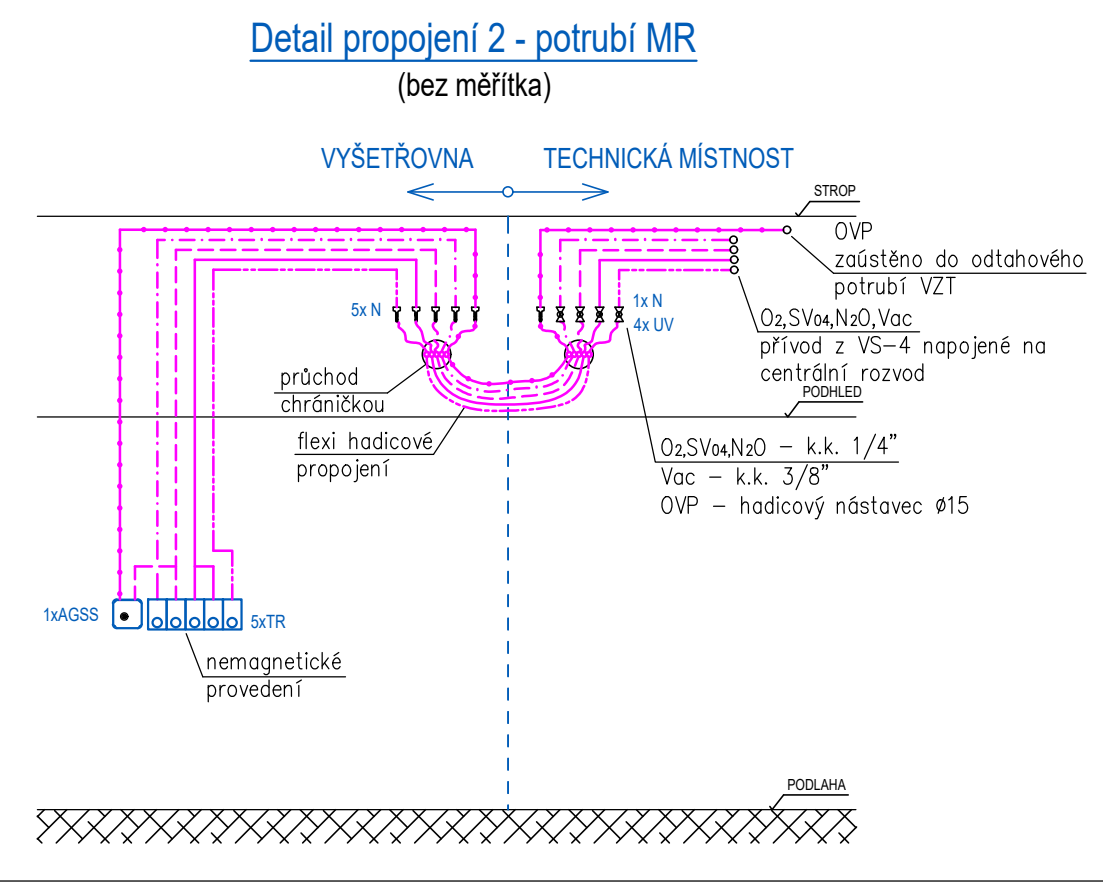
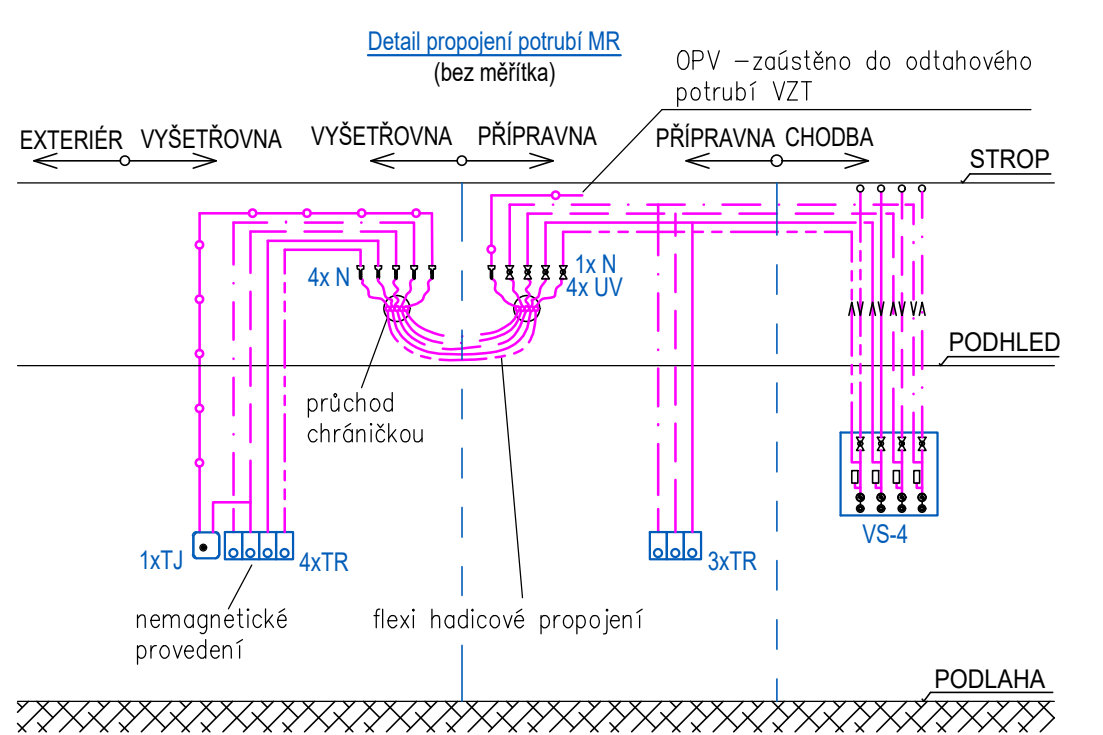


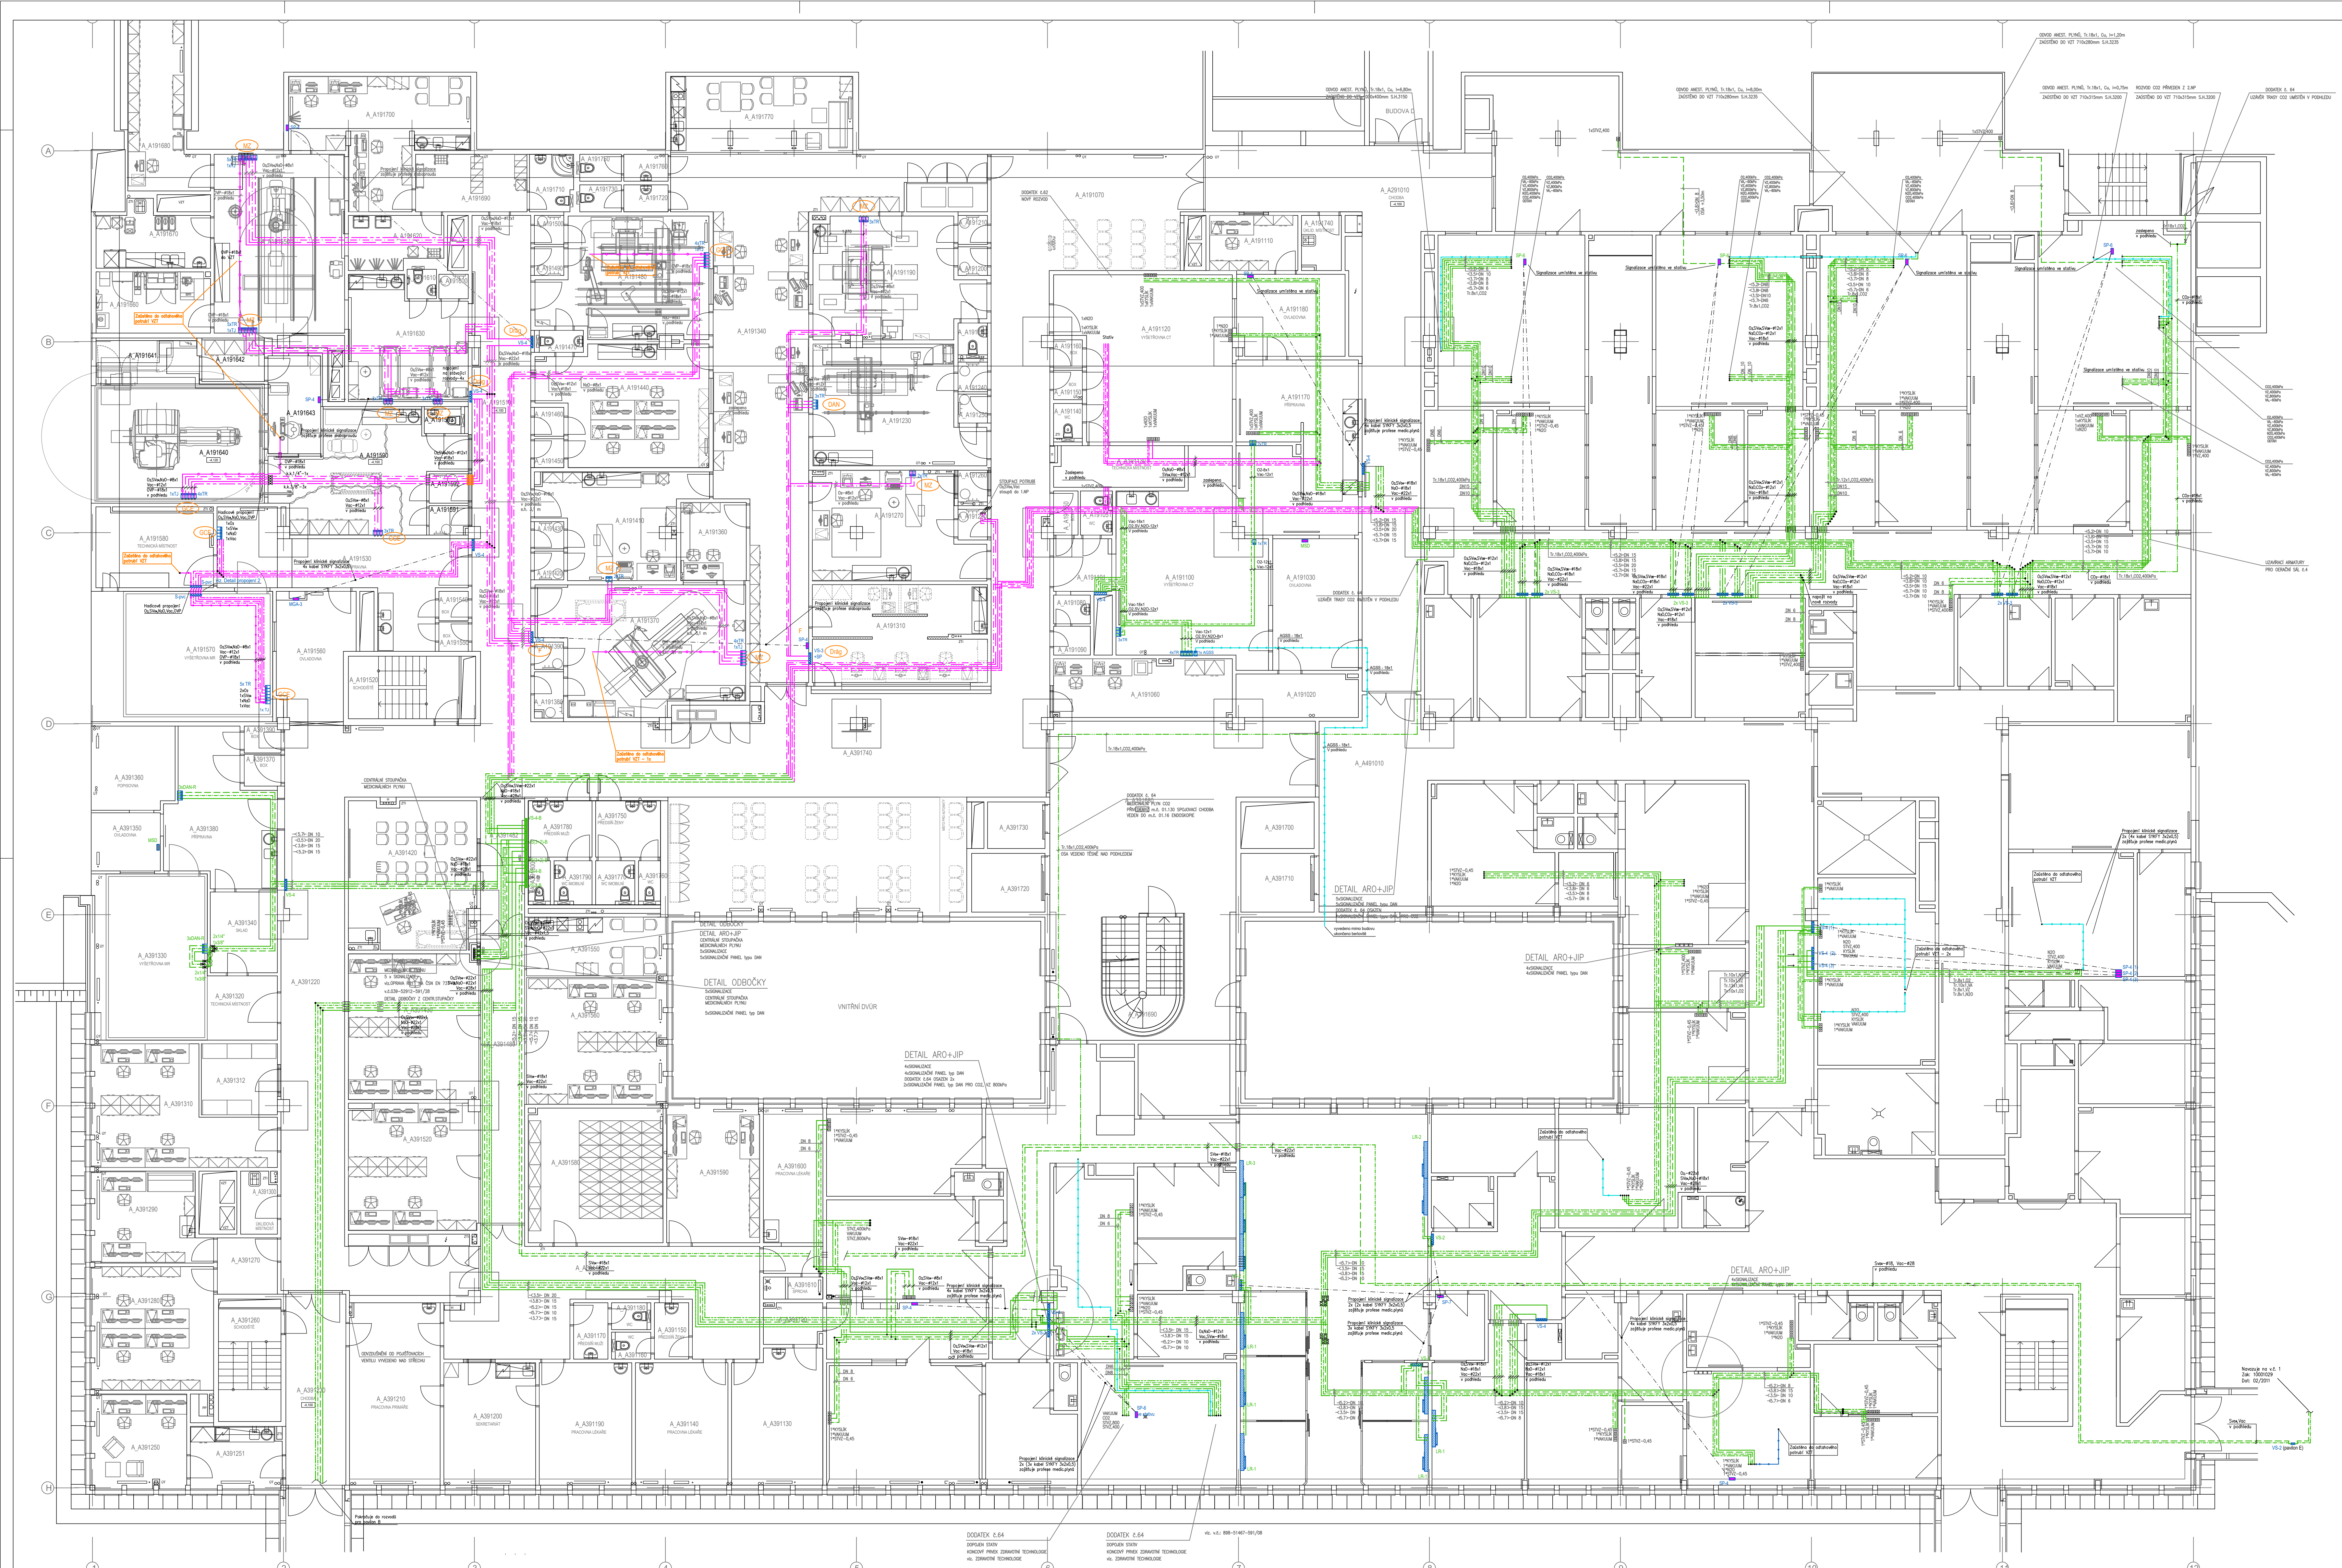

LEGENDA:

- Potrubní rozvod medicijních plynů v ocelové chráničce
- Potrubní rozvod medicijních plynů v ocelové chráničce a s protipožární upávkou
- Potrubní rozvod kyslíku (O₂)
- Potrubní rozvod vakua (Vac)
- Potrubní rozvod stlačeného vzduchu pro dýchání 0,4 MPa (Sv₀)
- Potrubní rozvod oxidu dusného (N₂O)
- Odtah vydechovaných plynů (OVP)
- Ventilová skříň (X-počet plynů)
- Terminální nástěnná jednotka s rychlospojku
- Terminální nástěnná jednotka pro systém odvodu anestetických plynů s pohonným zařízením
- Hadicový nástavec
- Uzavírací ventil
- Klesání, stoupání

POZNÁMKA:

- Potrubí při průchodu zdmi, příčkami a stropem opatřeno ocelovou chráničkou.
- Rozvodné potrubí vedeno v podhledu, v místnostech k odvětvovým místům klesá pod omítkou.
- Vývody plynů pro TR vyvedeny ze zdi ve výšce 1200 mm nad čistou podlahou, pokud není uvedeno jinak.
- Uzavírací armatury osazeny do ventilové skříně s dvířky cca 1700 mm nad podlahou. Doporučená výška spodní hrany ventilové skříně je 1400 mm nad podlahou.

±0,000 = 263.200 m.n.m.

Revize	Vypracoval	Popis revize	Datum
LT PROJEKT PROJEKTOVÁNÍ ZAMĚŘENÍ VÝSTAV			
Hlavní inženýr projektu: ING. JAN KOČMANEK		Investor: SIEMENS Healthineers s.r.o.	
Vedoucí projektant zakázky: ING. PETRA VACLAVKOVA		Autorizace:	
Profese: MED		Zpracovatel dle: Dräger Medical s.r.o. Pod Systémem 1063, 101 00 Praha 10 Tel.: +420 737 282 420 E-mail: tomas.mach@draeger.com	
Odpovědný projektant: ING. JAN BILOŠ		Kontroloval: ING. TOMÁŠ MACH	
Výkres: FAKULTNÍ NEMOCNICE OLOMOUC 3T MAGNETICKÁ REZONANCE		Základové číslo: 61 - 2020 Datum: 01 - 2021 Stupeň: DSP + DPS	
Objekt: BUDOVA A - 3T MAGNETICKÁ REZONANCE		Formát: 18 A4	
Obsah: PŮDORYS 1.PP		Měřítko: 1:100 Číslo výkresu: D.1.01.4e-101	

Dräger		Dräger Medical s.r.o. Na Vyšehradě 1098, 572 01 Polička, Česká republika Tel.: +420 468 001 383 E-mail: projekce@draeger.com		C. PARÉ:	
ODPOVĚDNÝ PROJEKTANT: PAVEL BEDNÁŘK		VYPRACOVAL: FILIP ČESKA		KONTROLOVAL: MARTIN PLETICHA	
STAVBA, OBJEKT: Fakultní nemocnice Olomouc 775 20 Olomouc, I.P. Pavlova 185/6 3T, Magnetická rezonance, budova A		SLUŽBY PŮD: DSPS		MĚŘÍTKO: 1:100	
VÝKRES: Půdorys 1.PP - dispozice rezavů		FORMÁT A4: 18 A4		C. VÝKRESU: 12/2024	
INVESTOR: FN Olomouc, I.P. Pavlova 6, 779 00 Olomouc		Č. ZAKÁZKY: 240425, 240426		KČO: 26700760	