

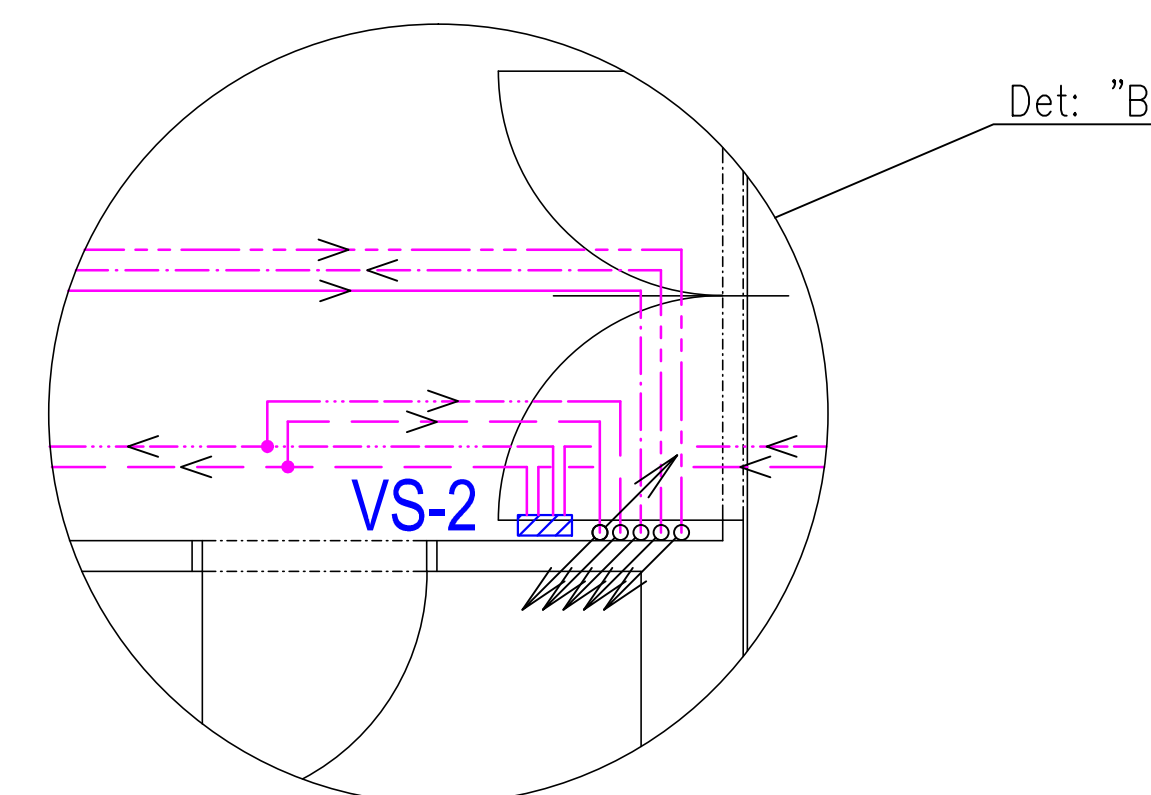
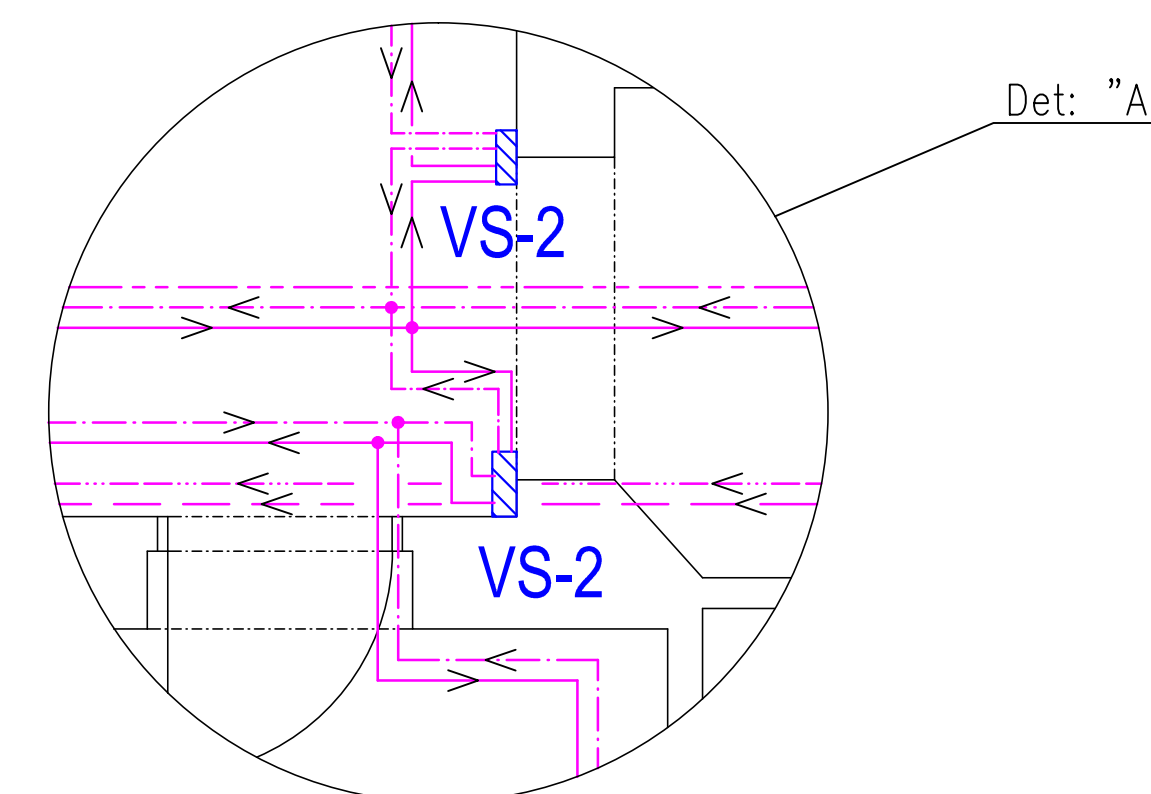


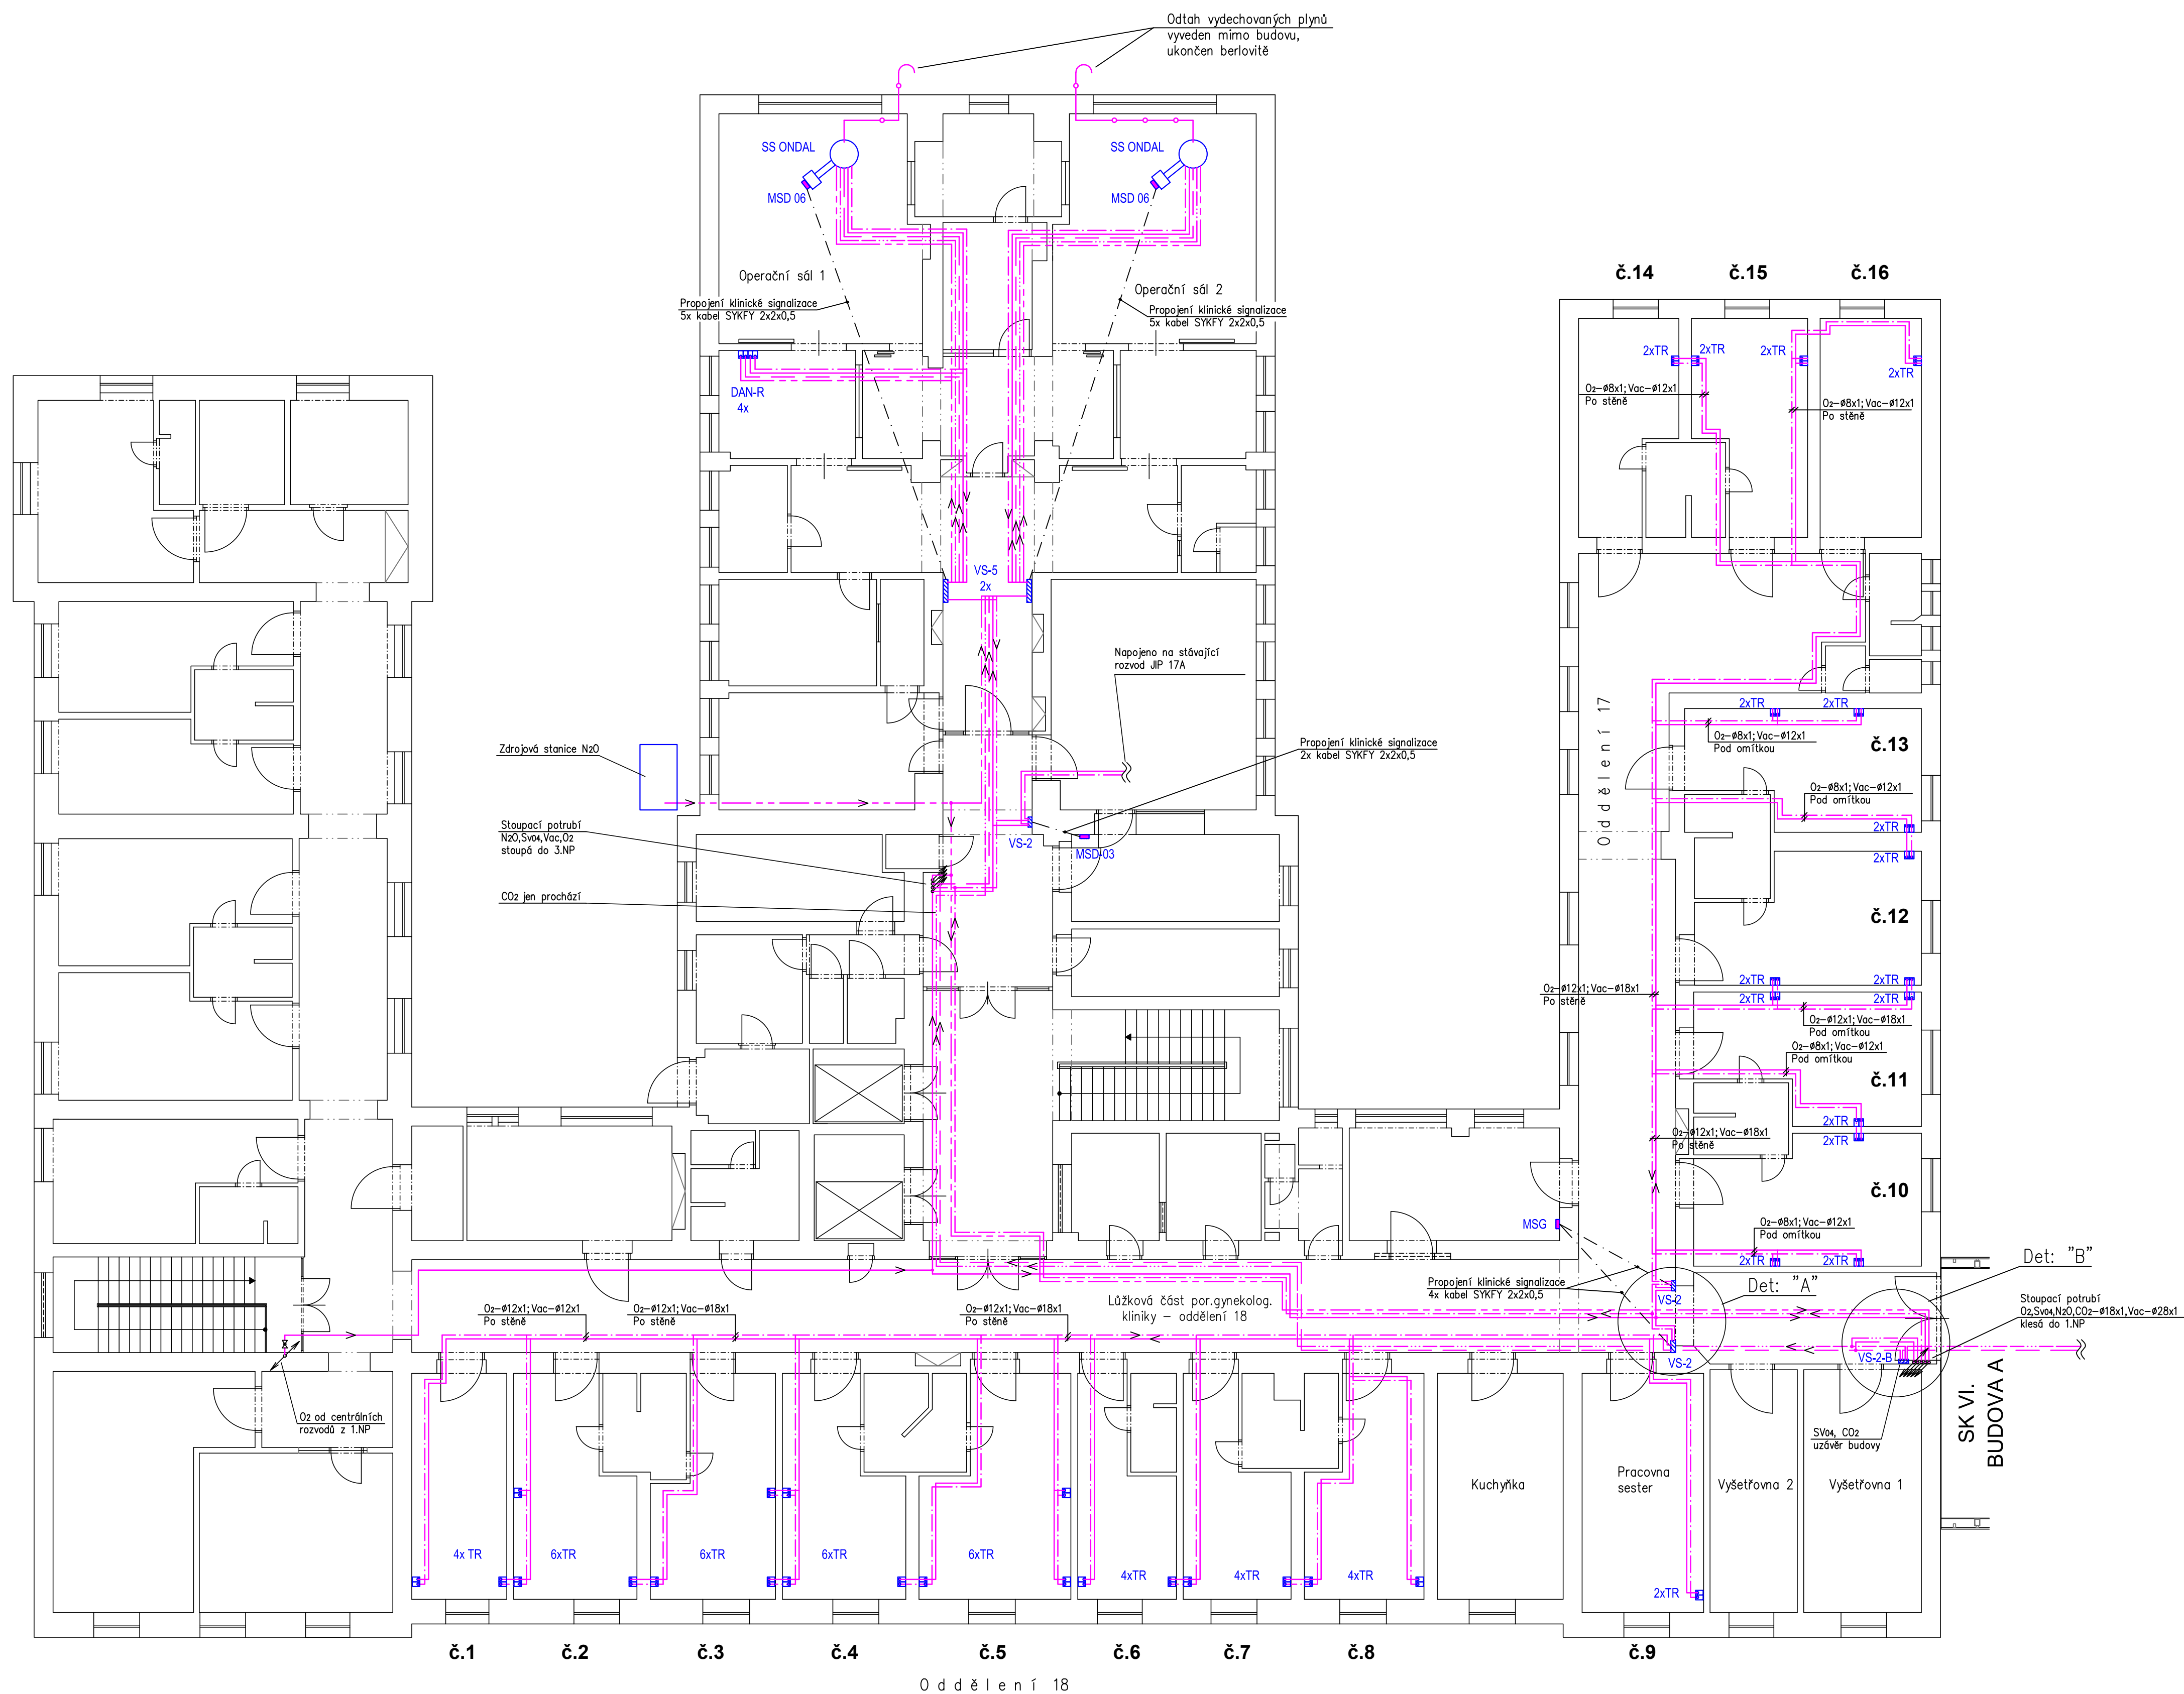

LEGENDA:

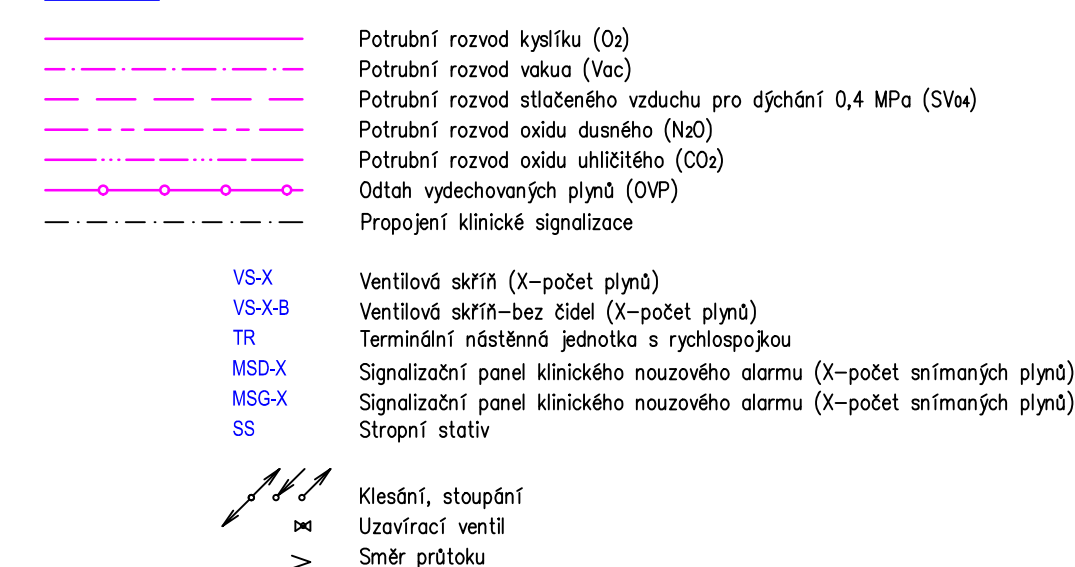

POZNÁMKA:

- Potrubí při průchodu zdmi, příčkami a stropem opatřeno ocelovou chráničkou.
- Rozvodné potrubí vedeno v podhledu, v místnostech k odvěrovným místům klesá pod omítkou.
- Vývody plynu pro TR vyvedeny ze zdi ve výšce 1200 mm nad čistou podlahou.

|                                                                                       |  |                                                                                                       |  |                                       |
|---------------------------------------------------------------------------------------|--|-------------------------------------------------------------------------------------------------------|--|---------------------------------------|
|  |  | spol. s r.o., Na Vyšehradě 1090, 572 01 Polná<br>zdroje, reovody a čistění plynů - výroba a realizace |  | Č. PŘÍK.:                             |
| ODPROVEDNÝ PROJEKTANT: RADOMÍR ŠEVČÍK                                                 |  | VYPRACOVAL: RADOMÍR ŠEVČÍK                                                                            |  | KONTROLOVAL: MARTIN PLETICHA          |
| STAVBA, OBJEKT:                                                                       |  | FAKULTNÍ NEMOCNICE OLOMOUČ<br>PAVILON C<br>Rozvody medicínských plynů                                 |  | STUPEŇ P.D.: DSPS<br>FORMÁT A4: 08 A4 |
| VÝKRES:                                                                               |  | Půdorys 2.NP - Gynekologické oddělení                                                                 |  | MĚŘÍTKO: 1:100                        |
| INVESTOR: FN Olomouc, I.P.Pavlova 6                                                   |  | Č. ZAKÁZKY: 130807                                                                                    |  | DATUM: 03/2014<br>Č. VÝKRESU: 2       |