


2.NADZEMNÍ PODLAŽÍ

 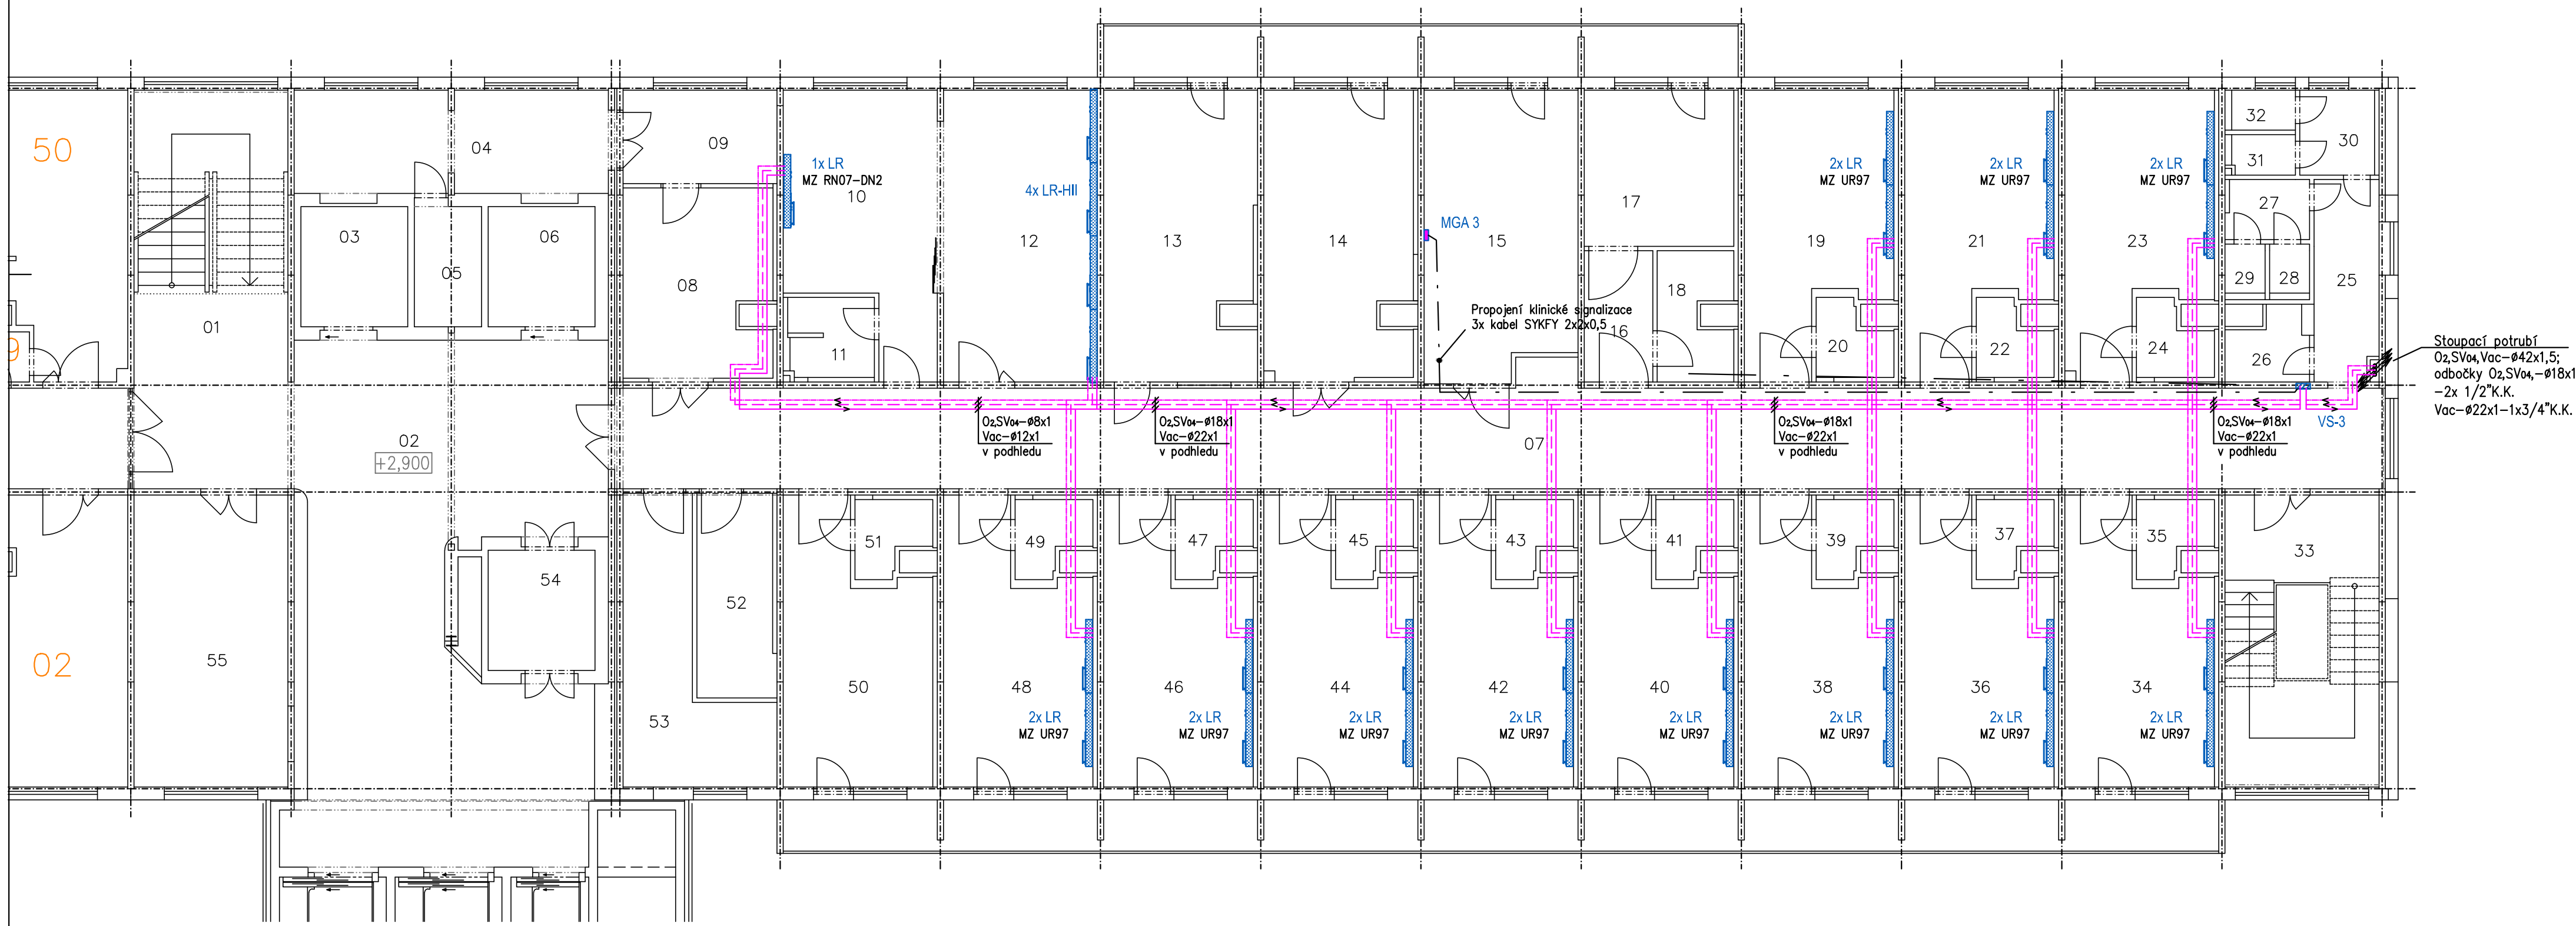


VÝTAH Č. 75 VÝTAH Č. 74 VÝTAH Č. 73

A_D202010	SCHODIŠTĚ	22,75 m2	A_D202290	WC STUDENTI	1,13 m2
A_D202020	CHODBA	78,99 m2	A_D202300	UMÝVÁRNA	3,21 m2
A_D202030	VÝTAHOVÁ ŠACHTA č.47	6,48 m2	A_D202310	WC ZAMĚSTNANCI	1,39 m2
A_D201040	PROSTOR ZA VÝTAHEM	17,11 m2	A_D202320	WC ZAMĚSTNANCI	1,42 m2
A_D202050	ROZVODNA	4,23 m2	A_D202330	SCHODIŠTĚ	22,70 m2
A_D202060	VÝTAHOVÁ ŠACHTA č.49	6,48 m2	A_D202340	POKOJ č.4	18,45 m2
A_D202070	CHODBA	89,93 m2	A_D202350	SOCIÁLNÍ ZARIZENÍ	2,50 m2
A_D202080	KUCHYŇ ODD. 4A	13,99 m2	A_D202360	POKOJ č.5	18,45 m2
A_D202090	DENNÍ MÍSTNOST ODD. 4A	7,27 m2	A_D202370	SOCIÁLNÍ ZARIZENÍ	2,50 m2
A_D202100	POKOJ č.13	18,55 m2	A_D202380	POKOJ č.6	18,45 m2
A_D202110	SOCIÁLNÍ ZARIZENÍ	3,37 m2	A_D202390	SOCIÁLNÍ ZARIZENÍ	2,50 m2
A_D202120	POKOJ č.14	22,85 m2	A_D202400	POKOJ č.7	18,45 m2
A_D202130	PRACOVNA SESTER ODD. 4	21,97 m2	A_D202410	SOCIÁLNÍ ZARIZENÍ	2,50 m2
A_D202140	INSPEKČNÍ POKOJ 4 + 4A	21,40 m2	A_D202420	POKOJ č.8	18,45 m2
A_D202150	PRACOVNA SESTER ODD. 4A	21,88 m2	A_D202430	SOCIÁLNÍ ZARIZENÍ	2,50 m2
A_D202160	PŘEDSÍŇ	4,54 m2	A_D202440	POKOJ č.9	18,45 m2
A_D202170	KOUPELNA	11,88 m2	A_D202450	SOCIÁLNÍ ZARIZENÍ	2,50 m2
A_D202180	SKLAD ČISTÉHO PRÁDLA	4,54 m2	A_D202460	POKOJ č.10	18,45 m2
A_D202190	POKOJ č.1	18,36 m2	A_D202470	SOCIÁLNÍ ZARIZENÍ	2,50 m2
A_D202200	SOCIÁLNÍ ZARIZENÍ	2,50 m2	A_D202480	POKOJ č.11	18,45 m2
A_D202210	POKOJ č.2	18,36 m2	A_D202490	SOCIÁLNÍ ZARIZENÍ	2,50 m2
A_D202220	SOCIÁLNÍ ZARIZENÍ	2,50 m2	A_D202500	POKOJ č.12	18,45 m2
A_D202230	POKOJ č.3	18,29 m2	A_D202510	SOCIÁLNÍ ZARIZENÍ	2,50 m2
A_D202240	SOCIÁLNÍ ZARIZENÍ	2,50 m2	A_D202520	ČISTÍCÍ MÍSTNOST	8,38 m2
A_D202250	CHODBA WC	6,48 m2	A_D202530	SKLAD	13,44 m2
A_D202260	OKLIDOVÁ KOMORA	2,67 m2	A_D202540	VÝTAHOVÁ ŠACHTA č.46	6,48 m2
A_D202270	UMÝVÁRNA	2,49 m2	A_D202550	MÍSTNOST PRO ZEMŘELÉ	22,70 m2
A_D202280	WC STUDENTI	1,12 m2			



BUDOVA D2
I. INTERNÍ KLINIKA
PŮDORYS 2.NADZEMNÍ



- LEGENDA:
- Potrubní rozvod kyslíku (O2)
 - Potrubní rozvod vakua (Vac)
 - Potrubní rozvod stlačeného vzduchu pro dýchání 0,4 MPa (SV04)
 - VS-X Ventilová skříň (X-počet plynů)
 - SP-X Signalizační panel klinického nouzového alarmu (X-počet snímaných plynů)
 - LR Lážková rampa
 - ↗ Klesání, stoupání
 - ↖ Směr průtoku

- POZNÁMKA:
- Potrubí při průchodu zdmi, příčkami a stropem opatřeno ocelovou chráničkou.

Dräger		Dräger Medical s.r.o. Na Vyšehradě 1098, 572 01 Políčka, Česká republika Tel.: +420 468 001 383 E-mail: projekce@draeger.com		Č. PARÉ:
ODPOVĚDNÝ PROJEKTANT: ING.JAN BILOŠ		VYPRACOVAL: RADOMÍR ŠEVČÍK		KONTROLOVAL: MARTIN PLETICHA
STAVBA, OBJEKT: Fakultní nemocnice Olomouc I.P.Pavlova 185/6 Pavilon D2, I. Interní klinika		STUPĚŇ P.D.: DSPS		MĚŘÍTKO: 1:100
VÝKRES: Půdorys 2.NP - oddělení 4		FORMÁT A4: 06 A4		Č. VÝKRESU: 04
INVESTOR: FN Olomouc, I.P.Pavlova 185/6, Olomouc		Č. ZAKÁZKY: 170204		Č. VÝKRESU: 04
		DOK.: 26700760		