


3.NADZEMNÍ PODLAŽÍ

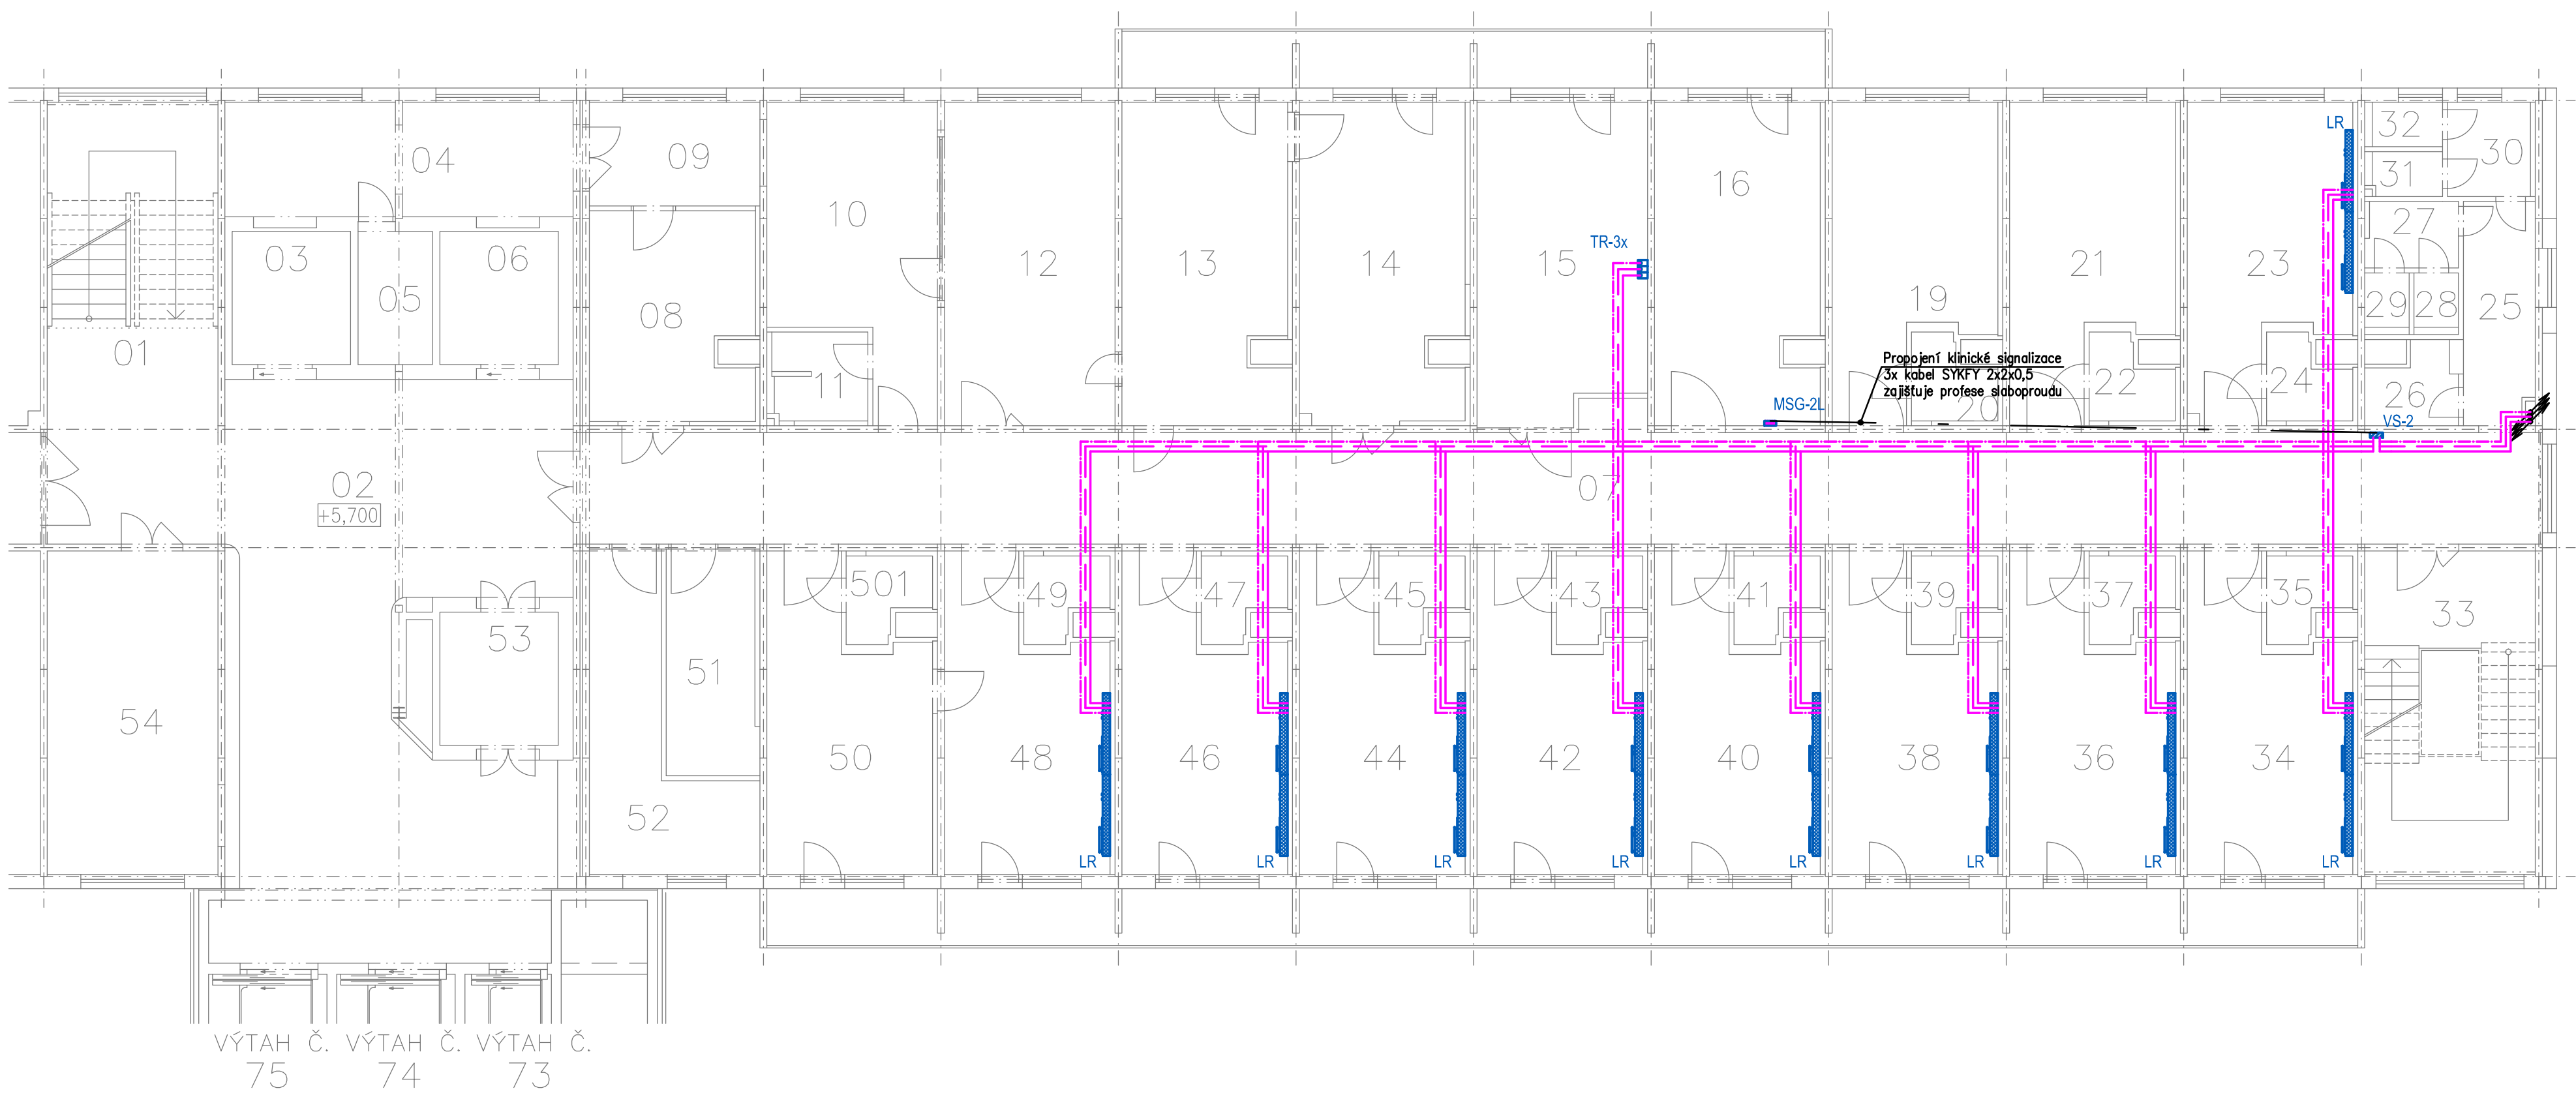

LEGENDA:

- Potrubní rozvod medicijních plynů v ocelové chráničce
- Potrubní rozvod kyslíku (O₂)
- Potrubní rozvod vakua (Vac)
- Potrubní rozvod stlačeného vzduchu pro dýchání 0,4 MPa (SV4)
- Terminální nástěnná jednotka s rychlospojkou
- Ventilové skříň (X-počet plynů)
- Signalizační panel klinického nouzového alarmu
- Lůžková rampa
- Klešání, stoupání

POZNÁMKA:

- Potrubí při průchodu zdí, příčkami a stropem opatřit ocelovou chráničkou.
- Rozvodné potrubí vést v podhledu, v místnostech k odběrovým místům kleš pod omítkou.
- Vývody plynů pro TR vyvést ze zdi ve výšce 1200 mm nad čistou podlahou.
- Vývody plynů pro stropní stativy vyvést pod strop do osy stativu a ukončit kulovým ukončením pro kulový ventil R254.
- Uzávěrací armatury osadit do ventilové skříně s dvířky cca 1700 mm nad podlahou.
- Doporučená výška spodní hrany ventilové skříně je 1400 mm nad podlahou.

		Dräger Medical s.r.o. Na Vyšehradě 1098, 572 01 Polička, Česká republika Tel.: +420 468 001 383 E-mail: projekce@draeger.com		Č. PARÉ:
ODPOVĚDNÝ PROJEKTANT: ING.JAN BILOŠ		VYPRACOVAL: ING.MILAN VÍSEK		KONTROLOVAL: ING.MAREK PROCHÁZKA
STAVBA, OBJEKT: FN Olomouc, I.P.Pavlova 185/6, Olomouc Pavilon D2		STUPĚŇ P.D.: DSPS		MĚŘÍTKO: 1:100
		FORMÁT A4: 04 A4		
VÝKRES: Půdorys 3.NP, Rehabilitace - dispozice rozvodů		DATA: 10/2018		Č. VÝKRESU: 05
INVESTOR: FN Olomouc, I.P.Pavlova 185/6, Olomouc		Č. ZAKÁZKY: 170204		JČO: 26700760