
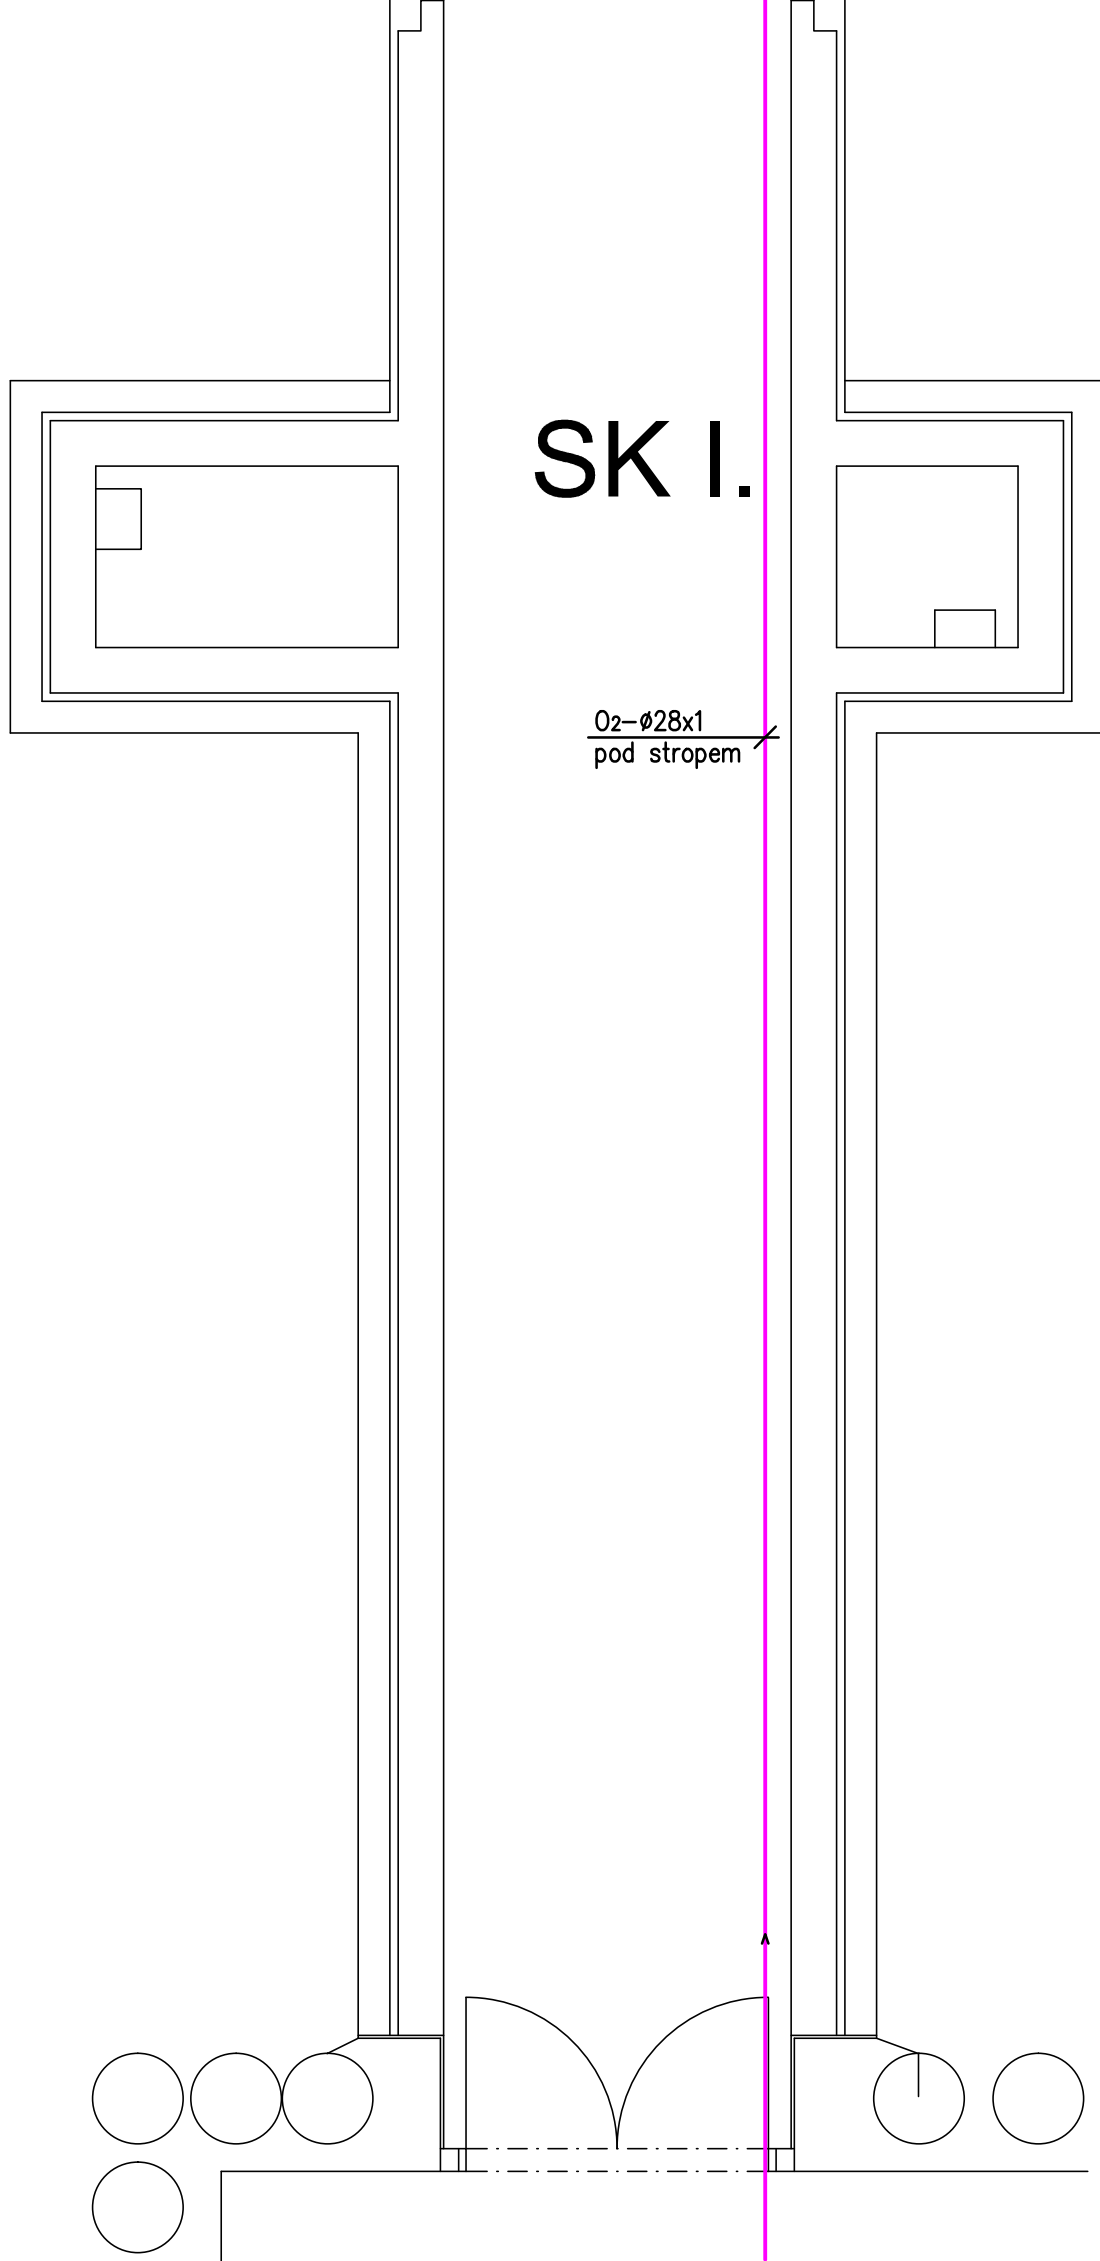


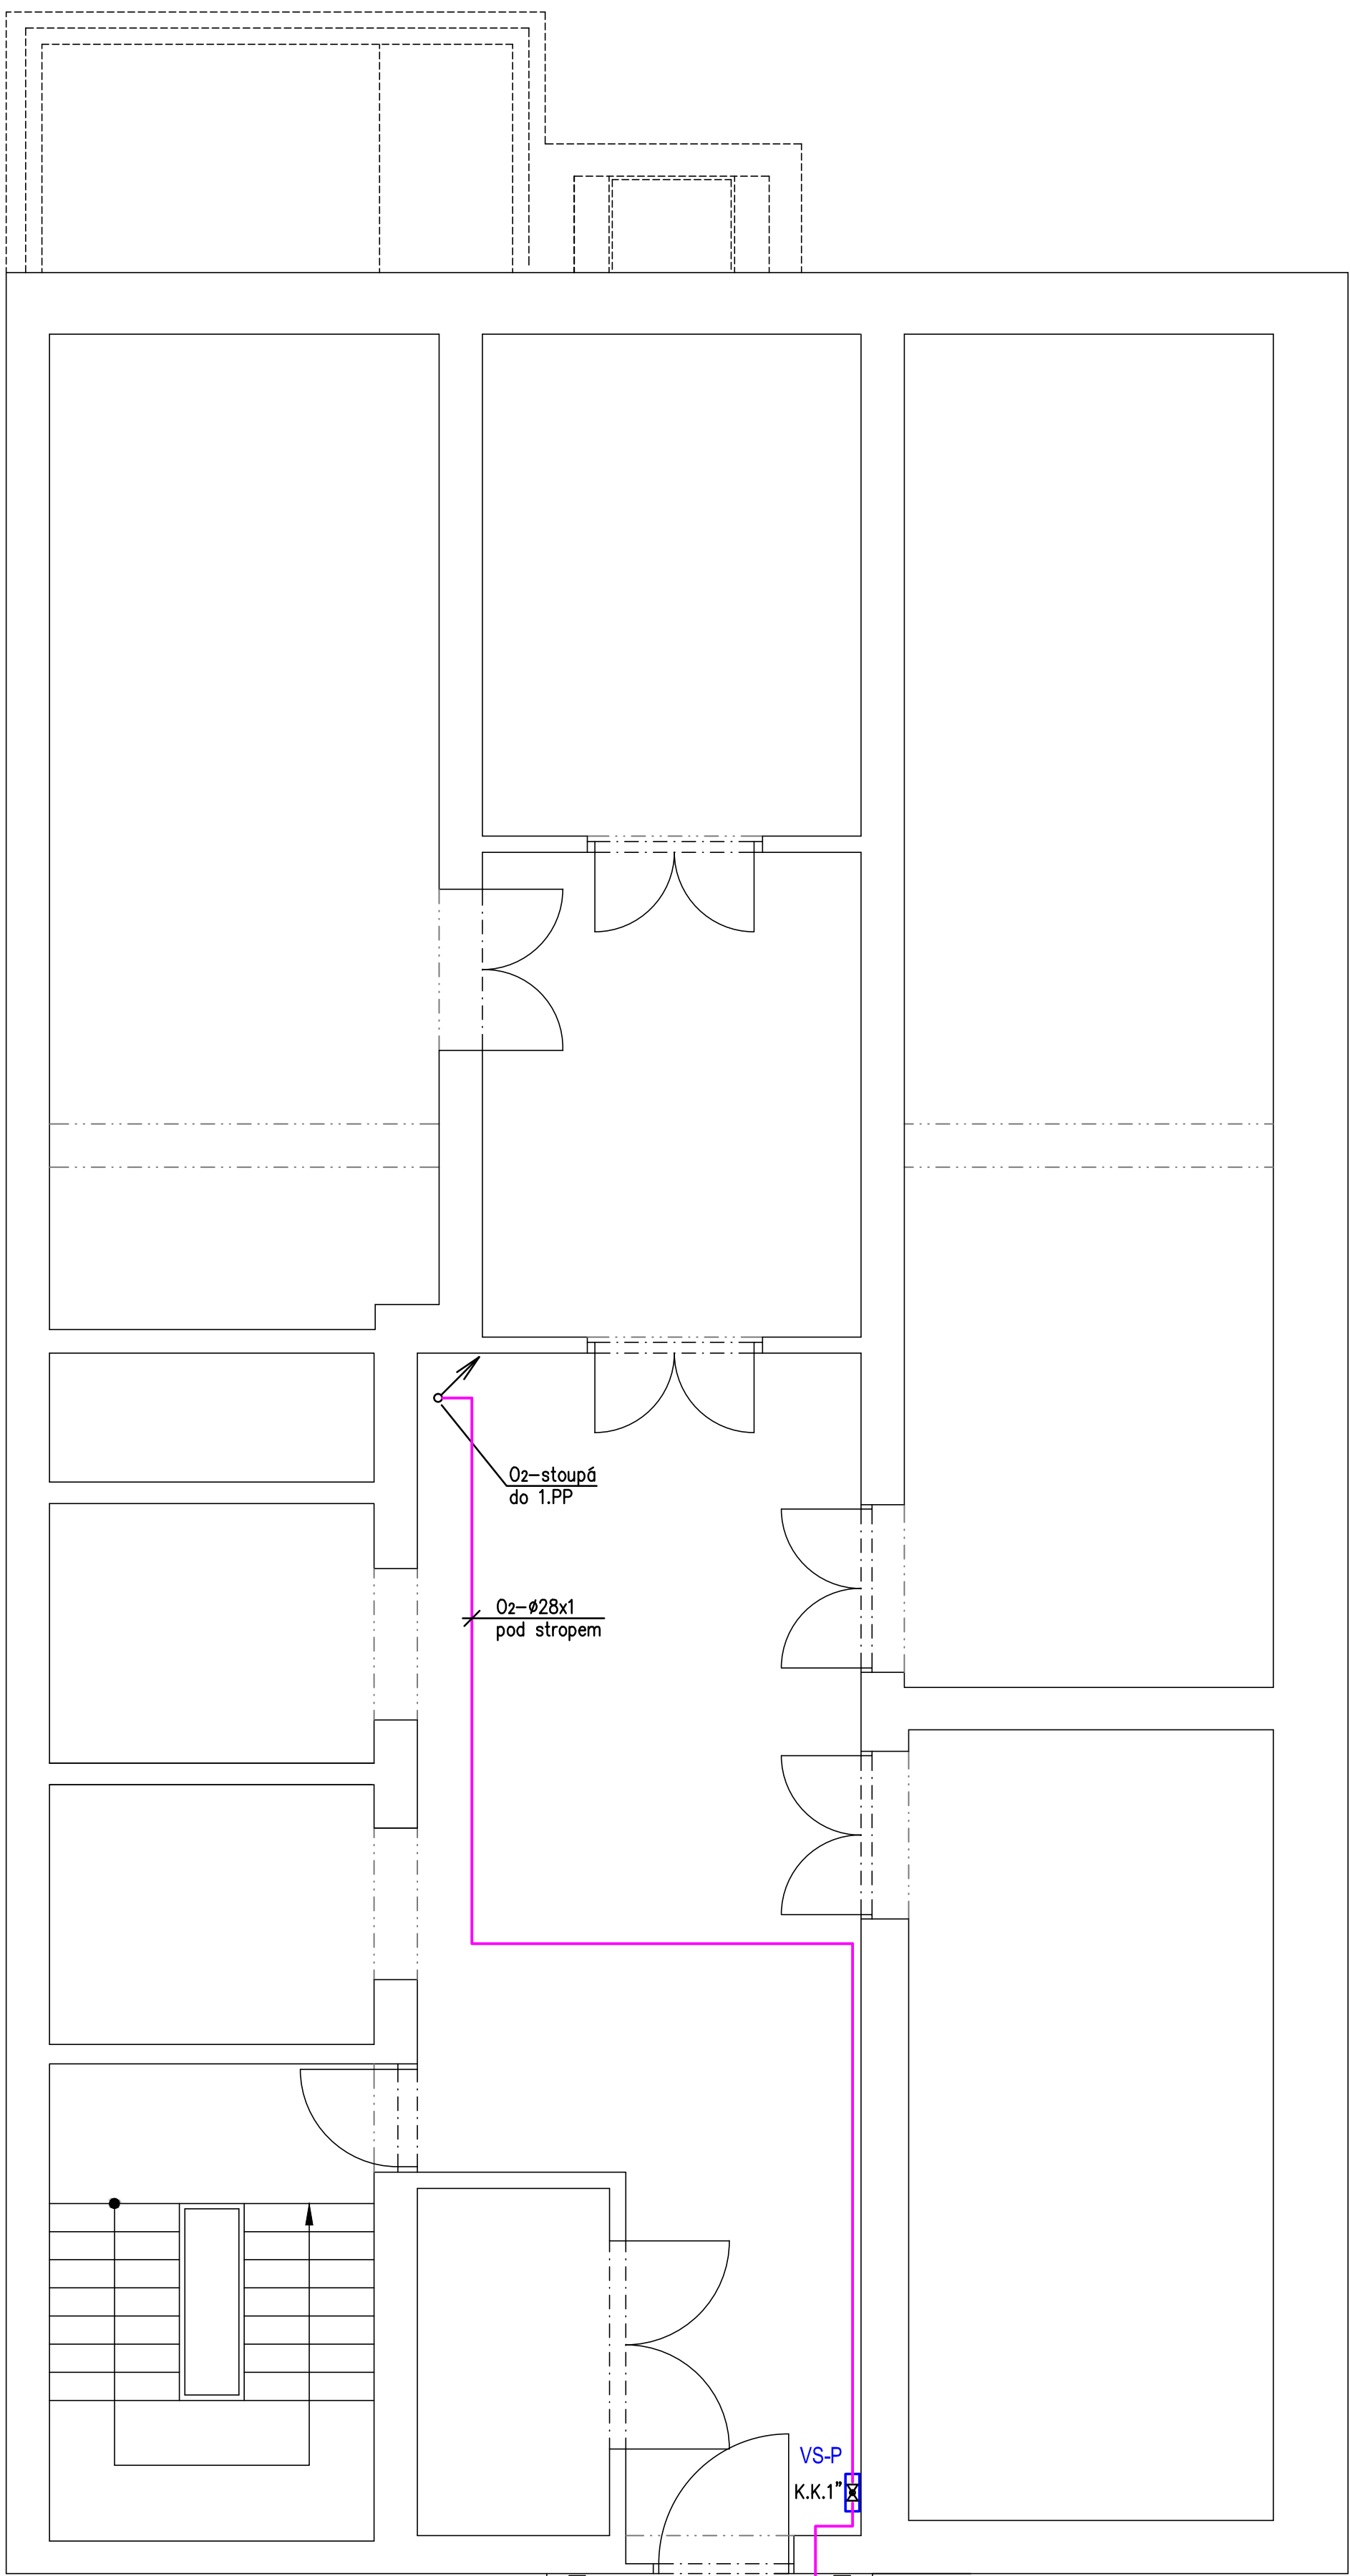

LEGENDA:

- VS-P Potrubní rozvod kyslíku O₂
Ventilová skříň průběžná (jen uzavírací ventily)
- Klesání, stoupání
Uzavírací ventil
Směr proudu

POZNÁMKA:

- Potrubí je při průchodu zdmi, přčkami a stropem opatřeno ocelovou chráničkou s nehořlavou ucpávkou

		spol. s r.o., Na Výštině 1090, 672 01 Polkán		Č. PAK:	
ODPOVĚDNÝ PROJEKTOVATEL: RADOMÍR ŠEVČÍK		VYPRACOVAL: RADOMÍR ŠEVČÍK		KONTROLOVAL: MARTIN PLETICHA	
STAVBA, OBJEKT: FAKULTNÍ NEMOCNICE OLOMOUČ Pavilon D1 - technické podlaží		STUPĚŇ PD: DSPS		MĚŘÍTKO: 1:50	
VÝKRES: Půdorys 2.PP - dispozice rozvodu medicínálních plynů		FORMÁT A4: 06 A4		Č. VÝKRESU: 01	
INVESTOR: FN Olomouc, I.P.Pavlova 6		Č. ZÁKAZY: 12/158 12/240		IČO: 60109734	