


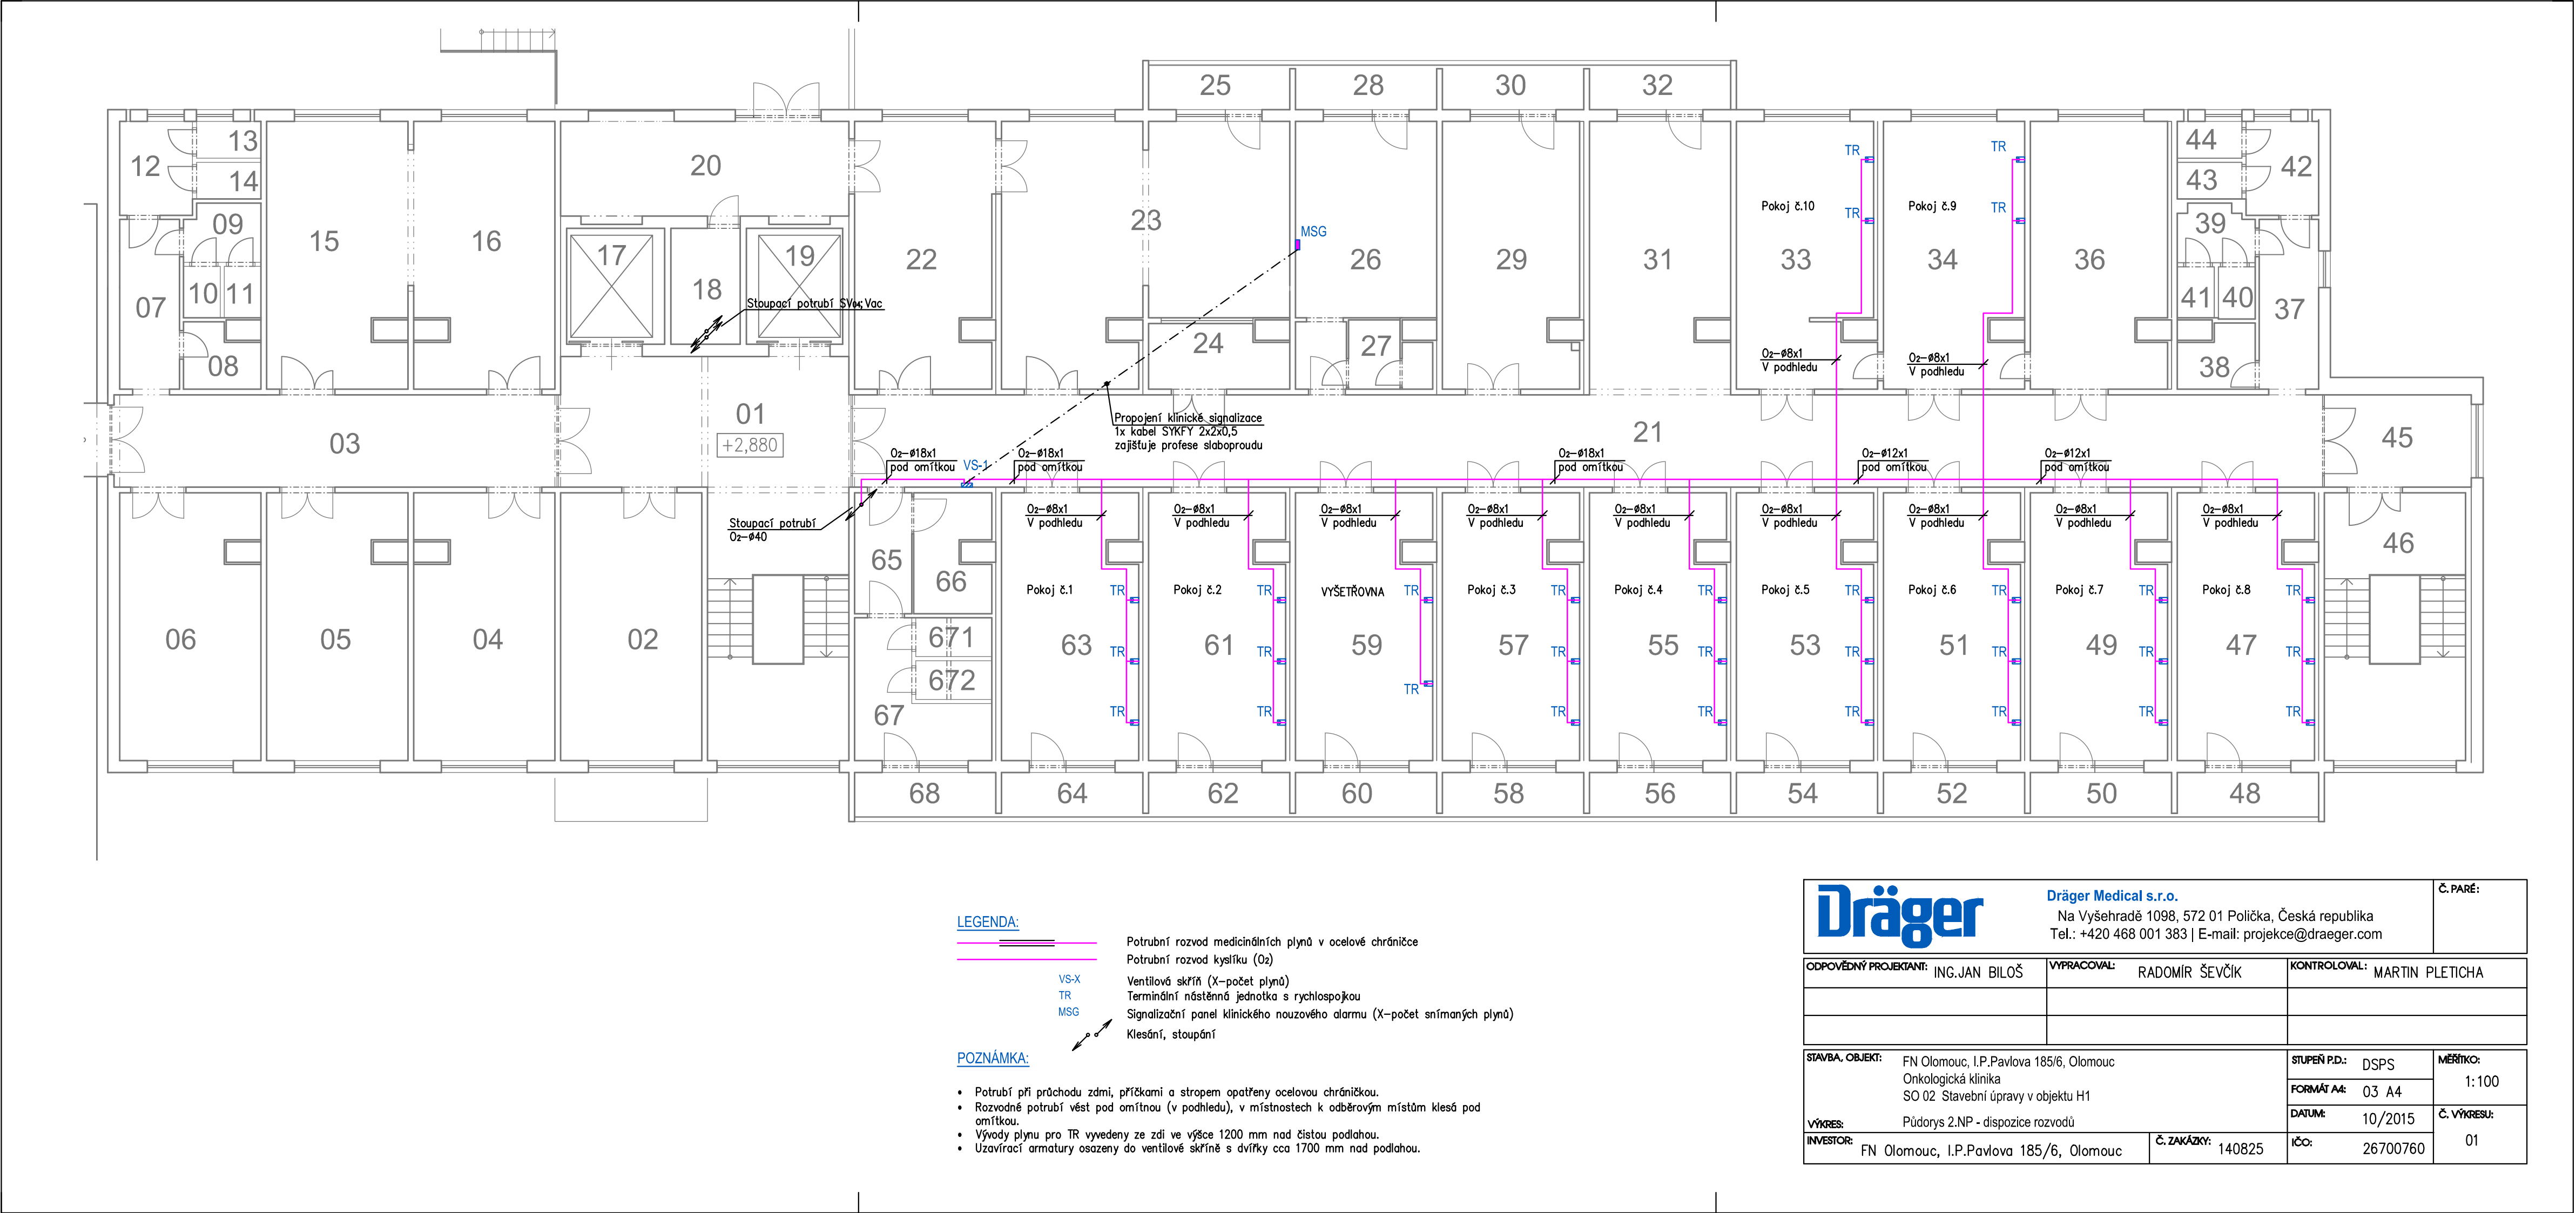

- LEGENDA:**
- Potrubi rozvod medicijních plynů v ocelové chráničce
  - Potrubi rozvod kyslíku (O<sub>2</sub>)
  - VS-X Ventilová skříň (X-počet plynů)
  - TR Terminální nástěnná jednotka s rychlospojkou
  - MSG Signalizační panel klinického nouzového alarmu (X-počet snímaných plynů)
  - Klesání, stoupání
- POZNÁMKA:**
- Potrubi při průchodu zdmi, přičkami a stropem opatřeny ocelovou chráničkou.
  - Rozvodné potrubí vést pod omítkou (v podhledu), v místnostech k odběrovým místům klesá pod omítkou.
  - Vývody plynů pro TR vyvedeny ze zdi ve výšce 1200 mm nad čistou podlahou.
  - Uzávěrací armatury osazeny do ventilové skříně s výškou cca 1700 mm nad podlahou.

|                                                                                                                      |  |                                                                                                                                                                                |  |                              |
|----------------------------------------------------------------------------------------------------------------------|--|--------------------------------------------------------------------------------------------------------------------------------------------------------------------------------|--|------------------------------|
| <b>Dräger</b>                                                                                                        |  | Dräger Medical s.r.o.<br>Na Vyšehradě 1098, 572 01 Polička, Česká republika<br>Tel.: +420 468 001 383   E-mail: <a href="mailto:projekce@draeger.com">projekce@draeger.com</a> |  | Č. PARÉ:                     |
| ODPOVĚDNÝ PROJEKTANT: ING. JAN BILOŠ                                                                                 |  | VYPRACOVAL: RADOMÍR ŠEVČÍK                                                                                                                                                     |  | KONTROLOVAL: MARTIN PLETICHA |
| STAVBA, OBJEKT: FN Olomouc, I.P. Pavlova 185/6, Olomouc<br>Onkologická klinika<br>SO 02 Stavební úpravy v objektu H1 |  | STUPEŇ PD.: DSPS<br>FORMÁT A4: 03 A4                                                                                                                                           |  | MĚŘÍTKO: 1:100               |
| VÝKRES: Půdorys 2.NP - dispozice rozvodů                                                                             |  | DATUM: 10/2015                                                                                                                                                                 |  | Č. VÝKRESU: 01               |
| INVESTOR: FN Olomouc, I.P. Pavlova 185/6, Olomouc                                                                    |  | Č. ZAKÁZKY: 140825                                                                                                                                                             |  | IČO: 26700760                |