


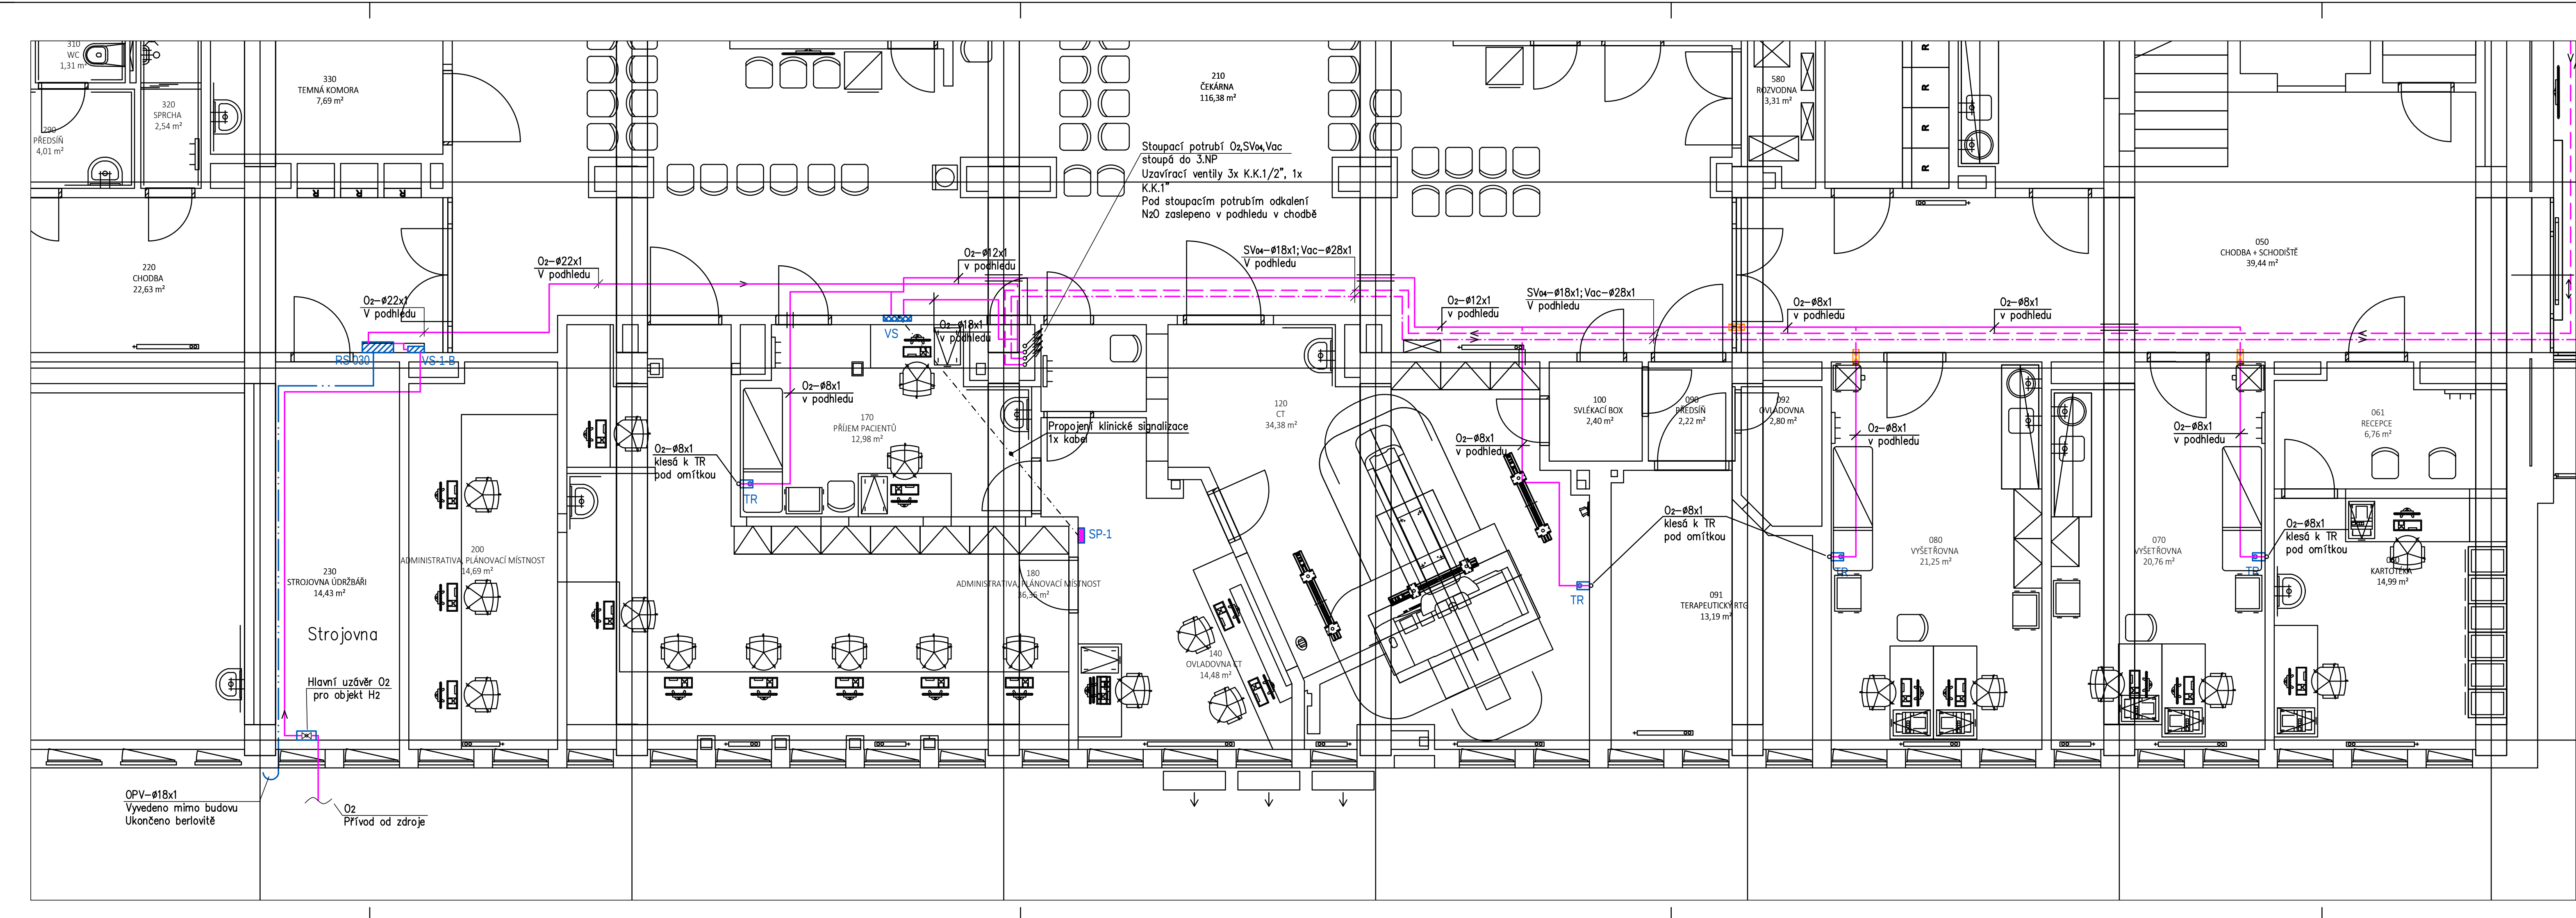


LEGENDA:

- Potrubní rozvod medicijnálních plynů v ocelové chráničce
 - Potrubní rozvod medicijnálních plynů v ocelové chráničce a s protipožární ucpávkou
 - Potrubní rozvod stlačeného vzduchu pro dýchání 0,4 MPa (SVa)
 - Potrubní rozvod vakua (Vac)
 - Odtah od pojistných ventilů (OPV)
 - VS-X
 - TR
- Ventilová skříň (uzávěr patra + úseku)
Terminální nástěnná jednotka s rychlospojkou

POZNÁMKA:

- Potrubí při průchodu zdmi, přítěkami a stropem opatřeno ocelovou chráničkou.
- Rozvodné potrubí vedeno v podhledu, v místnostech k odběrovým místům klesá pod omítkou.
- Vývody plynu pro TR vyvedeny ze zdi ve výšce 1200 mm nad čistou podlahou, pokud není uvedeno jinak.
- Uzavírací armatury osazeny do ventilové skříně s dvířky cca 1700 mm nad podlahou.

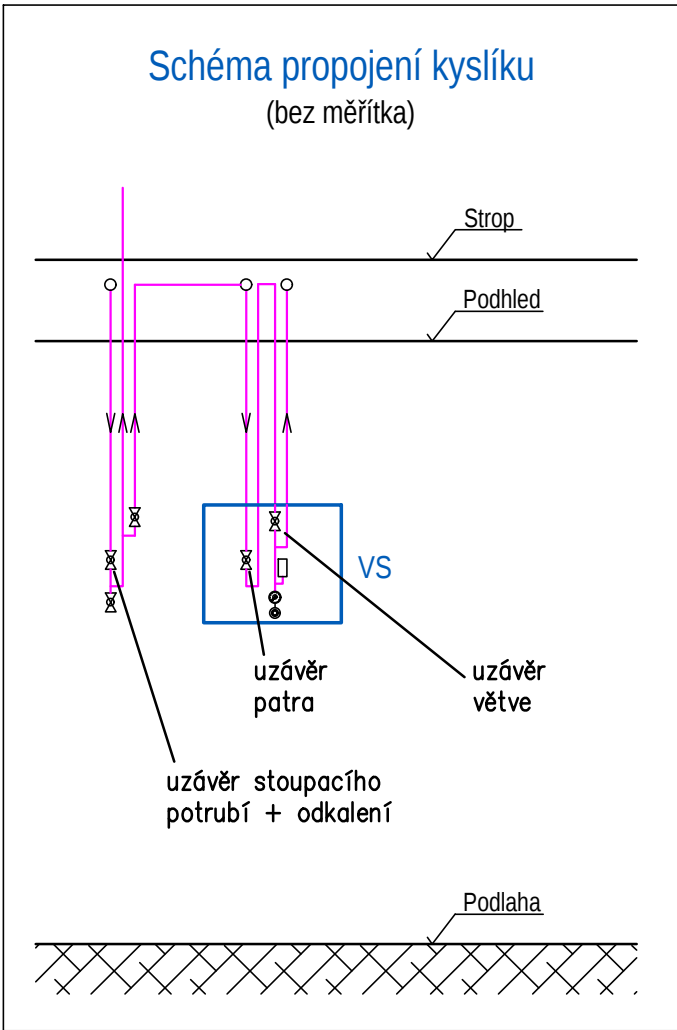

Dräger		Dräger Medical s.r.o. Na Vyšehradě 1098, 572 01 Polička, Česká republika Tel.: +420 488 001 383 E-mail: projekce@draeger.com		Č. PARÉ:			
DOPROVEDNÝ PROJEKTANT		ING. JAN BILŮŠ		VYPRACOVÁVÁ	RADOMÍR ŠEVČOK	KONTROLOVAL	MARTIN PLETIČKA
PŘÍLOHA:		OLOMOUC		STUPNĚ POUŽÍVÁNÍ		MĚŘITELNOST	
Odběrná linie lineárních urychlovačů v budově H2		SO 01		DPS		1:50	
VÝKRES		Půdorys 1.NP - dispoziční rozvod		DĚL		11/2021	
INVESTOR		AMEDIS, spol. s r.o., Bělkova 786/4, 198 00 Praha 9		Č. ZAKÁZKY		210091	
Jméno		AMEDIS, spol. s r.o., Bělkova 786/4, 198 00 Praha 9		Dátum		26.07.2020	
Číslo		D.1.01.4e-101		Dátum		11/2021	

LT PROJEKT PROJEKTOVÁNÍ, STAVBY, VÝSTAVY		Hlavní inženýr projektu: ING. JAN KOČMANEK Vedoucí projektant zakázky: ING. VÁCLAV KŘEPELKA	Investor: AMEDIS, spol. s r.o. Bělkova 786/4, 198 00 Praha 9 Tel.: +420 261 558 155 www.amedis.cz
Profese: MED		Autorizace:	
Odpovědný projektant: ING. TOMÁŠ MACH		Kontroloval: MARTIN PLETIČKA	
Akce: FAKULTNÍ NEMOCNICE OLOMOUC OBMĚNA LINEÁRNÍCH URÝCHLOVAČŮ V BUDOVĚ H2		Zakázková číslo: 210091 Paré	
Objekt: BLUDOVA H2		Datum: 07. 2021	
Obsah: PŮDORYS 1.NP		Stupeň: DPS	
		Formát: 5 A4	
		Měřítko: 1:50	
		Číslo výkresu: D.1.01.4e-101	