
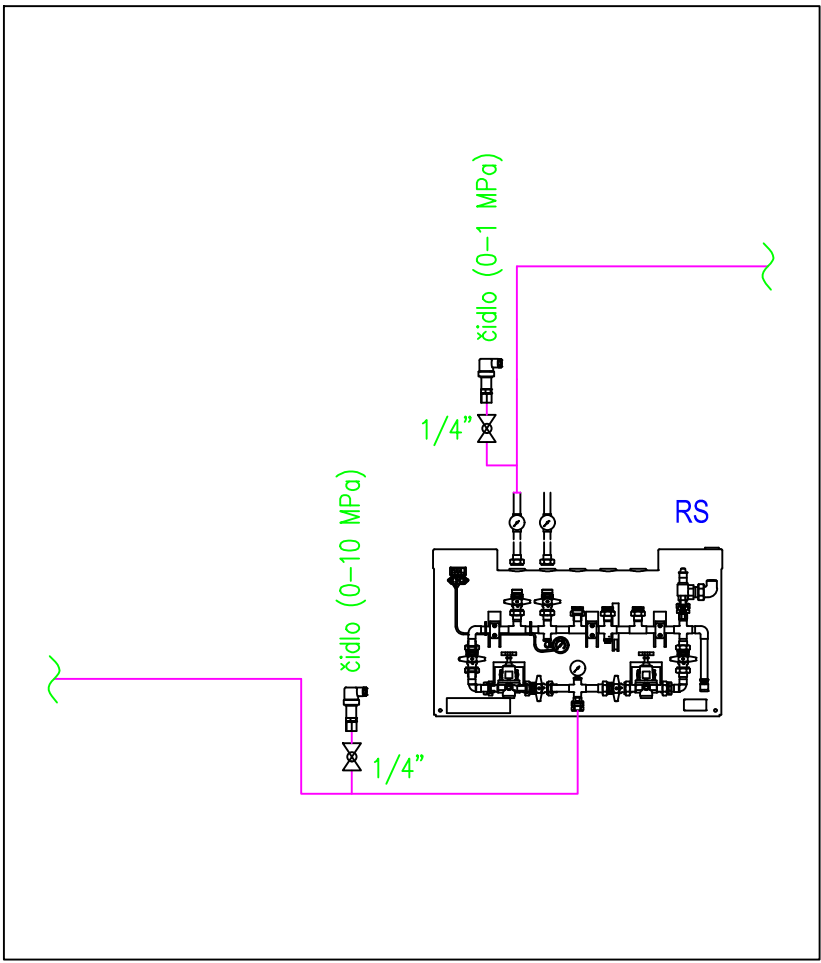


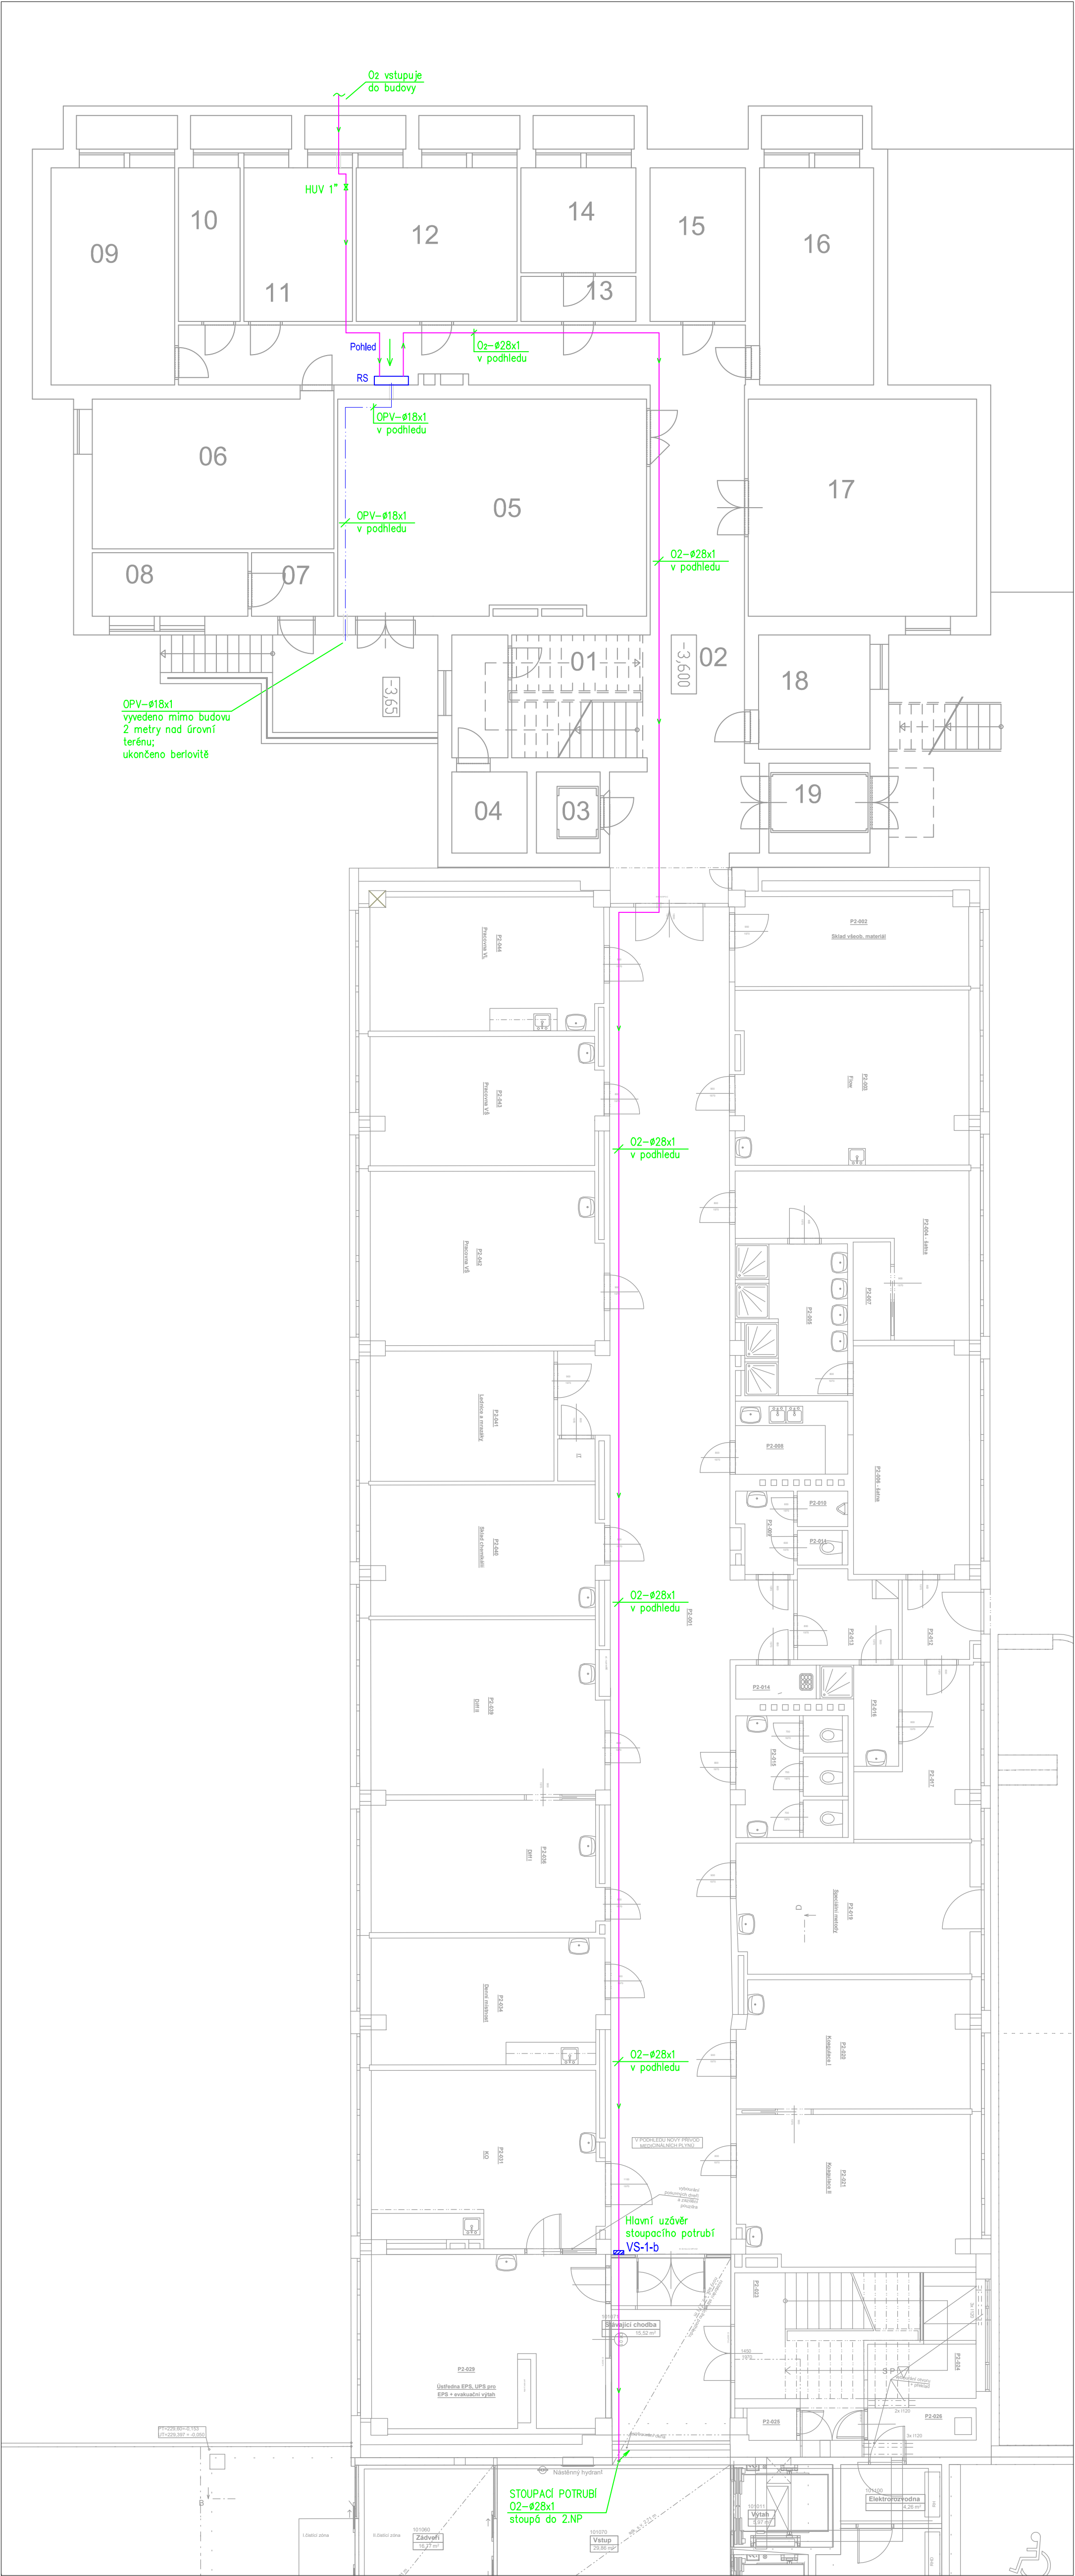

- LEGENDA:**
- Potrubi rozvod medicínálních plynů v ocelové chráničce
 - Potrubi rozvod kyslíku (O₂)
 - Odfuk od pojistných ventilů (OPV)
 - VS-X-B Ventilová skříň-bez čidel (X-počet plynů)
 - RS Redukční skříň na kyslík (průtok 80 m³/hod)
 - Uzavírací ventil
 - Směr průtoku
- POZNÁMKA:**
- Potrubi při průchodu zdmi, příčkami a stropem opatřeno ocelovou chráničkou.

		Dräger Medical s.r.o. Na Vyšehradě 1098, 572 01 Polička, Česká republika Tel.: +420 468 001 383 E-mail: projekce@draeger.com		Č. PARÉ:	
ODPOVĚDNÝ PROJEKTANT: ING. JAN BILOŠ		VYPRACOVAL: RADOMÍR ŠEVČÍK		KONTROLOVAL: MARTIN PLETICHA	
STAVBA, OBJEKT: Fakultní nemocnice Olomouc I.P.Pavlova 185/6, 779 00 Olomouc Přístavba objektu "P" pro ambulance a stacionář HOK		STUPEŇ P.D.: DSPS		MĚŘÍTKO: 1:50	
		FORMÁT A4: 09 A4			
VÝKRES: Půdorys 2.NP - dispozice rozvodů		DATUM: 02/2020		Č. VÝKRESU:	
INVESTOR: FN Olomouc, I. P. Pavlova 185/6, 779 00 Olomouc		Č. ZAKÁZKY: 170309		IČO: 26700760	
				D.1.4.J-02	

ZMĚNA STAVBY PŘED DOKONČENÍM

INVESTOR: Fakultní nemocnice Olomouc, I. P. Pavlova 185/6, 779 00 Olomouc		AUTORIZAČNÍ RAZÍTKO:	
AKCE: FN OLOMOUC - Přístavba objektu "P" pro ambulance a stacionář HOK na pozemcích p.č. 706/8, 171/2, 707/5, 711/1, 711/6, 711/7, 711/2, 711/3, 702/1, 1444, 759, 613/2, k.ú. Nová Ulice			
STUPEŇ: DOKUMENTACE PRO PROVEDENÍ STAVBY			
ČÁST DOKUMENTACE: D.1.4.J MEDICINÁLNÍ PLYNY		GENERÁLNÍ PROJEKTANT: Adam Rujbr Architects Srlbská 22, 612 00 Brno - Královovo Pole Tel.: 545 216 936, Fax: 545 216 937, GSM: 603 283 041 Holýšův nádraží 19, 150 00 Praha 6 Tel.: 251 511 333, GSM: 603 799 403	
ODPOVĚDNÝ PROJEKTANT: Ing. JAN BILOŠ		ODPOVĚDNÝ PROJEKTANT: Ing. arch. ADAM RUJBR	
PROJEKTANT: Ing. TOMÁŠ MACH		ARCHITEKT: Ing. arch. ADAM RUJBR	
VYPRACOVAL: Ing. TOMÁŠ MACH		HIP: Ing. MICHAL ŠURKA	
KONTROLOVAL: Ing. TOMÁŠ MACH			
OBSAH VÝKRESU: Půdorys 1.PP_R02		Č. ZAKÁZKY: 06/2018	MĚŘÍTKO: 1:100
		Č. VÝKRESU: D.1.4.J - 02	SADA: