


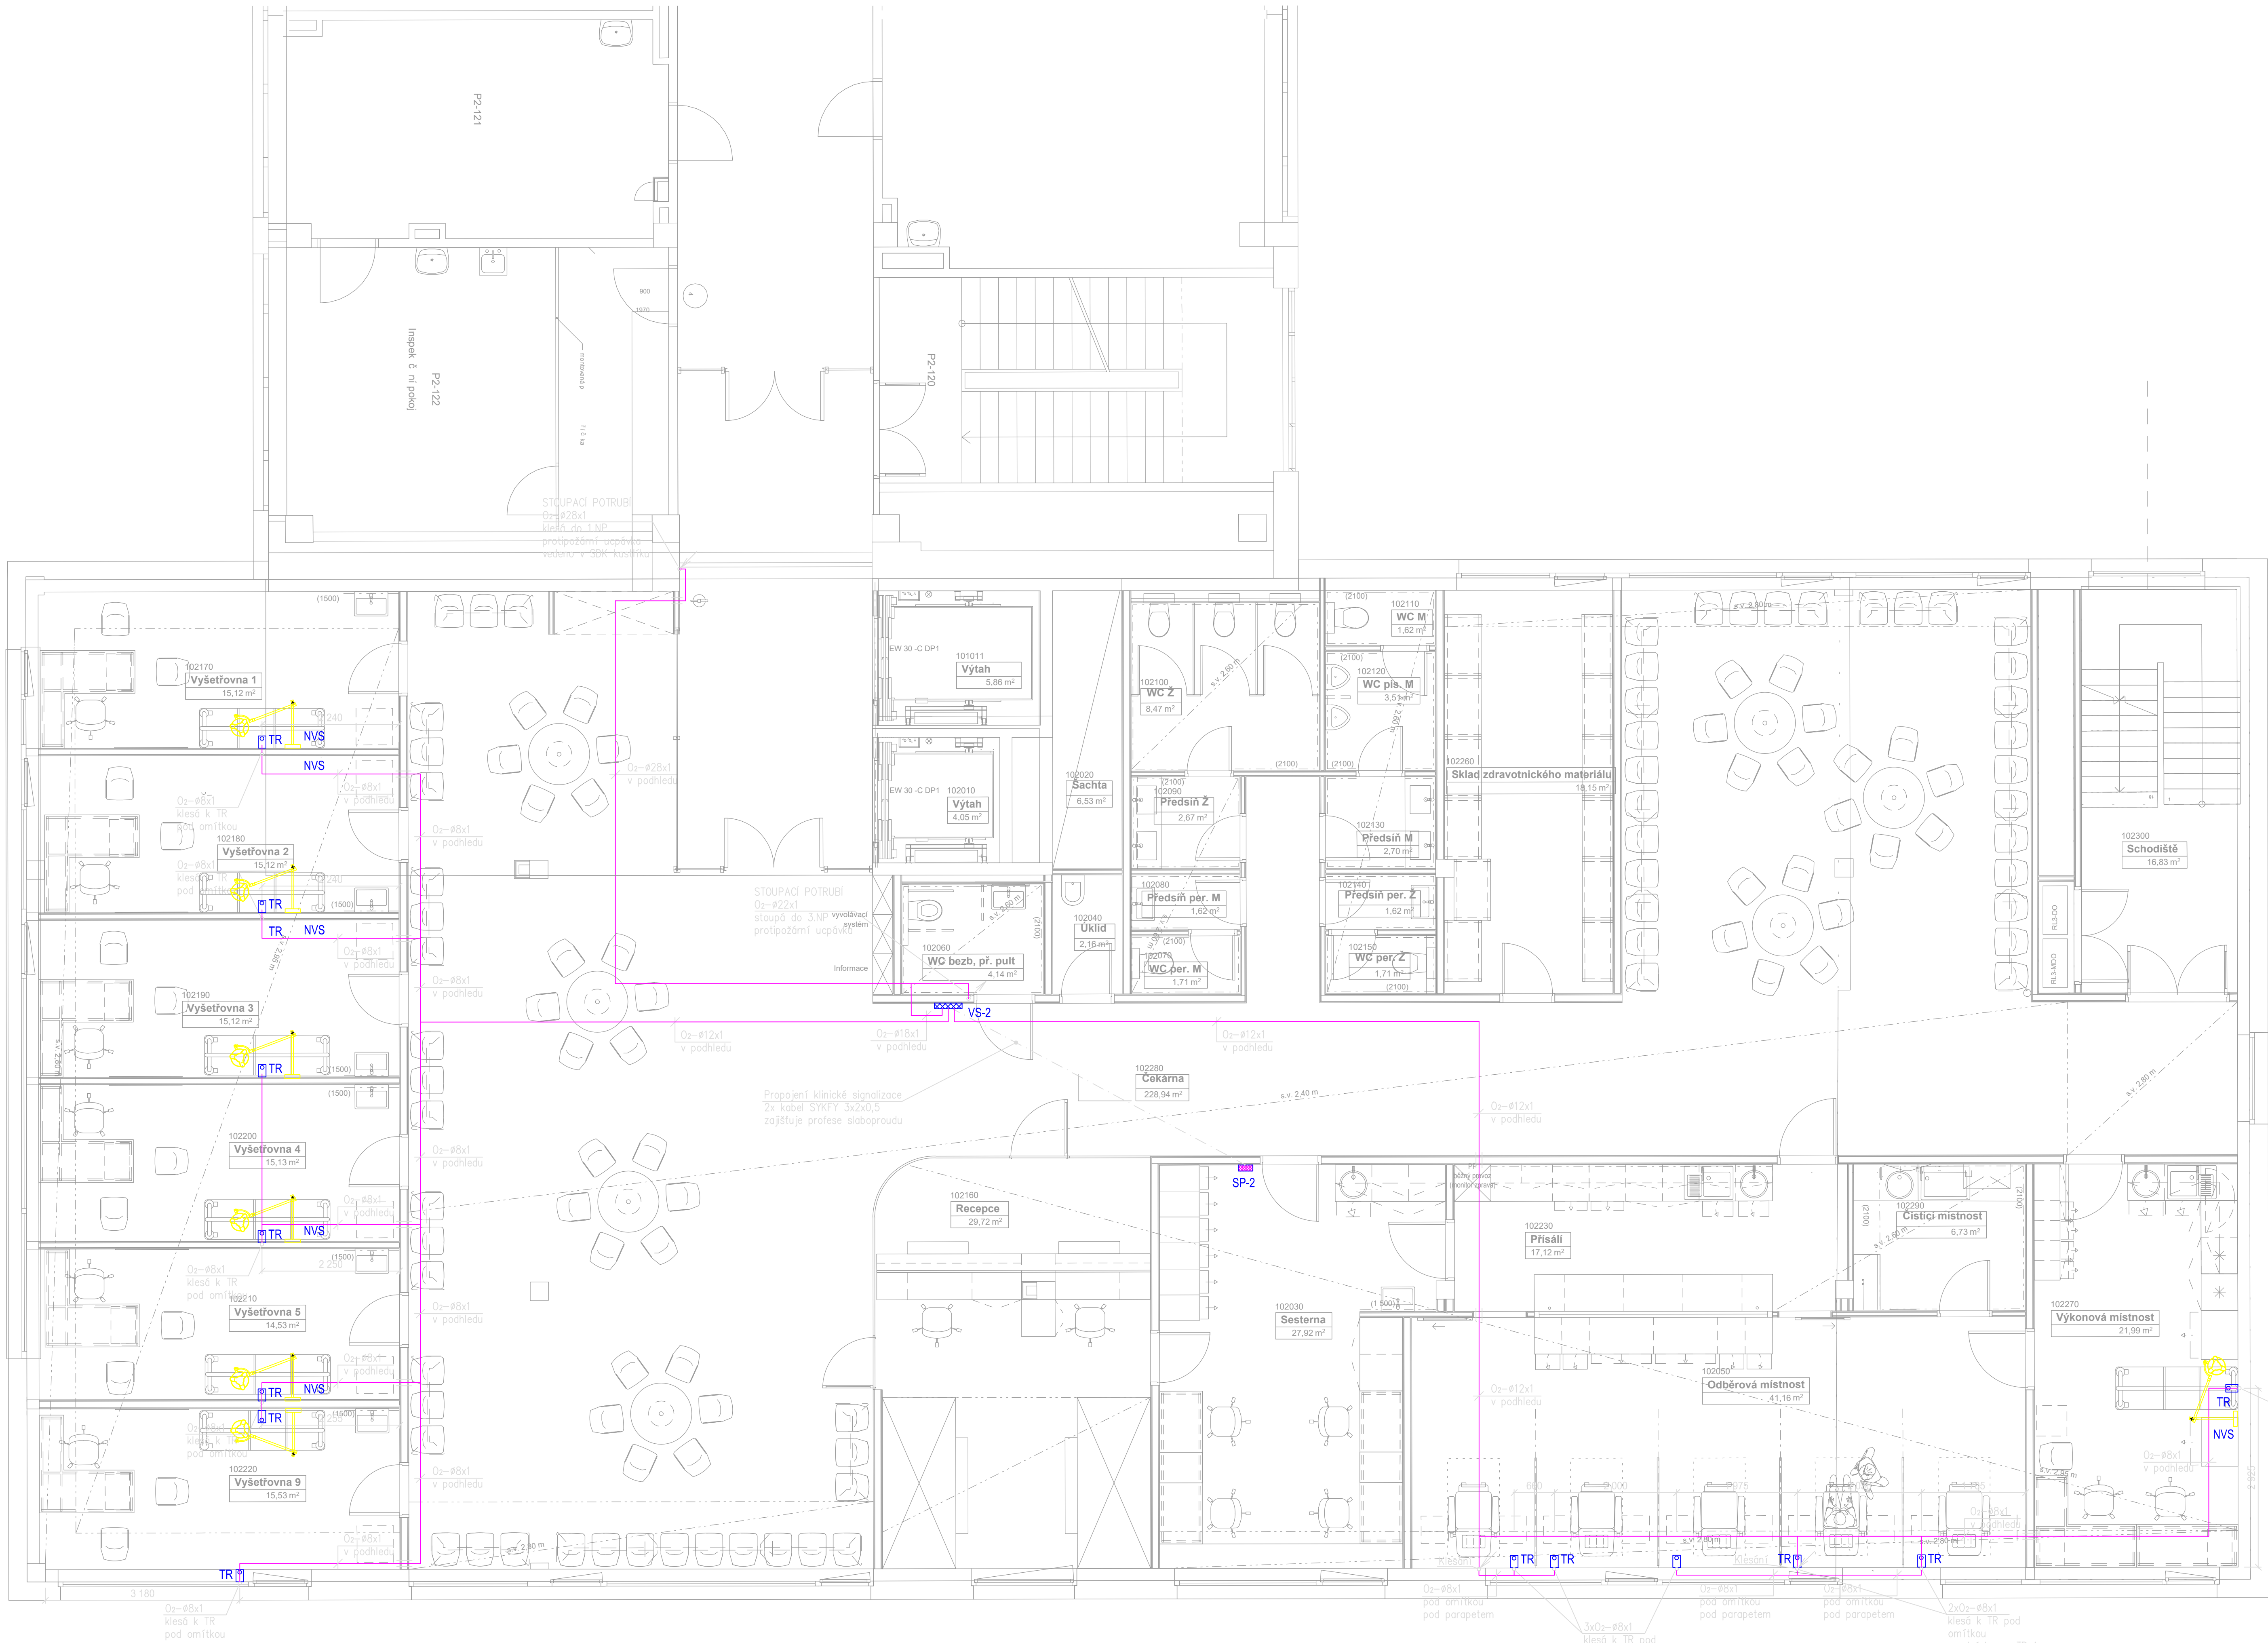

LEGENDA:

- Potrubní rozvod medicijnálních plynů v ocelové chrániče
- Potrubní rozvod medicijnálních plynů v ocelové chrániče a s protipožární ucpávkou
- Potrubní rozvod kyslíku (O2)
- VS-X Ventilová skříň (X-počet plynů)
- TR Terminální nástěnná jednotka s rychlospojkou
- SP-X Signalizační panel klinického nouzového alarmu (X-počet snímaných plynů)
- NVS Nástěnné vyšetřovací světlo

POZNÁMKA:

- Potrubí při průchodu zdmi, příčkami a stropem opatřeno ocelovou chráničkou.
- Rozvodné potrubí vedeno v podhledu, v místnostech k odběrovým místům klesá pod omítkou.
- Vývody plynu pro TR vyvedeny ze zdi ve výšce 1200 mm nad čistou podlahou, pokud není uvedeno jinak.
- Vývody plynů pro stropní stativy vyvedeny pod strop a ukončeny kulovým ventilem R254.
- Uzávěrky armatury osazeny do ventilové skříň s dvířky cca 1700 mm nad podlahou. Doporučená výška spodní hrany ventilové skříň je 1400 mm nad podlahou.

Dräger		Dräger Medical s.r.o.		Č. PARÉ:
Na Vyšehradě 1098, 672 01 Polička, Česká republika		Tel.: +420 468 001 383 E-mail: projekce@draeger.com		
ODPOVĚDNÝ PROJEKTANT: ING. JAN BILOŠ		VYPRACOVAL: RADOMÍR ŠEVČEK		KONTROLOVAL: MARTIN PLETICHA
STAVBA, OBJEKT: Fakultní nemocnice Olomouc, I. P. Pavlova 185/6, 779 00 Olomouc		STUPĚŇ PD: 02PS		MĚŘÍTKO: 1:50
Přístavba objektu "P" pro ambulance a stacionář HOK		FORMÁT A4: 10 A4		
VÝKRES: Půdorys 2.NP - dispozice rozvodů		DATA: 02/2020		Č. VÝKRESU: D.1.4.J - 03
INVESTOR: FN Olomouc, I. P. Pavlova 185/6, 779 00 Olomouc		Č. ZAKÁZKY: 170309		JČO: 26700760

ZMĚNA STAVBY PŘED DOKONČENÍM

INVESTOR: Fakultní nemocnice Olomouc, I. P. Pavlova 185/6, 779 00 Olomouc		AUTORIZAČNÍ RAZÍTKO:	
AKCE: FN OLOMOUC - Přístavba objektu "P" pro ambulance a stacionář HOK na pozemcích p.č. 706/8, 17162, 7018, 7111/1, 7116, 7117, 7112, 7113, 7021, 1444, 759, 6132, k.č. Nová Ulice			
STUPĚŇ: DOKUMENTACE PRO PROVEDENÍ STAVBY			
ČÁST DOKUMENTACE: D.1.4.J MEDICINÁLNÍ PLYNY		GENERÁLNÍ PROJEKTANT: Adam Rujbr Architects Střední 22, 612 00 Brno - Radlovská Pátek Tel.: 545 216 936, Fax: 545 216 937, GSM: 603 283 041 E-mail: rujbr@adamrujbr.cz, Tel.: 251 511 333, GSM: 603 798 403	
ODPOVĚDNÝ PROJEKTANT: Ing. JAN BILOŠ		ODPOVĚDNÝ PROJEKTANT: Ing. arch. ADAM RUJBR	
PROJEKTANT: Ing. TOMÁŠ MACH		ARCHITEKT: Ing. arch. ADAM RUJBR	
VYPRACOVAL: Ing. TOMÁŠ MACH		HP: Ing. MICHAL ŠURKA	
KONTROLOVAL: Ing. TOMÁŠ MACH			
OBSAH VÝKRESU: Půdorys 1.NP_R02		Č. ZAKÁZKY: DATA: 06/2018	Č. VÝKRESU: MĚŘÍTKO: 1:50 D.1.4.J - 03