


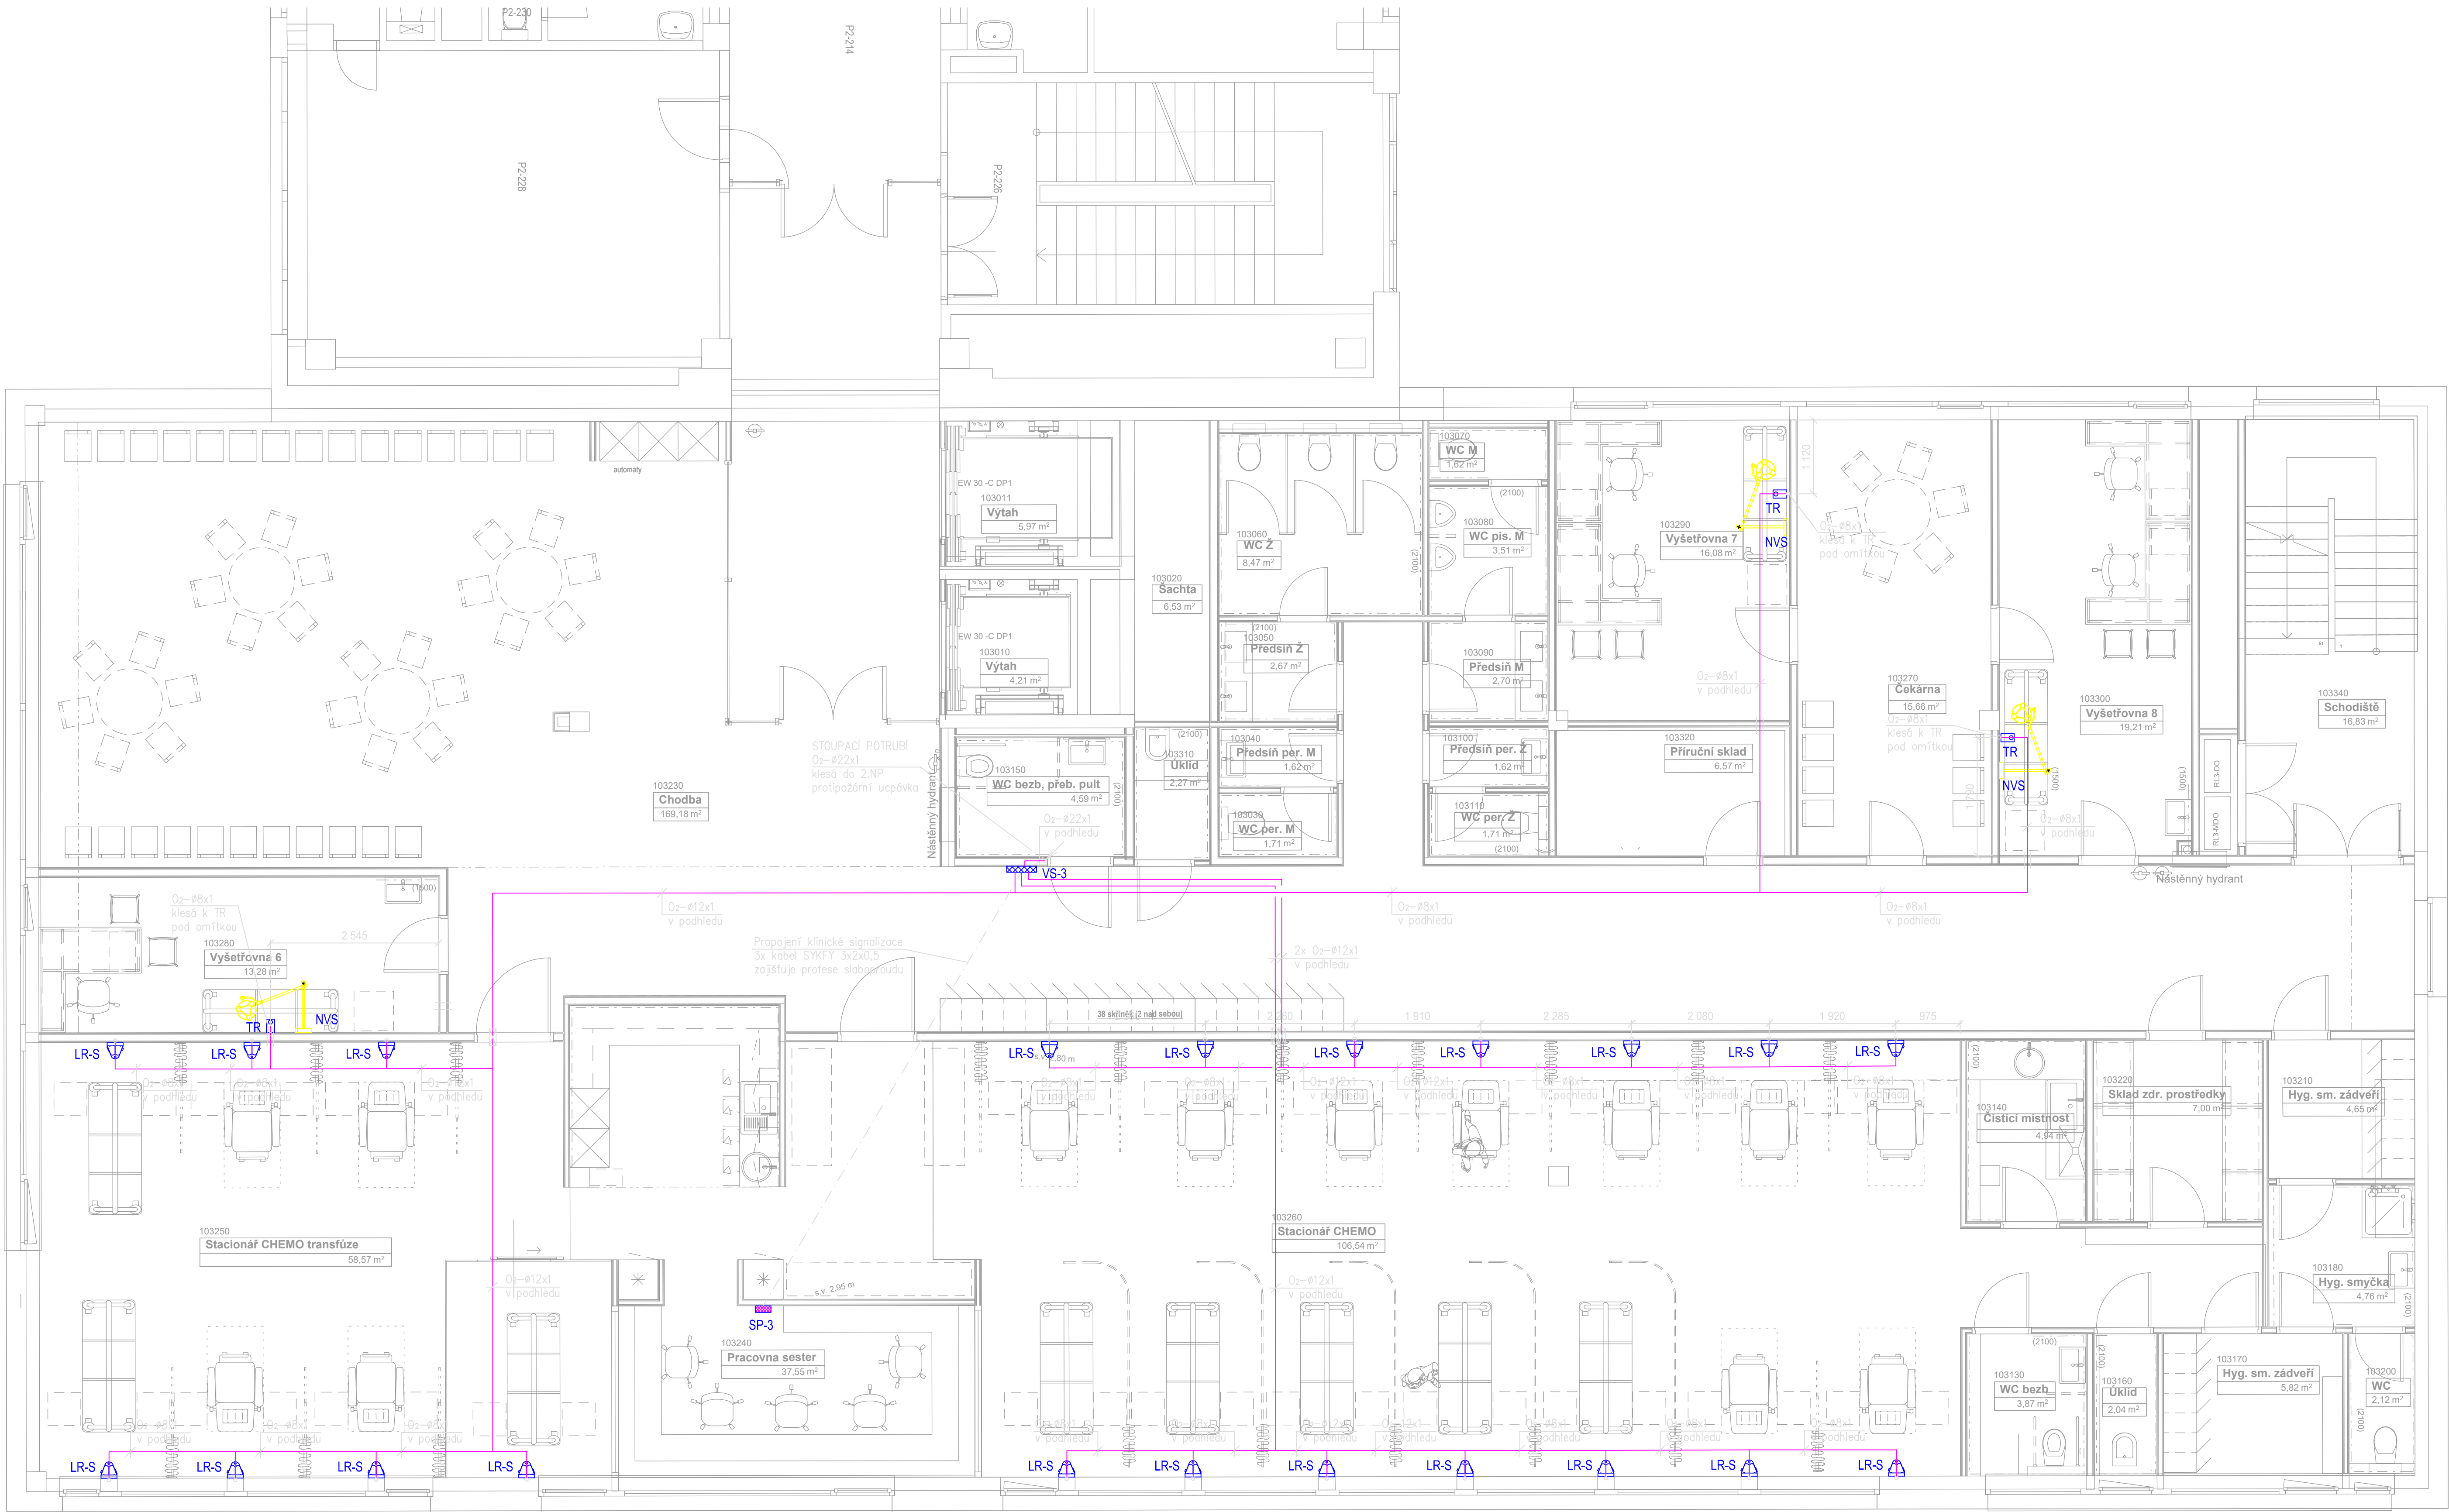

LEGENDA:

	Potrubní rozvod medicinálních plynů v ocelové chráničce
	Potrubní rozvod kyslíku (O ₂)
VS-X	Ventilová skříň (X–počet plynů)
TR	Terminální nástěnná jednotka s rychlospojkou
SP-X	Signalizační panel klinického nouzového alarmu (X–počet snímaných plynů)
LR-S	Lůžková rampa–svislá
NVS	Nástěnné vyšetřovací světlo

POZNÁMKA:

- Potrubí při průchodu zdmi, příčkami a stropem opatřeno ocelovou chráničkou.
- Rozvodné potrubí vedeno v podhledu, v místnostech k odběrovým místům klesá pod omítkou.
- Vývody plynu pro TR vyvedeny ze zdi ve výšce 1200 mm nad čistou podlahou, pokud není uvedeno jinak.
- Vývody plynů pro stropní stativy vyvedeny pod strop a ukončeny kulovým ventilem R254.
- Uzavírací armatury osazeny do ventilové skříňe s dvířky cca 1700 mm nad podlahou. Doporučená výška spodní hrany ventilové skříňe je 1400 mm nad podlahou.

Dräger

Dräger Medical s.r.o.
Na Vyšehradě 1098, 572 01 Polička, Česká republika
Tel.: +420 468 001 383 | E-mail: projekce@draeger.com

Č. PARÉ:

ODPOVĚDNÝ PROJEKTANT:	ING.JAN BILŠŮ	VYPRACOVAL:	RADOMÍR ŠEVČÍK	KONTROLOVAL:	MARTIN PLETIČKA
STAVBA, OBJEKT:	Fakultní nemocnice Olomouc I.P.Pavlova 185/6, 779 00 Olomouc Přístavba objektu "P" pro ambulance a stacionář HOK Půdorys 3.NP - dispozice rozvodů				STUPEŇ PD.: DSPS FORMÁT A4: 10 A4 DATUM: 02/2020 Č. VÝKRESU: D.1.4.J - 04
VÝKRES:	FN Olomouc, I. P. Pavlova 185/6, 779 00 Olomouc				Č. ZAKÁZKY: 170309 IČO: 26700760
INVESTOR:	FN Olomouc, I. P. Pavlova 185/6, 779 00 Olomouc				

ZMĚNA STAVBY PŘED DOKONČENÍM

INVESTOR: Fakultní nemocnice Olomouc, I. P. Pavlova 185/6, 779 00 Olomouc	AUTORIZAČNÍ RAŽITKO:
AKCE: FN OLOMOUC - Přístavba objektu "P" pro ambulance a stacionář HOK na pozemcích p.č. 706/6, 171/2, 707/5, 711/1, 711/6, 711/7, 711/2, 711/3, 702/1, 1444, 759, 613/2, k.ú. Nová Ulice	
STUPEŇ: DOKUMENTACE PRO PROVEDENÍ STAVBY	
ČÁST DOKUMENTACE: D.1.4.J MEDICINÁLNÍ PLYNY	GENERÁLNÍ PROJEKTANT: Adam Rujbr Architects Srlbská 22, 612 00 Brno - Královské Pole Tel.: 545 216 938, Fax: 545 216 937, GSM: 603 283 041 Horního náměstí 19, 150 00 Praha 5 Tel.: 251 511 333, GSM: 603 799 403
ODPOVĚDNÝ PROJEKTANT: Ing. JAN BILŠŮ	ODPOVĚDNÝ PROJEKTANT: Ing. arch. ADAM RUIBR
PROJEKTANT: Ing. TOMÁŠ MACH	ARCHITEKT: Ing. arch. ADAM RUIBR
VYPRACOVAL: Ing. TOMÁŠ MACH	HIP: Ing. MICHAL SURKA
KONTROLOVAL: Ing. TOMÁŠ MACH	
OBSAH VÝKRESU: Půdorys 2.NP_R02	Č. ZAKÁZKY: DATUM: 06/2018 MĚŘÍTKO: 1:50 Č. VÝKRESU: D.1.4.J - 04
	SADA: