


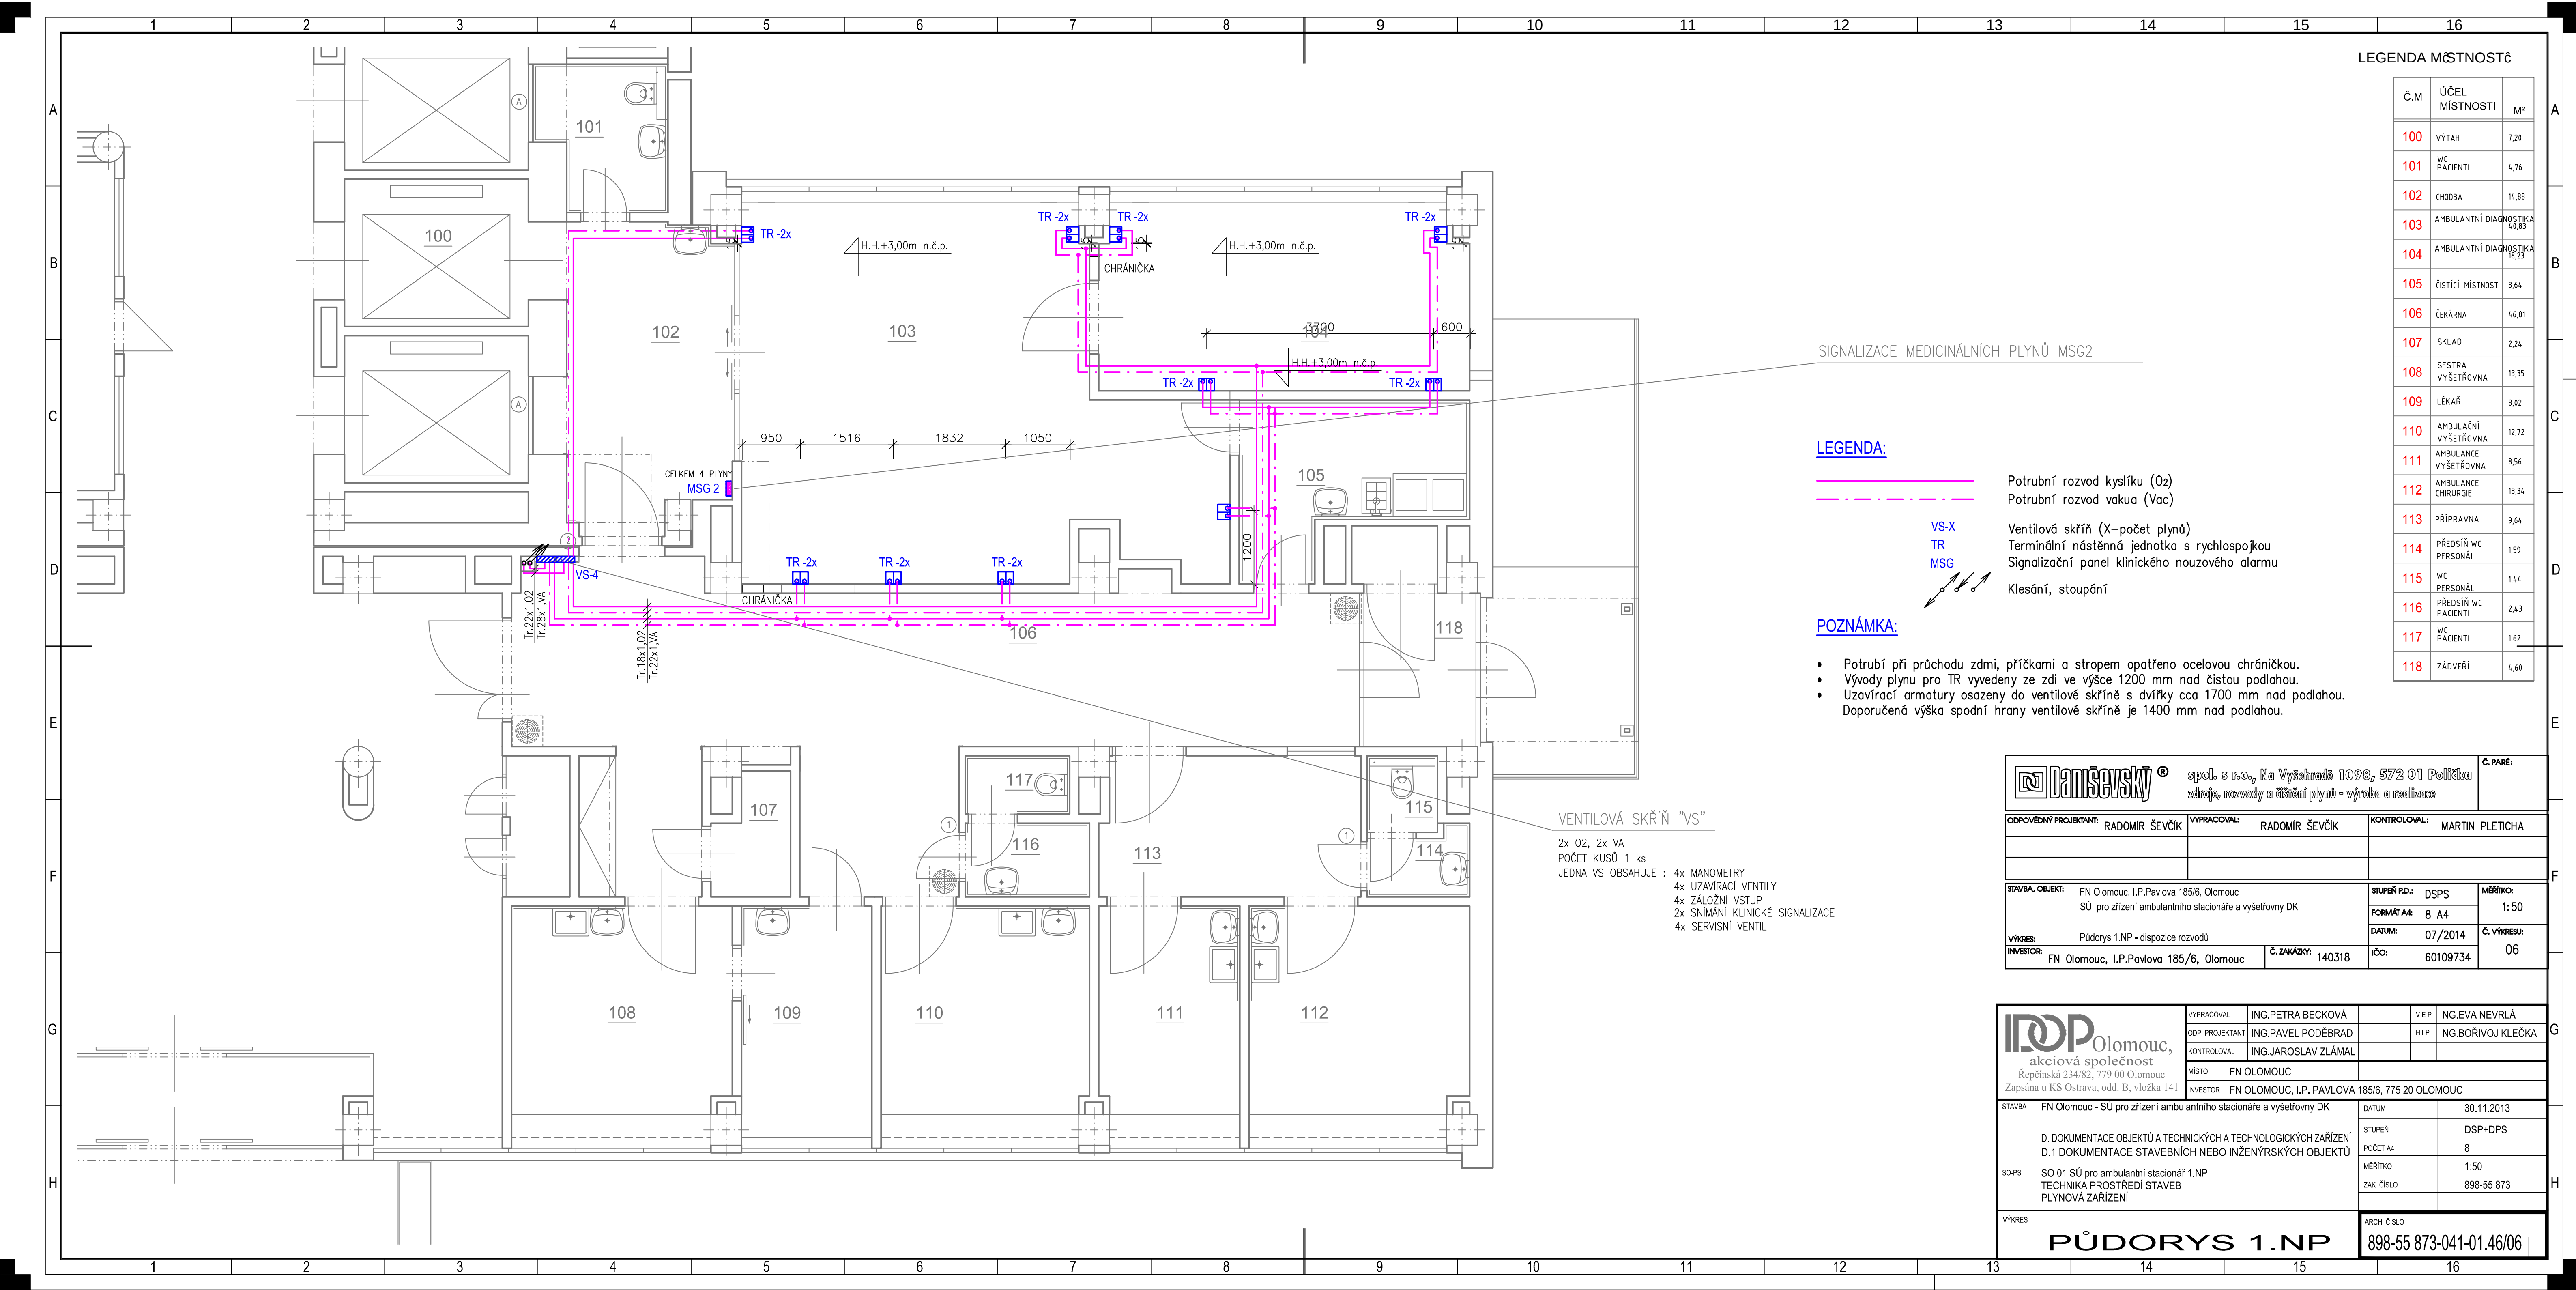

LEGENDA MÍSTNOSTĚ

Č.M	ÚČEL MÍSTNOSTI	M²
100	VÝTAH	7,20
101	WC PACIENTI	4,76
102	CHODBA	16,88
103	AMBULANTNÍ DIAGNOSTIKA	40,83
104	AMBULANTNÍ DIAGNOSTIKA	16,23
105	ČISTIČ MÍSTNOSTI	8,64
106	ČEKÁRNA	46,81
107	SKLAD	2,24
108	SESTRA VYŠETŘOVNA	13,35
109	LÉKÁŘ	8,02
110	AMBULAČNÍ VYŠETŘOVNA	12,72
111	AMBULANCE VYŠETŘOVNA	8,56
112	AMBULANCE CHIRURGIE	13,34
113	PŘÍPRAVNA	9,64
114	PŘEDSÍŇ WC PERSONÁL	1,59
115	WC PERSONÁL	1,44
116	PŘEDSÍŇ WC PACIENTI	2,43
117	WC PACIENTI	1,62
118	ZÁDVEŘÍ	4,60

- LEGENDA:**
- Potrubní rozvod kyslíku (O₂)
 - Potrubní rozvod vakua (Vac)
 - VS-X Ventilová skříň (X=počet plynů)
 - TR Terminální nástěnná jednotka s rychlospojkou
 - MSG Signalizační panel klinického nouzového alarmu
 - Klesání, stoupání

- POZNÁMKA:**
- Potrubí při průchodu zdmi, příčkami a stropem opatřeno ocelovou chráničkou.
 - Vývody plynu pro TR vyvedeny ze zdi ve výšce 1200 mm nad čistou podlahou.
 - Uzavírací armatury osazeny do ventilové skříně s dvířky cca 1700 mm nad podlahou. Doporučená výška spodní hrany ventilové skříně je 1400 mm nad podlahou.

spol. s r.o., Na Vyšehradě 1096/6, 672 01 Polička
stavební, rozvod a 33000 plynů - výroba a realizace

ODPOVĚDNÝ PROJEKTANT: RADOMÍR ŠEVČÍK

VYPRACOVAL: RADOMÍR ŠEVČÍK

KONTROLOVAL: MARTIN PLETICHA

STAVBA, OBJEKT: FN Olomouc, I.P.Pavlova 185/6, Olomouc
SÚ pro zřízení ambulantního stacionáře a vyšetřovny DK

STUPĚŇ PD: DOPS

FORMÁT A4: 8 A4

MĚŘÍTKO: 1:50

VÝKRES: Půdorys 1.NP - dispozice rozvodů

INVESTOR: FN Olomouc, I.P.Pavlova 185/6, Olomouc

Č. ZAKÁZKY: 140318

DATUM: 07/2014

Č. VÝKRESU: 06

IČO: 60109734

akciová společnost
Reptinská 234/82, 779 00 Olomouc
Zapsána u KS Ostrava, odd. B, vložka 141

VYPRACOVAL: ING.PETRA BECKOVÁ

ODP. PROJEKTANT: ING.PAVEL PODĚBRAD

KONTROLOVAL: ING.JAROSLAV ZLÁMAL

MÍSTO: FN OLOMOUC

INVESTOR: FN OLOMOUC, I.P. PAVLOVA 185/6, 775 20 OLOMOUC

STAVBA: FN Olomouc - SÚ pro zřízení ambulantního stacionáře a vyšetřovny DK

DATUM: 30.11.2013

STUPĚŇ: DSP=DPS

POČET A4: 8

MĚŘÍTKO: 1:50

ZAK. ČÍSLO: 898-55 873

VÝKRES: PŮDORYS 1.NP

ARCH. ČÍSLO: 898-55 873-041-01.46/06