


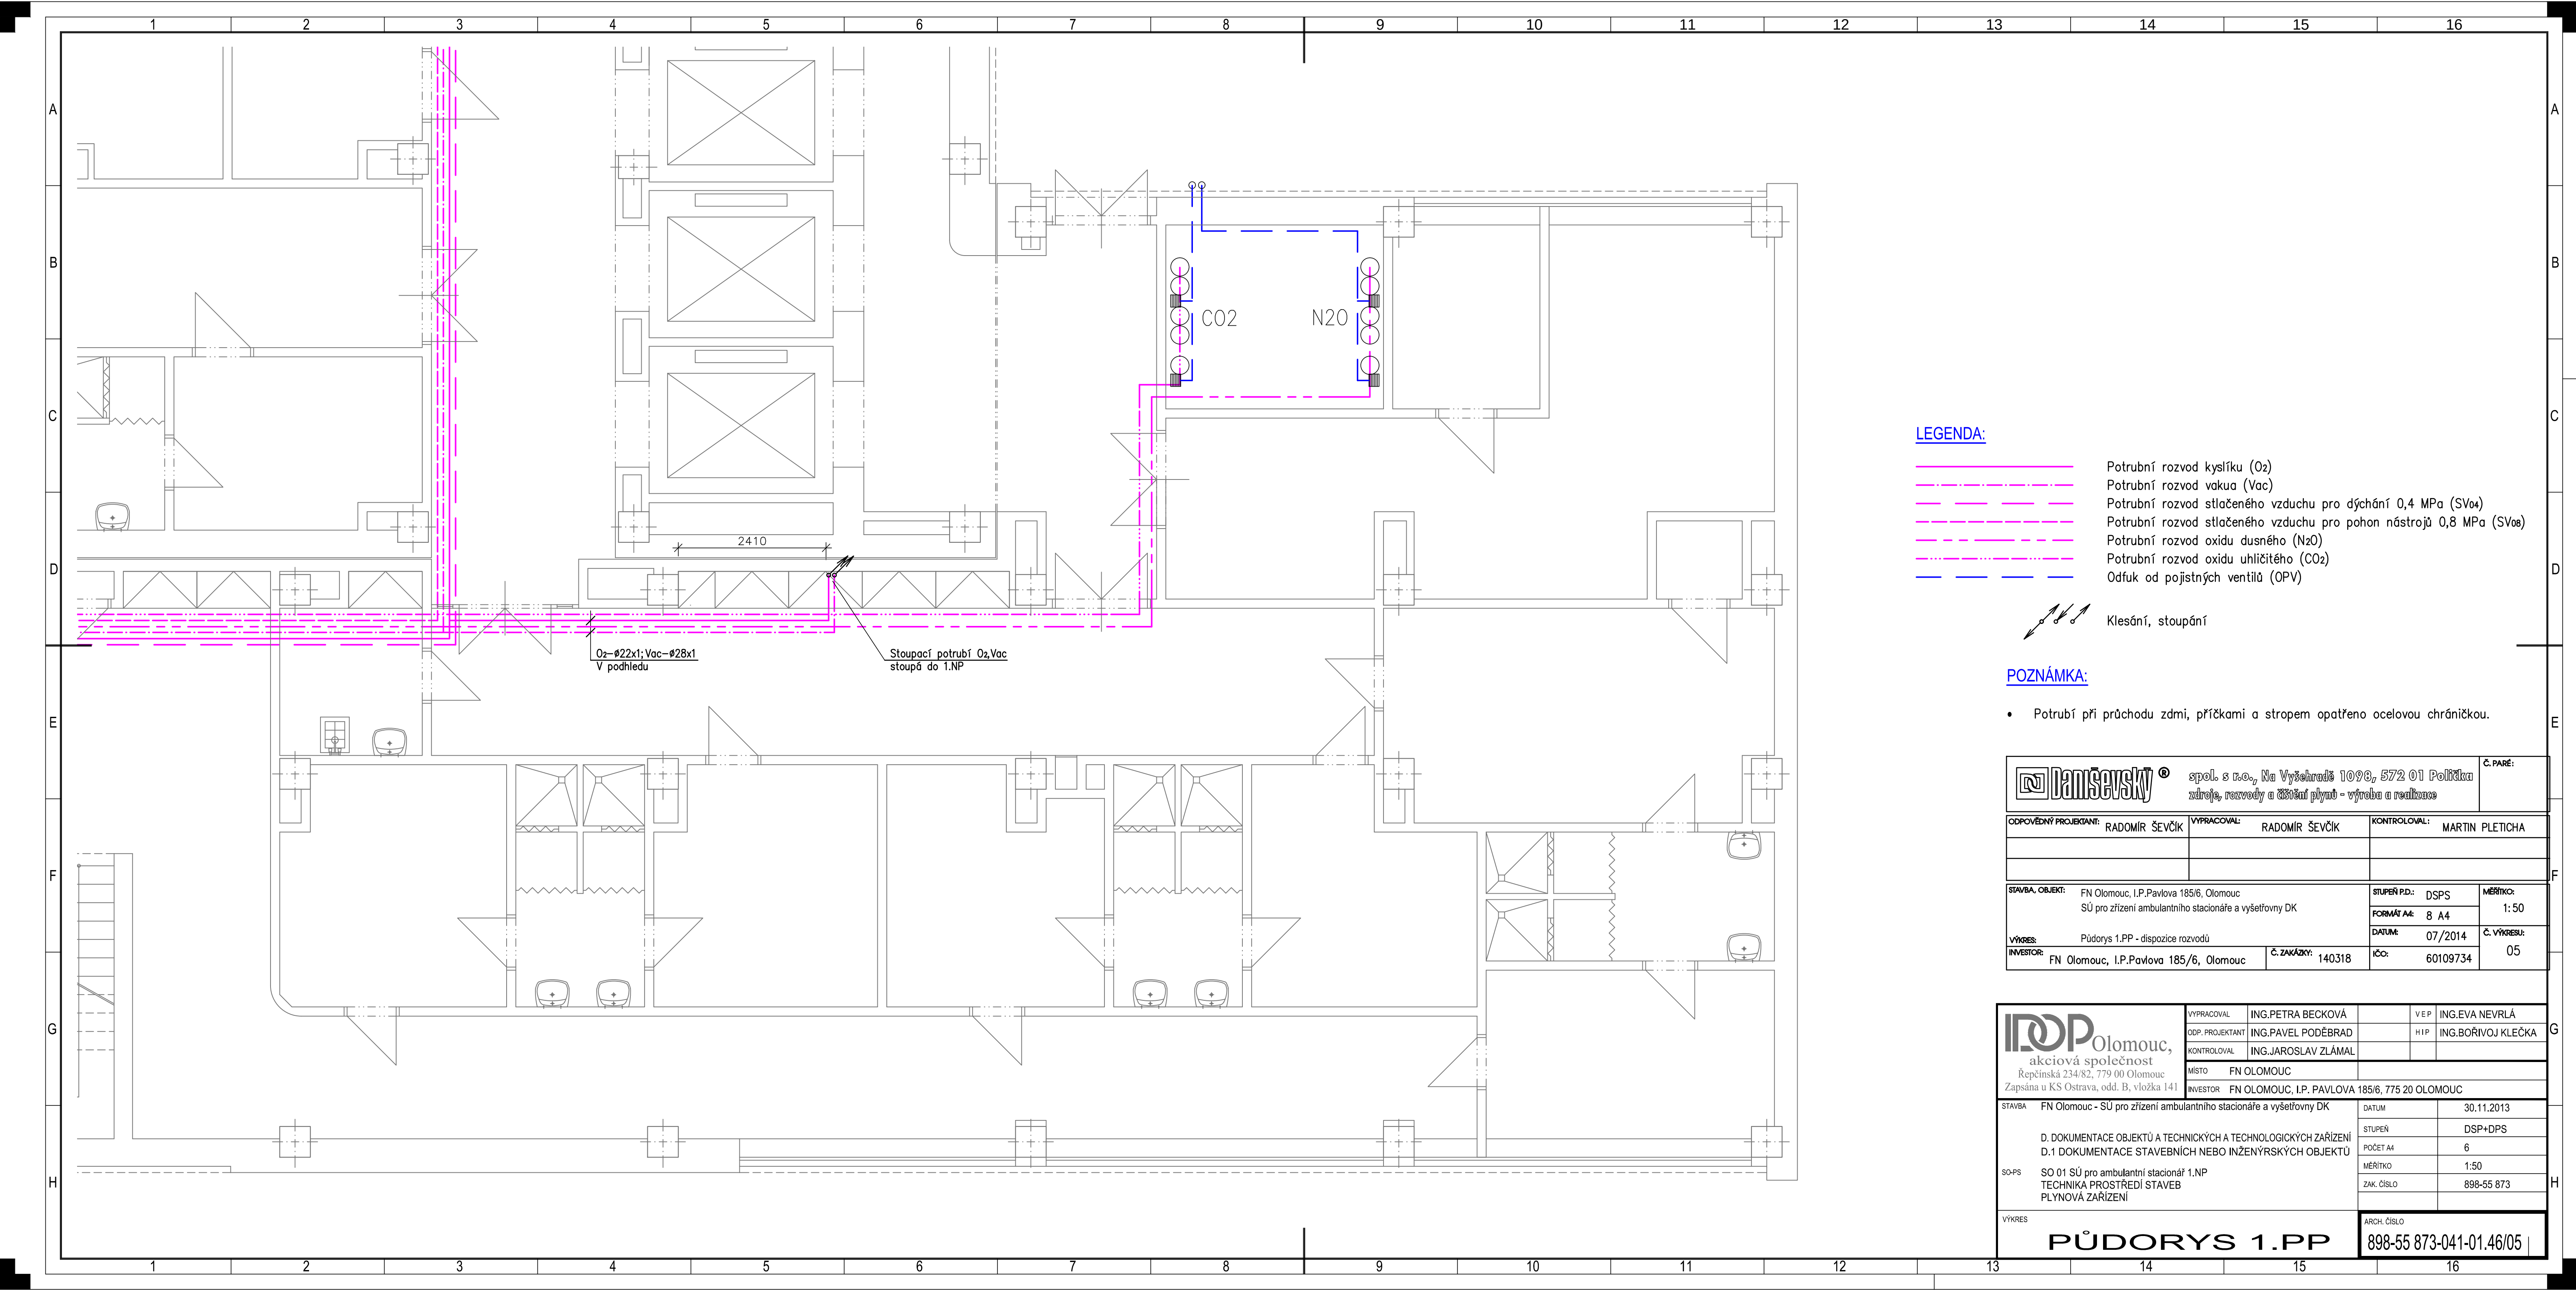

LEGENDA:

- Potrubní rozvod kyslíku (O₂)
- Potrubní rozvod vakua (Vac)
- Potrubní rozvod stlačeného vzduchu pro dýchání 0,4 MPa (SV_a)
- Potrubní rozvod stlačeného vzduchu pro pohon nástrojů 0,8 MPa (SV_o)
- Potrubní rozvod oxidu dusného (N₂O)
- Potrubní rozvod oxidu uhličitého (CO₂)
- Odřez od pojistných ventilů (OPV)

Klesání, stoupání

- POZNÁMKA:**
- Potrubí při průchodu zdmi, příčkami a stropem opatřeno ocelovou chráničkou.

 spol. s r.o., Na Vyšehradě 1096, 672 01 Polička <i>nástroje, rozvody a železná plyn - výroba a realizace</i>		Č. PAR:
ODPOVĚDNÝ PROJEKTANT: RADOMÍR ŠEVČÍK	VYPRACOVAL: RADOMÍR ŠEVČÍK	KONTROLOVAL: MARTIN PLETICHA
STAVBA, OBJEKT: FN Olomouc, I.P. Pavlova 185/6, Olomouc SÚ pro zřízení ambulantního stacionáře a vyšetřovny DK		STUPEŇ PD: DOPS
VÝKRES: Půdorys 1.PP - dispozice rozvodů		FORMÁT A4: 8 A4
INVESTOR: FN Olomouc, I.P. Pavlova 185/6, Olomouc		Č. VÝKRESU: 05
Č. ZAKÁZKY: 140318		DATA: 07/2014
IČO: 60109734		

 Repčická 234/82, 779 00 Olomouc Zapsána u KS Ostrava, odd. B, vložka 141	VYPRACOVAL: ING. PETRA BECKOVÁ	V. P.:	ING. EVA NEVRLÁ
	ODP. PROJEKTANT: ING. PAVEL PODĚBRAD	H. P.:	ING. BOŘIVOJ KLEČKA
	KONTROLOVAL: ING. JAROSLAV ZLÁMAL		
	MÍSTO: FN OLOMOUC		
INVESTOR: FN OLOMOUC, I.P. PAVLOVA 185/6, 775 20 OLOMOUC		DATUM: 30.11.2013	
STAVBA: FN Olomouc - SÚ pro zřízení ambulantního stacionáře a vyšetřovny DK		STUPEŇ: DSP+DPS	
D. DOKUMENTACE OBJEKTU A TECHNICKÝCH A TECHNOLOGICKÝCH ZAŘÍZENÍ		POČET A4: 6	
D.1 DOKUMENTACE STAVEBNÍCH NEBO INŽENÝRSKÝCH OBJEKTŮ		MĚŘÍTKO: 1:50	
SO-PS: SO 01 SÚ pro ambulantní stacionář 1.NP		ZAK. ČÍSLO: 898-55 873	
TECHNIKA PROSTŘEDÍ STAVEB			
PLYNOVÁ ZAŘÍZENÍ			
VÝKRES: PŮDORYS 1.PP		ARCH. ČÍSLO: 898-55 873-041-01.46/05	