


2.NADZEMNÍ PODLAŽÍ 1:50

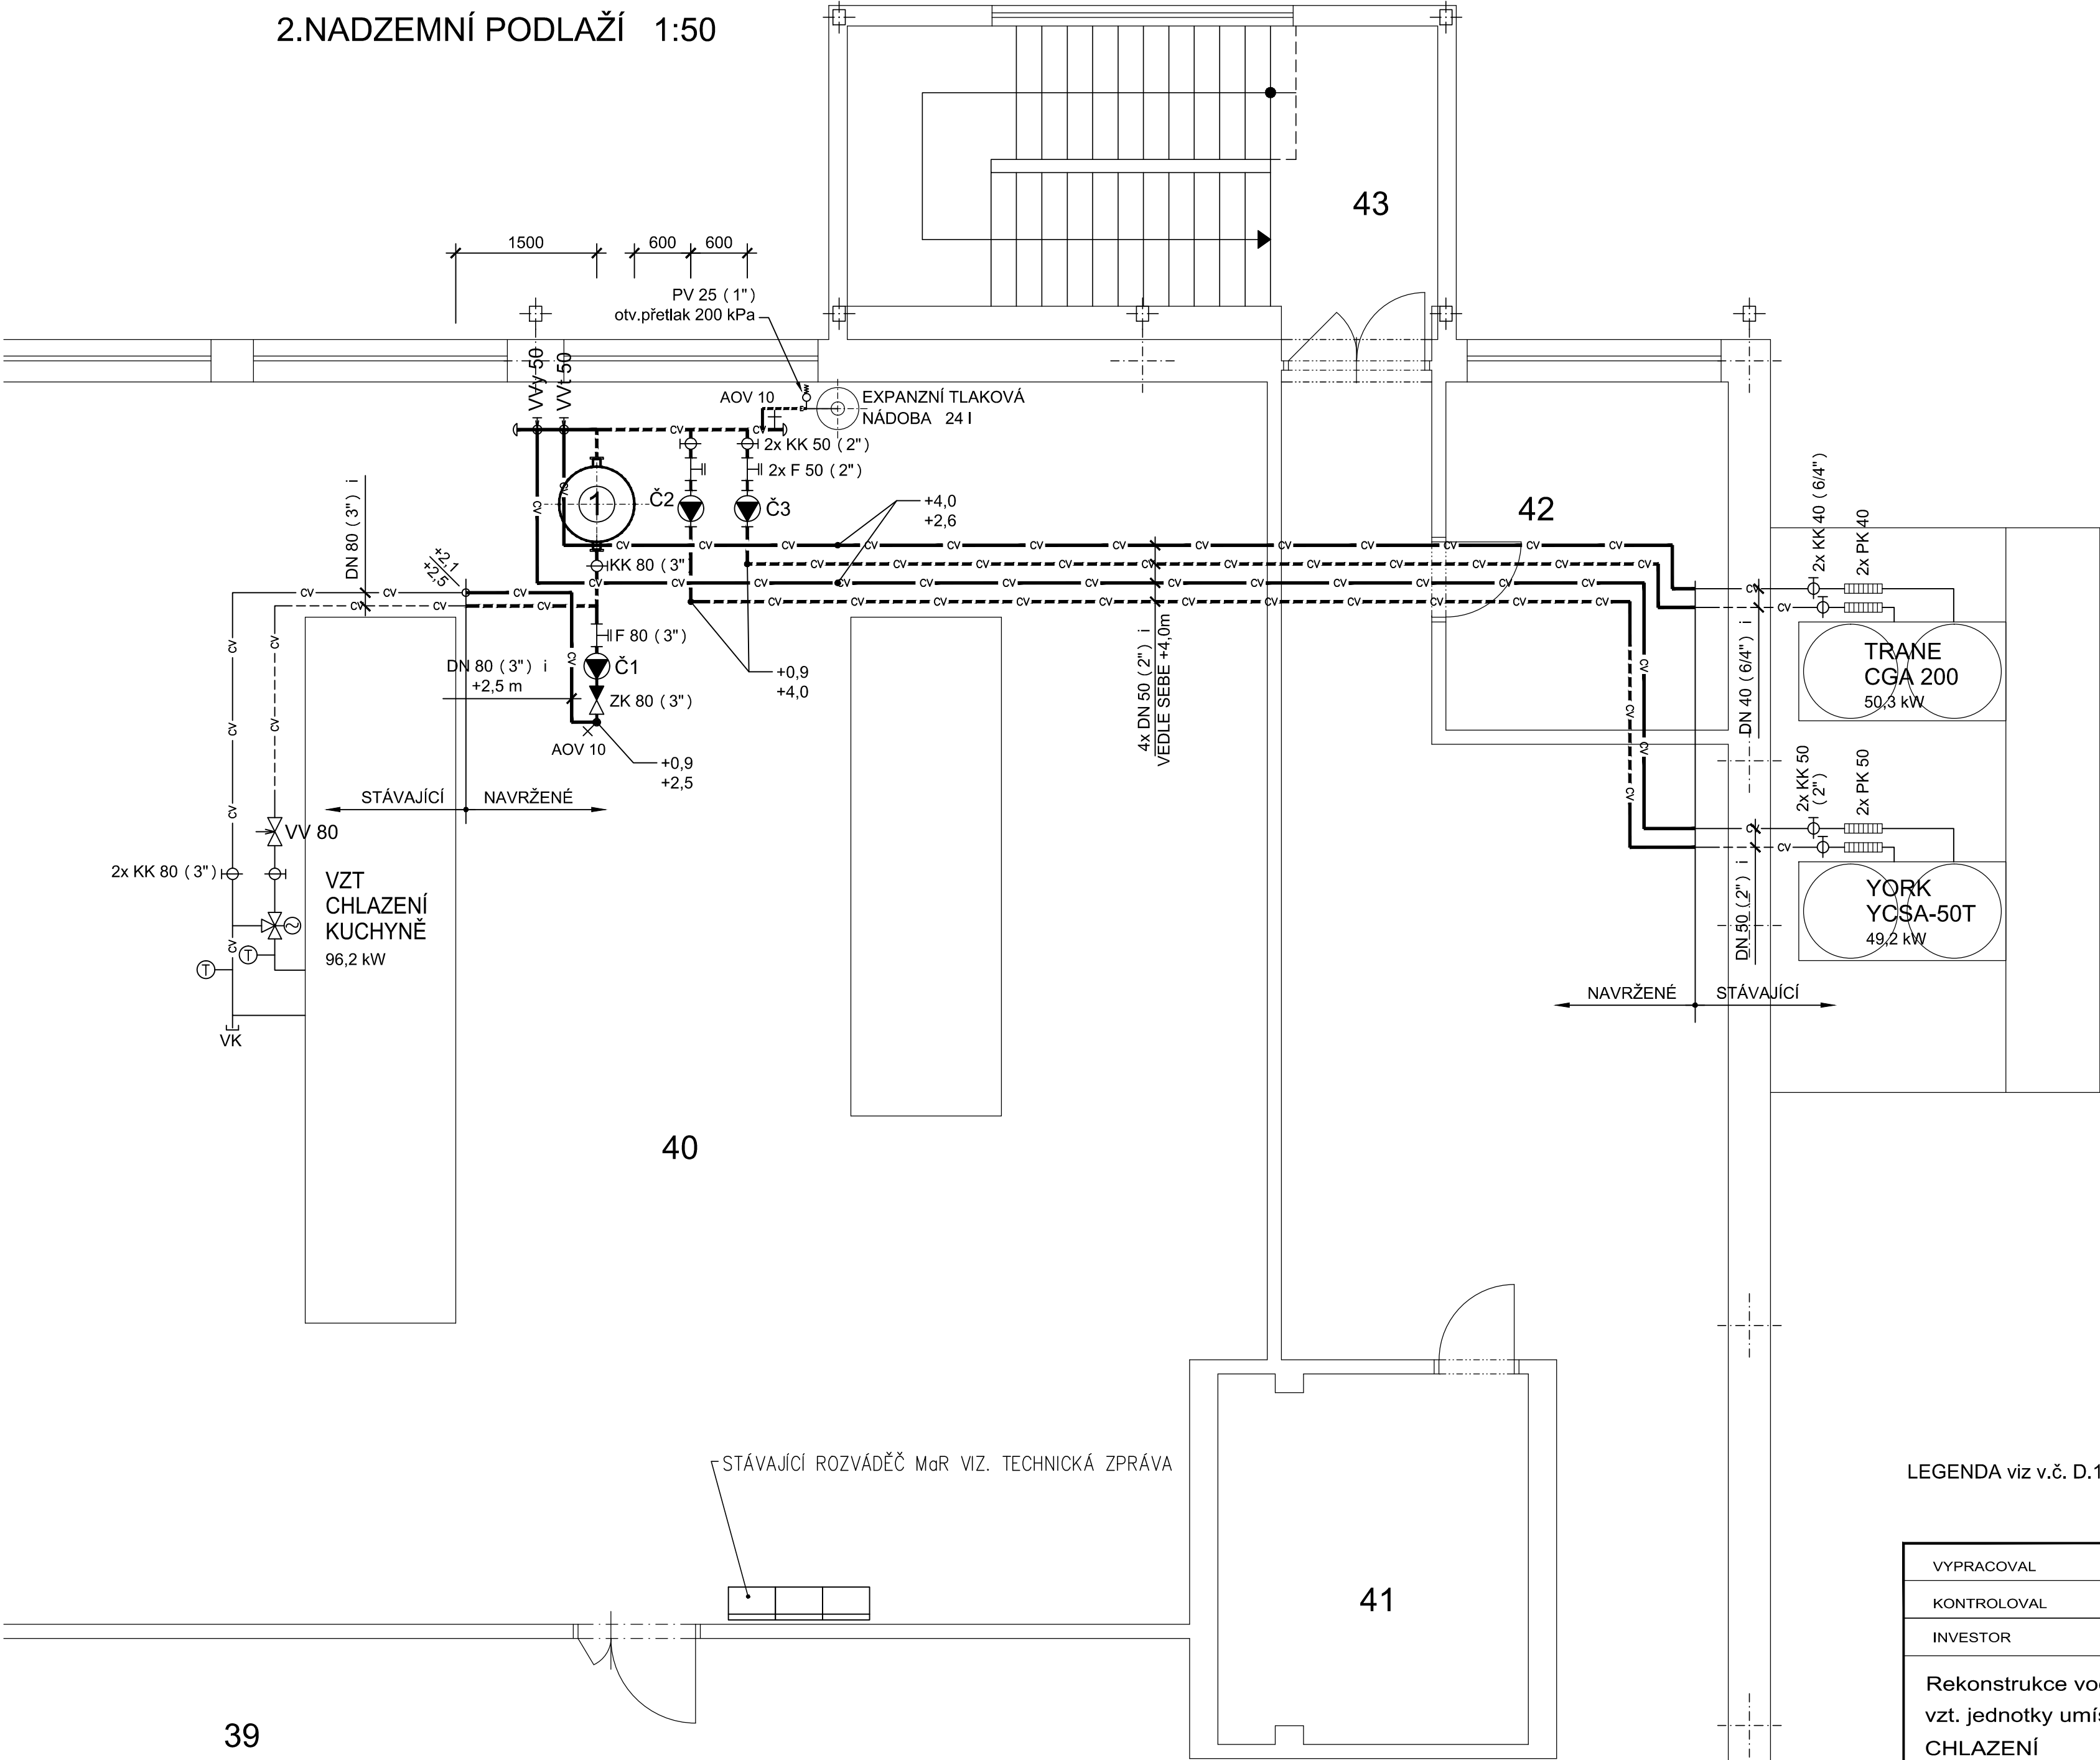

LEGENDA viz v.č. D.1.4.1.5 SCHÉMA NOVÝ STAV

VYPRACOVAL	Ing. Zdeněk Smolka	MĚŘÍTKO1:50	
KONTRLOVAL	Ing. Jaroslav Zlámal		
INVESTOR	FN Olomouc, I.P.Pavlova 185/6, Olomouc		
Rekonstrukce vodního hospodářství pro chlazení vzt. jednotky umístěné v kuchyni - objekt WD CHLAZENÍ		DATUM	4/2016
		STUPEŇ	DPS
		Č.KOPIE	
PŮDORYS 2.NP		Č.VÝKRESU	D.1.4.1.6