




ŘEZ AHU 1-1

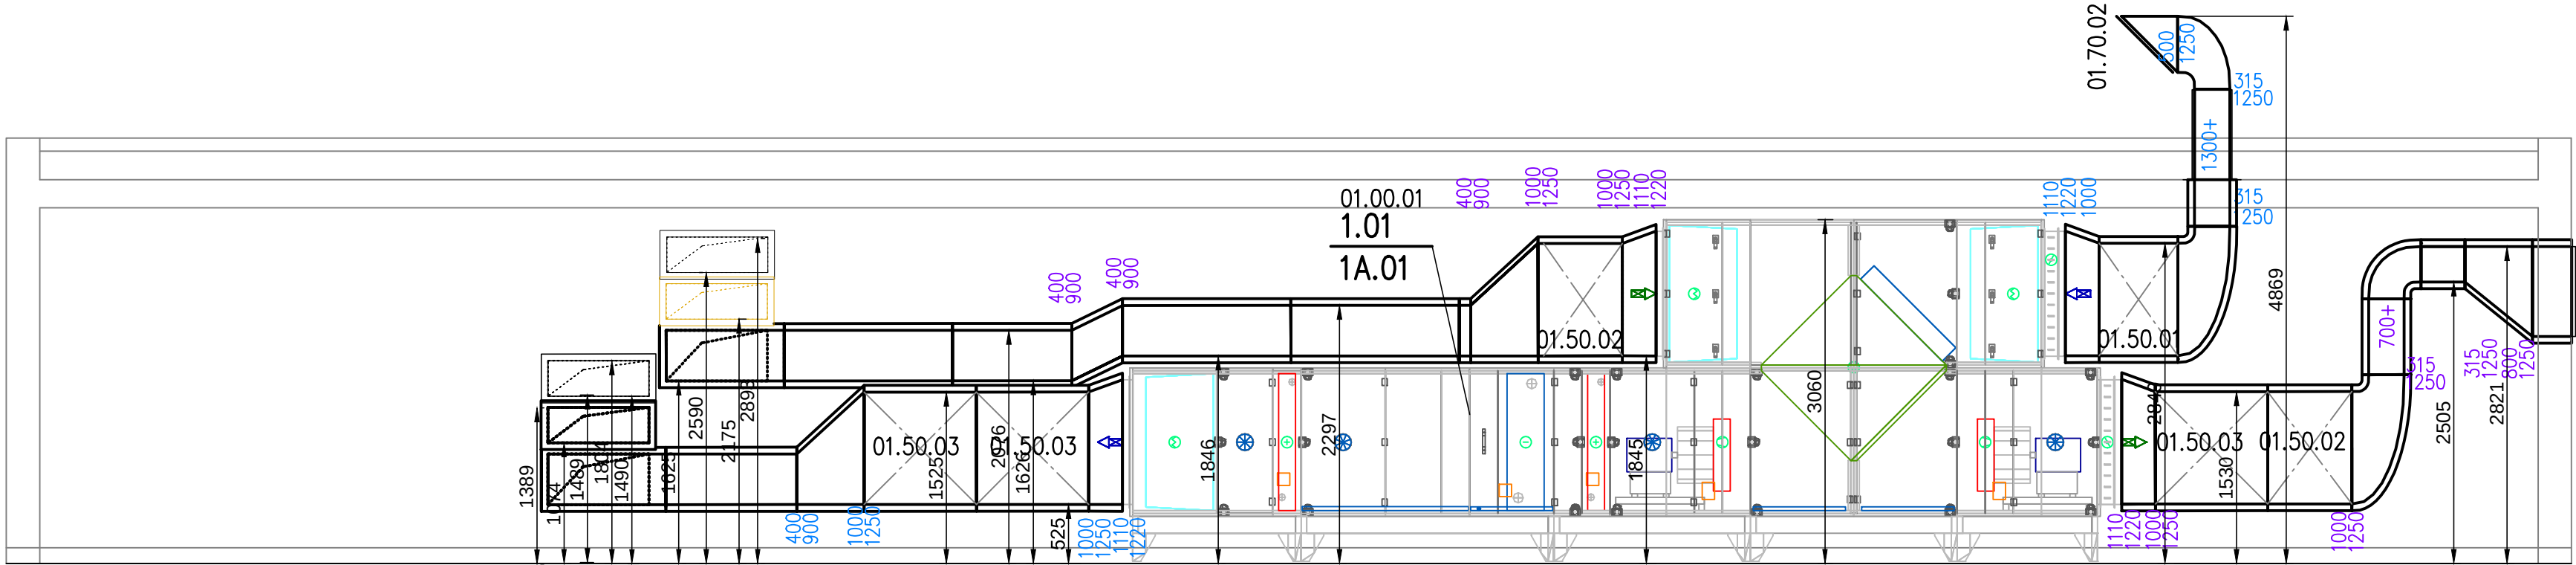


ŘEZ AHU 2-2

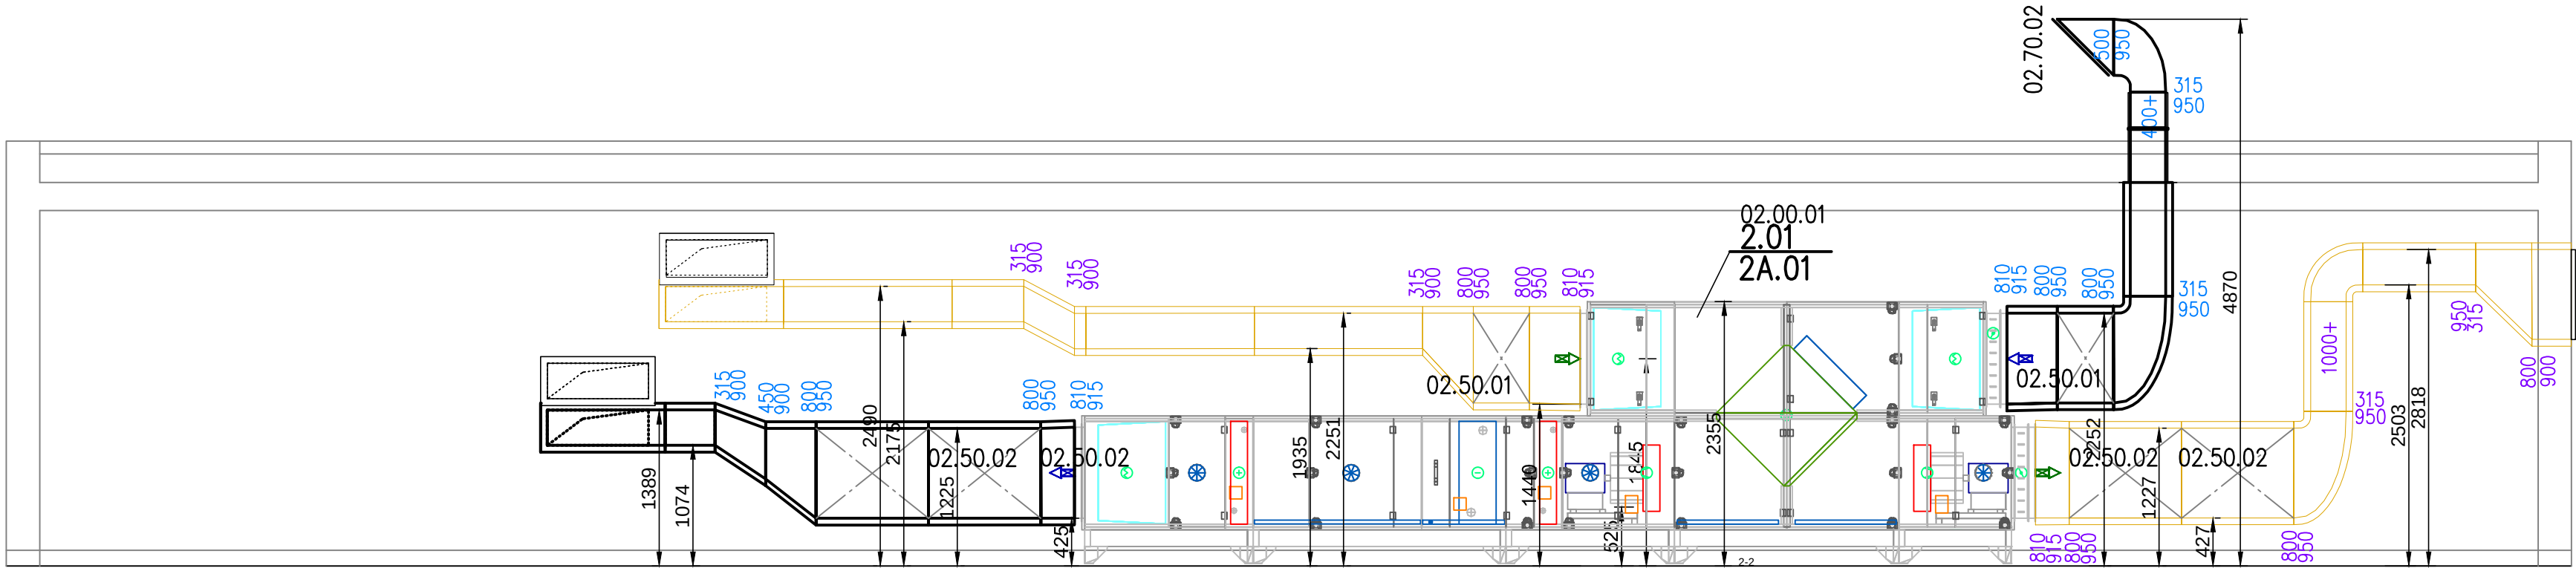

ŘEZ AHU 3-3

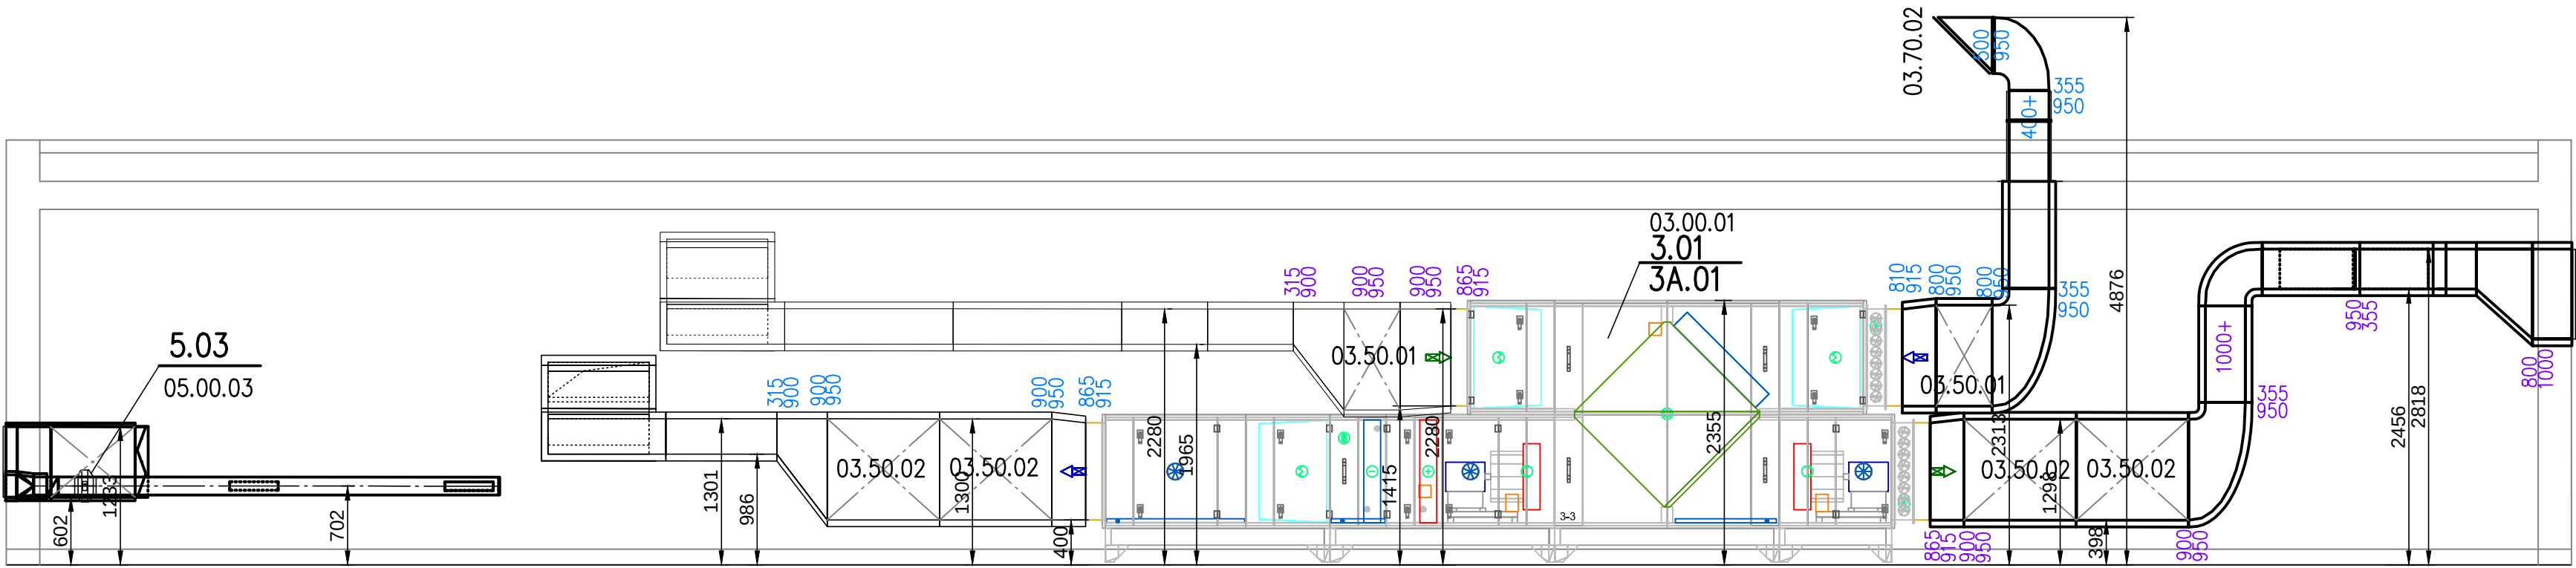

ŘEZ AHU 5-5

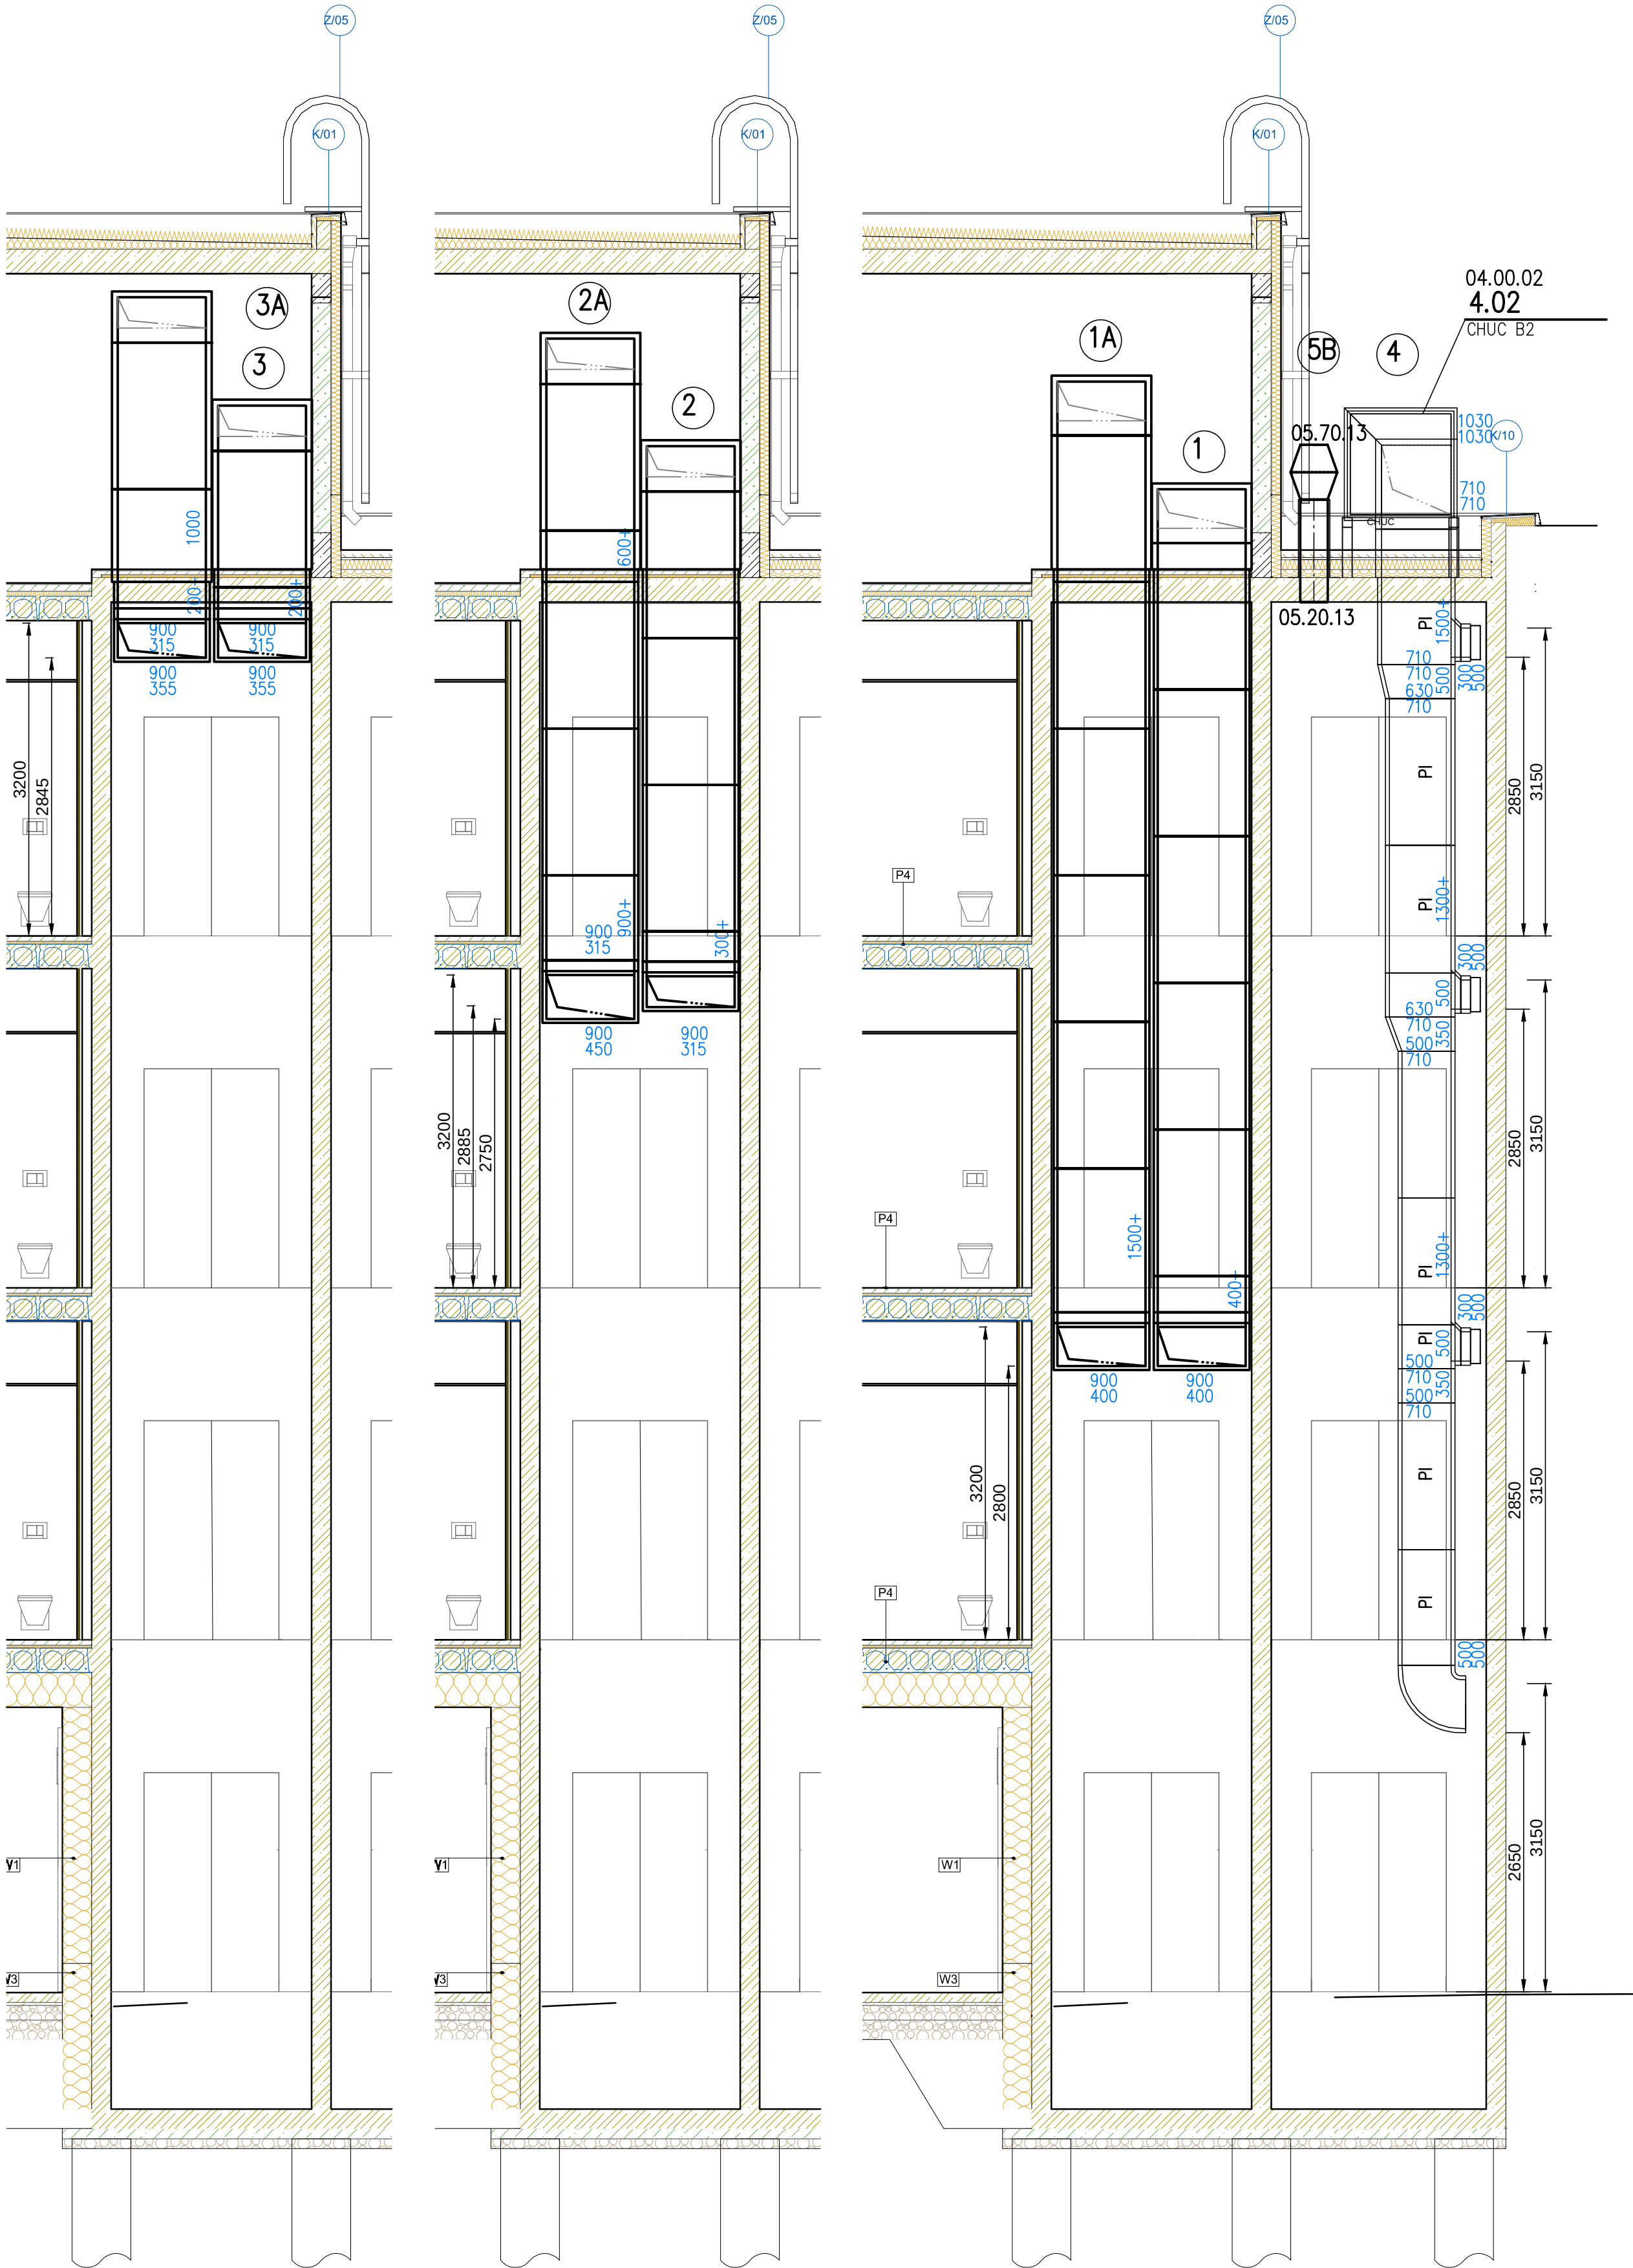

POZNÁMKY:
1) KOMPLETNÍ POTRUBÍ VE STROJOVNĚ VZDUCHOTECHNIKY JE OPATŘENO AKUSTICKOU IZOLACÍ MINERÁLNÍ VATA TL. 60MM (80KG)+AL POLEP
2) KOMPLETNÍ POTRUBÍ VE VERTIKÁLNÍ ŠACHTĚ JE OPATŘENO TEPELNOU IZOLACÍ MINERÁLNÍ VATA TL. 40MM(50KG)+AL POLEP
3) KOMPLETNÍ POTRUBÍ PŘÍVODU VZDUCHU V PODLAŽÍCH 2,3,4 JE OPATŘENO IZOLACÍ MINERÁLNÍ VATA TL. 20MM(50KG)+AL POLEP
4) DĚLENÍ TRUB, POKUD NENÍ UVEDENO JINAK U ČTYŘHRANNÉHO POTRUBÍ DĚLKA 1,5M, U KRUHOVÉHO SPIRO POTRUBÍ 3M
5) TRIDA TĚSNOSTI ČTYŘHRANNÉHO POTRUBÍ "B", KRUHOVÉ POTRUBÍ SPIRO S BRITOVÝM TĚSNĚNÍM TRIDA TĚSNOSTI "C"
6) PRO MOŽNOST ČISTĚNÍ ZHOTOVENY REVIZNÍ OTVORY V ROVNÝCH ÚSECÍCH PO 3M.
7) VŠE JEDNOTKY OSAZENY NA PODLAŽE NA ANTIUVIBRAČNÍCH RÝHOVANÝCH PODLAŽKÁCH DLE STN 622225
8) K POŽÁRNÍM KLÁPKÁM A REGULAČNÍM PRVKŮM NAD PODHLEDEM MUSÍ BYT ZAJIŠTEN PŘÍSTUP A MOŽNOST REVIZE

INVESTOR: Fakultní nemocnice Olomouc, I. P. Pavlova 185/6, 779 00 Olomouc		AUTORIZAČNÍ RAZÍTKO:	
ANEXE: FN OLOMOUC - Přístavba objektu "P" pro ambulance a stacionář HOK na pozemcích p.č. 705/8, 171/2, 707/5, 711/1, 711/6, 711/7, 711/2, 702/1, 1444, 759, 6132 k.ú. Nová Ulice			
STUPEŇ: DOKUMENTACE PROVEDENÍ STAVBY			
ČÁST DOKUMENTACE: D.1.4.C ZAŘÍZENÍ VZDUCHOTECHNIKY		GENERÁLNÍ PROJEKTANT: Adam Rujbr Architects Střelkova 22, 612 00 Brno - Královovo Pole Tel.: +420 226 9381, Fax: +420 226 937, GSM: 603 283 041 Havlíkova 19, 150 00 Praha 5 Tel.: +420 251 333 333, GSM: 603 799 403	
ODPOVĚDNÝ PROJEKTANT: Ing. Josef Hejbl		ODPOVĚDNÝ PROJEKTANT: Ing. arch. ADAM RUJBR	
PROJEKTANT: Ing. Marek Nos		ARCHITEKT: Ing. arch. ADAM RUJBR	
VYPRACOVÁVÁ: Ing. Marek Nos		HP: Ing. MICHAL ŠURKA	
KONTROLOVÁVÁ: Ing. MICHAL ŠURKA			
OBSAH VÝKRESU:		Č. ZÁKADY: DATUM: 06/2018	
ŠACHTY A ŘEZY		MĚŘÍTKO: 1:50	
		Č. VÝKRESU: 2.6	
		SADA:	