



ZALOŽENÍ SUTERÉNU

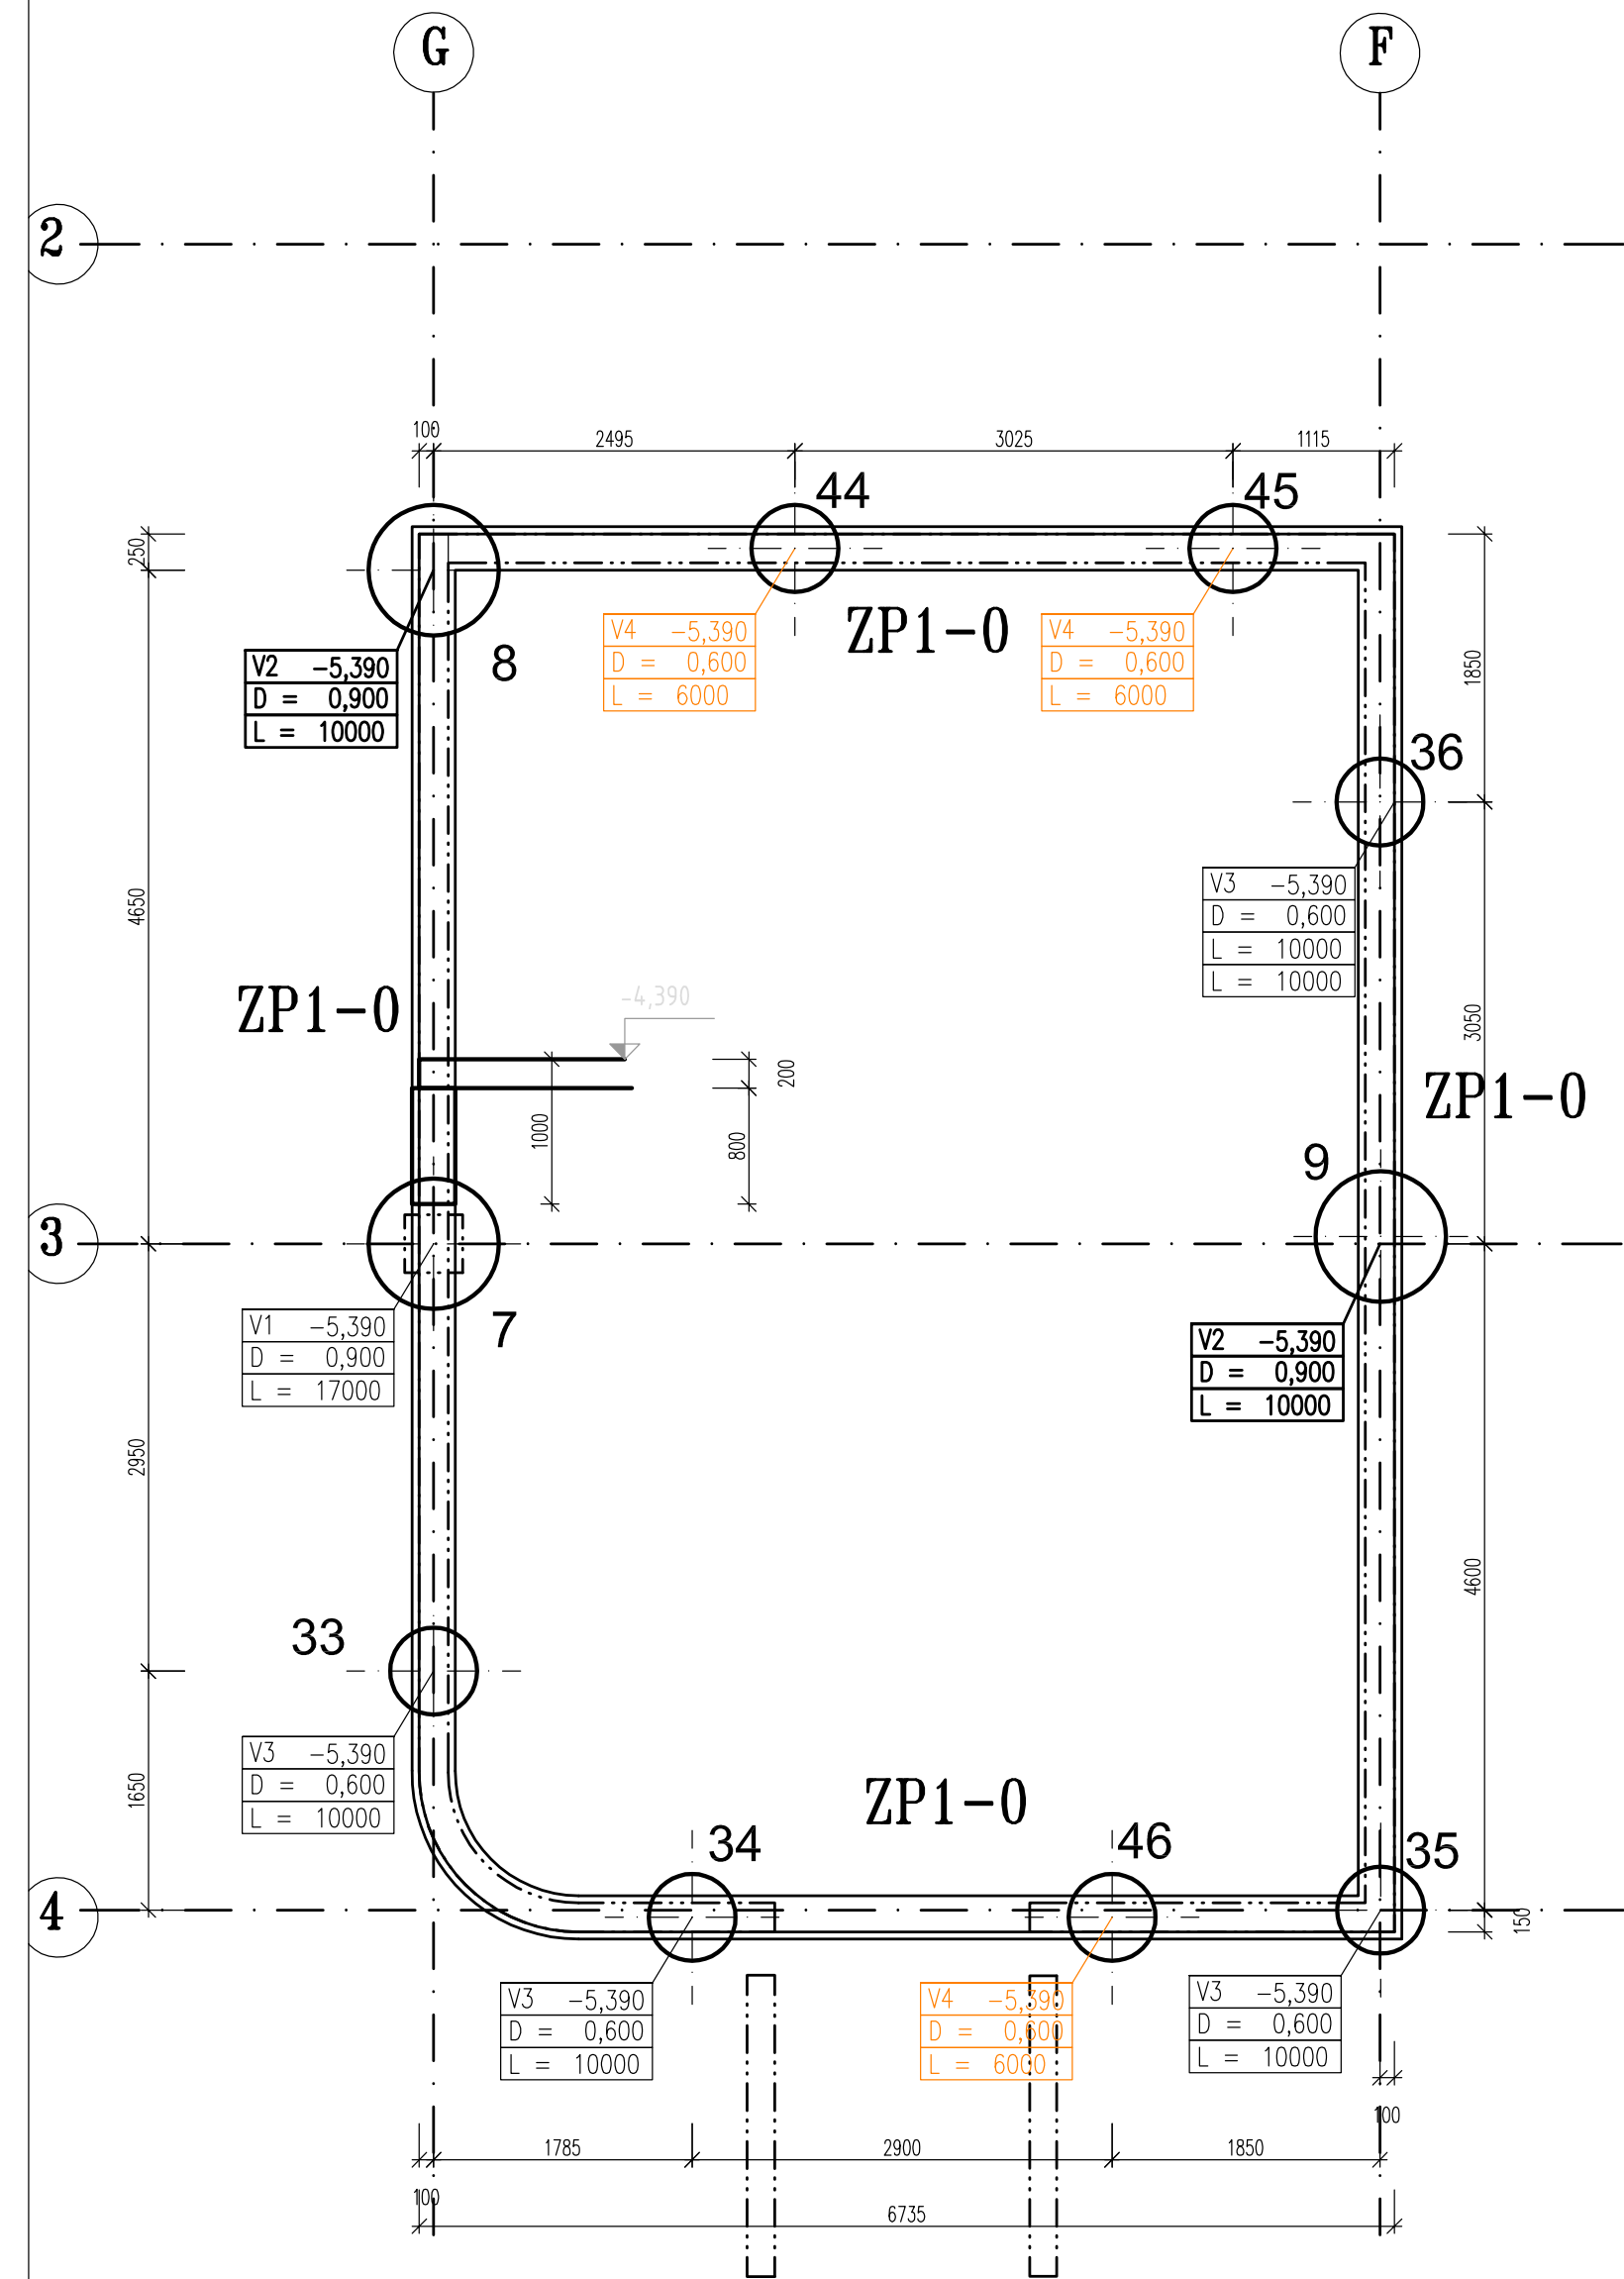


ŘEZ CHRÁNIČKOU POTRUBNÍ POŠTY – 45,0 BM

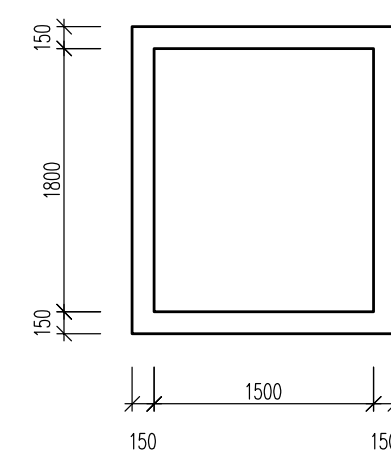

TVAR HLAVICE H1 – 11 KS TVAR HLAVICE H2 – 6 KS


PRŮČNÝ ŘEZ

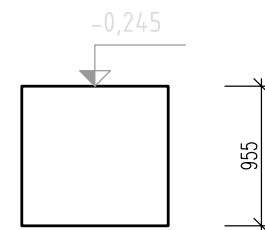



PŮDORYS



PRŮČNÝ ŘEZ

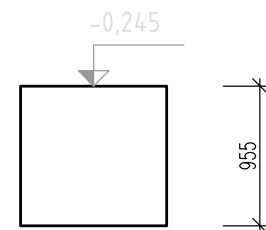


PŮDORYS

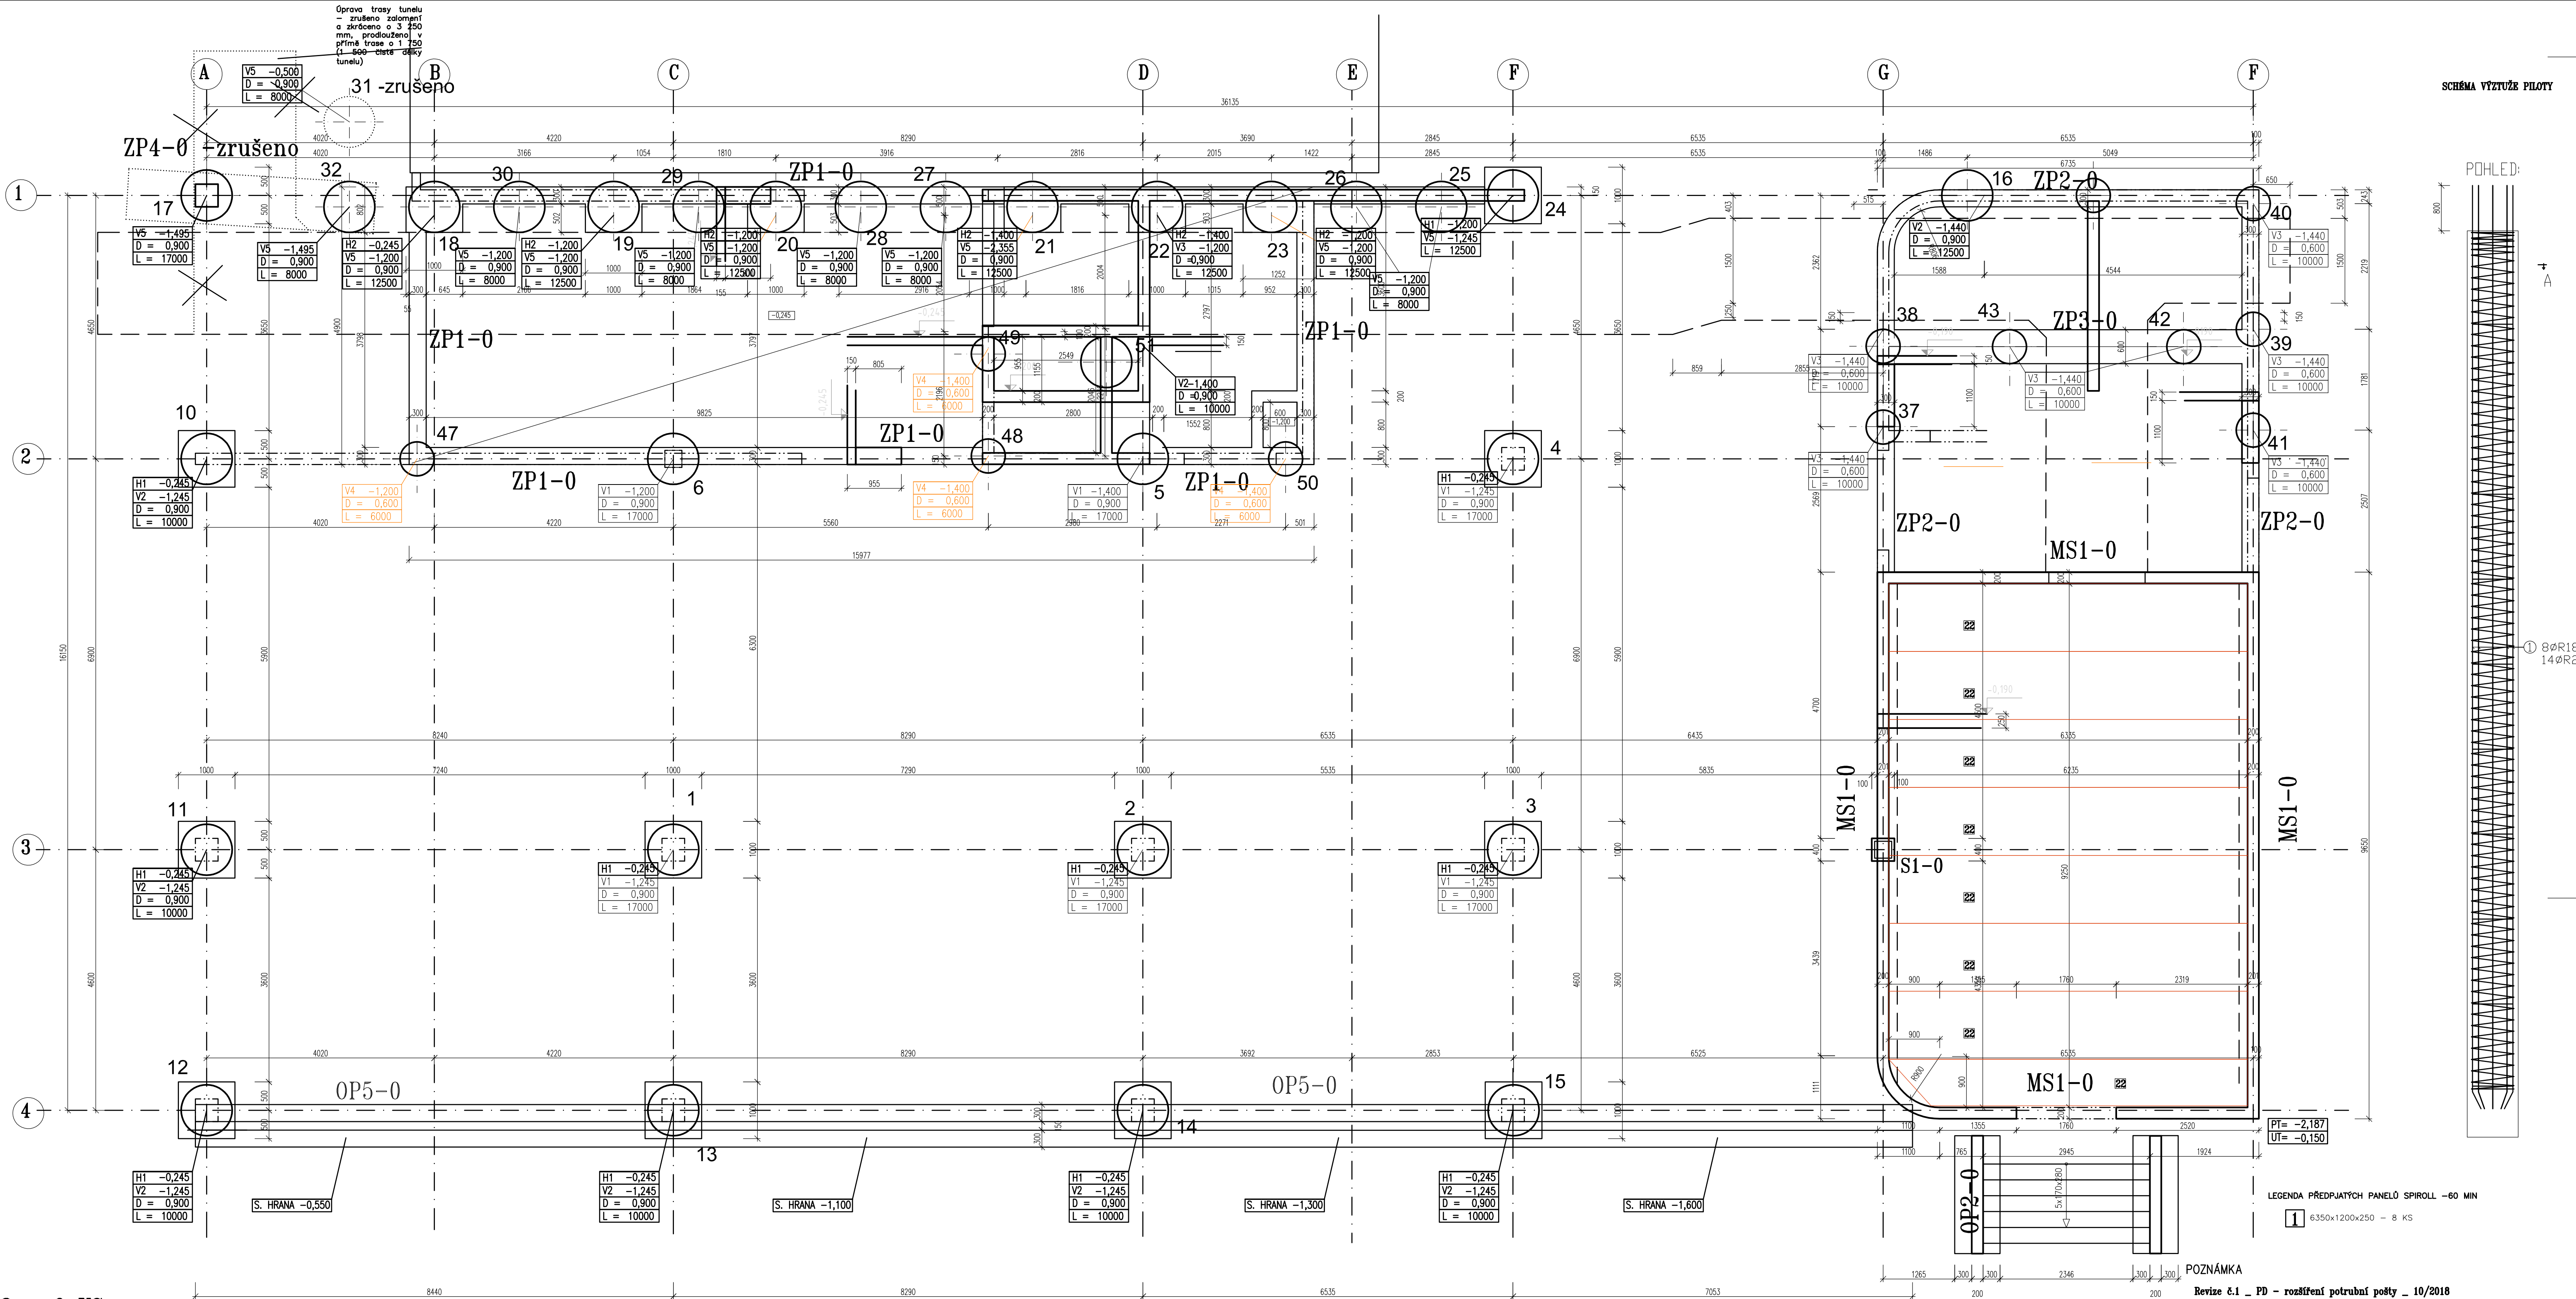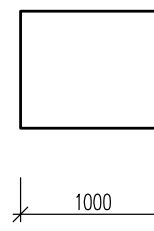

SCHEMA VÝZTUŽE PILOTY

POHLED:

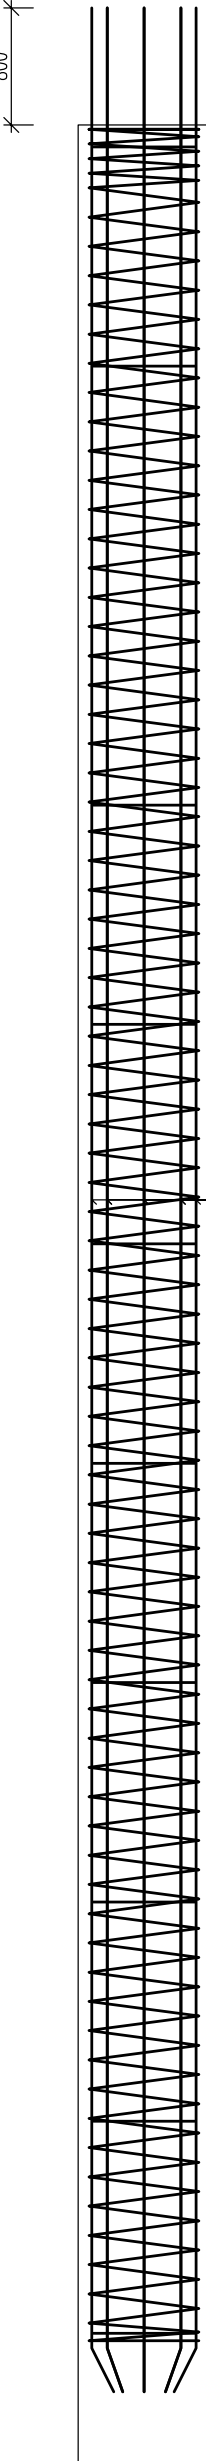

LEGENDA PŘEDPŮTÝCH PANELOV SPIROLL – 60 MIN

1 6.350x1.200x250 – 8 KS

POZNÁMKA

Revize 6.1 – PD – rozšíření potrubní pošty – 10/2018

TATO DOKUMENTACE JE ZPRACOVÁNA V ROZSAHU DANÉ VÝHLÁŠKOU Č. 499/2006 SB.
PŘED ZAHÁJENÍM STAVBY JE NUTNO ZHOTOVIT DOKUMENTACI ZAJIŠŤOVANOU ZHOTOVITELEM STAVBY DLE ZÁKONA Č. 183/2006 SB. A PROVÁDĚCÍ VÝHLÁŠKY Č. 499/2006 SB.
ODSTÁVNÍ PRVKY PRO VYNESENÍ HORNÍ VÝZTUŽE DLE ZYKLOSTI ZHOTOVITELÉ NEJSOU VYKÁZÁNY!!!

BETON: C30/37XC2

OCEL: 10506 (R), KARI, S235

INVESTOR: Fakultní nemocnice Olomouc, I. P. Pavlova 185/6, 779 00 Olomouc
AKCE: Revize 6.1 – PD – rozšíření potrubní pošty – 10/2018
FN OLMOUC – Přístavba objektu P pro ambulanci a stacionář FNK
na pozemcích p.č. 706/8, 171/2, 707/5, 711/1, 711/6, 711/7, 711/2, 711/3, 702/1, 1444, 759, 613/2, k.ú. Nová Ulice

STUPEŇ: DOKUMENTACE PRO PROVEDENÍ STAVBY
ČÁST DOKUMENTACE: D.1.2 STAVEBNÍ KONSTRUKČNÍ ŘEŠENÍ
GENERÁLNÍ PROJEKTANT: Adam Rujbr Architects
Sídlo: 22, 612 00 Brno – Křovice Pohoř
Tel: 542 216 938, Fax: 542 216 937, E-mail: 603 263 041
Hodba: 603 263 041, 150 00 Praha 5
Tel: 251 511 333, GSM: 603 790 403

OPROVEDNÝ PROJEKTANT: ING. FRANTIŠEK BALCÁREK
PROJEKTANT: ING. FRANTIŠEK BALCÁREK
VYPRACOVAL: ING. FRANTIŠEK BALCÁREK
KONTROLOVAL: ING. FRANTIŠEK BALCÁREK
OBSAH VÝKRESU: C. ZAKÁZKY: 05/2018
MĚŘÍTKO: 1:50
C. VÝKRESU: 02

OPROVEDNÝ PROJEKTANT: Ing. arch. ADAM RUJBR
ARCHITEKT: Ing. arch. ADAM RUJBR
HIP: Ing. MICHAL SURRA

OPROVEDNÝ PROJEKTANT: Ing. arch. ADAM RUJBR
ARCHITEKT: Ing. arch. ADAM RUJBR
HIP: Ing. MICHAL SURRA

OPROVEDNÝ PROJEKTANT: Ing. arch. ADAM RUJBR
ARCHITEKT: Ing. arch. ADAM RUJBR
HIP: Ing. MICHAL SURRA

OPROVEDNÝ PROJEKTANT: Ing. arch. ADAM RUJBR
ARCHITEKT: Ing. arch. ADAM RUJBR
HIP: Ing. MICHAL SURRA

OPROVEDNÝ PROJEKTANT: Ing. arch. ADAM RUJBR
ARCHITEKT: Ing. arch. ADAM RUJBR
HIP: Ing. MICHAL SURRA

OPROVEDNÝ PROJEKTANT: Ing. arch. ADAM RUJBR
ARCHITEKT: Ing. arch. ADAM RUJBR
HIP: Ing. MICHAL SURRA

Revize 6.1 – PD – rozšíření potrubní pošty – 10/2018

OBSAH ZEMNÍCH PRACÍ JE SROVNATELNÝ S PŘEDCHOZÍM ŘEŠENÍM

VÝPIS PILOT

ČÍSLO PILOTY	PRŮMĚR PILOTY [mm]	DĚLKA PILOTY [m]	KS	VÝZTUŽ 10 505	TYP ARMOKOŠE	DĚLKA ARMOKOŠE [m]
1 – 7,17	900	17,0	8	8øR18	V1	16,0
8 – 16,51	900	10,00 – 12,500	10	8øR18	V2	10,0
18–24	900	12,500	7	10øR28	V5	8,0
24–30,31	900	8,000	8	10øR28	V5	8,0
32–43	600	10,000	12	8øR18	V3	10,0
44–50	900	8,000	7	8øR18	V4	6,000

VÝKRES OCELI 10506(R) – PILOTY – 24 450 KG