


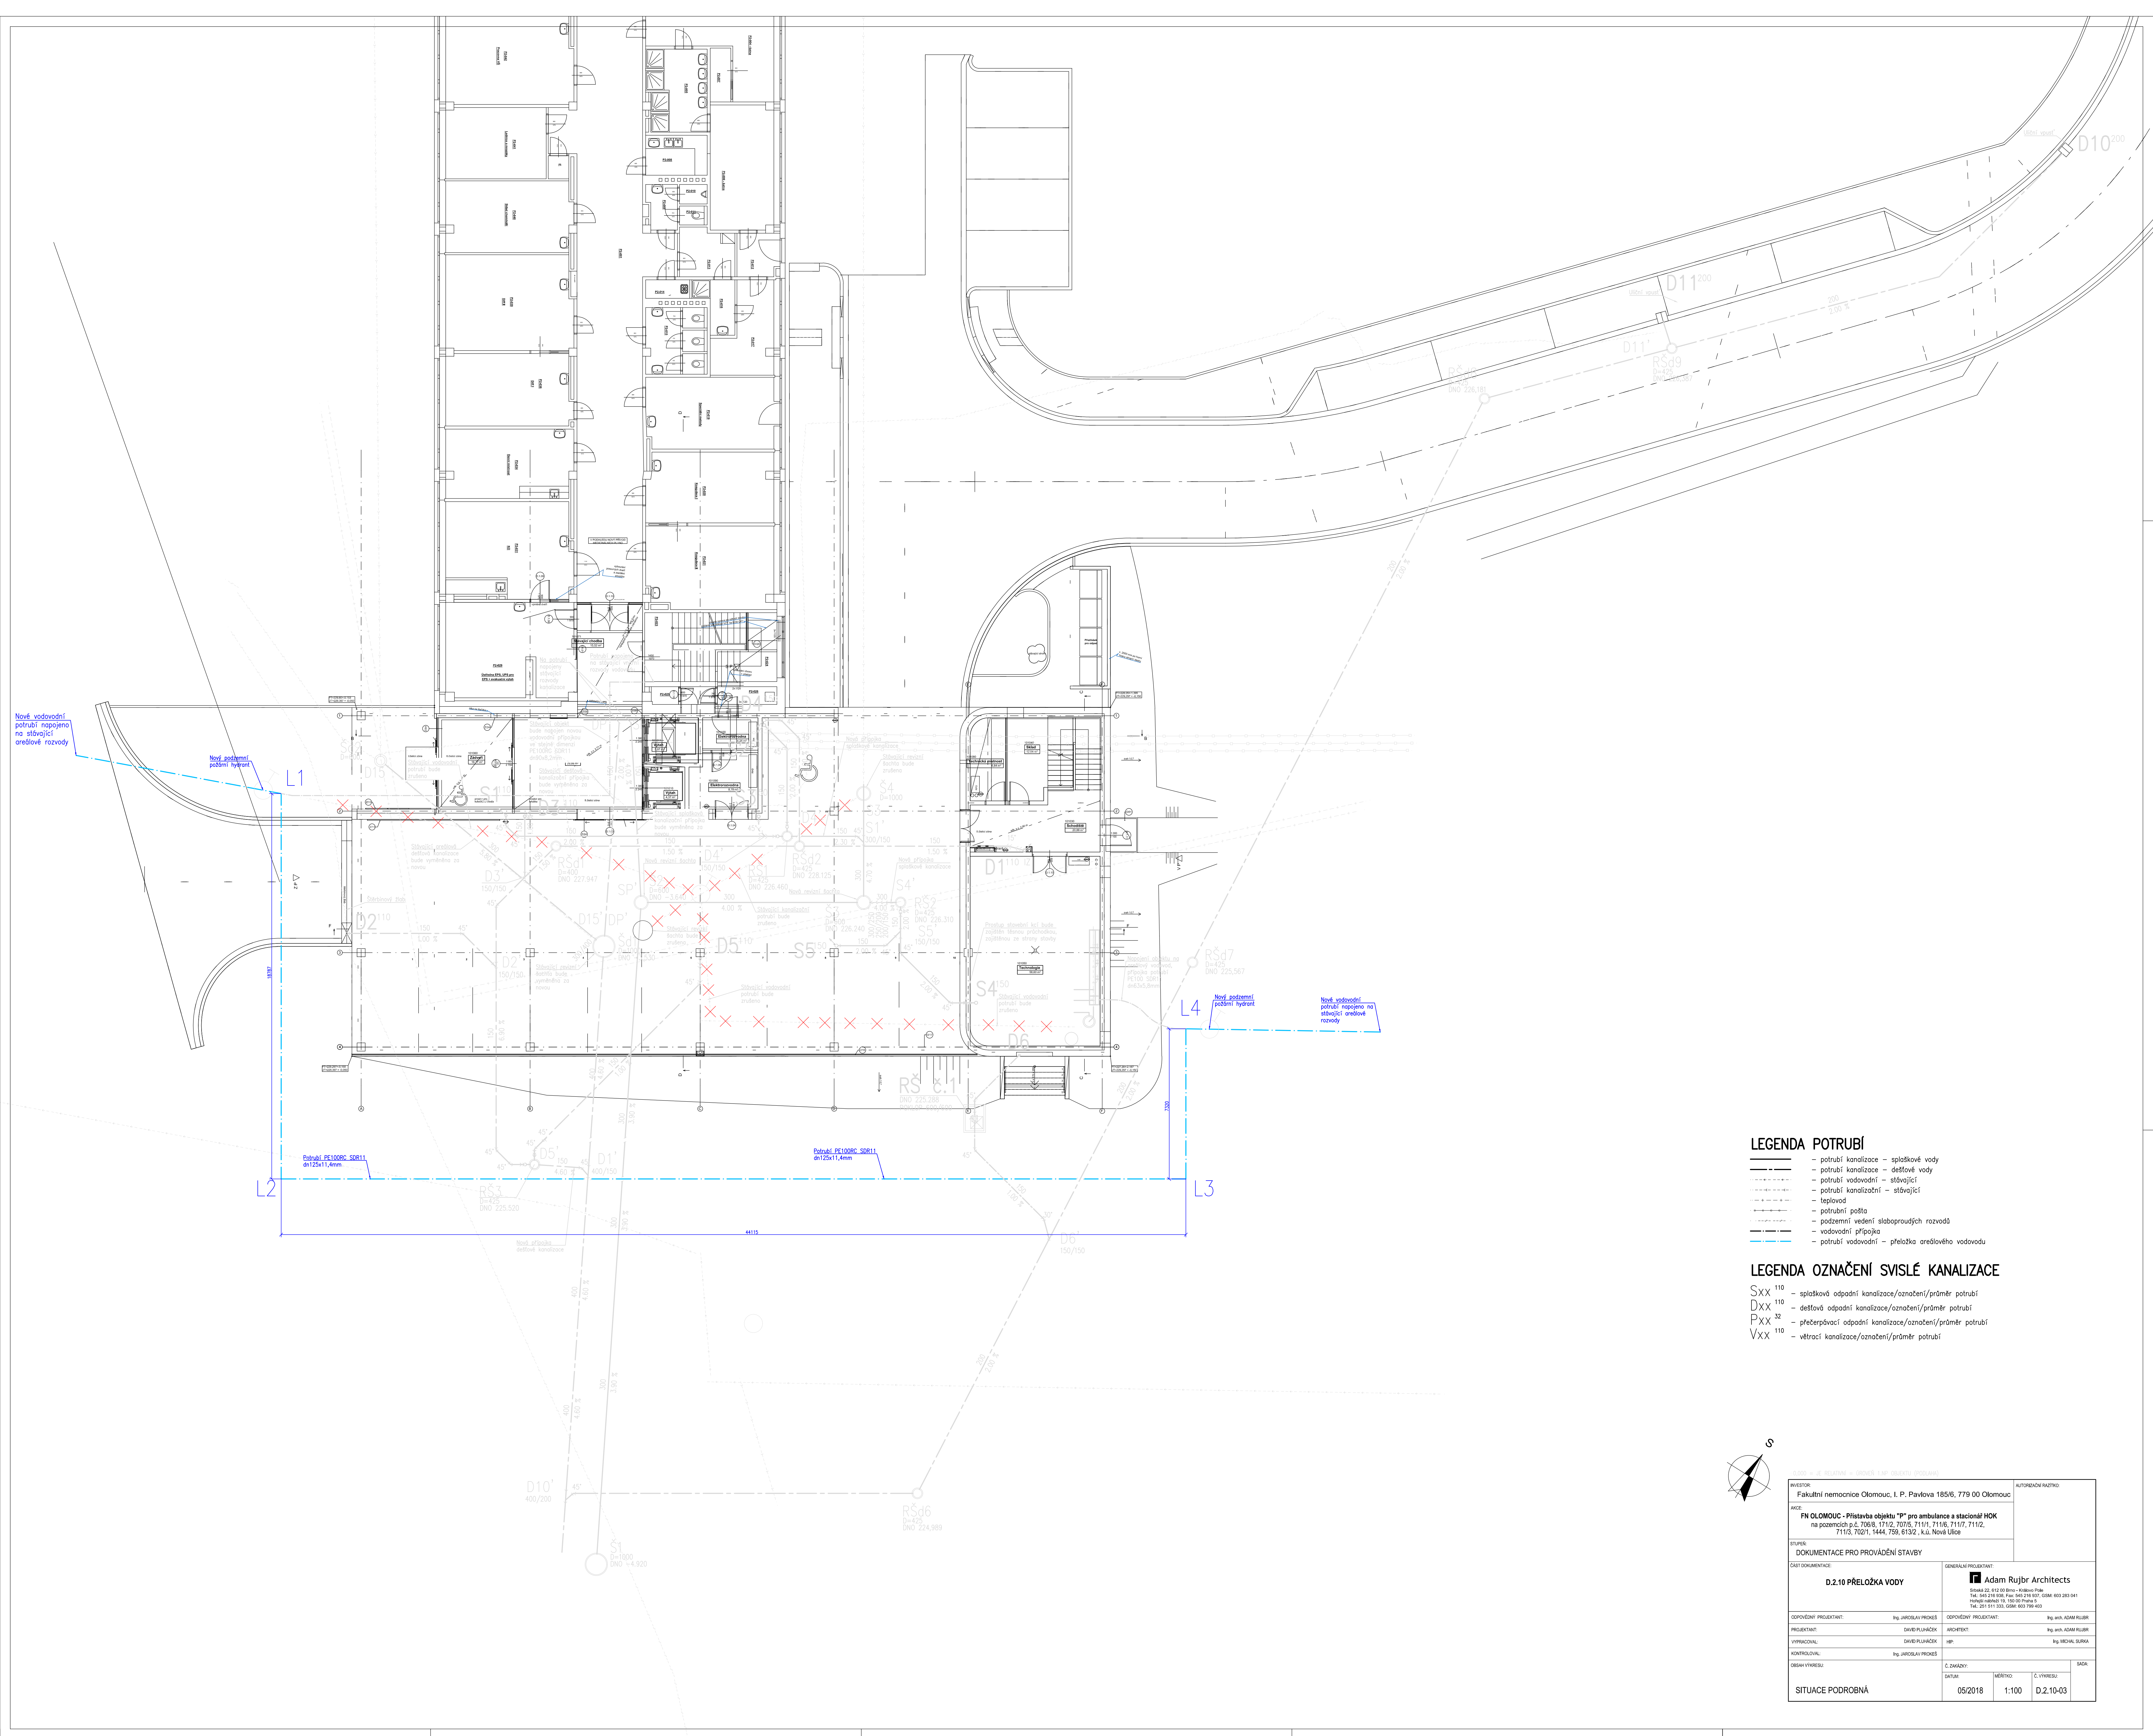

- LEGENDA POTRUBÍ**
- potrubí kanalizace – splškové vody
 - potrubí kanalizace – dešlové vody
 - potrubí vodovodní – stávající
 - potrubí kanalizační – stávající
 - teplovod
 - potrubní potta
 - podzemní vedení slaboproudých rozvodů
 - vodovodní přípojka
 - potrubí vodovodní – přelozka orošlového vodovodu
- LEGENDA OZNAČENÍ SVISLÉ KANALIZACE**
- Sxx¹¹⁰ – splšková odpadní kanalizace/označení/práměr potrubí
 - Dxx¹¹⁰ – dešlová odpadní kanalizace/označení/práměr potrubí
 - Pxx¹² – přešerpnávací odpadní kanalizace/označení/práměr potrubí
 - Vxx¹¹⁰ – větrací kanalizace/označení/práměr potrubí

AUTOR: Fakultní nemocnice Olomouc, I. P. Pavlova 185/6, 779 00 Olomouc		AUTORIZOVÁNÍ RÁDNO:	
AKCE: FN OLMOUC - Přístavba objektu "P" pro ambulance a stacionář HKK na pozemcích p.č. 708/8, 711/2, 707/5, 711/1, 711/6, 711/7, 711/2, 711/5, 702/1, 1444, 708, 613/2, k.ú. Nová Ulice			
STUPEŇ: DOKUMENTACE PRO PROVÁDĚNÍ STAVBY			
ČAST DOKUMENTACE: D.2.10 PŘELOŽKA VODY		GENERÁLNÍ PROJEKTANT: Adam Rujbr Architects Sokolá 22, 612 03 Brno - Křibova Páň Tel: 542 235 538, Fax: 542 235 537, E-mail: 603 283 041 Výhled: 1444, 708, 613/2, k.ú. Nová Ulice	
OPOVOĚDĚNÍ PROJEKTANT: Ing. JAROSLAV PROKŠ		OPOVOĚDĚNÍ PROJEKTANT: Ing. Mgr. ADAM RUIBR	
PROJEKTANT: DAVID FLAŘÁČEK		ARCHITEKT: Ing. Mgr. ADAM RUIBR	
VÝPRACOVATEL: DAVID FLAŘÁČEK		HP: Ing. MICHAL BURDA	
KONTROLOVATEL: Ing. JAROSLAV PROKŠ			
OBRAZ VÝKRESU:		Č. DOKUMENTU: D.2.10-03	
SITUACE PODROBNÁ		MĚŘÍTKO: 1:100	
		D.2.10-03	