


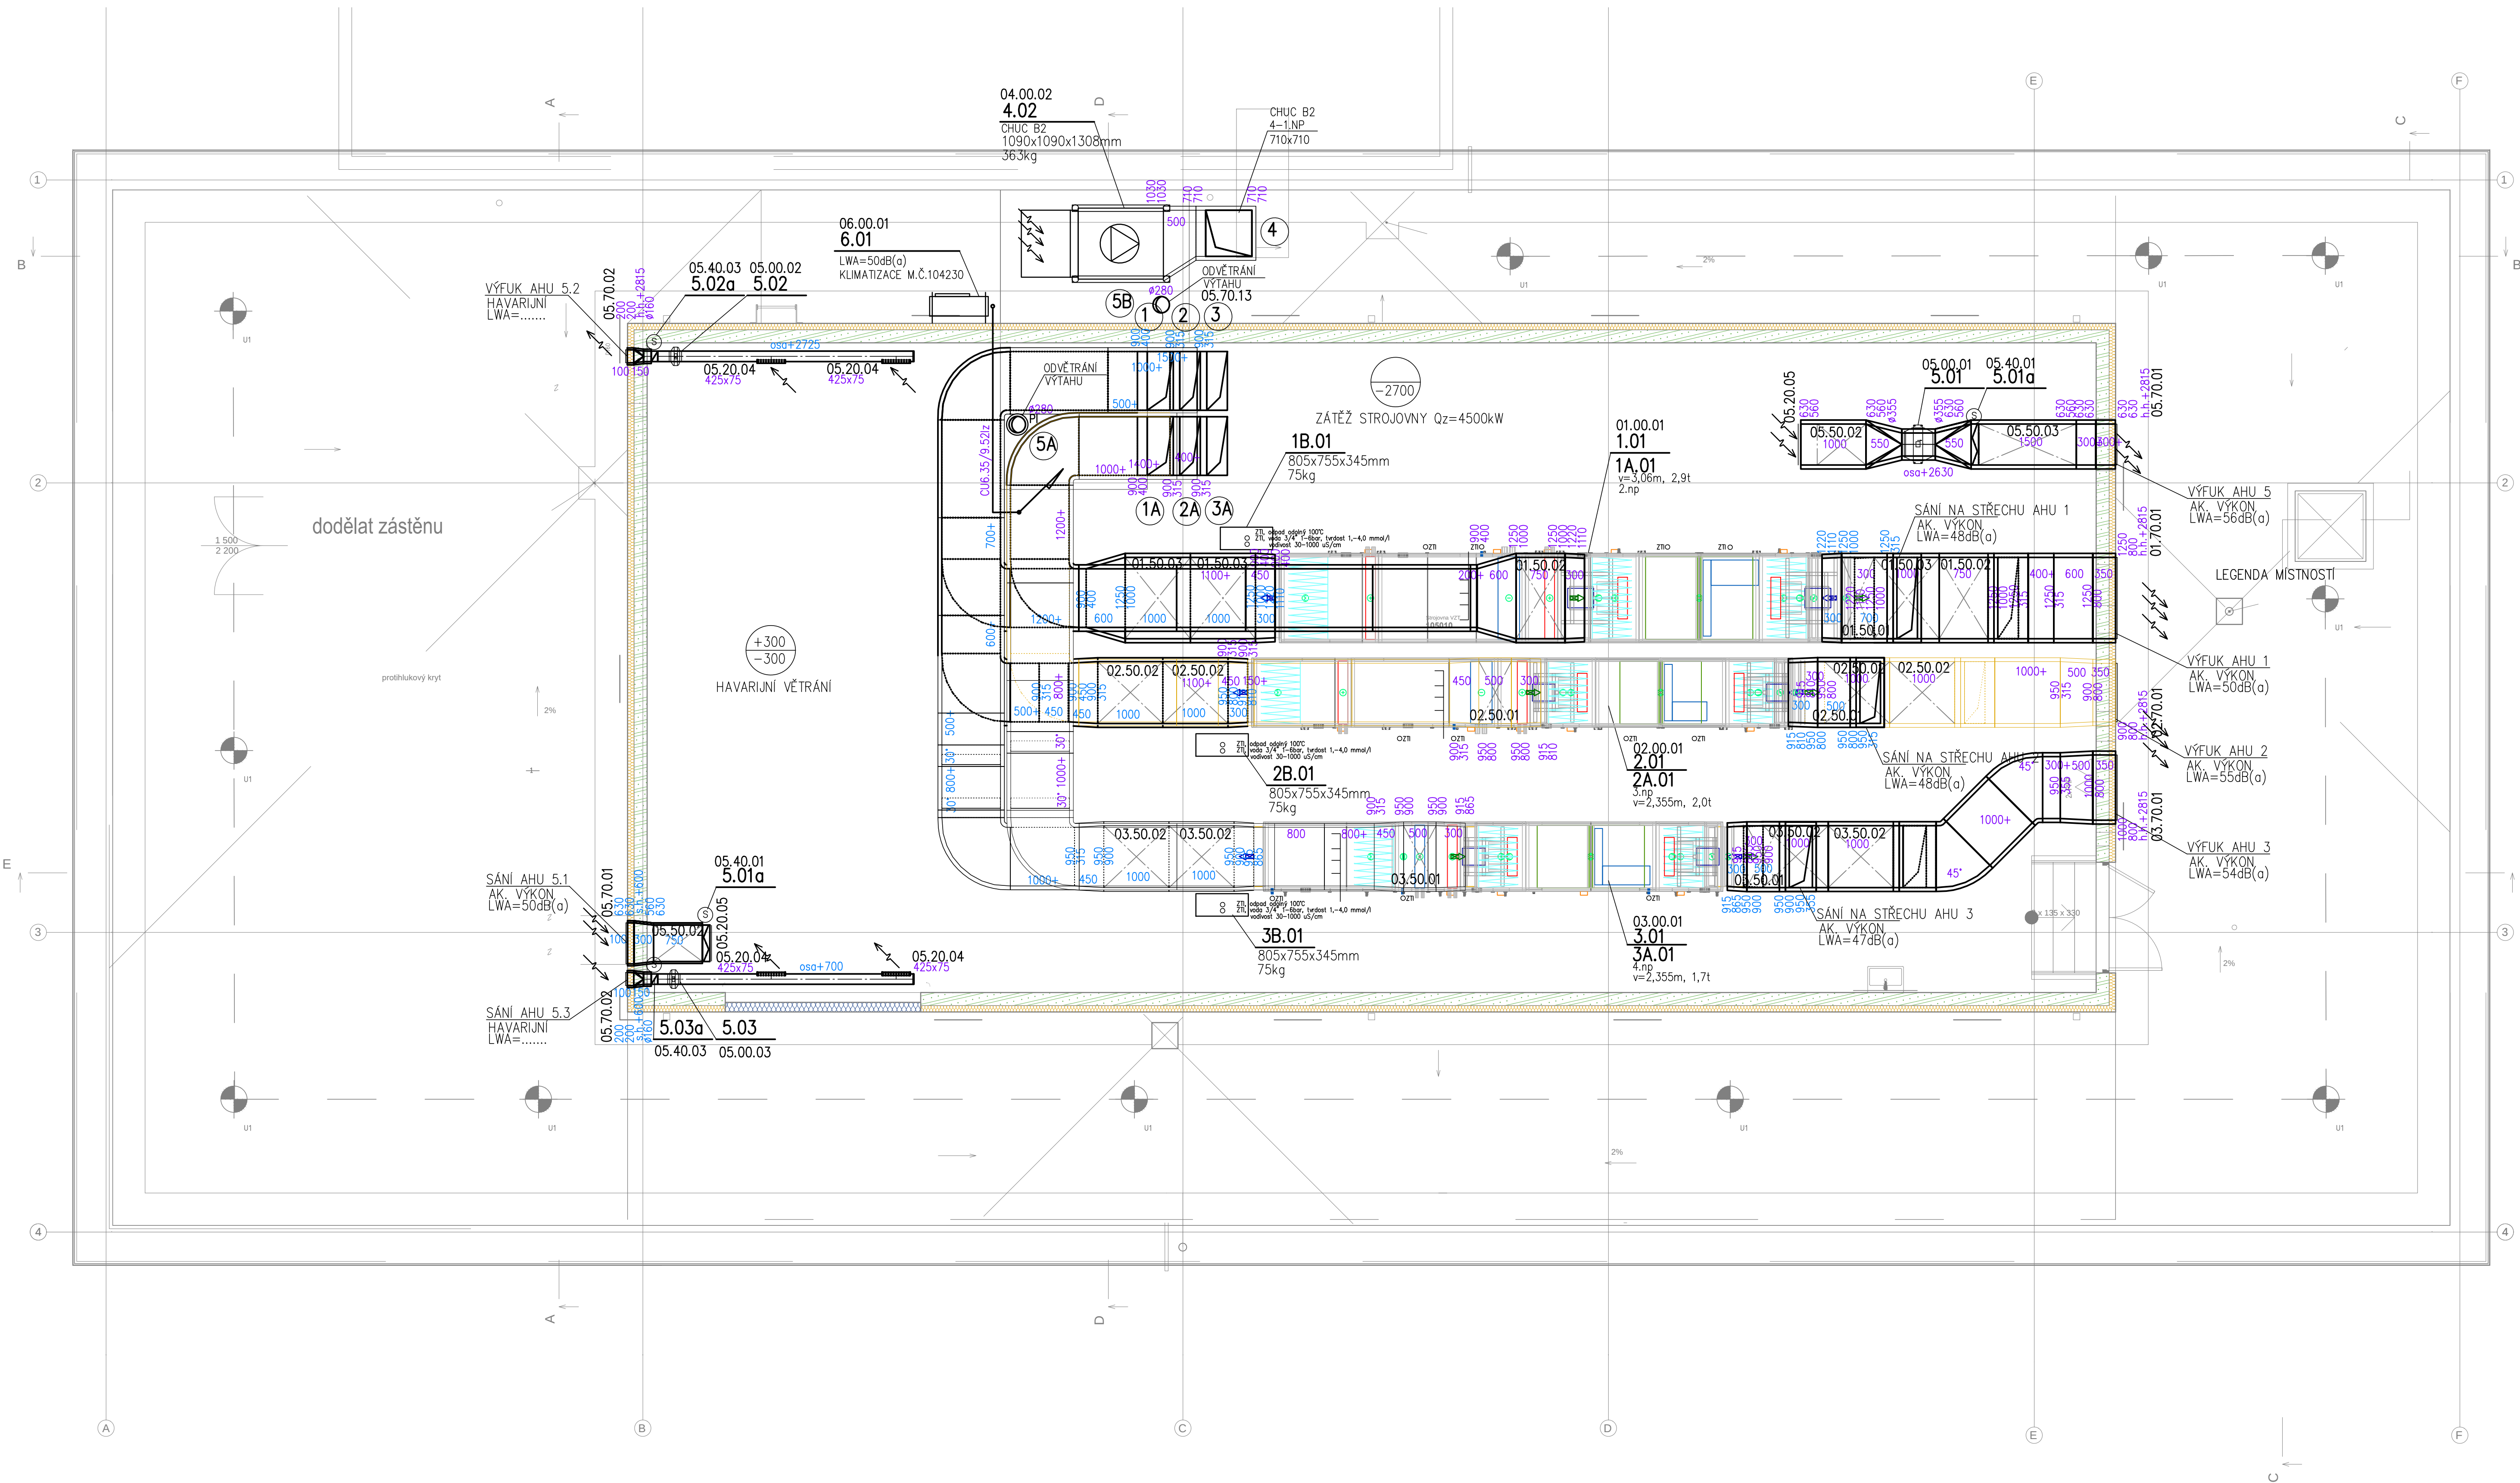

LEGENDA MÍSTNOSTÍ

Tabulka místností strojovna			
Č.	Název místnosti	Plocha (m2)	Povrch stěn
105010	Strojovna VZT	221,82	Keramická dlažba velkoformátová (P6)
		221,82 m²	Malba bílá

POZNÁMKY:

- 1) KOMPLETNÍ POTRUBÍ VE STROJOVNĚ VZDUCHOTECHNIKY JE OPATŘENO AKUSTICKOU IZOLACÍ MINERÁLNÍ VATA TL. 60MM (80KG)+AL POLEP
- 2) KOMPLETNÍ POTRUBÍ VE VERTIKÁLNÍ ŠACHTĚ JE OPATŘENO TEPELNOU IZOLACÍ MINERÁLNÍ VATA TL. 40MM(50KG)+AL POLEP
- 3) KOMPLETNÍ POTRUBÍ PŘÍVODU VZDUCHU V PODLAŽÍCH 2,3,4 JE OPATŘENO IZOLACÍ MINERÁLNÍ VATA TL. 20MM(50KG)+AL POLEP
- 4) DĚLENÍ TRUB. POKUD NENÍ UVEDENO JINAK U ČTYŘHRANNÉHO POTRUBÍ DELKA 1,5M, U KRUHOVÉHO SPIRO POTRUBÍ 3M
- 5) TRIDA TĚSNOSTI ČTYŘHRANNÉHO POTRUBÍ "B", KRUHOVÉ POTRUBÍ SPIRO S BRITOVÝM TĚSNĚNÍM TRIDA TĚSNOSTI "C"
- 6) PRO MOŽNOST ČIŠTĚNÍ ZHOTOVENY REVIZNÍ OTVORY V ROVNÝCH ÚSEČÍCH PO 3M.
- 7) VZT JEDNOTKY OSAZENY NA PODLAZE NA ANTIVIBRAČNÍCH RÝHOVANÝCH PODLOŽKÁCH DLE STN 622225
- 8) K POŽÁRNÍM Klapkám A REGULAČNÍM PRVKŮM NAD PODHLEDEM MUSÍ BÝT ZAJIŠTEN PŘÍSTUP A MOŽNOST REVIZE

INVESTOR: Fakultní nemocnice Olomouc, I. P. Pavlova 185/6, 779 00 Olomouc		AUTORIZAČNÍ RAZÍTKO:	
AKCE: FN OLOMOUC - Přístavba objektu "P" pro ambulance a stacionář HOK na pozemcích p.č. 706/8, 171/2, 707/5, 711/1, 711/6, 711/7, 711/2, 711/3, 702/1, 1444, 735/613/2 k.ú. Nová Ulice			
STUPEŇ: DOKUMENTACE PROVEDENÍ STAVBY			
ČÁST DOKUMENTACE:		GENERÁLNÍ PROJEKTANT: Adam Rujbr Architects Sídlná 22, 612 00 Brno - Královovo Pole Tel.: 545 216 938, Fax: 545 216 937, GSM: 603 283 041 Hrochův náhon 19, 150 00 Praha 5 Tel.: 251 511 333, GSM: 603 799 403	
ODPOVĚDNÝ PROJEKTANT: Ing. Josef Hejč		ODPOVĚDNÝ PROJEKTANT: Ing. arch. ADAM RUJBR	
PROJEKTANT: Ing. Marek Nos		ARCHITEKT: Ing. arch. ADAM RUJBR	
VYPRACOVAL: Ing. Marek Nos		HP: Ing. MICHAL SURKA	
KONTROLOVAL: Ing. MICHAL SURKA			
OBSAH VÝKRESU:		Č. ZAKÁZKY:	
Půdorys 5.NP		DATUM: 06/2018	
		MĚŘÍTKO: 1:50	
		Č. VÝKRESU: 2.5	
		SADA:	