


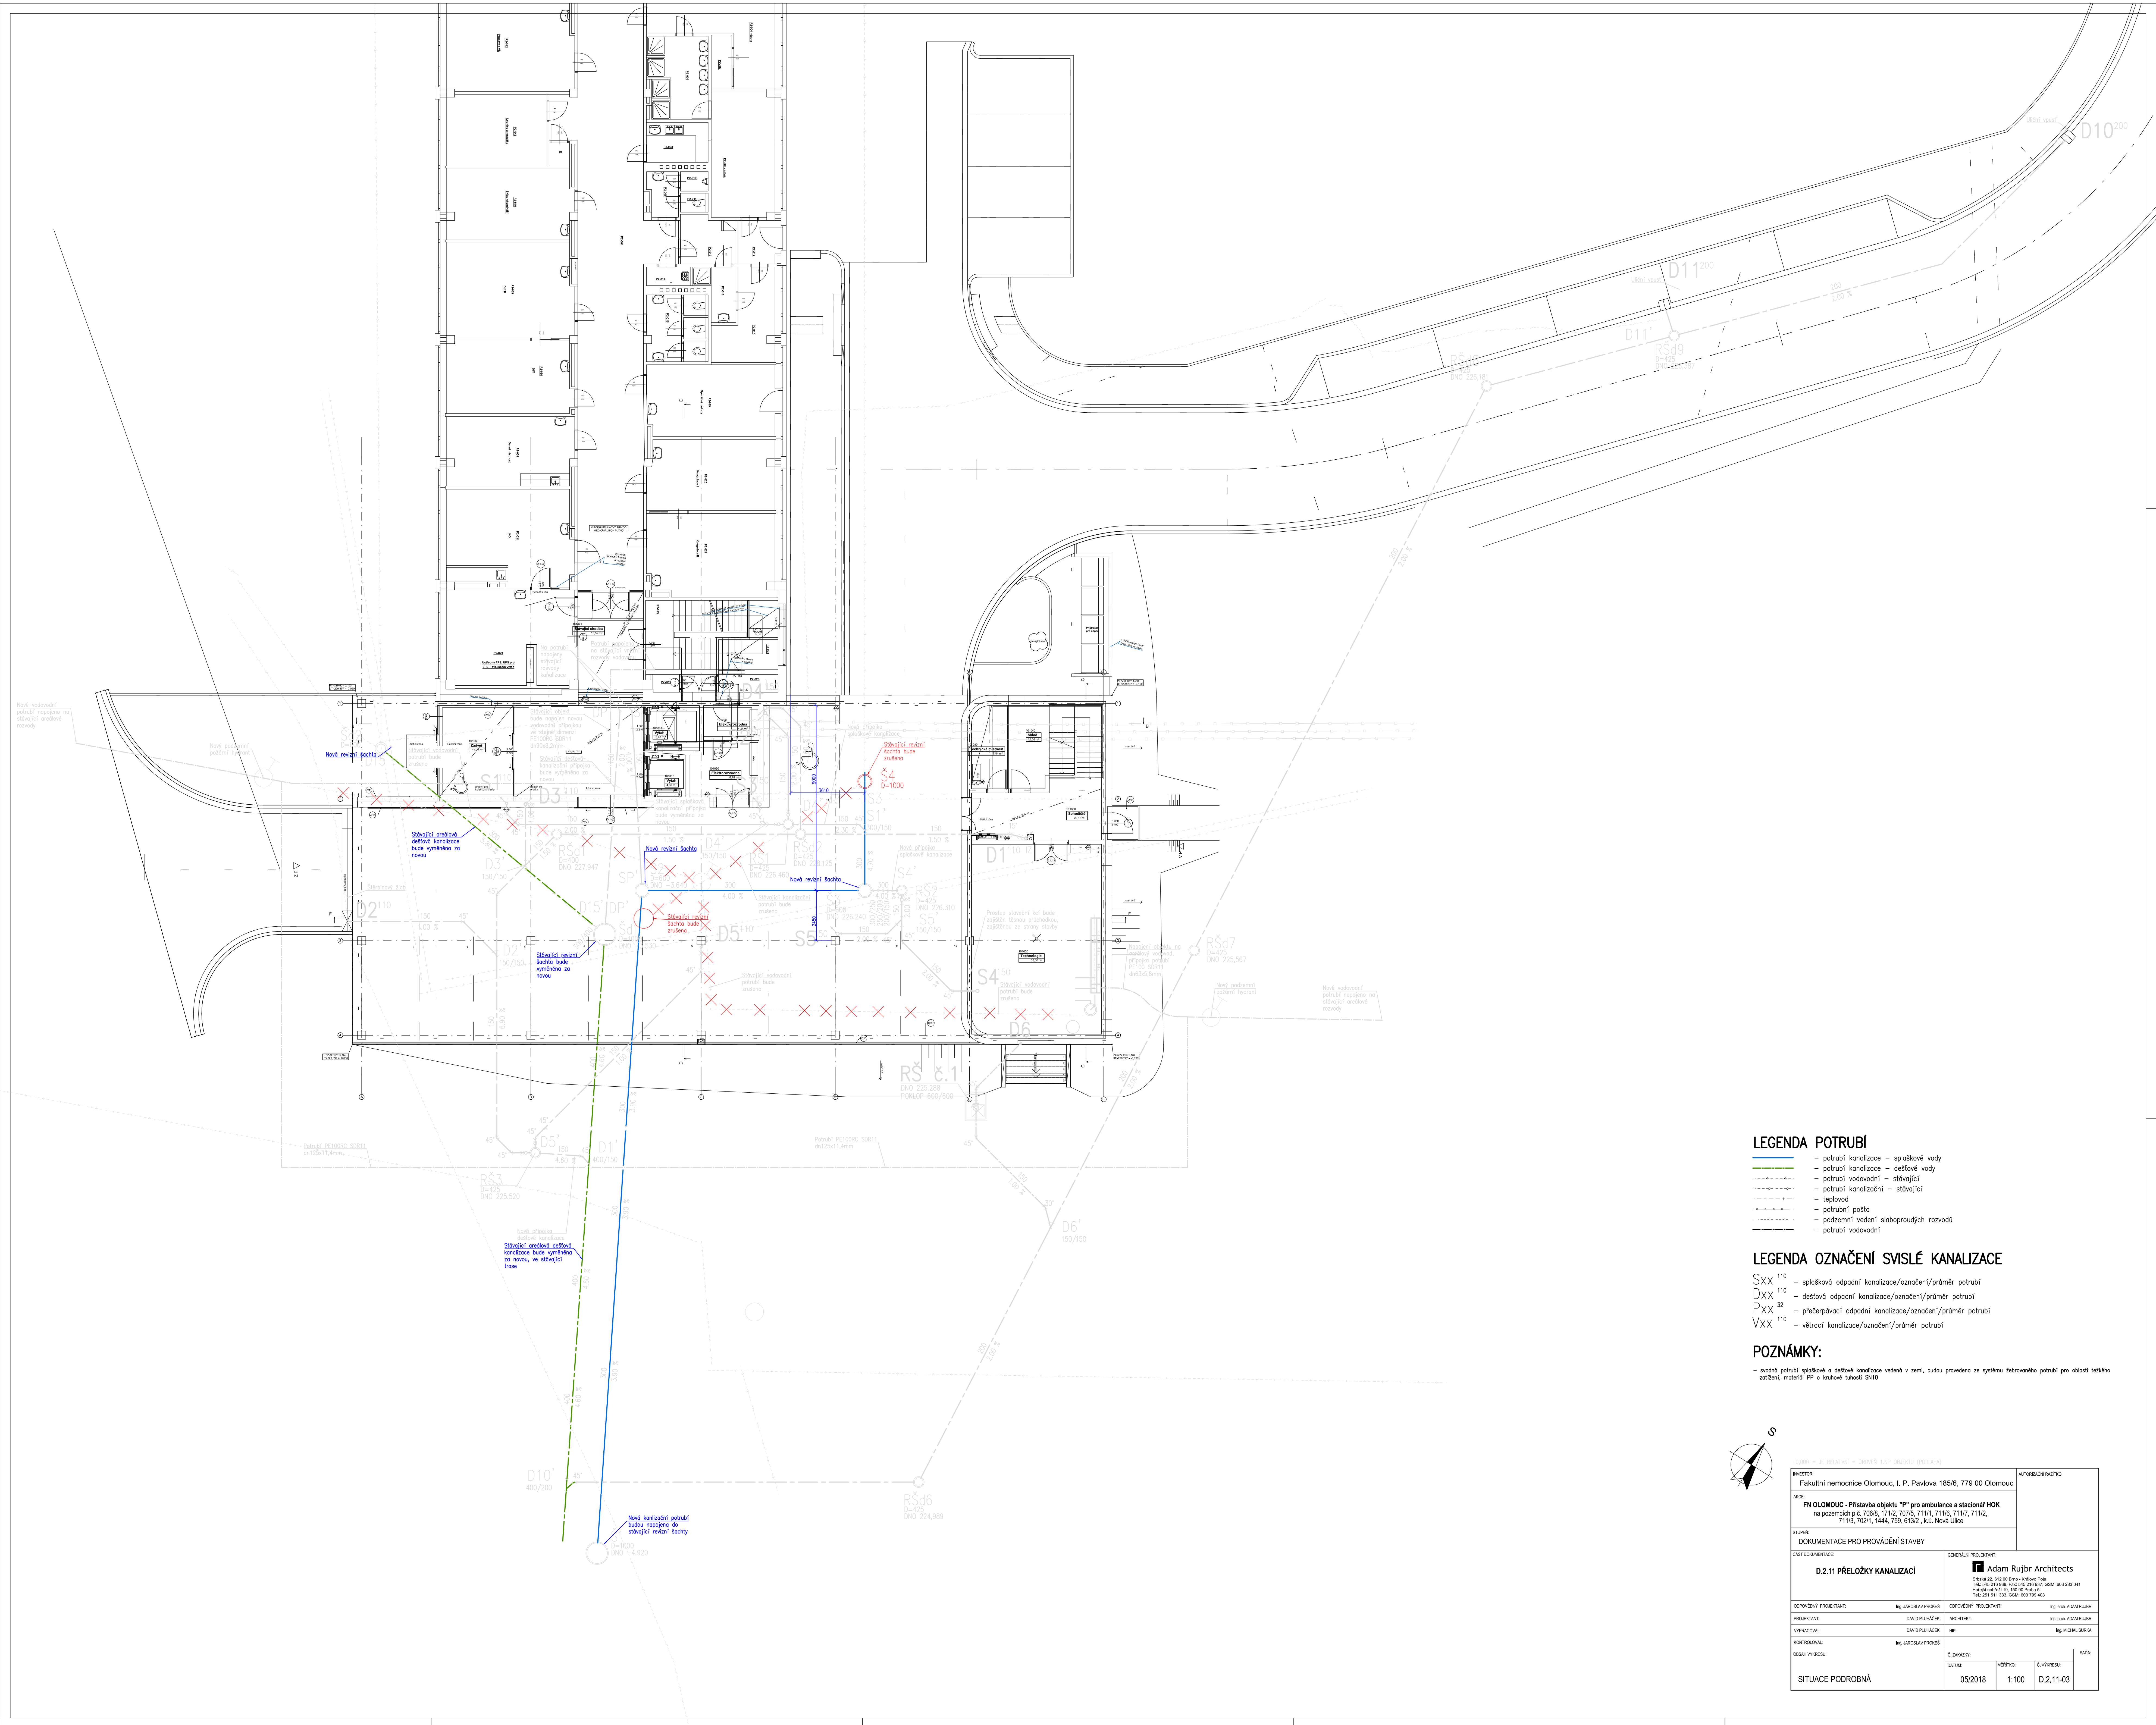

- LEGENDA POTRUBÍ**
- potrubí kanalizace – splškové vody
 - potrubí kanalizace – dešťové vody
 - potrubí vodovodní – stávající
 - potrubí kanalizační – stávající
 - teplovod
 - potrubní pošta
 - podzemní vedení slaboproudých rozvodů
 - potrubí vodovodní

- LEGENDA OZNAČENÍ SVISLÉ KANALIZACE**
- Sxx¹¹⁰ – splšková odpadní kanalizace/označení/průměr potrubí
 - Dxx¹¹⁰ – dešťová odpadní kanalizace/označení/průměr potrubí
 - Pxx¹² – přečerpávací odpadní kanalizace/označení/průměr potrubí
 - Vxx¹¹⁰ – větrací kanalizace/označení/průměr potrubí

POZNÁMKY:

- svislé potrubí splškové a dešťové kanalizace vedené v zemi, budou provedena ze systémů žebrovaného potrubí pro oblast ležšího zpevnění, materiálu PP o kruhové tuhosti SN10

AUTOR: Fakultní nemocnice Olomouc, I. P. Pavlova 185/6, 779 00 Olomouc		AUTORIZOVÁNÍ RÁDNO:	
AKCE: FN OLOMOUČ - Přístavba objektu "P" pro ambulance a stacionář HKK na pozemcích p.č. 706/8, 711/2, 707/5, 711/1, 711/6, 711/7, 711/2, 711/5, 702/1, 1444, 708, 613/2, k.ú. Nová Ulice			
STUPEŇ: DOKUMENTACE PRO PROVÁDĚNÍ STAVBY			
ČÁST DOKUMENTACE: D.2.11 PŘELOŽKY KANALIZACÍ		GENERÁLNÍ PROJEKTANT: Adam Rujbr Architects Sokolá 22, 612 03 Brno - Křibov Park Tel: +420 542 205 208, Fax: +420 542 205 207, GSM: +420 283 283 041 E-mail: adam@adam-rujbr.cz, Tel: +420 542 205 208	
OPOVOŘENÍ PROJEKTANT: Ing. JAROSLAV PROCHÁZKA		OPOVOŘENÍ PROJEKTANT: Ing. Mgr. ADAM RUIBR	
PROJEKTANT: DAVID FLAUBERT		ARCHITEKT: Ing. Mgr. ADAM RUIBR	
VYPRACOVATEL: DAVID FLAUBERT		HP: Ing. MICHAEL BURDA	
KONTROLOVATEL: Ing. JAROSLAV PROCHÁZKA			
OBRÁZKY VÝKRESU:		Č. DOKUMENTU: SITUACE	
SITUACE PODROBNÁ		MĚŘÍTKO: 1:100	
		D.2.11-03	