


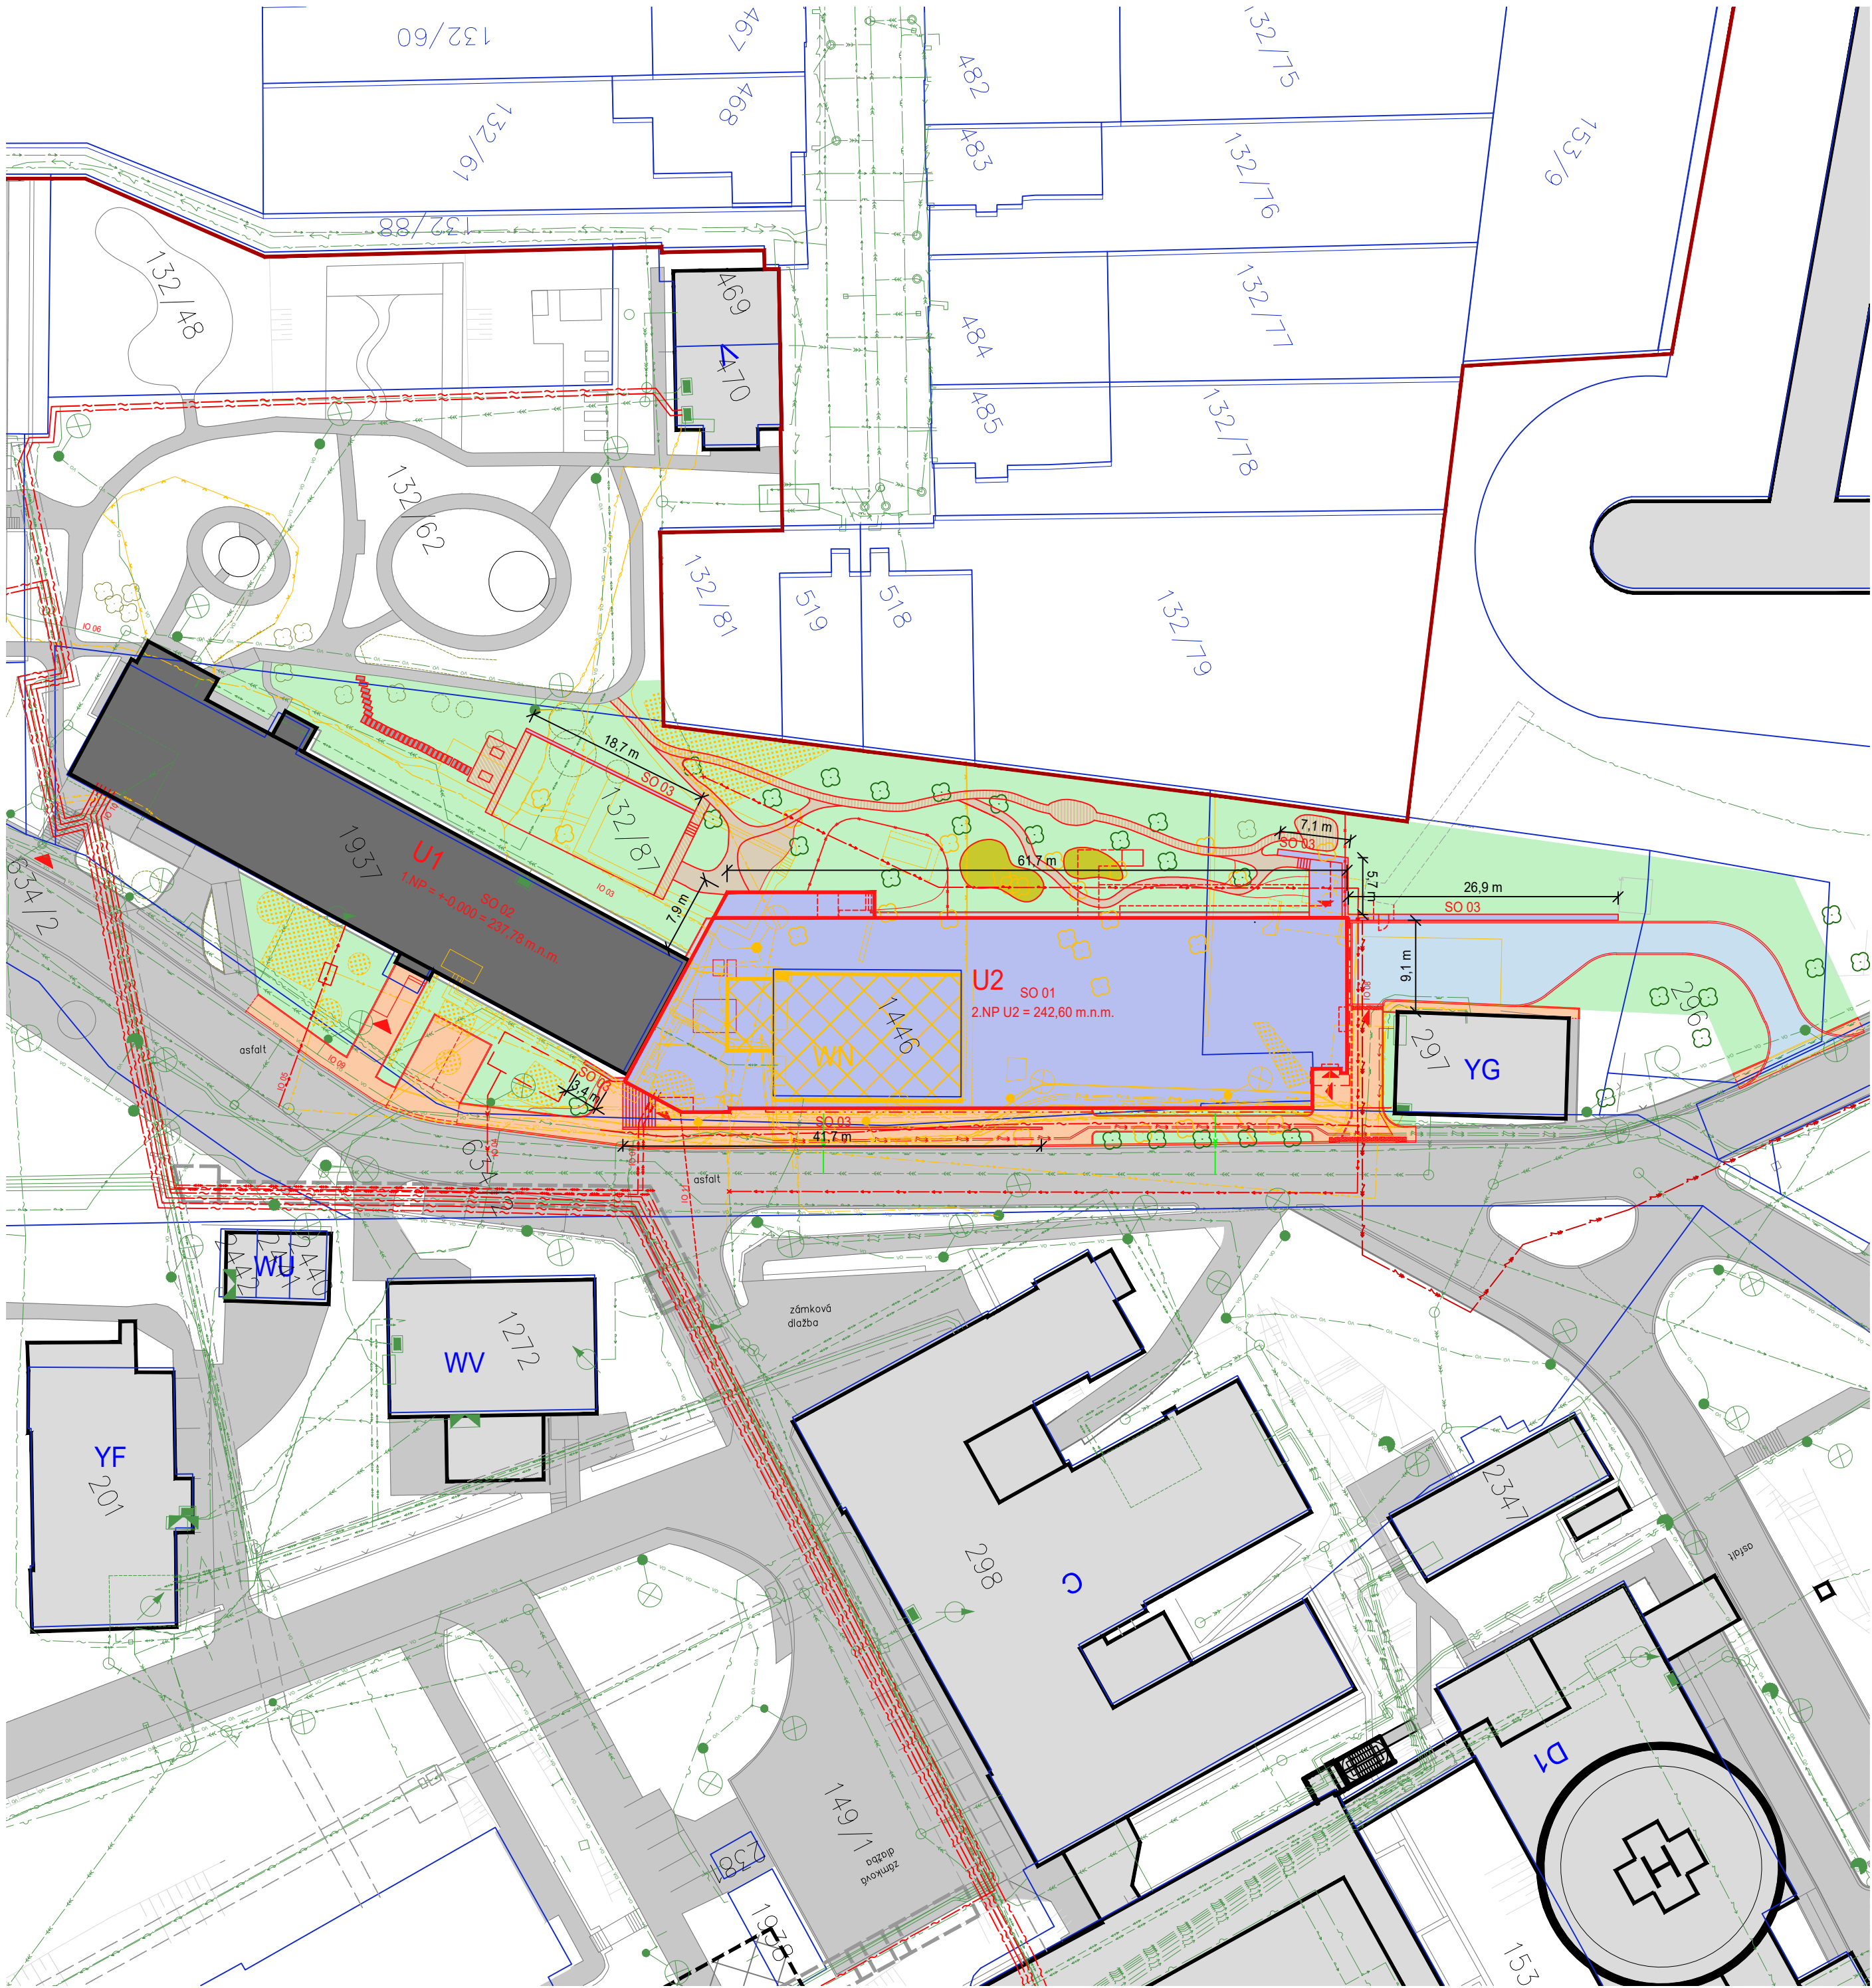

LEGENDA STAVEBNÍCH A INŽENÝRSKÝCH SÍTÍ

DOSTAVBA BUDOVY U2 - 1.ETAPA	SO 01
REKONSTRUKCE BUDOVY U1 - 2.ETAPA	SO 02
OPĚRNÉ STĚNY A VENKOVNÍ SCHODIŠTĚ	SO 03
PŘÍPRAVA ÚZEMÍ	IO 01
KOMUNIKACE A ZPEVNĚNÉ PLOCHY	IO 02
TERÉNNÍ A SADOVÉ ÚPRAVY	IO 03
AREÁLOVÁ KANALIZACE. RETENČNÍ NÁDRŽ	IO 04
AREÁLOVÝ VODOVOD	IO 05
MEDICINÁLNÍ PLYNY	IO 06
AREÁLOVÉ ROZVODY TEPLA A PÁRY	IO 07
AREÁLOVÉ SILNOPROUDÉ ELEKTROINSTALACE NN, VN	IO 08
AREÁLOVÉ VENKOVNÍ OSVĚTLENÍ	IO 09
AREÁLOVÉ ELEKTRONICKÉ KOMUNIKACE	IO 10
POTRUBNÍ POŠTA	IO 11

LEGENDA INŽENÝRSKÝCH SÍTÍ

	stávající	nové	rušené
KANALIZACE NEROZLIŠENÁ			
KANALIZACE DEŠŤOVÁ			
KANALIZACE SPLAŠKOVÁ			
VODOVOD			
TEPLOVOD			
VEDENÍ VYSOKÉHO NAPĚTÍ			
VEDENÍ NÍZKÉHO NAPĚTÍ			
VEDENÍ VENKOVNÍHO OSVĚTLENÍ			
SLABOPROUDÉ ROZVODY			
MEDICINÁLNÍ PLYNY			
POTRUBNÍ POŠTA			
PLYNOVOD STŘEDOTLAKÝ			
PLYNOVOD NÍZKOTLAKÝ			

LEGENDA OBJEKTŮ A PLOCH

STÁVAJÍCÍ KONSTRUKCE A OBJEKTY

	STÁVAJÍCÍ OBJEKTY V AREÁLU NEMOCNICE
	REKONSTRUOVANÁ BUDOVA U1
	HRANICE PARCEL DLE KN (PARCELNÍ ČÍSLA)
	STÁVAJÍCÍ ZPEVNĚNÉ PLOCHY A KOMUNIKACE
	HRANICE AREÁLU NEMOCNICE
	VSTUP DO OBJEKTŮ
	VÝŠKOVÉ ZAMĚŘENÍ
	STÁVAJÍCÍ ZELEŇ (KEŘE / STROMY)

NOVÉ KONSTRUKCE A OBJEKTY

	DOSTAVBA BUDOVY U2
	ZELEŇ
	KOMUNIKACE - ASFALT
	KOMUNIKACE - BETONOVÁ DLAŽBA
	KOMUNIKACE - PŘEMÍSTĚNÉ BETONOVÉ ŠLAPÁKY
	KOMUNIKACE - MLATOVÁ CESTA
	PŘYŽOVÝ SPORTOVNÍ POVRCH
	KOMUNIKACE - BETONOVÁ DLAŽBA
	NOVÉ KONSTRUKCE - OPĚRNÉ STĚNY A SCHODIŠTĚ
	NAVŘZENÁ ZELEŇ (KEŘE / STROMY)

BOURANÉ KONSTRUKCE A OBJEKTY

	BOURANÉ KONSTRUKCE BEZ ROZLIŠENÍ MATERIÁLU
	BOURANÁ BUDOVA WN
	RUŠENÁ ZELEŇ (KEŘE / STROMY)

±0,000 = 237,70m n.m.

Revize	Vypracoval	Popis revize	Datum
--------	------------	--------------	-------

LT PROJEKT PROJEKTOVÁNÍ ZDRAVOTNICKÉ VÝSTAVBY		Hlavní autor projektu: ING. JAN KOČMÁNEK	Investor: Fakultní nemocnice Olomouc Zdravotníků 248/7, 779 00 Olomouc Tel: +420 588 441 111 www.fnol.cz	
Profese: SIT	Zpracovatel dílu: LT PROJEKT a.s., Kroftova 45, 616 00 Brno Tel: +420 533 445 502 E-mail: vaclav.krepelka@ltprojekt.cz www: www.ltprojezt.cz	Hlavní inženýr projektu: ING. MARTIN FORAL	Autorizace:	
Odpovědný projektant: ING. VACLAV KŘEPELKA	Vypracoval: ING. VIERA ANTOLÍKOVÁ	Kontroloval: ING. JAN KOČMÁNEK		
Akce: FAKULTNÍ NEMOCNICE OLOMOUC DOSTAVBA A REKONSTRUKCE BUDOVY U		Zakázkové číslo: 49 - 2023	Paré: 03 - 2024	
Objekt:		Stupeň: DUR + DSP	Formát: 4 A4	
Obsah: KOORDINAČNÍ SITUAČNÍ VÝKRES		Měřítko: 1:500	Číslo výkresu: C3	