


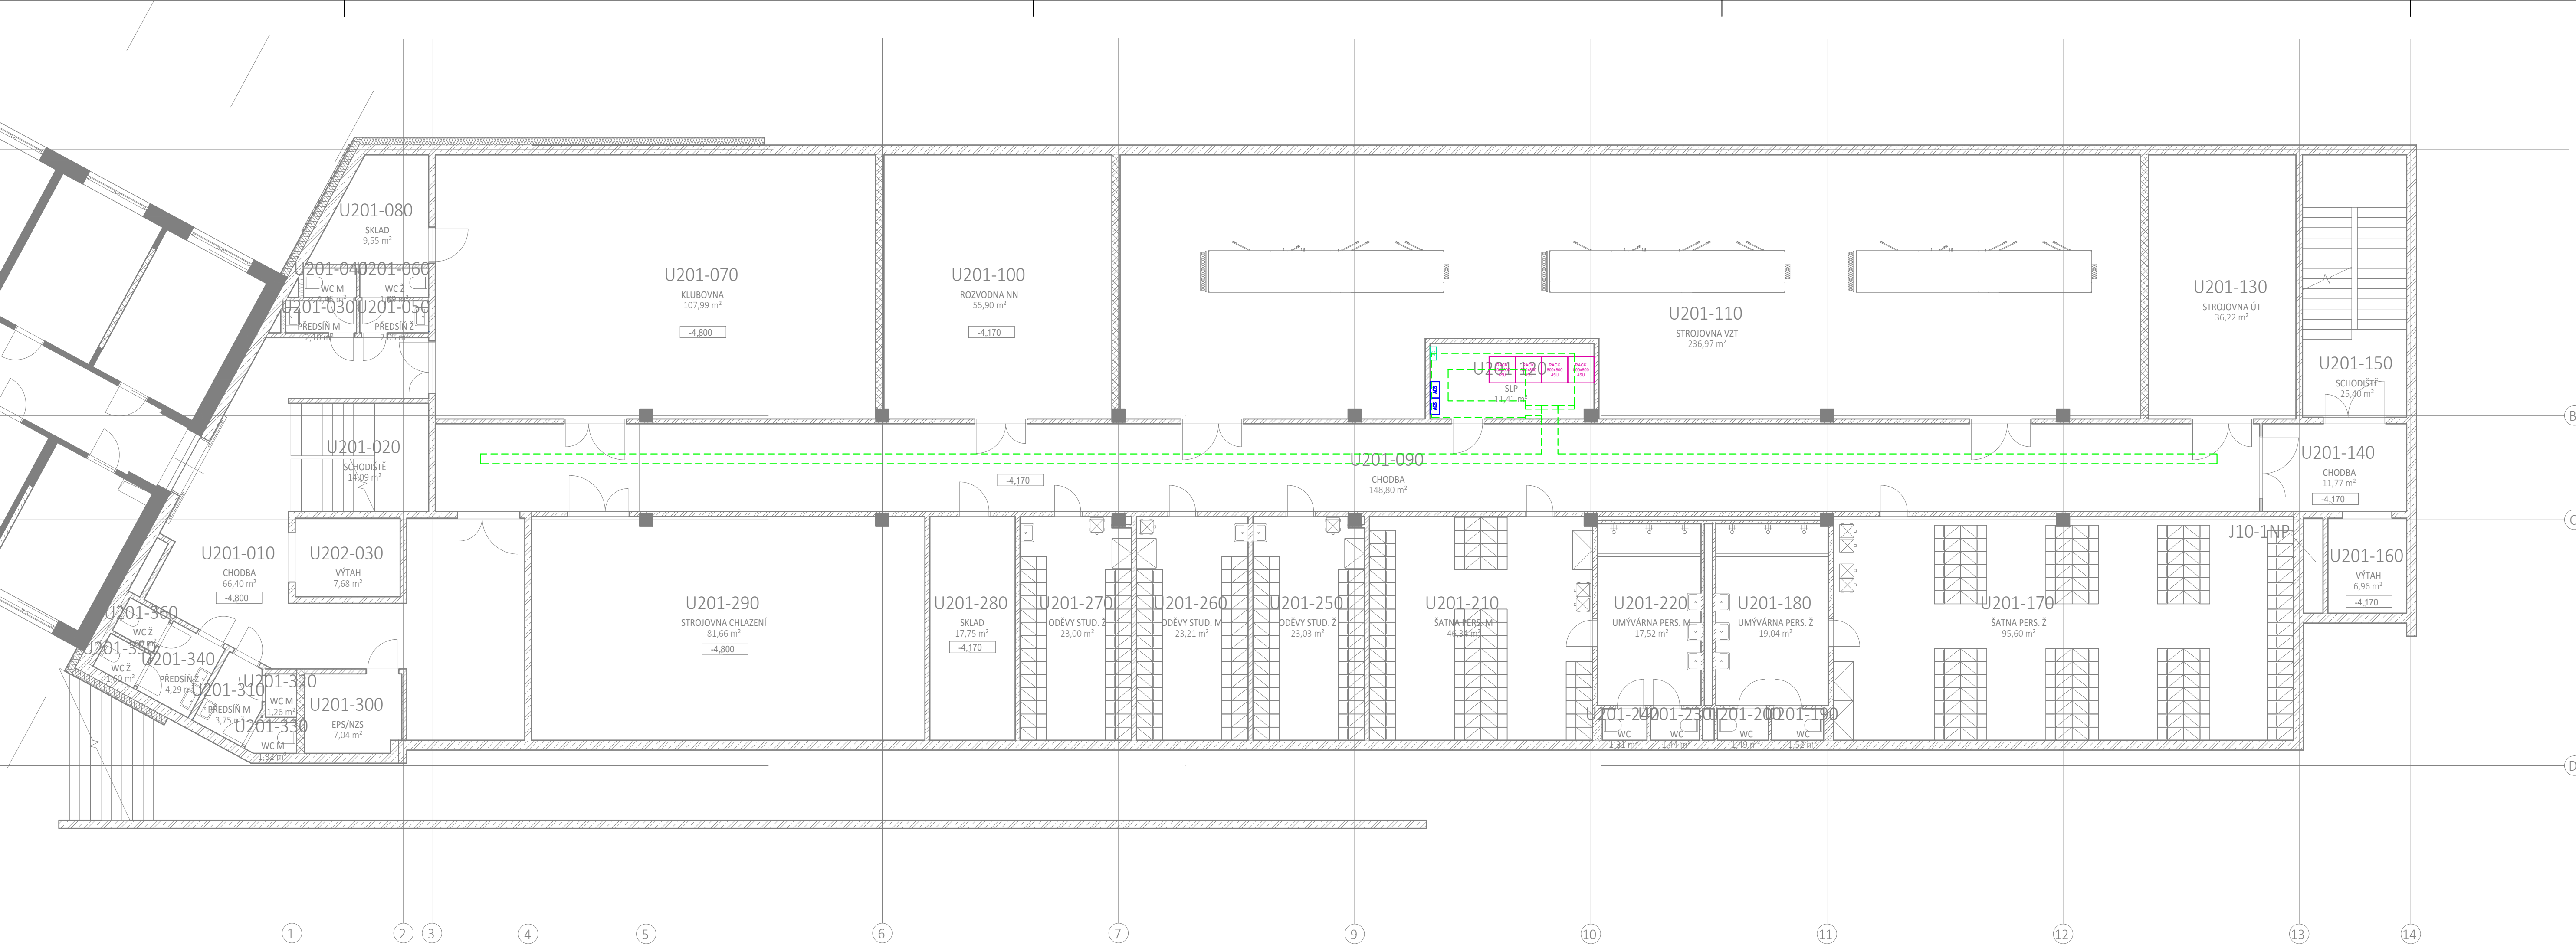

- LEGENDA:**
- STRUKTUROVANÁ KABELÁŽ**
- Datová zásuvka 2x RJ 45
 - Datová zásuvka 1x RJ 45
 - Datová zásuvka 2x RJ 45 (v podlahové krabici)
 - Datový rozvaděč
 - Dveřní audio/video panel
 - el. zámek (viz popis)
 - kabel utp (syčky... viz popis)
 - indukční smyčka v podlaze
 - kabel HDMI
 - žlab
- JEDNOTNÝ ČAS**
- Řídicí jednotka jednotného času
 - Jednostranné analogové hodiny
 - Oboustranné analogové hodiny
 - Digitální hodiny
 - Zvonek
 - Kabel 2x1,5
- KAMEROVÝ SYSTÉM**
- Kamera vnitřní
 - Kamera venkovní
- SPOLEČNÁ TELEVIZNÍ ANTÉNA**
- Zásuvka STA
 - Kabel koaxiální
- ELEKTRONICKÁ KONTROLA VSTUPU**
- Čtečka karet
 - rozvaděč EKV
 - el. mech. zámek
 - el. mag zámek
 - kabel ftp
 - kabel 3x2x0,5

LEGENDA PRVKŮ SIGNALIZAČNÍHO ZAŘÍZENÍ SESTRA-PACIENT	
ZNAČENÍ	NAZEV
	Datový rozvaděč
	Napájecí zdroj
	Univerzální police
	SQL server
	IP rádio server
	Router
	Rozvodný panel
	Napájecí injektor
	Datový přepínač
	Signalizační svítidlo
	Pokojeový terminál
	Pokojeový terminál s reproduktorem a displejem
	Zásuvka pacienta s držákem
	Tlačítko pacienta
	Táhlo a tlačítko nouzového volání
	Táhlo nouzového volání
	Kamera v systému sestra-pacient
	Hlavní terminál
	Zásuvka terminálu
	Venkovní terminál (vchod) 4/8 tlačítek
	Kamera pro LIVE dohled bez možnosti záznamu (Dodávka v rámci profese CCTV)
	UTP do terminálu
	UTP do rozvaděče

±0,000 = 263,200 m n.m.

Revize	Vypracoval	Popis revize	Datum

LT PROJEKT PROJEKTOVÁNÍ ZDRAVOTNICKÉ VÝSTAVBY		Hlavní autor projektu: ING. JAN KOČMÁNEK	Investor: Fakultní nemocnice Olomouc Zdravotníků 248/7, 779 00 Olomouc Tel: +420 588 441 111 www.fnol.cz
Profese: EK		Hlavní inženýr projektu: ING. MARTIN FORAL	
Odpovědný projektant: MICHAL SVOBODA 	Vypracoval: MICHAL SVOBODA 	Kontroloval: MICHAL SVOBODA 	Autorizace:
Akce: FAKULTNÍ NEMOCNICE OLOMOUC DOSTAVBA A REKONSTRUKCE BUDOVY U			Zakázkové číslo: 49 - 2023 Datum: 03 - 2024 Stupeň: DUR + DSP Formát: 6 A4 Paré:
Objekt: DOSTAVBA BUDOVY U2 - 1.ETAPA		SO 01	
Obsah: PŮDORYS 1.NP			
		Měřítko: 1:100	Číslo výkresu: D.1.01.4d-101