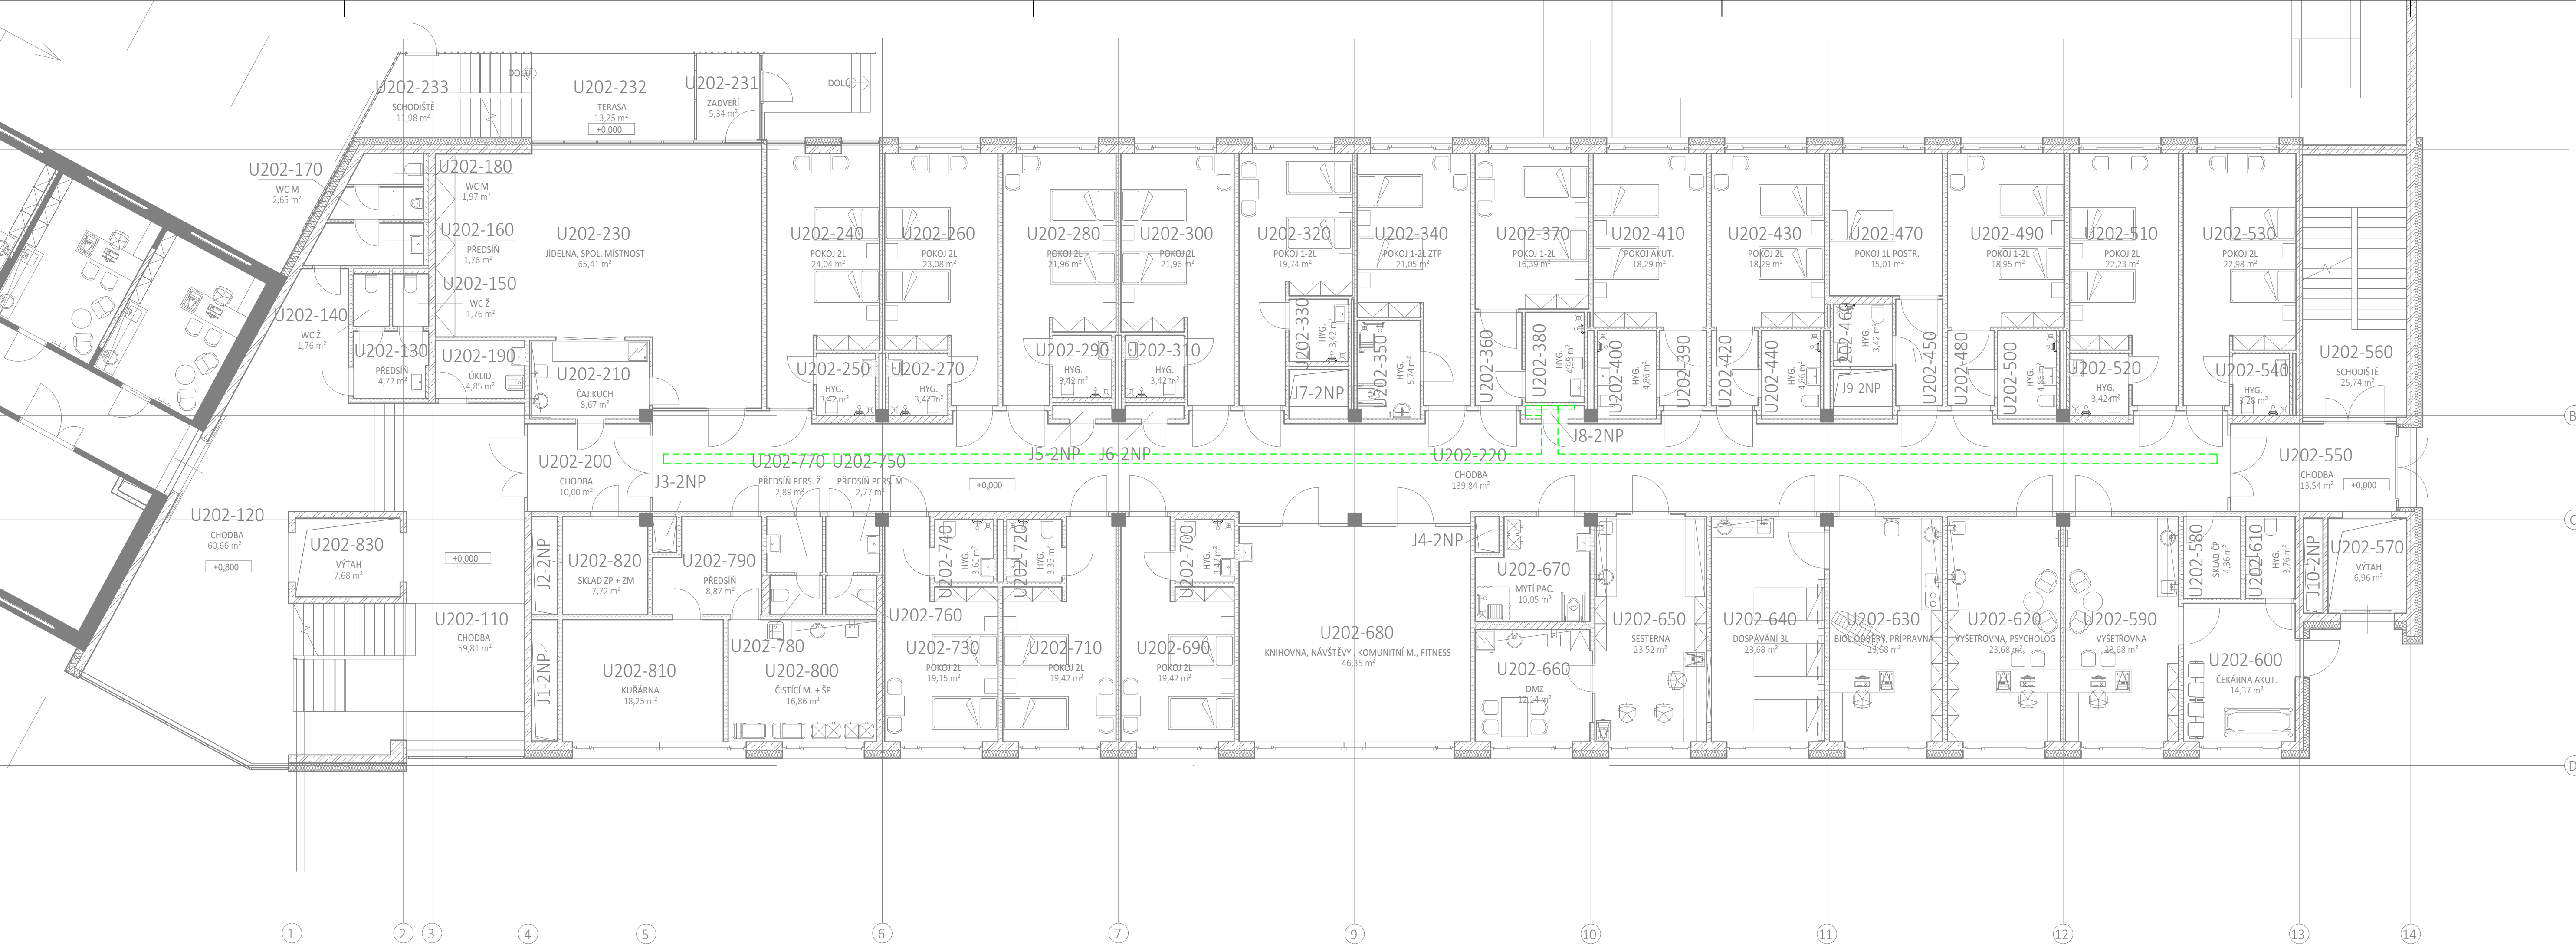




LEGENDA:

STRUKTUROVANÁ KABELÁŽ

- Datová zásuvka 2x RJ 45
- Datová zásuvka 1x RJ 45
- Datová zásuvka 2x RJ 45 (v podlahové krabici)
- Datový rozvaděč
- Dveřní audio/video panel
- el. zámek (viz popis)
- kabel úp (syčky... viz popis)
- indukční smýčka v podlaže
- kabel HDMI
- žlab

KAMEROVÝ SYSTÉM

- Kamera vnitřní
- Kamera venkovní

JEDNOTNÝ ČAS

- Řídicí jednotka jednotného času
- Jednostranné analogové hodiny
- Oboustranné analogové hodiny
- Digitální hodiny
- Zvonek
- Kabel 2x1,5

SPOLEČNÁ TELEVIZNÍ ANTÉNA

- Zásuvka STA
- Kabel koaxiální

ELEKTRONICKÁ KONTROLA VSTUPU

 
 
 
- Čtečka karet
- rozvaděč EKV
- el. mech. zámek
- el. mag. zámek
- kabel ftp
- kabel 3x2x0,5

LEGENDA PRVKŮ SIGNALIZAČNÍHO ZAŘÍZENÍ SESTRA-PACIENT

ZNAČENÍ	NAZEV
RA	Datový rozvaděč
PS	Napájecí zdroj
US	Univerzální police
SQL	SQL server
IP	IP rádio server
R	Router
RP	Rozvodný panel
IN	Napájecí injektor
DP	Datový přepínač
SV	Signalizační svítidlo
PT	Pokojeový terminál
PTH	Pokojeový terminál s reproduktorem a displejem
ZP	Zásuvka pacienta s držákem
TP	Tlačítko pacienta
TPN	Táhlo a tlačítko nouzového volání
TPV	Táhlo nouzového volání
KV	Kamera v systému sestra-pacient
HT	Hlavní terminál
ZT	Zásuvka terminálu
VKT	Venkovní terminál (vchod) 4/8 tlačítek
LIVE	Kamera pro LIVE dohled bez možnosti záznamu (Dodávka v rámci profese CCTV)
UTP	UTP do terminálu
UTP	UTP do rozvaděče

±0,000 = 263,200 m n.m.

Revize	Vypracoval	Popis revize	Datum

LT PROJEKT PROJEKTOVÁNÍ ZDRAVOTNICKÉ VÝSTAVBY		Hlavní autor projektu: ING. JAN KOČMÁNEK Hlavní inženýr projektu: ING. MARTIN FORAL		Investor: Fakultní nemocnice Olomouc Zdravotníků 248/7, 779 00 Olomouc Tel: +420 588 441 111 www.fnol.cz	
Profese: EK		Zpracovatel dílu: MERIT GROUP a.s. Březinova 136, 779 00 Olomouc Tel: +420 739 684 235 E-mail: michalsvob@seznam.cz		Autorizace:	
Odpovědný projektant: MICHAL SVOBODA 		Vypracoval: MICHAL SVOBODA 			
Kontroloval: MICHAL SVOBODA 					
Akce: Fakultní nemocnice Olomouc Dostavba a rekonstrukce budovy U				Zakázkové číslo: 49 - 2023 Paré:	
				Datum: 03 - 2024	
				Stupeň: DUR + DSP	
Objekt: Dostavba budovy U2 - 1. etapa		SO 01		Formát: 6 A4	
Obsah: Půdorys 2.NP		Měřítko: 1:100		Číslo výkresu: D.1.01.4d-103	