


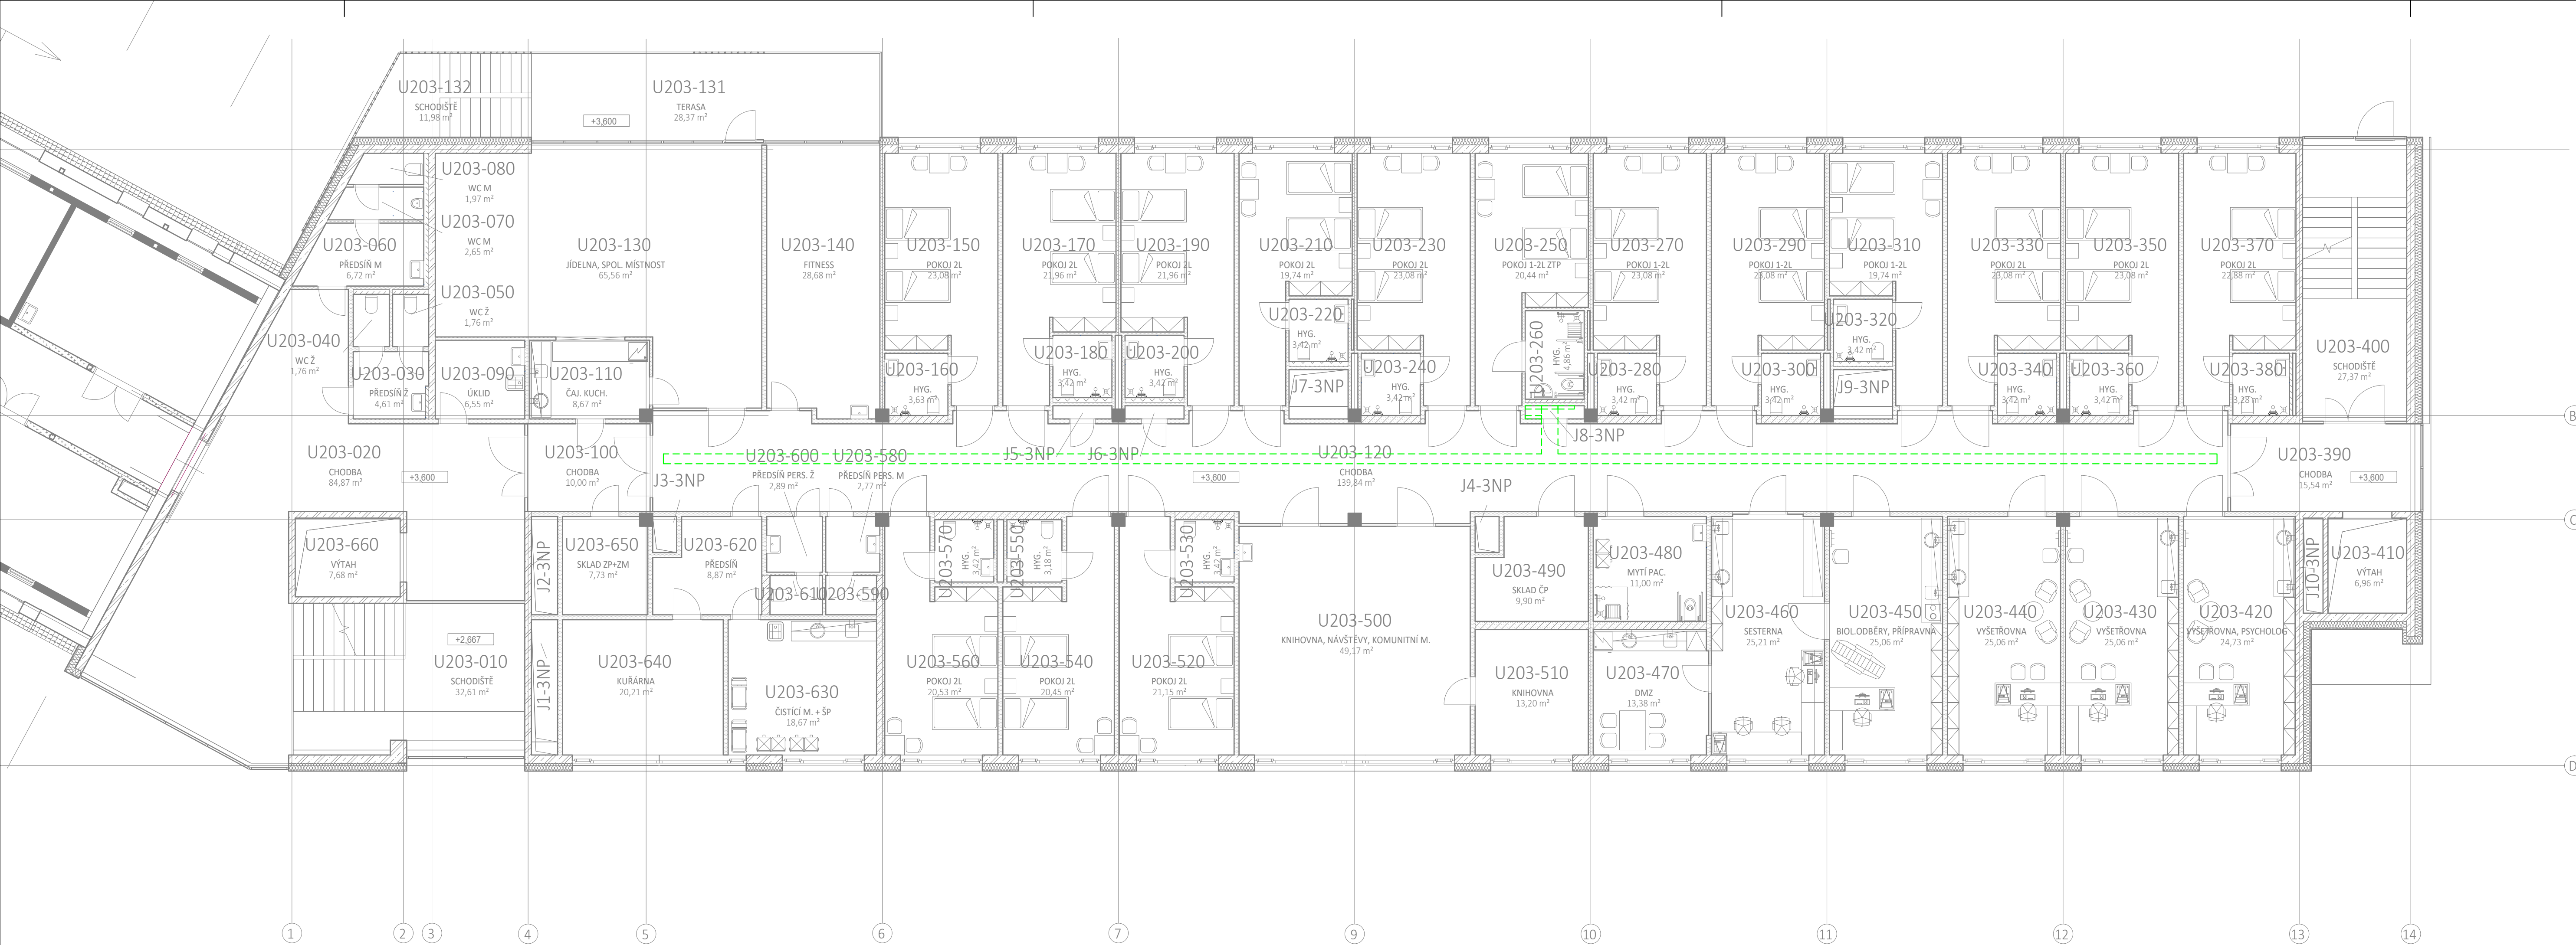

LEGENDA:

STRUKTUROVANÁ KABELÁŽ

- Datová zásuvka 2x RJ 45
- Datová zásuvka 1x RJ 45
- Datová zásuvka 2x RJ 45 (v podlahové krabici)
- Datový rozvaděč
- Dveřní audio/video panel
- el. zámek (viz popis)
- kabel útlp (syčky... viz popis)
- indukční smyčka v podlaze
- kabel HDMI
- žlab

KAMEROVÝ SYSTÉM

- Kamera vnitřní
- Kamera venkovní

JEDNOTNÝ ČAS

- Řídicí jednotka jednotného času
- Jednostranné analogové hodiny
- Oboustranné analogové hodiny
- Digitální hodiny
- Zvonek
- Kabel 2x1,5

SPOLEČNÁ TELEVIZNÍ ANTÉNA

- Zásuvka STA
- Kabel koaxiální

ELEKTRONICKÁ KONTROLA VSTUPU

- Čtečka karet
- rozdávěč EKV
- el. mech. zámek
- el. mag zámek
- kabel ftp
- kabel 3x2x0,5

LEGENDA PRVKŮ SIGNALIZAČNÍHO ZAŘÍZENÍ SESTRA-PACIENT

ZNAČENÍ	NAZEV
RA	Datový rozvaděč
PSJ	Napájecí zdroj
US	Univerzální police
SQL	SQL server
IPR	IP rádio server
R	Router
RP	Rozvodný panel
INJ	Napájecí injektor
PP	Datový přepínač
SV	Signalizační svítidlo
PT	Pokojeový terminál
PTH	Pokojeový terminál s reproduktorem a displejem
ZP	Zásuvka pacienta s držákem
TP	Tlačítka pacienta
TPN	Táhlo a tlačítka nouzového volání
TPH	Táhlo nouzového volání
KVP	Kamera v systému sestra-pacient
HT	Hlavní terminál
ZT	Zásuvka terminálu
VTP	Venkovní terminál (vchod) 4/8 tlačítek
LIVE	Kamera pro LIVE dohled bez možnosti záznamu (Dodávka v rámci profese CCTV)
UTP	UTP do terminálu
UTP	UTP do rozvaděče

±0,000 = 263,200 m n.m.

Revize	Vypracoval	Popis revize	Datum

Hlavní autor projektu:
ING. JAN KOCMÁNEK

Hlavní inženýr projektu:
ING. MARTIN FORAL

Investor:
Fakultní nemocnice Olomouc
Zdravotníků 248/7, 779 00 Olomouc
Tel: +420 588 441 111
www.fnol.cz

Autorizace:

Profese: EK	Zpracovatel dílu: MERIT GROUP a.s. Březinova 136, 779 00 Olomouc Tel: +420 739 884 235 E-mail: michalsvob@seznam.cz	Zakázkové číslo: 49 - 2023 Datum: 03 - 2024 Stupeň: DUR + DSP Formát: 6 A4	
Odpovědný projektant: MICHAL SVOBODA	Vypracoval: MICHAL SVOBODA		Kontroloval: MICHAL SVOBODA
Akce: FAKULTNÍ NEMOCNICE OLOMOUC DOSTAVBA A REKONSTRUKCE BUDOVY U			
Objekt: DOSTAVBA BUDOVY U2 - 1.ETAPA	SO 01	Měřítko: 1:100	Číslo výkresu: D.1.01.4d-104
Obsah: PŮDORYS 3.NP			