

Výpočet tloušťky tepelné izolace dle vyhl.193/2007 Sb.

Vzdělanostní uplynění (rozpočtové uložení zúčtování / podpěr)


Dimensione tubi (DN)	15	20	25	32	40	50	65	80	100	125	150	200
----------------------	----	----	----	----	----	----	----	----	-----	-----	-----	-----

MATERIAL: IZOLACE:

Ocelové potrubí z trubky závitové černé (DN10-DN40) a trubky bezešvé hladké (DN50 a více)

[illegible]

Pozn.:
Armatury do DN50 závitové, nad DN50 přírubové

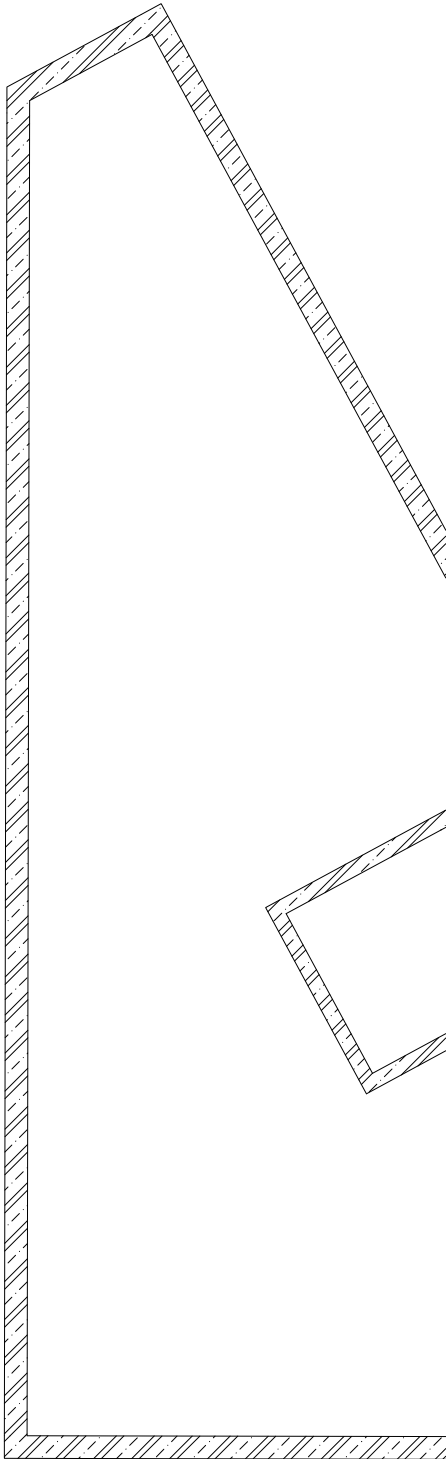

Revize	Vypracoval	Popis revize	Datum
--------	------------	--------------	-------

 LT PROJEKT PROJEKTOVÁNÍ ZDRAVOTNICE VÝSTAVBY		Hlavní autor projekce: ING. JAN KOCMÁNEK Hlavní inženýr projektu: ING. MARTIN FORAL		Investor: Fakultní nemocnice Olomouc Zdravotnická 248/7, 779 00 Olomouc Tel: +420 585 441 111 www.fnol.cz	
Profese: ÚT		Zpracoval: dlu: SUBTECH, s.r.o. Tel: +420 732 387 999 E-mail: kaspasr@subtech.cz www.subtech.cz		Autorizace:	
Odpovědný projektant: ING. ANTONÍN KAŠPAR		Vypracoval: ING. JAN BERAN ING. ZDENEK MIESLER		Kontroloval: ING. JAN BERAN	
Akce: FAKULTNÍ NEMOCNICE OLOMOUC DOSTAVBA A REKONSTRUKCE BUDOVY U				Zakázkové číslo: 49 - 2023 Paré: Datum: 03 - 2024 Stupeň: DUR + DSP Formát: 10 A4	
Objekt: REKONSTRUKCE BUDOVY U1 - 2 ETAPA		SO 02			
Obsah: PŮDORYS 1.PP		Měřítko: 1:100		Číslo výkresu: D.1.02.4b - 101	