


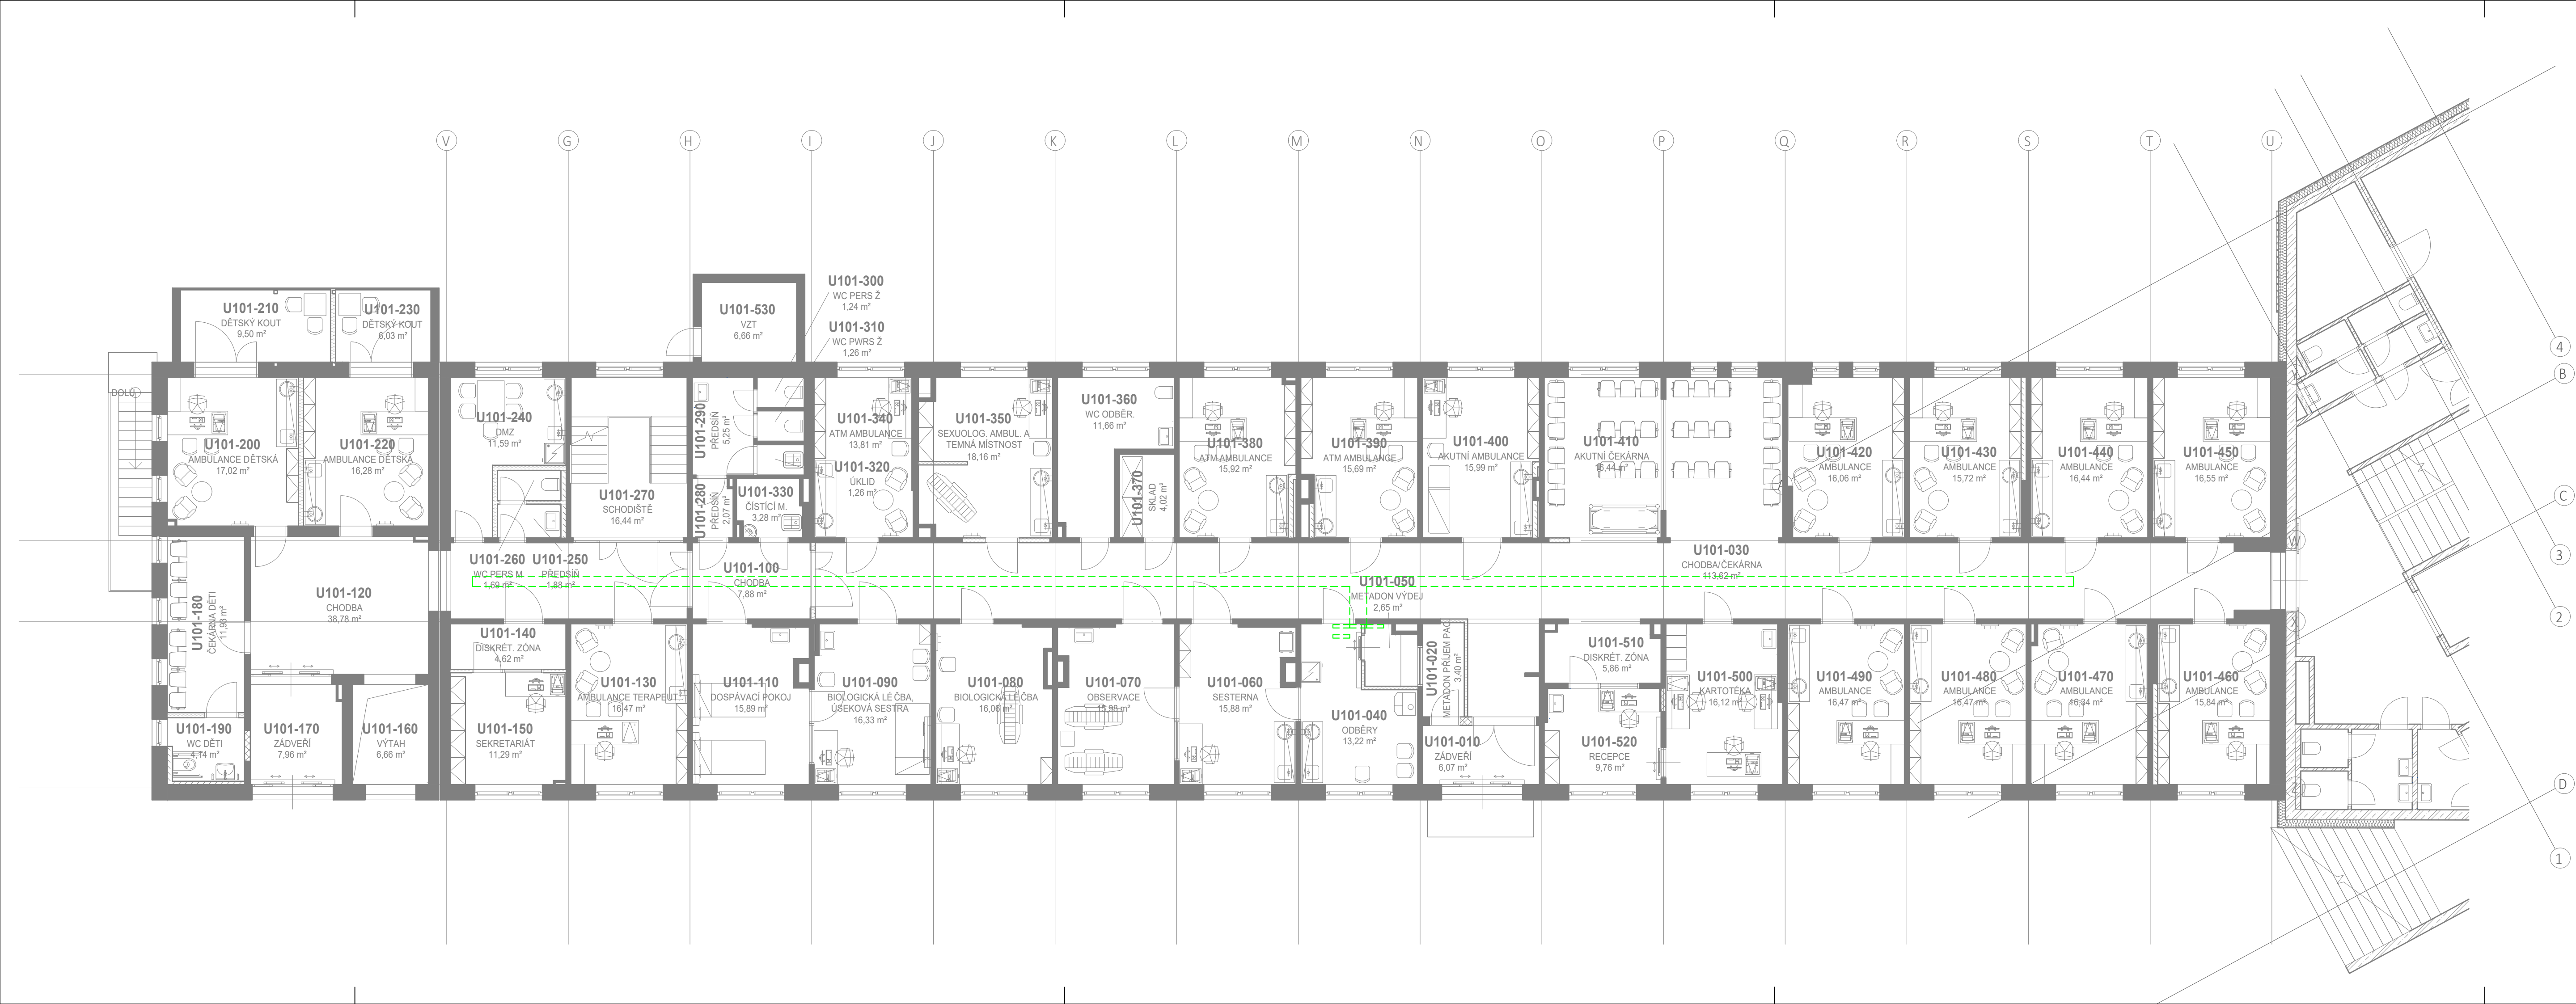

LEGENDA:

STRUKTUROVANÁ KABELÁŽ

- Datová zásuvka 2x RJ 45
- Datová zásuvka 1x RJ 45
- Datová zásuvka 2x RJ 45 (v podlahové krabici)
- Datový rozvaděč
- Dveřní audio/video panel
- el. zámek (viz popis)
- kabel utp (syfky... viz popis)
- indukční smyčka v podlaze
- kabel HDMI
- žlab

KAMEROVÝ SYSTÉM

- Kamera vnitřní
- Kamera venkovní

VYVOLÁVACÍ SYSTÉM

- Tiskárna
- Prepážkový displej
- Hlavní displej
- el.mech. zámek
- el.mag. zámek
- kabel 3x2x0,5

JEDNOTNÝ ČAS

- Rídící jednotka jednotného času
- Jednostranné analogové hodiny
- Oboustranné analogové hodiny
- Digitální hodiny
- Zvonek
- Kabel 2x1,5

SPOLEČNÁ TELEVIZNÍ ANTÉNA

- Zásuvka STA
- Kabel koaxiální

ELEKTRONICKÁ KONTROLA VSTUPU

- Čtečka karet
- rozvaděč EKV
- el. mech. zámek
- el. mag. zámek
- kabel ftp
- kabel 3x2x0,5

LEGENDA PRVKŮ SIGNALIZAČNÍHO ZAŘÍZENÍ SESTRA-PACIENT	
ZNAČENÍ	NÁZEV
RA	Datový rozvaděč
PS	Napájecí zdroj
US	Univerzální police
SQL	SQL server
IP	IP rádio server
R	Router
RP	Rozvaděč panel
RI	Napájecí injektor
PP	Datový přepínač
SI	Signalizační svítidlo
PT	Pokojový terminál
PTH	Pokojový terminál hovorový
PTSR	Pokojový terminál s reproduktorem a displejem
ZS	Zásuvka pacienta s držákem
TP	Tlačítko pacienta
TV	Táhlo a tlačítko nouzového volání
TVN	Táhlo nouzového volání
KV	Kamera v systému sestra-pacient
HT	Hlavní terminál
ZT	Zásuvka terminálů
VT	Venkovní terminál (vchod) 4/8 tlačítek
KV-L	Kamera pro LIVE dohled bez možnosti záznamu (Dodávka v rámci profese CCTV)
UTP	UTP do terminálu
UTP	UTP do rozvaděče

±0,000 = 263,200 m n.m.

Revize	Vypracoval	Popis revize	Datum

LT PROJEKT PROJEKTOVÁNÍ ZDRAVOTNICKÉ VÝSTAVBY		Hlavní autor projektu: ING. JAN KOCMÁNEK Hlavní inženýr projektu: ING. MARTIN FORAL	Investor: Fakultní nemocnice Olomouc Zdravotníků 248/7, 779 00 Olomouc Tel: +420 588 441 111 www.fnol.cz
Profese: EK	Zpracovatel dílu: MERIT GROUP a.s. Březinova 136, 779 00 Olomouc Tel: +420 739 684 235 E-mail: michalsvob@seznam.cz	Autorizace:	
Odpovědný projektant: MICHAL SVOBODA 	Vypracoval: MICHAL SVOBODA 	Kontroloval: MICHAL SVOBODA 	
Akce: FAKULTNÍ NEMOCNICE OLOMOUC DOSTAVBA A REKONSTRUKCE BUDOVY U			Zakázkové číslo: 49 - 2023 Paré:
Objekt: REKONSTRUKCE BUDOVY U1 - 2.ETAPA SO 02			Datum: 03 - 2024
Obsah: PŮDORYS 1.NP			Stupeň: DUR + DSP
			Formát: 6 A4
			Měřítko: 1:100
			Číslo výkresu: D.1.02.4d-102