


LEGENDA ZNAČEK

- ↑
OBDELNIKOVÁ VÝSTKA
- ↻
TALÍŘOVÝ VENTIL
- ↻
VÍŘIVÝ ANEMOSTAT
- ↻
POŽÁRNÍ Klapka
- ✉
TLUMIČ HLUKU
- ☐
VENTILÁTOR
- ↻
DVEŘNÍ/STĚNOVÁ MŘÍŽKA
- ↻
PŘÍVODNÍ POTRUBÍ
- ↻
ODVODNÍ POTRUBÍ
- ↻
POŽÁRNÍ IZOLACE
- ↻
TEPELNÁ IZOLACE
- ↻
PŘÍVODNÍ MNOŽSTVÍ VZDUCHU
- ↻
ODVODNÍ MNOŽSTVÍ VZDUCHU

±0,000 = 263,200 m n.m.

Revize	Vypracoval	Popis revize	Datum

LT PROJEKT PROJEKTOVÁNÍ A INŽENÝRINGOVÉ VÝSTAVBY	Hlavní autor projektu: ING. JAN KOOMÁNEK		Investor: Fakultní nemocnice Olomouc Zdravotníků 248/7, 779 00 Olomouc Tel: +420 588 441 111 www.fnol.cz
	Hlavní inženýr projektu: ING. MARTIN FORAL		
Profese:	Zpracovatel dluh: SUBTECH, s.r.o. Tel: +420 732 387 989 E-mail: kaspas@subtech.cz www: www.subtech.cz	Autorizace:	
VZT			
Odpovědný projektant:	Vypracoval:	Kontroloval:	
ING. ANTONÍN KAŠPAR	ING. HANA MŘÁŽKOVÁ	ING. ANTONÍN KAŠPAR	
Alce:	FAKULTNÍ NEMOCNICE OLOMOUČ DOSTAVBA A REKONSTRUKCE BUDOVY U		Zakázkové číslo: 49 - 2023
			Datum: 03 - 2024
			Stupeň: DUR + DSP
			Formát: 5 A4
Objekt: REKONSTRUKCE BUDOVY U1 - 2.ETAPA	SO 02	Měřítko: 1:100	Číslo výkresu: D.1.02.4f - 102
Obsah: PŮDORYS 2.NP			

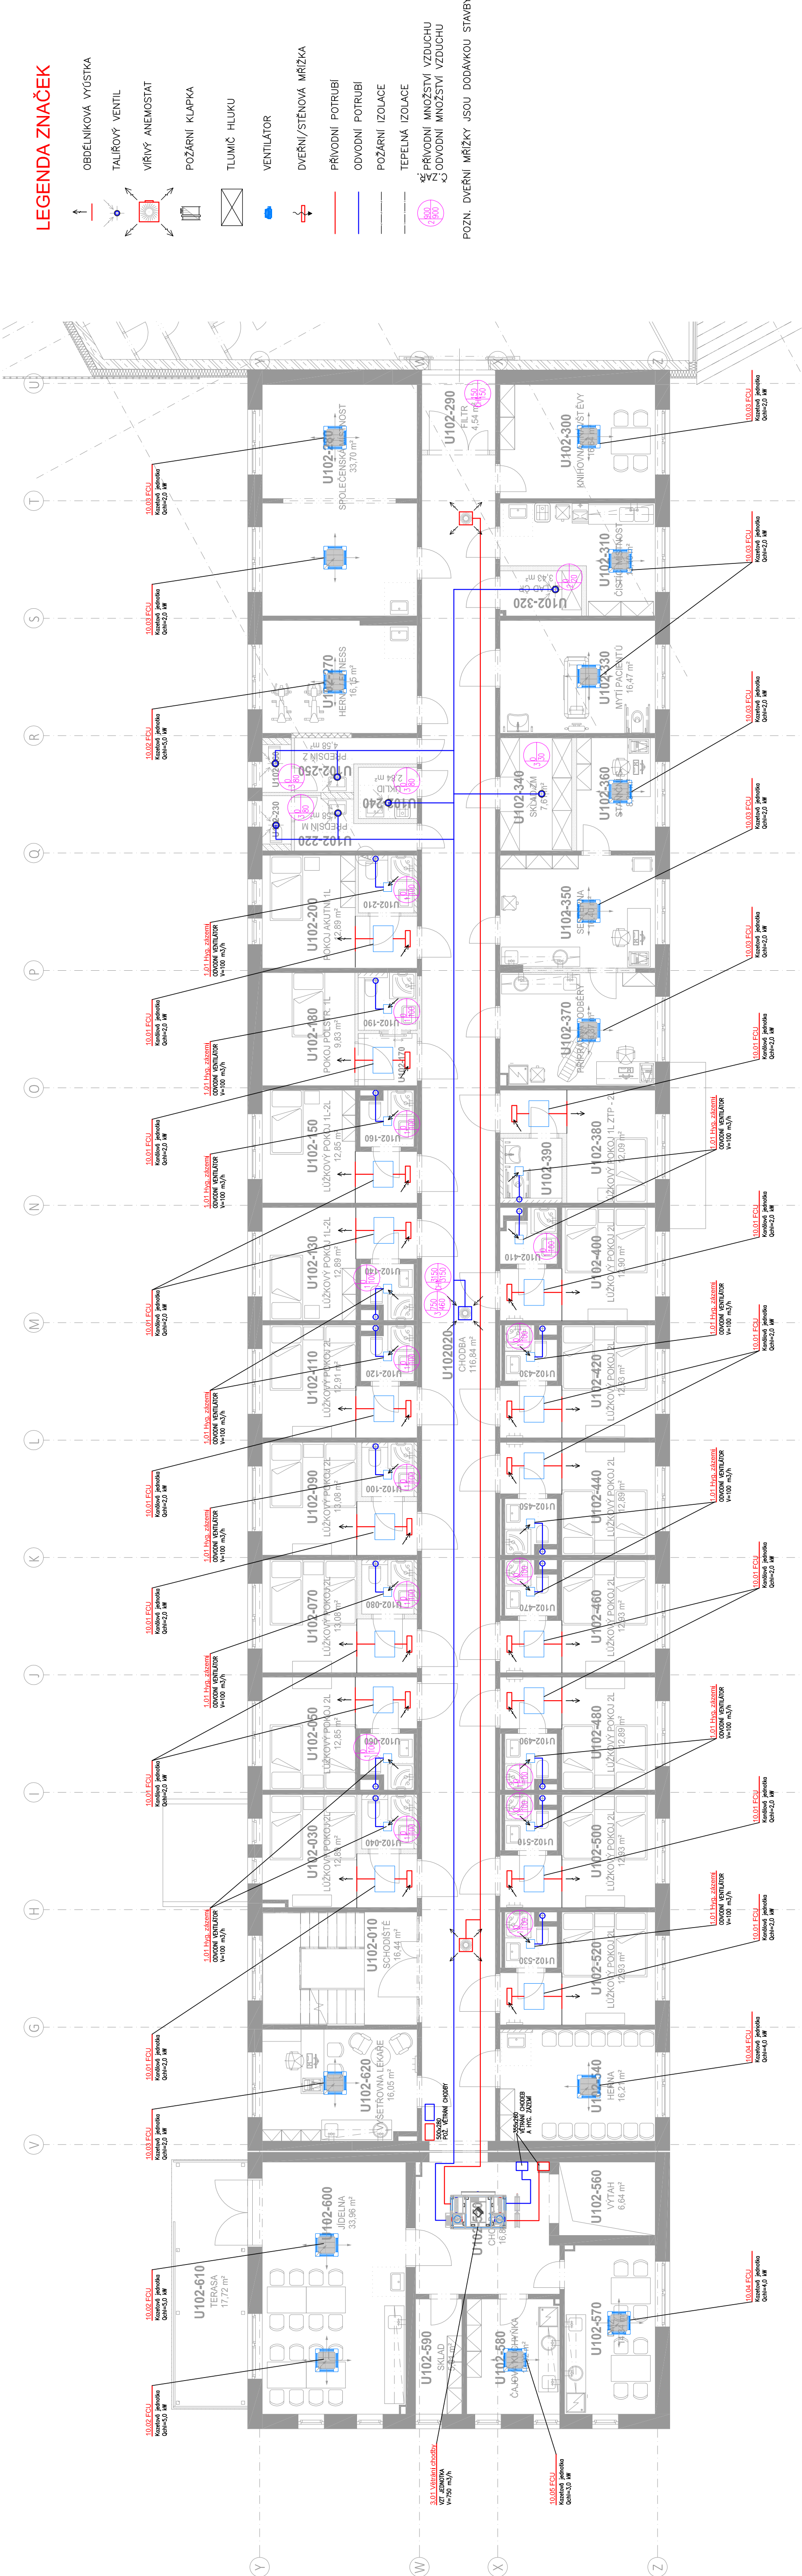

POZN: DVEŘNÍ MŘÍŽKY JSOU DODÁVKOU STAVBY