 





LEGENDA

-  nová / stávající stanice PP
-  nová / stávající výhybka
- stávající trasa plastového jízdniho potrubí, NW 160, oblouky R=800mm (veritkální / horizontální)
- nová trasa plastového jízdniho potrubí, NW 160, oblouky R=800mm (veritkální / horizontální)
- nová trasa vzduchového potrubí, NW 110 (veritkální / horizontální)

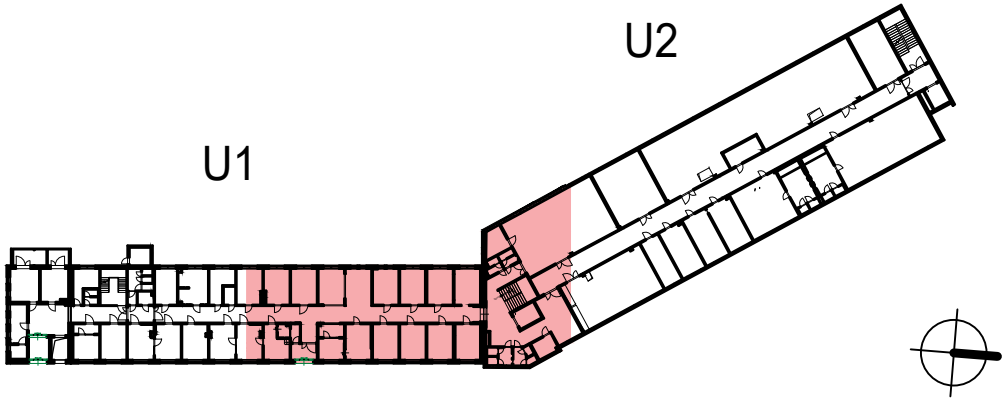

±0,000 = 507,450 m n.m.

Revize	Vypracoval	Popis revize	Datum
--------	------------	--------------	-------

LT PROJEKT PROJEKTOVÁNÍ ZDRAVOTNICKÉ VÝSTAVY			Hlavní inženýr projektu: ING. JAN KOČMÁNEK Hlavní inženýr stavební části: ING. MARTIN FORAL		Investor: FAKULTNÍ NEMOCNICE OLOMOUC Zdravotníků 248/7, 779 00 Olomouc Tel: +420 588 441 111 www.fnol.cz				
Profese: PP		Zpracovatel dílu: PROFITUBE PROCZECH s.r.o. Michálkovicá 2055/86, 710 00 Ostrava 10 Tel: +420 595 222 124 E-mail: projekt@profitube.eu			Autorizace:				
Odpovědný projektant: ING. JÁN GAJDIČIAR		Vypracoval: ING. LIBOR KASL		Kontroloval: ING. JÁN GAJDIČIAR					
Akce: FAKULTNÍ NEMOCNICE OLOMOUC DOSTAVBA A REKONSTRUKCE BUDOVY U						Zakázkové číslo: 49 - 2023		Paré:	
						Datum: 03 - 2024			
						Stupeň: DUR + DSP			
Objekt: REKONSTRUKCE BUDOVY U1 - 2.ETAPA SO 02						Formát: 3 A4			
Obsah: PŮDORYS 1.NP - NOVÝ STAV						Měřítko: 1:100		Číslo výkresu: D.1.02.4i-101	