



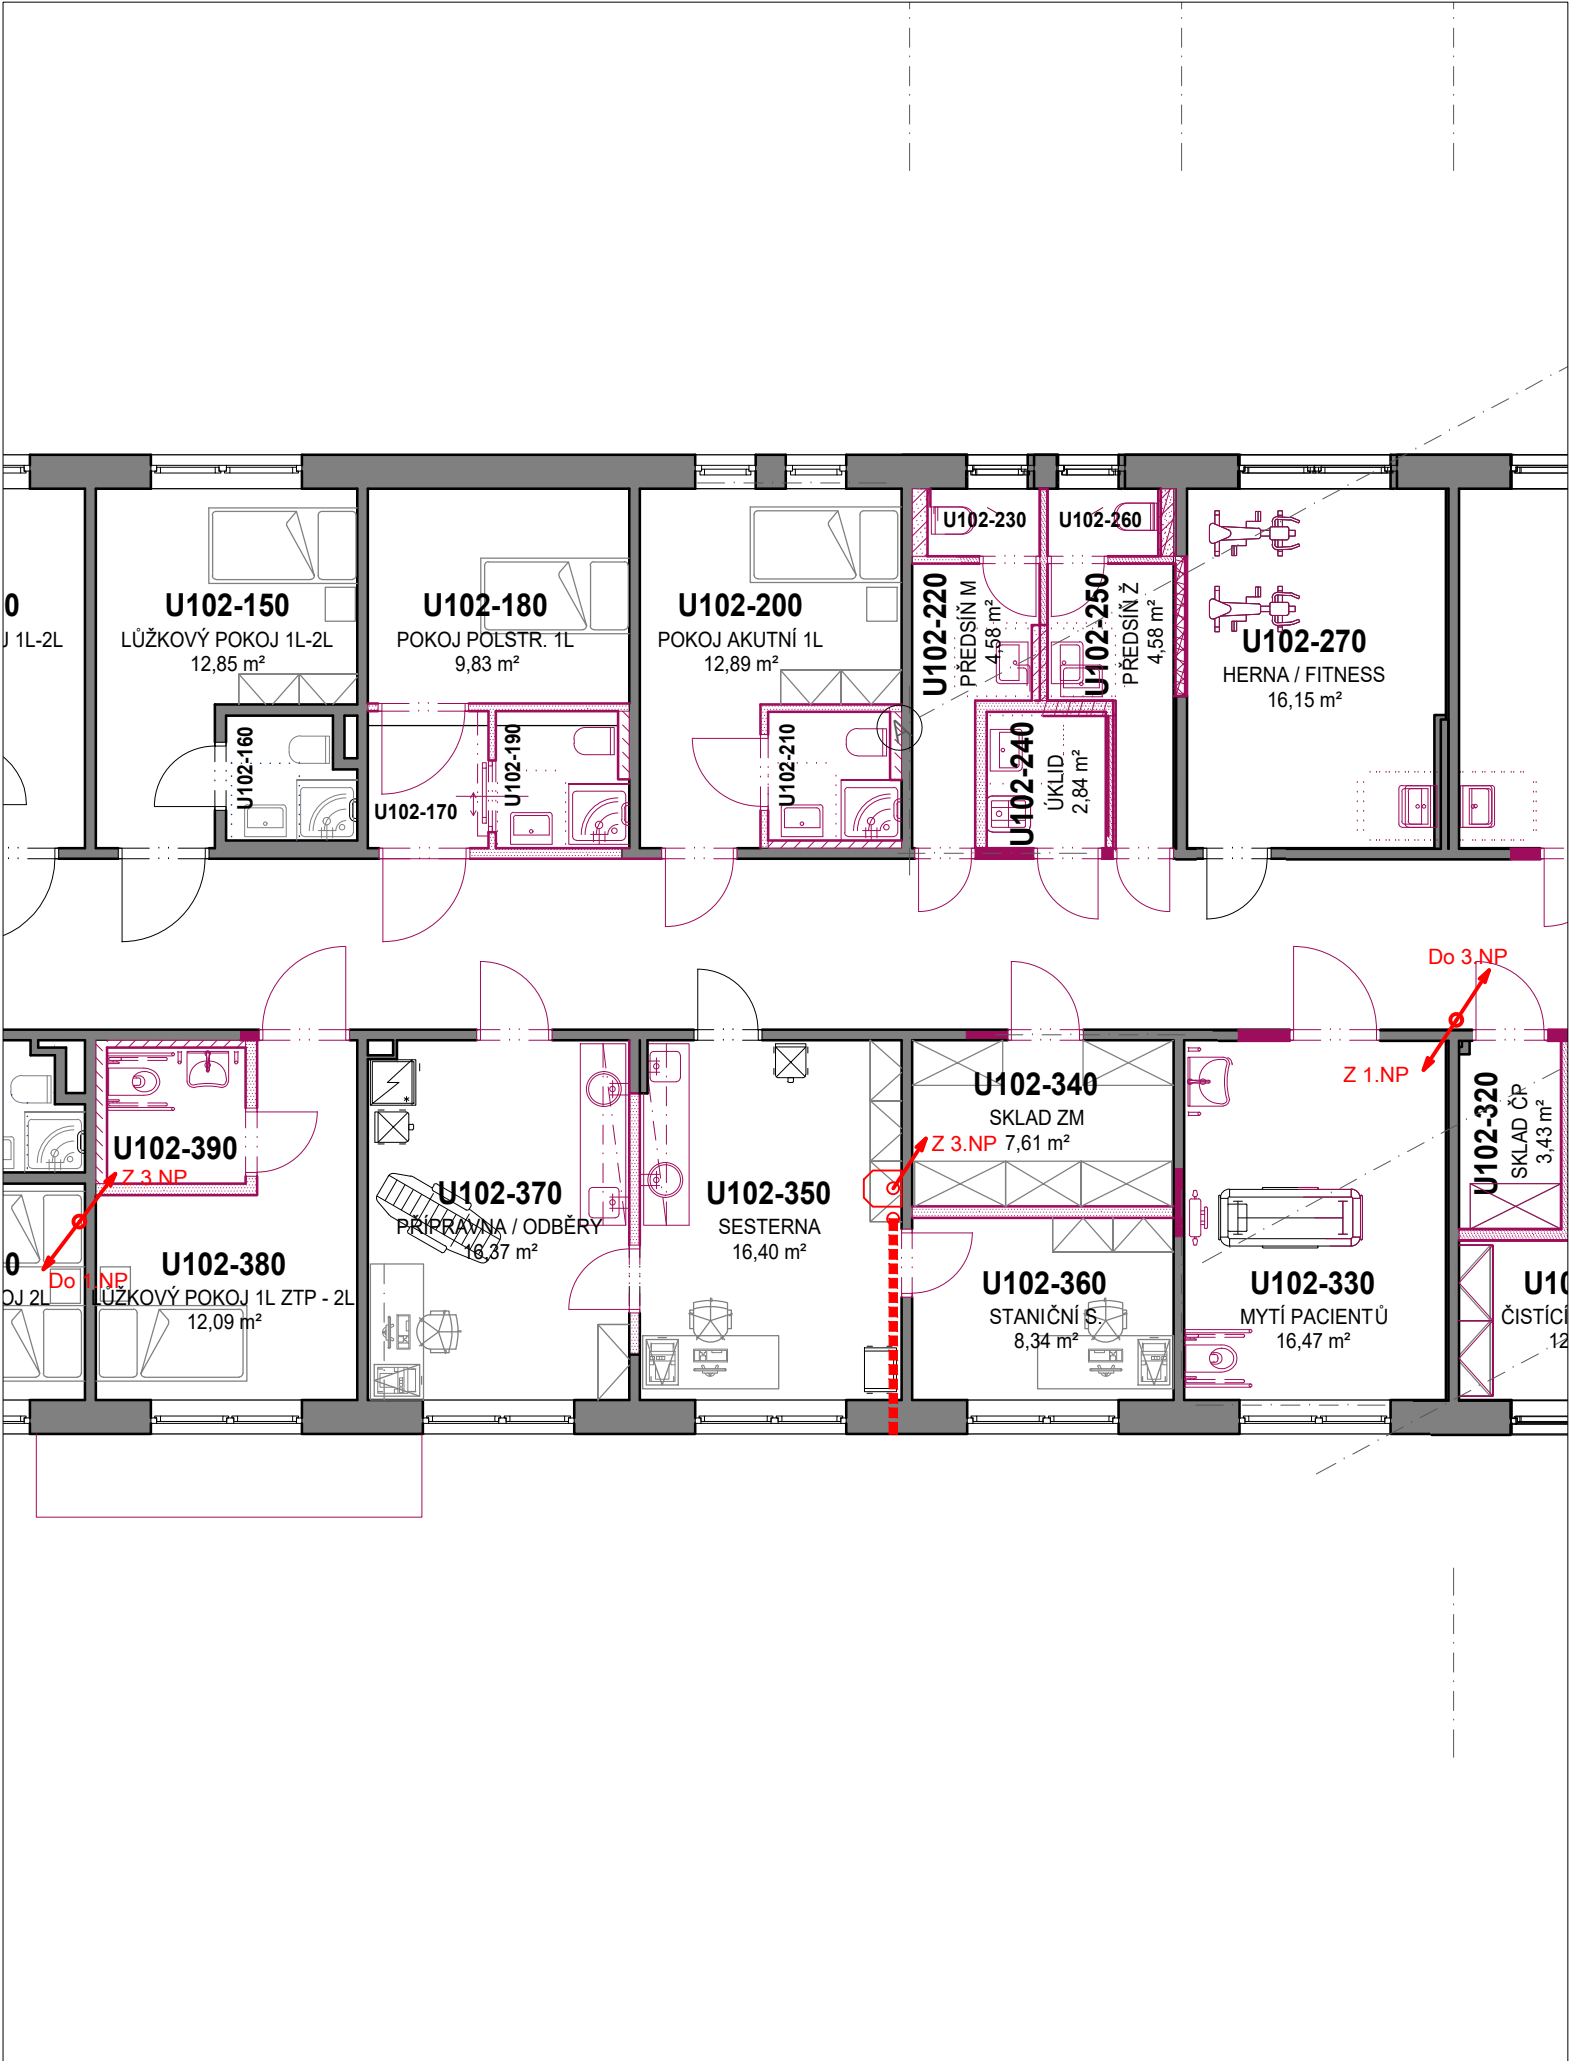

LEGENDA

-  nová / stávající stanice PP
-  nová / stávající výhybka
-  stávající trasa plastového jízdniho potrubí, NW 160, oblouky R=800mm (verikální / horizontální)
-  nová trasa plastového jízdniho potrubí, NW 160, oblouky R=800mm (verikální / horizontální)
-  nová trasa vzduchového potrubí, NW 110 (verikální / horizontální)

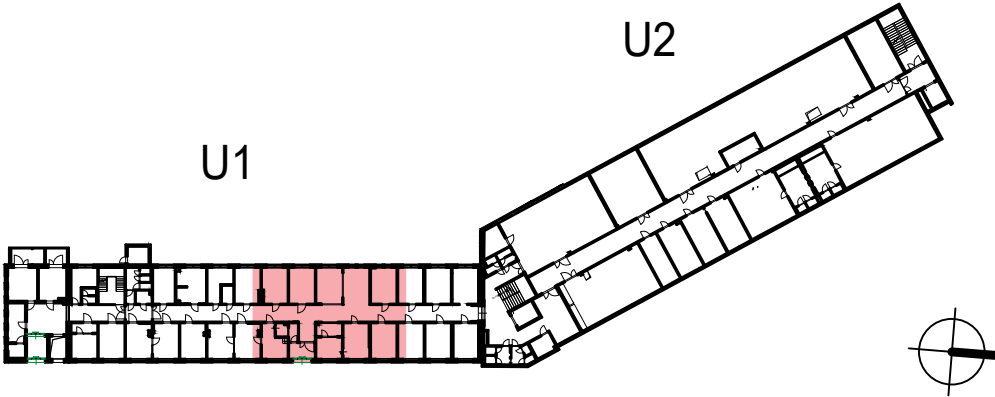

±0,000 = 507,450 m n.m.

Revize	Vypracoval	Popis revize	Datum

LT PROJEKT PROJEKTOVÁNÍ ZDRAVOTNICKÉ VÝSTAVBY		Hlavní inženýr projektu: ING. JAN KOČMÁNEK Hlavní inženýr stavební části: ING. MARTIN FORAL	Investor: FAKULTNÍ NEMOCNICE OLOMOUC Zdravotníků 248/7, 779 00 Olomouc Tel: +420 588 441 111 www.fnol.cz
Profese: PP	Zpracovatel dílu: PROFITUBE PROCZECH s.r.o. Michálkovicá 2055/86, 710 00 Ostrava 10 Tel: +420 595 222 124 E-mail: projekt@profitube.eu		Autorizace:
Odpovědný projektant:	Vypracoval:	Kontroloval:	
ING. JÁN GAJDIČIAR	ING. LIBOR KASL	ING. JÁN GAJDIČIAR	
Akce: FAKULTNÍ NEMOCNICE OLOMOUC DOSTAVBA A REKONSTRUKCE BUDOVY U		Zakázkové číslo: 49 - 2023	Paré:
		Datum: 03 - 2024	
		Stupeň: DUR + DSP	
Objekt: REKONSTRUKCE BUDOVY U1 - 2.ETAPA	SO 02	Formát: 3 A4	
Obsah: PŮDORYS 2.NP - NOVÝ STAV	Měřítko: 1:100	Číslo výkresu: D.1.02.4i-102	