



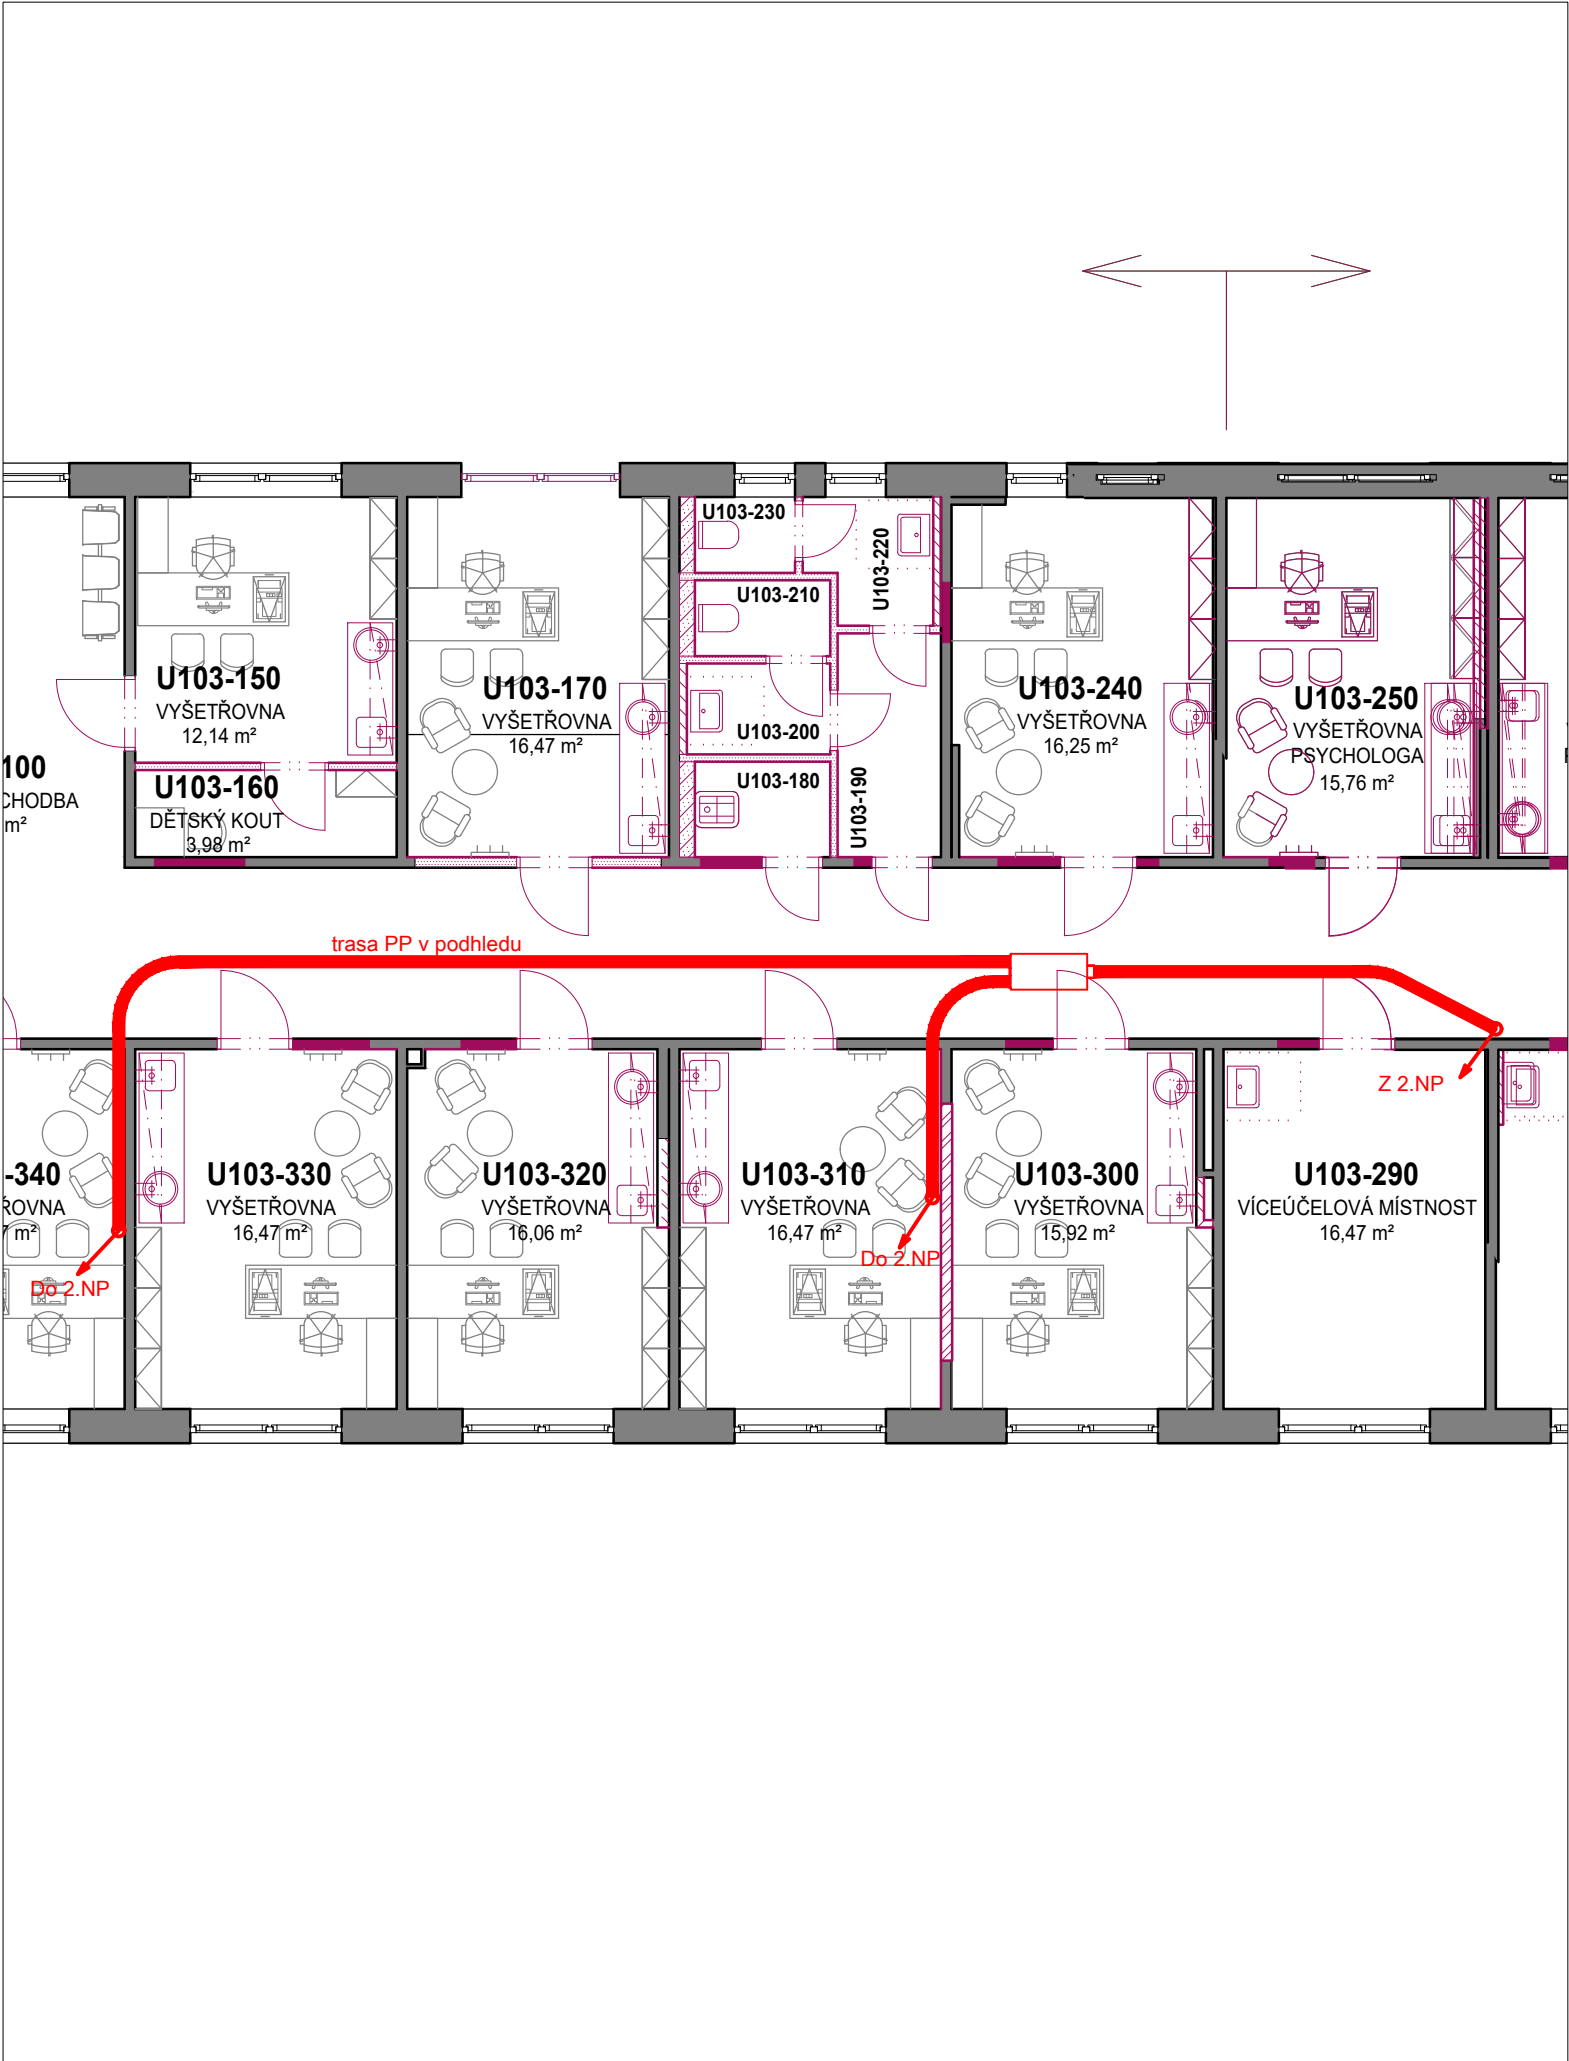

LEGENDA

-nová / stávající stanice PP
-nová / stávající výhybka
-stávající trasa plastového jízdniho potrubí, NW 160, oblouky R=800mm (veritkální / horizontální)
-nová trasa plastového jízdniho potrubí, NW 160, oblouky R=800mm (veritkální / horizontální)
-nová trasa vzduchového potrubí, NW 110 (veritkální / horizontální)

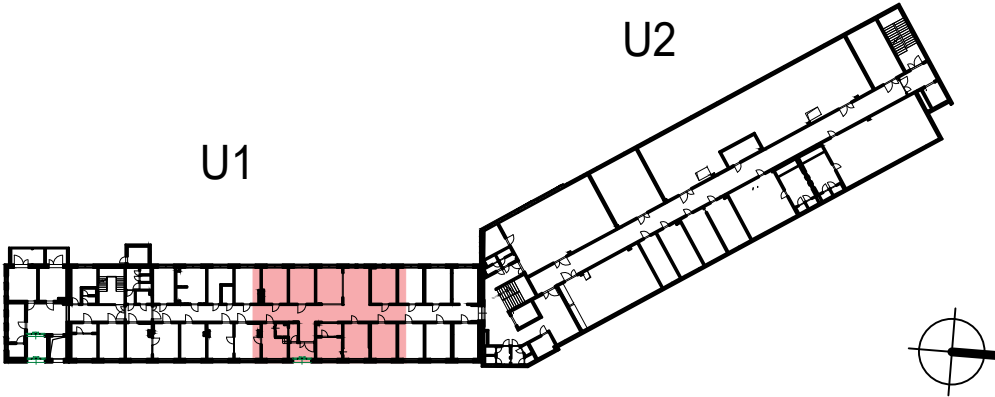

±0,000 = 507,450 m n.m.

Revize	Vypracoval	Popis revize	Datum

LT PROJEKT PROJEKTOVÁNÍ ZDRAVOTNICKÉ VÝSTAVBY		Hlavní inženýr projektu: ING. JAN KOČMÁNEK Hlavní inženýr stavební části: ING. MARTIN FORAL	Investor: FAKULTNÍ NEMOCNICE OLOMOUC Zdravotníků 248/7, 779 00 Olomouc Tel: +420 588 441 111 www.fnol.cz	
Profese: PP	Zpracovatel dílu: PROFITUBE PROCZECH s.r.o. Michálkovicá 2055/86, 710 00 Ostrava 10 Tel: +420 595 222 124 E-mail: projekt@profitube.eu		Autorizace:	
Odpovědný projektant:	Vypracoval:	Kontroloval:		
ING. JÁN GAJDIČIAR	ING. LIBOR KASL	ING. JÁN GAJDIČIAR		
Akce: FAKULTNÍ NEMOCNICE OLOMOUC DOSTAVBA A REKONSTRUKCE BUDOVY U			Zakázkové číslo: 49 - 2023	Paré:
Objekt: REKONSTRUKCE BUDOVY U1 - 2.ETAPA SO 02			Datum: 03 - 2024	
			Stupeň: DUR + DSP	
Obsah: PŮDORYS 3.NP - NOVÝ STAV			Formát: 3 A4	Číslo výkresu: D.1.02.4i-103
			Měřítko: 1:100	