


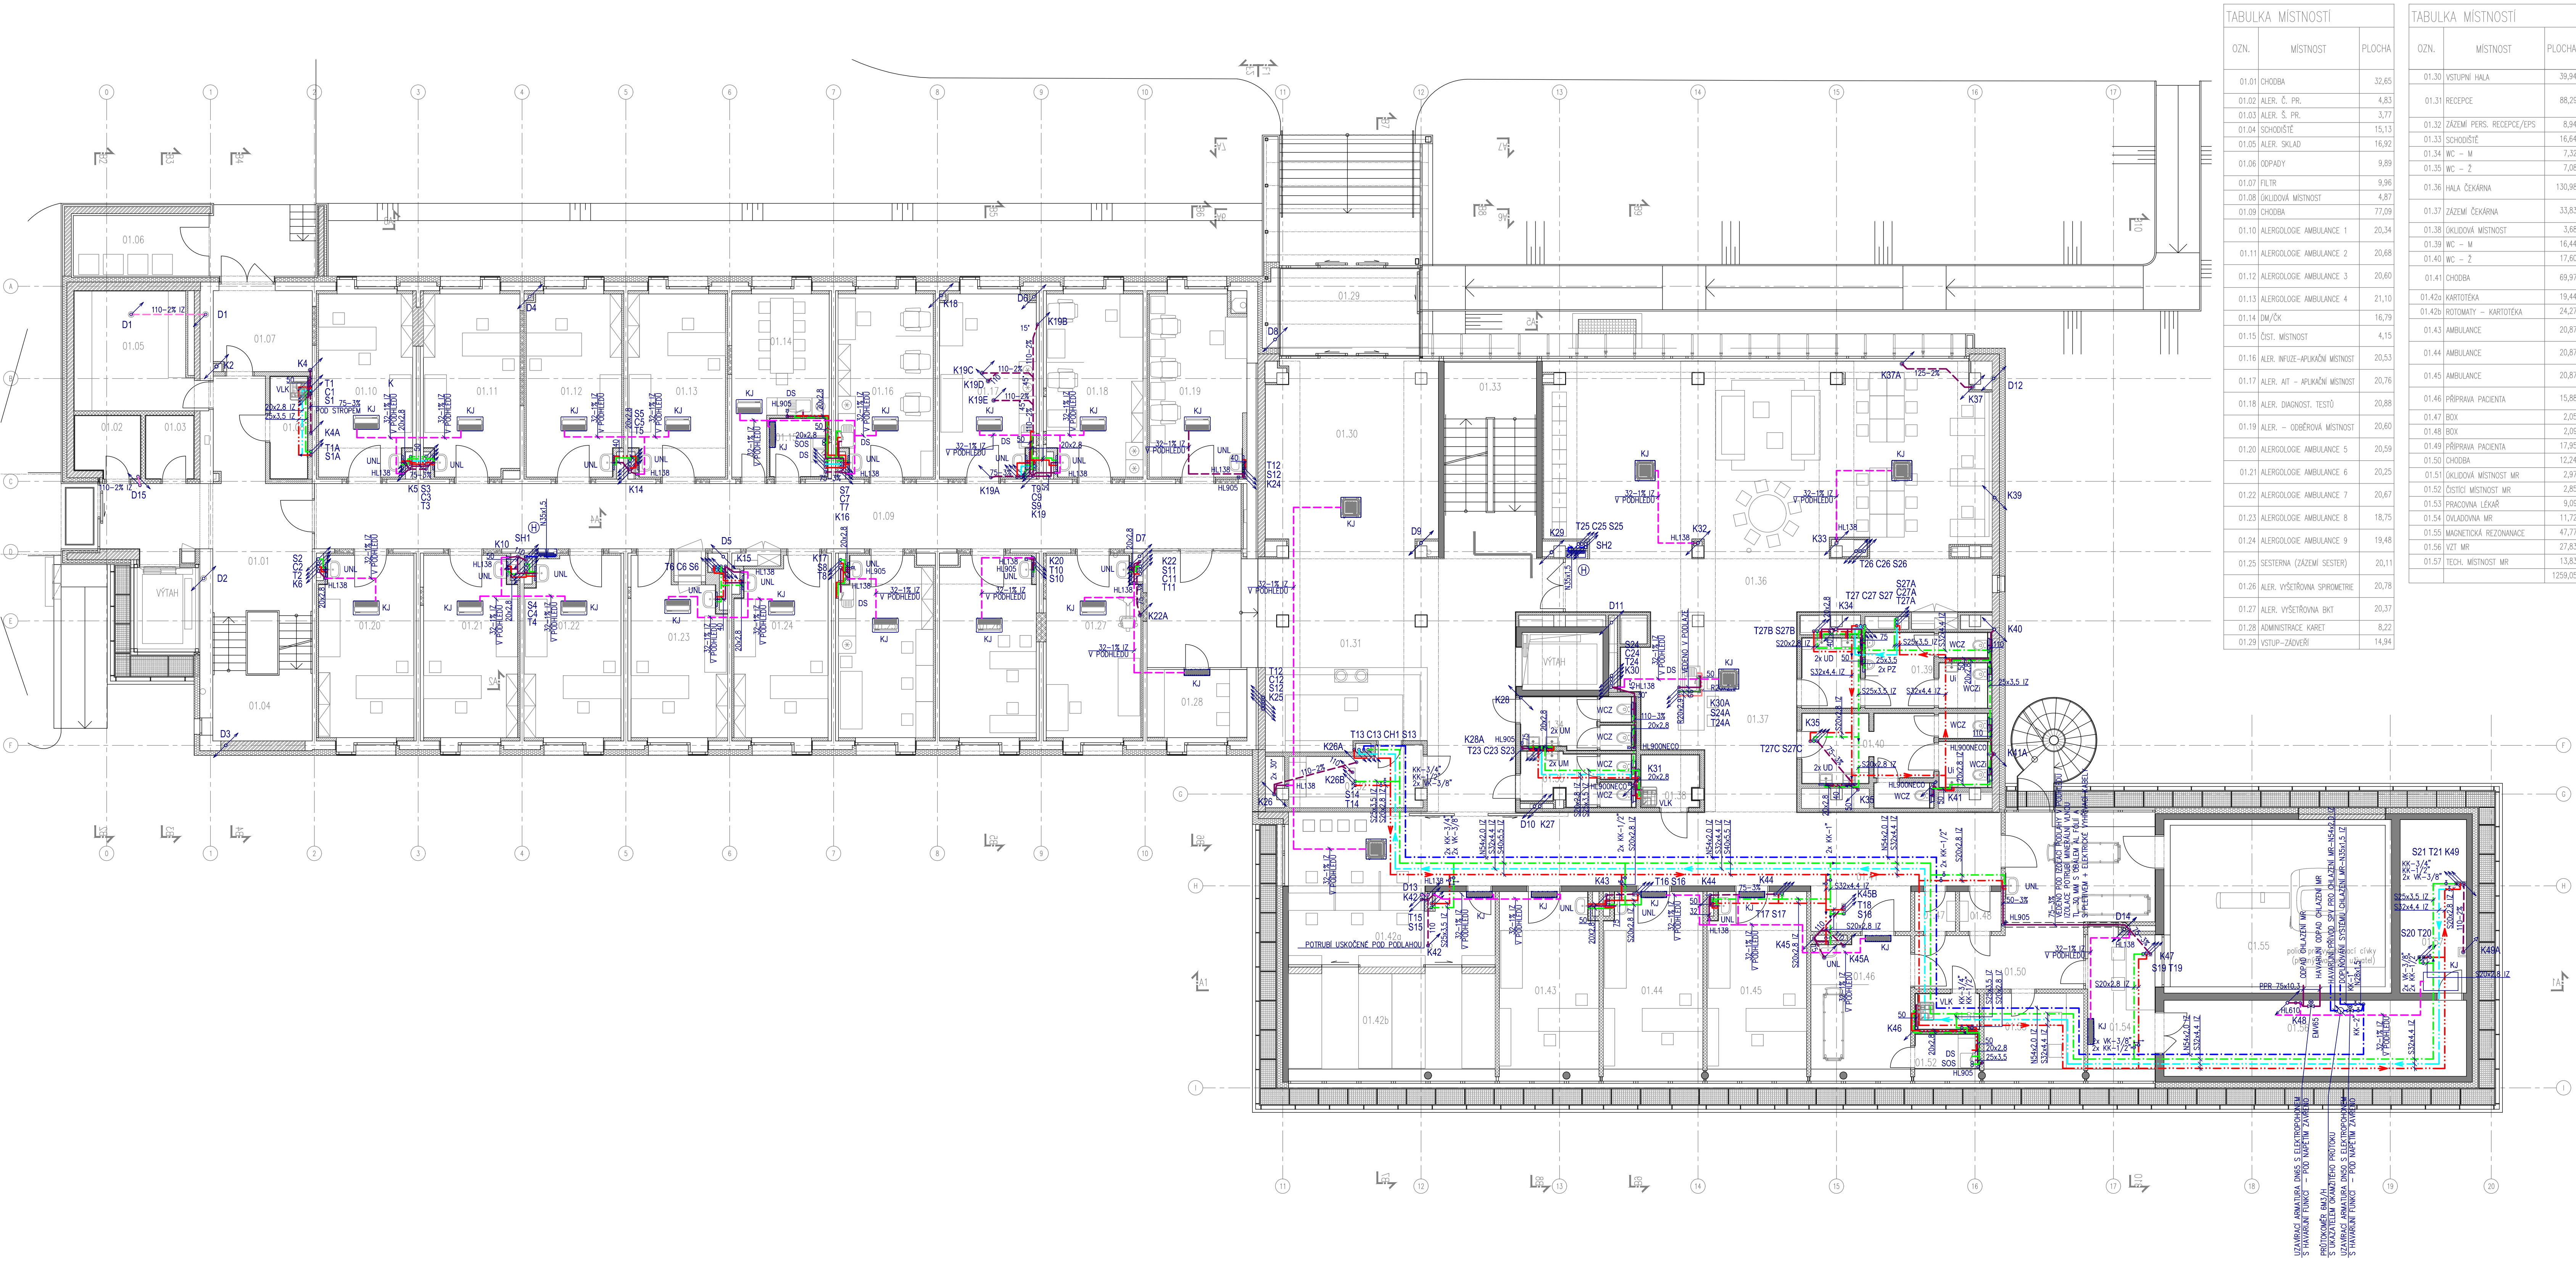

TABULKA MÍSTNOSTI		
OZN.	MÍSTNOST	PLOCHA
01.01	CHODBA	32,65
01.02	ALER. Č. PR.	4,83
01.03	ALER. Š. PR.	3,77
01.04	SCHODIŠTĚ	15,13
01.05	ALER. SKLAD	16,92
01.06	ODPADY	9,89
01.07	FILTR	9,96
01.08	OKLADOVÁ MÍSTNOST	4,87
01.09	CHODBA	77,09
01.10	ALERGOLOGIE AMBULANCE 1	20,34
01.11	ALERGOLOGIE AMBULANCE 2	20,68
01.12	ALERGOLOGIE AMBULANCE 3	20,60
01.13	ALERGOLOGIE AMBULANCE 4	21,10
01.14	DM/OK	16,79
01.15	ČIST. MÍSTNOST	4,15
01.16	ALER. INFUZE-APLIKAČNÍ MÍSTNOST	20,53
01.17	ALER. AIT - APLIKAČNÍ MÍSTNOST	20,76
01.18	ALER. DIAGNOST. TESTŮ	20,88
01.19	ALER. - ODBĚROVÁ MÍSTNOST	20,60
01.20	ALERGOLOGIE AMBULANCE 5	20,59
01.21	ALERGOLOGIE AMBULANCE 6	20,25
01.22	ALERGOLOGIE AMBULANCE 7	20,67
01.23	ALERGOLOGIE AMBULANCE 8	18,75
01.24	ALERGOLOGIE AMBULANCE 9	19,48
01.25	SESTERNA (ŽÁZENÍ SESTER)	20,11
01.26	ALER. VÝŠETŘOVNA SPROMETRIE	20,78
01.27	ALER. VÝŠETŘOVNA BKT	20,37
01.28	ADMINISTRACE KARET	8,22
01.29	VSTUP-ZÁVĚRÍ	14,94

TABULKA MÍSTNOSTI		
OZN.	MÍSTNOST	PLOCHA
01.30	VSTUPNÍ HALA	39,94
01.31	RECEPCE	88,29
01.32	ŽÁZENÍ PERS. RECEPCE/EPS	8,94
01.33	SCHODIŠTĚ	16,64
01.34	WC - M	7,32
01.35	WC - 2	7,08
01.36	HALA ČEKÁRNA	130,98
01.37	ŽÁZENÍ ČEKÁRNA	33,83
01.38	OKLADOVÁ MÍSTNOST	3,68
01.39	WC - M	16,44
01.40	WC - 2	17,60
01.41	CHODBA	69,97
01.42a	KARTOTÉKA	19,44
01.42b	ROTOMATY - KARTOTÉKA	24,27
01.43	AMBULANCE	20,87
01.44	AMBULANCE	20,87
01.45	AMBULANCE	20,87
01.46	PŘÍPRAVA PACIENTA	15,88
01.47	BOX	2,05
01.48	BOX	2,09
01.49	PŘÍPRAVA PACIENTA	17,95
01.50	CHODBA	12,24
01.51	OKLADOVÁ MÍSTNOST MR	2,97
01.52	ČISTOT. MÍSTNOST MR	2,85
01.53	PRACOVNÍ LÉKAŘ	9,09
01.54	OKLADOVÁ MR	11,72
01.55	MAGNETICKÁ REZONANCE	47,77
01.56	VÝT MR	27,83
01.57	TECH. MÍSTNOST MR	13,83
		129,05

- LEGENDA
- SPÁŠKOVÁ KANALIZACE - ZÁVĚŠENÉ POTRUBÍ
 - DEŠŤOVÁ KANALIZACE - ZÁVĚŠENÉ POTRUBÍ
 - ODVOD KONDENZÁTŮ
 - ROZVOD STUDENÉ PÍTNÉ VODY - PLASTOVÉ POTRUBÍ
 - ROZVOD STUDENÉ PÍTNÉ VODY - NEREZOVÉ POTRUBÍ
 - ROZVOD TEPLÉ PÍTNÉ VODY - PLASTOVÉ POTRUBÍ
 - ROZVOD TEPLÉ PÍTNÉ VODY PRO CÍRKULACI - PLASTOVÉ POTRUBÍ
 - ROZVOD TEPLÉ PÍTNÉ VODY V PODLAŽE - PLASTOVÉ POTRUBÍ
 - ROZVOD PÍTNÉ VODY V PODLAŽE - PLASTOVÉ POTRUBÍ
 - OPADY - KANALIZACE SPÁŠKOVÁ
 - OPADY - KANALIZACE DEŠŤOVÁ
 - STOUPACÍ POTRUBÍ STUDENÉ PÍTNÉ VODY - CHLAZENÍ MR
 - STOUPACÍ POTRUBÍ STUDENÉ PÍTNÉ VODY K POŽÁRNÍM HYDRANTŮM
 - STOUPACÍ POTRUBÍ TEPLÉ PÍTNÉ VODY
 - STOUPACÍ POTRUBÍ TEPLÉ PÍTNÉ VODY PRO CÍRKULACI
 - POŽÁRNÍ HYDRANTOVÝ SYSTÉM DN 19(25)/30, SKŘŮR DO ŽDÍ NEREZOVÁ
 - KLOZET ZÁVĚŠNÝ PRO MOBILNÍ OSOBY, INSTALAČNÍ PREFABRIKÁT, ODALENÝ PNEUMATICKÝ SPLACHOVAČ
 - PISOÁROVÝ ZÁCHOZEK, RADAROVÝ SPLACHOVAČ, INSTALAČNÍ PREFABRIKÁT
 - UMÝVADLO 60 CM, NÁSTĚNNÁ BATERIE, SIFON, INSTALAČNÍ PREFABRIKÁT V ČÁSTI F2
 - UMÝVADLO 60 CM, NÁSTĚNNÁ BATERIE, LÉKAŘSKÁ, SIFON, INSTALAČNÍ PREFABRIKÁT V ČÁSTI F2
 - UMÝVADLO 50 CM, STOJÁNKOVÁ BATERIE, SIFON, INSTALAČNÍ PREFABRIKÁT V ČÁSTI F2
 - UMÝVADLO ZÁPUSNÉ 55 CM V DESCE, STOJÁNKOVÁ BATERIE, SIFON, INSTALAČNÍ PREFABRIKÁT V ČÁSTI F2
 - UMÝVADLO PRO MOBILNÍ OSOBY, NÁSTĚNNÁ BATERIE, PODOBITKOVÝ SIFON
 - SPRCHOVÝ KOUT SE SPRCHOVÝM ŽLABEM, NÁSTĚNNÁ BATERIE, INSTALAČNÍ PREFABRIKÁT V ČÁSTI F2
 - SPRCHOVÝ KOUT SE SPRCHOVÝM ŽLABEM, NÁSTĚNNÁ BATERIE, INSTALAČNÍ PREFABRIKÁT V ČÁSTI F2
 - DŘEV. V KUCHYŇSKÉ SESTAVĚ, INSTALAČNÍ PREFABRIKÁT V ČÁSTI F2
 - VZLEVA KOMBINOVANÁ NEREZOVÁ S UMÝVADLEM S BEZDŮTOVKOVOU BATERIÍ, INSTALAČNÍ PREFABRIKÁT V ČÁSTI F2
 - BEZPEČNOSTNÍ STOLNÍ OČNÍ SPRCHA
 - STOUPACÍ POTRUBÍ
 - KLESAJÍCÍ POTRUBÍ
 - KLIMATIZAČNÍ JEDNOTKA

±0,00 = 241,320 m n.m. BpV

ZMĚNA

POPIS

DATUM

POŽADAVEK ZMĚNY

VEŠKERÁ PRÁVA VYHRAZENA. TENTO VÝKRES A DETAIL JE MAJETKEM ARCHITEKTA A NESMÍ BÝT POUŽIT CELÝ ANI Z ČÁSTI BEZ PÍSEMNÉHO SOUHLASU.

OKPLANARCHITECTS

NÁZEV STAVBY

NÁRODNÍ TELEMEDICÍNSKÉ CENTRUM

PROJEKTANT ČÁSTI

NIERSBERGER Instalace, s.r.o.

TYRŠOVA 2075 BENEŠOV

tel.: 317 721 741-2 fax.: 317 721 841

e-mail: instalace@niersberger.cz

GENERALNÍ PROJEKTANT

OK PLAN ARCHITECTS, S.R.O.

NA ZÁVODI 631, 396 01 HUMPOLEC

OKPLAN@OKPLAN.CZ T: 565 533 656

WWW.OKPLAN.CZ F: 565 532 268

ZODPOVĚDNÝ PROJEKTANT

ing. PETRA BORLOVÁ

borlova@niersberger.cz T: 777 700 015

VYPRACOVAL

IVA ZÁPOTOČKA

INVESTOR

FAKULTNÍ NEMOCNICE OLOMOUČ

I. P. PAVLOVA 185/6, 77900 OLOMOUČ

MÍSTO STAVBY

OLOMOUČ

p. č. 153/2, 153/3, 153/6, st. 1216

AUTOR

architekt LUDĚK RYZNER čka 02 660

architekt LIBOR CHOVAŇEC

ing. arch. Helena PASÁČKOVÁ

HLAVNÍ INŽENÝR PROJEKTU

architekt LIBOR CHOVAŇEC

L.CHOVAŇEC@OKPLAN.CZ T: 777 200 981

SITUACE

RAŽITKO

PÁRE

ČÁST

ZDRAVOTECHNIKA

D.1.4.1

STUPEŇ

ZAKÁZKOVÉ ČÍSLO

DPS 16-15-DPS (16P00001)

DATUM

03/2017

ZMĚNA

000

NÁZEV PŘÍLOHY

PŮDORYS 1.NP

MĚŘÍTKO

1:100

ČÍSLO VÝKRESU

ZTI 02