


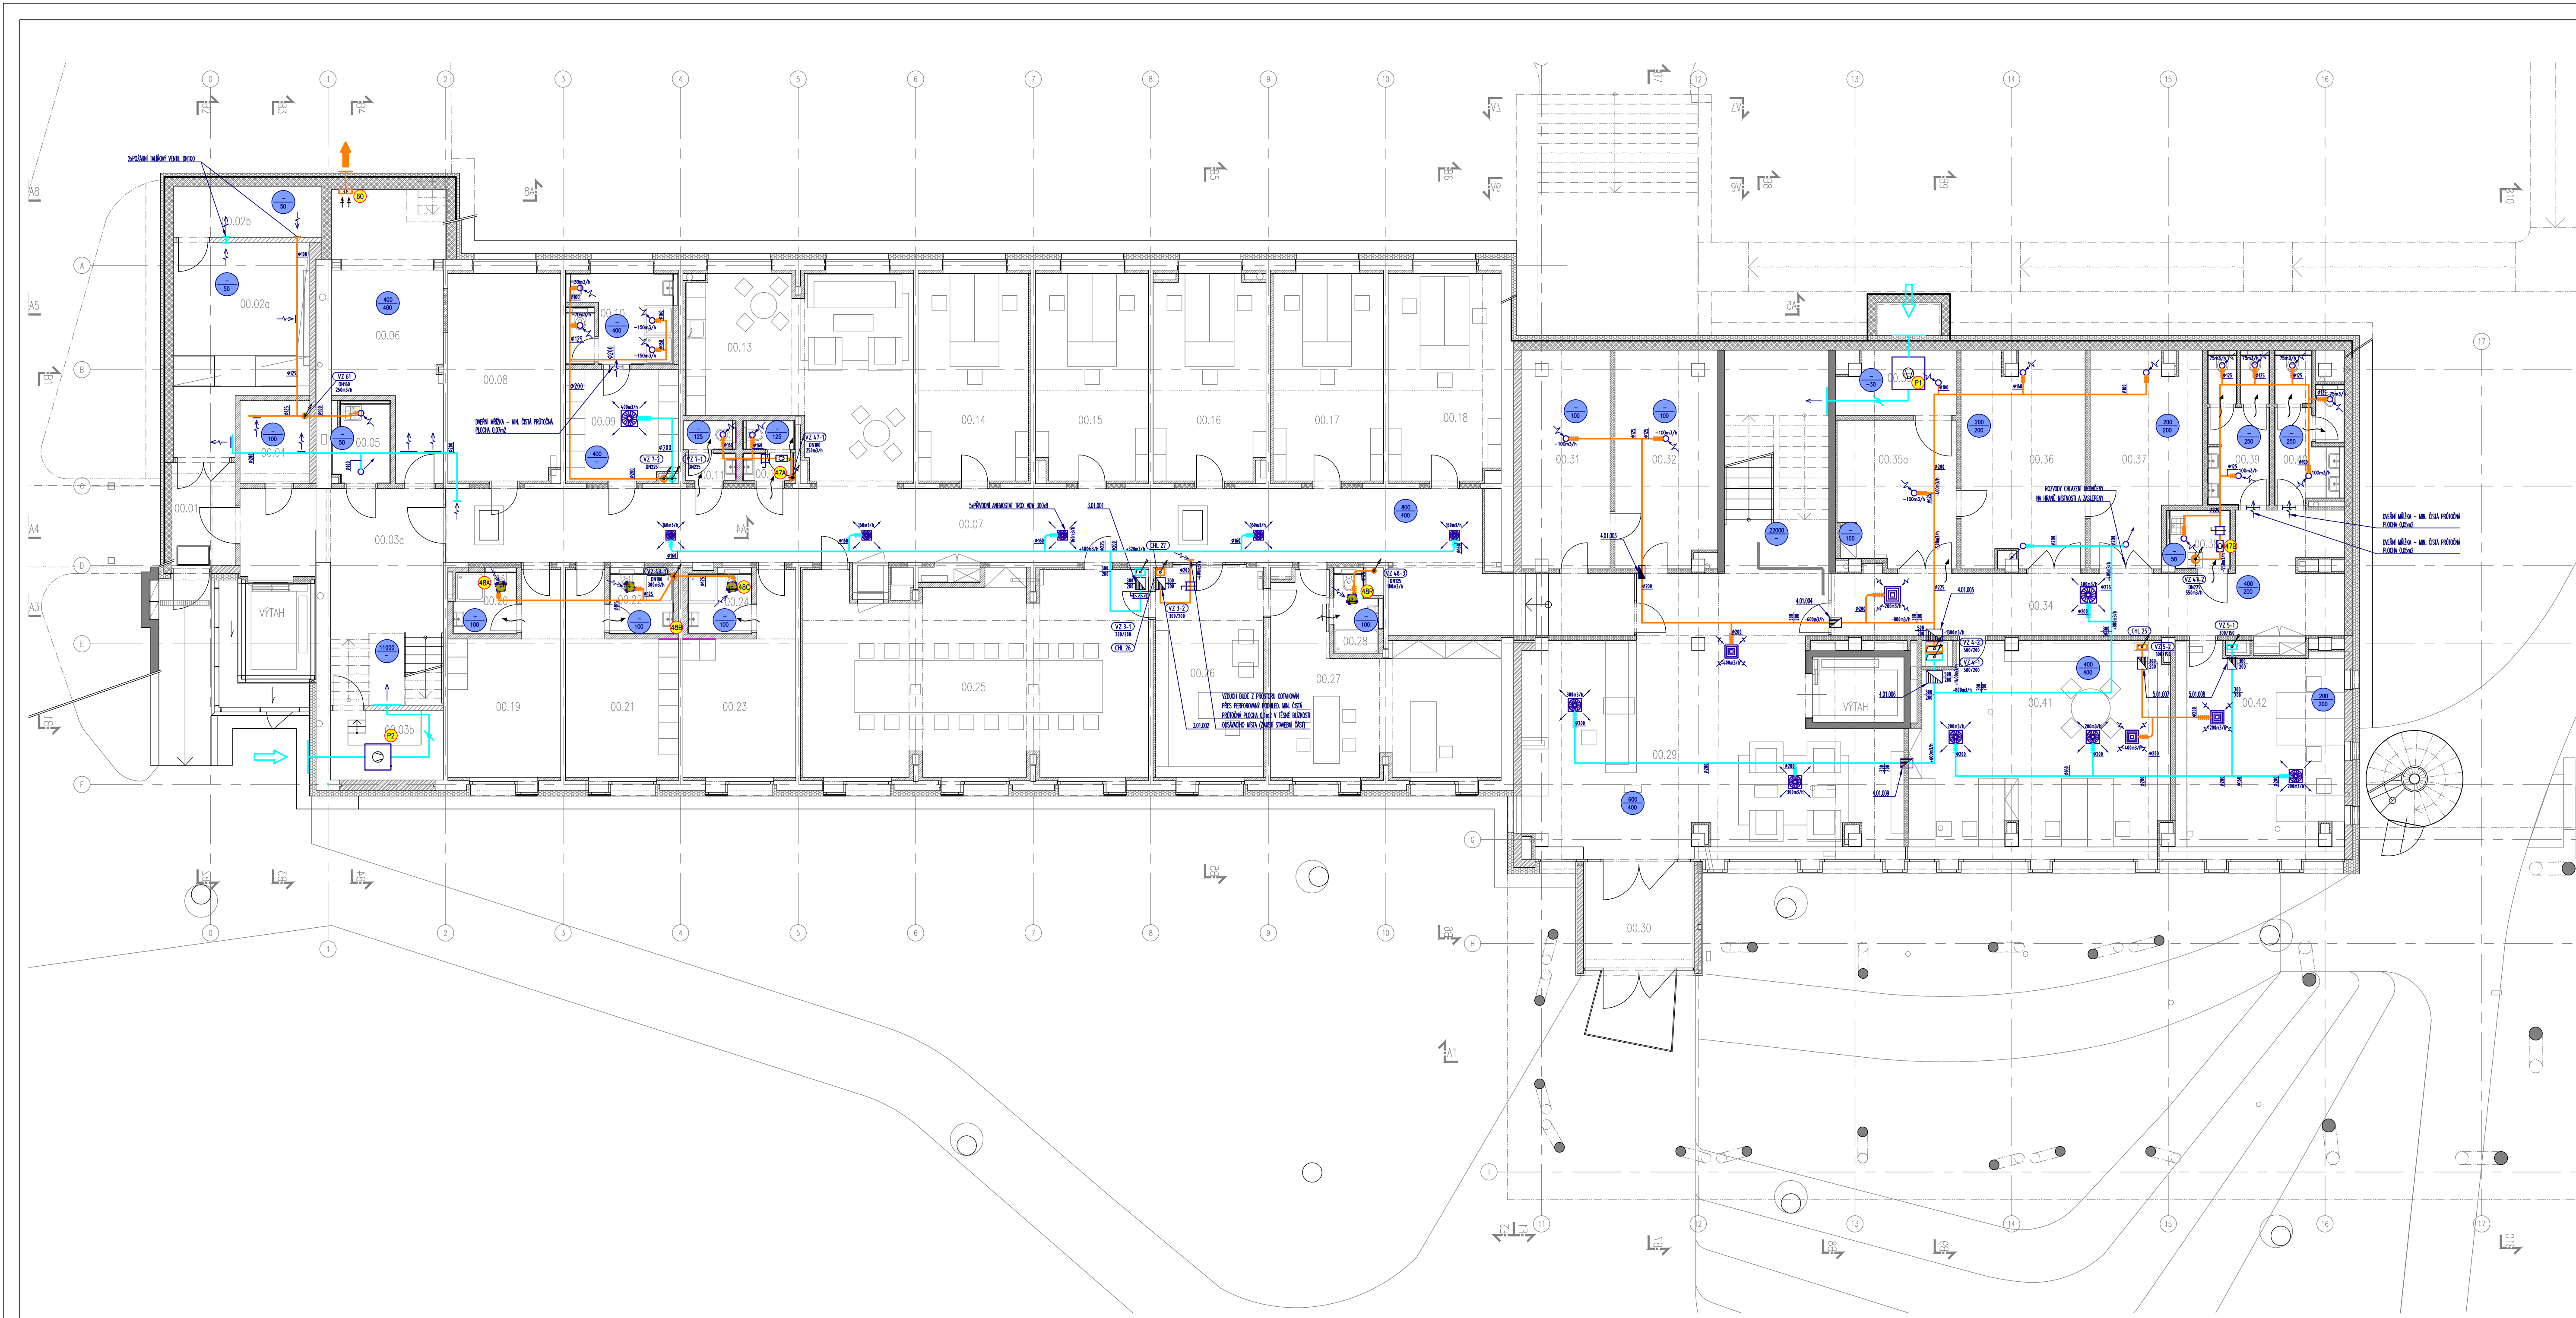

TABULKA MÍSTNOSTÍ		
OZN.	MÍSTNOST	PLOCHA
00.01	ZADVEŘÍ	6,22
00.02a	ROZVODNA NN	23,40
00.02b	OSTŘEDNA EPS + UPS	7,25
00.03a	CHODBA	30,81
00.03b	STROJOVNA VĚTRÁNÍ CHŮC	7,52
00.04	STR. MEDIPLYNŮ	5,45
00.05	OKLIDOVÁ MÍSTNOST	4,48
00.06	VÝMĚNKOVÁ STANICE	25,57
00.07	CHODBA	89,04
00.08	PŘÍRUCH. SPISOVNA ALER.	22,04
00.09	ŠATNA Ž. SESTRY+THP ALER.	11,83
00.10	LUNYVARNÁ Ž. SESTRY	9,27
00.11	WC - M	3,06
00.12	WC - Ž	3,02
00.13	DMZ, KUCHYNKA ALERGOLÓGIE + NTMC	37,05
00.14	PRACOVNA NTMC	21,55
00.15	PRACOVNA NTMC	21,73
00.16	PRACOVNA NTMC	21,32
00.17	PRACOVNA NTMC	21,55
00.18	PRACOVNA NTMC	21,79
00.19	ŠATNA M/LEKÁŘI/THP	17,34

TABULKA MÍSTNOSTÍ		
OZN.	MÍSTNOST	PLOCHA
00.20	KOUPELNA M/LEKÁŘI/THP	3,81
00.21	ŠATNA Ž/LEKÁŘKY	17,35
00.22	KOUPELNA Ž/LEKÁŘKY	3,83
00.23	KANCELÁŘ VRODNÍ SESTRY ALER.	17,35
00.24	KAN. VROH. S. ALER. - KOUPELNA	3,84
00.25	ALER. ZASEDACÍ MÍSTNOST	63,40
00.26	ALER. SEKRETARIÁT	21,84
00.27	ALER. PRACOVNA PRIMAŘE	31,85
00.28	ALER. PRACOVNA PRIMAŘE KOUPELNA	3,48
00.29	LOBBY	99,92
00.30	VSTUP-ZADVEŘÍ	10,76
00.31	PŘÍRUCH. SPISOVNA NTMC	18,09
00.32	SKLAD NTMC	20,64
00.33	NEOBSAŽENO	
00.34	CHODBA	37,89
00.35a	SKLAD / IT NTMC	16,24
00.35b	STROJOVNA VĚTRÁNÍ CHŮC	6,90
00.36	SKLAD / IT NTMC	24,89
00.37	TECHNICKÁ MÍSTNOST - IT	20,22
00.38	OKLIDOVÁ MÍSTNOST	3,50
00.39	WC - Ž	8,79
00.40	WC - M	8,79
00.41	SPRÁVA IT	47,60
00.42	TECHNICKÁ NTMC	30,59
		932,62

- Legenda:**
- Prívodní potrubí
 - Odvodní potrubí
 - Požární klapka
 - Tlumič hluku
 - Regulátor proměnného průtoku vzduchu
 - Regulátor konstantní průtoku vzduchu
 - Prívodní anemostat
 - Odvodní anemostat
 - Prívodní/odvodní talířový ventil
 - Prívodní/odvodní mřížka
 - Ventilátor
 - Malý radiální ventilátor
 - Ruční regulační klapka
 - Dveřní mřížka
 - Medium proudí z/do vyššího patra
 - Medium proudí z/do nižšího patra
 - VZT stoupačka
 - Označení pro čerstvý vzduch
 - Označení pro odpadní vzduch
 - Označení pro přiváděný vzduch
 - Označení pro odváděný vzduch
 - Označení pro přefuk vzduchu
 - Množství přiváděného vzduchu xx m³/h
 - Množství odváděného vzduchu xx m³/h
- Poznámky:**
Podřezané dveře min. 20mm

±0,00 = 241,320 m n.m. BpV

ZMĚNA

POŽADAVEK ZMĚNY

VEŠKERÁ PRÁVA VYHRAZUJEME. TENTO VÝKRES A DETAIL JE MAJETKEM ARCHITECTA A NESMÍ BÝT POUŽIT CELÝ ANI Z ČÁSTI BEZ PÍSEMNÉHO SOUHLASU.

OKPLANARCHITECTS

NÁZEV STAVBY

NÁRODNÍ TELEMEDICÍNSKÉ CENTRUM

PROJEKTANT ČÁSTI

NIEHSBERGER Instalace, s.r.o.
TYRŠOVA 2075, BENEŠOV
tel.: 317 721 741-2 fax: 317 721 841
e-mail: instalace@niersberger.cz

ZODPOVĚDNÝ PROJEKTANT

Ing. PETRA BOROŮVÁ
borova@niersberger.cz t: 777 700 015

VYPRACOVAL

Ing. JAN KRATOCHVILA

INVESTOR

FAKULTNÍ NEMOCNICE OLOMOUČ
I. P. PAVLOVA 185/6, 77900 OLOMOUČ

MÍSTO STAVBY

OLOMOUČ
p. č. 153/2, 153/3, 153/6, st. 1216

GENERÁLNÍ PROJEKTANT

OK PLAN ARCHITECTS, S.R.O.
NA ZÁVODI 631, 396 01 HUMPOLEC
OKPLAN@OKPLAN.CZ t: 565 533 656
WWW.OKPLAN.CZ f: 565 532 268

AUTOR

architekt LUDĚK RÝŽNER čka 02 660
architekt LIBOR CHOIVANEC
arch. arch. Helena PASÁČKOVÁ
f: 565 532 268

HLAVNÍ INŽENÝR PROJEKTU

architekt LIBOR CHOIVANEC
LCHOIVANEC@OKPLAN.CZ t: 777 200 981

SITUACE

RAZÍTKO

PÁŘE

ČÁST VZDUCHOTECHNIKA

D.1.4.2

STUPEŇ

ZAKÁZKOVÉ ČÍSLO

DPS

16-15-DPS (16PRO001)

STAVEBNÍ OBJEKT

SO 01

DATUM

03/2017

ZMĚNA

000

NÁZEV PŘÍLOHY

PŮDORYS 1.PP

MĚŘÍTKO

1:100

ČÍSLO VÝKRESU

VZT 01