


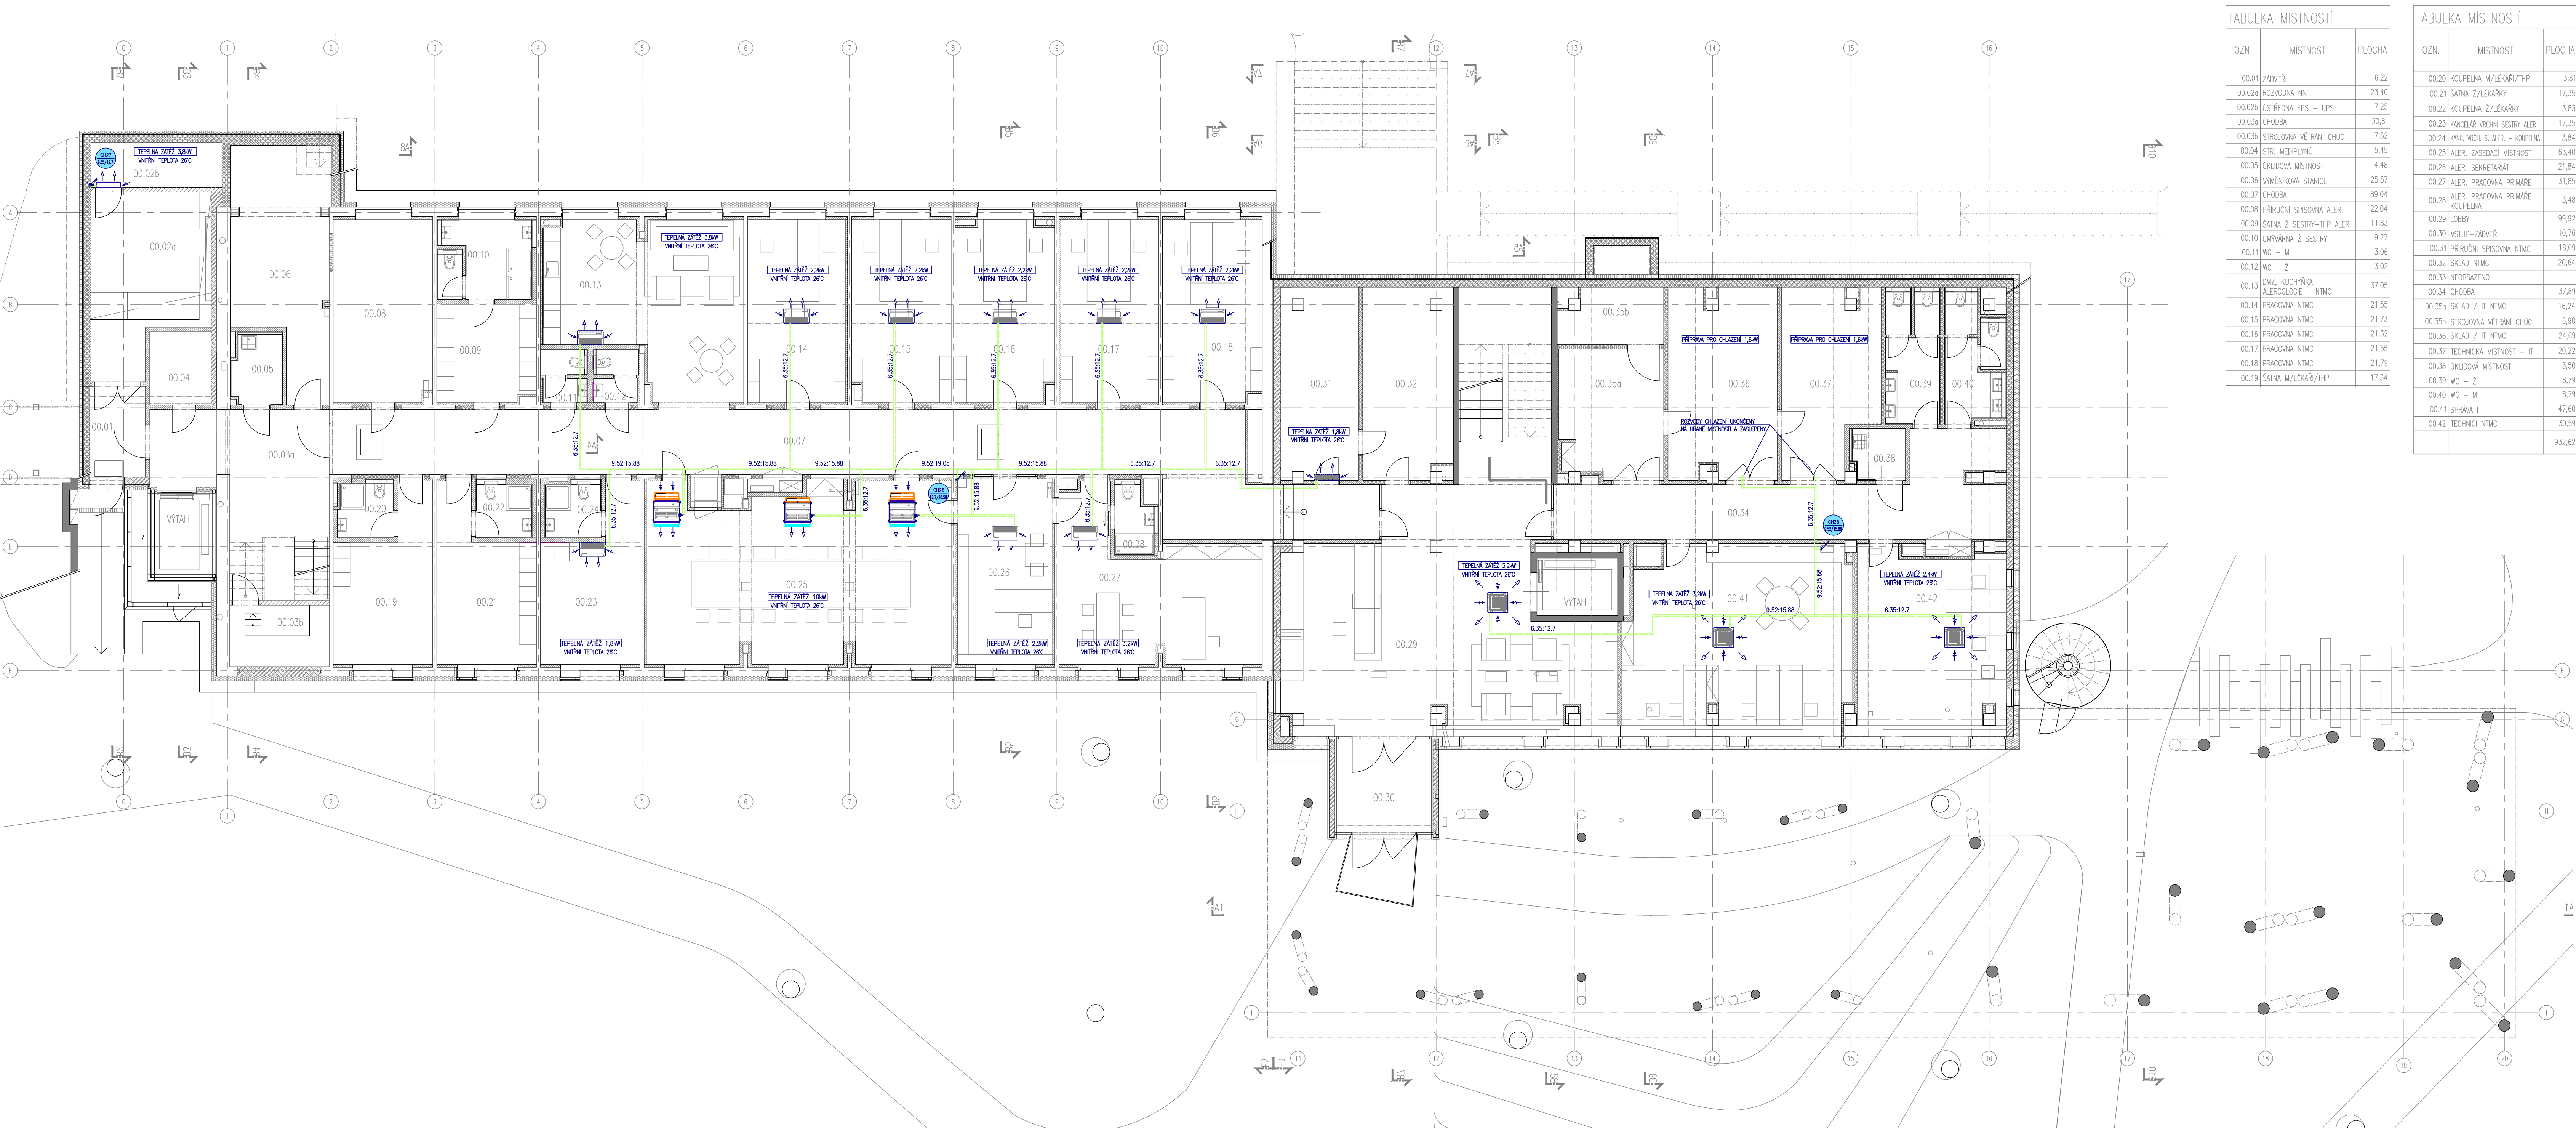

TABULKA MÍSTNOSTI		
OZN.	MÍSTNOST	PLOCHA
00.01	ZADVEŘÍ	6,22
00.02a	ROZVODNA NN	23,40
00.02b	OSTŘEDNA EPS + UPS	7,25
00.03a	CHODBA	30,81
00.03b	STROJOVNA VĚTRÁNÍ CHÓC	7,52
00.04	STR. MEDIPLYNŮ	5,45
00.05	OKLADOVÁ MÍSTNOST	4,48
00.06	VÝMĚNIKOVÁ STANICE	25,57
00.07	CHODBA	89,04
00.08	PŘÍRUČNÍ SPISOVNA ALER.	22,04
00.09	ŠATNA 2 SESTRY+THP ALER.	11,83
00.10	UMÝVARNÁ 2 SESTRY	9,27
00.11	WC – M	3,06
00.12	WC – Ž	3,02
00.13	DMZ, KUCHYŇKA ALERGOLOGIE + NTMC	37,05
00.14	PRACOVNA NTMC	21,55
00.15	PRACOVNA NTMC	21,73
00.16	PRACOVNA NTMC	21,32
00.17	PRACOVNA NTMC	21,55
00.18	PRACOVNA NTMC	21,79
00.19	ŠATNA M/LEKÁŘI/THP	17,34

TABULKA MÍSTNOSTI		
OZN.	MÍSTNOST	PLOCHA
00.20	KOUPELNA M/LEKÁŘI/THP	3,81
00.21	ŠATNA Ž/LEKÁŘKY	17,35
00.22	KOUPELNA Ž/LEKÁŘKY	3,83
00.23	KANCELÁŘ VŘCHNÍ SESTRY ALER.	17,35
00.24	KANC. VŘCH. S. ALER. – KOUPELNA	3,84
00.25	ALER. ZASEDACÍ MÍSTNOST	63,40
00.26	ALER. SEKRETARIÁT	21,84
00.27	ALER. PRACOVNA PRIMÁŘE	31,85
00.28	ALER. PRACOVNA PRIMÁŘE KOUPELNA	3,48
00.29	LOBBY	99,92
00.30	VSTUP–ZADVEŘÍ	10,76
00.31	PŘÍRUČNÍ SPISOVNA NTMC	18,09
00.32	SKLAD NTMC	20,64
00.33	NEOSAZENO	
00.34	CHODBA	37,89
00.35a	SKLAD / IT NTMC	16,24
00.35b	STROJOVNA VĚTRÁNÍ CHÓC	6,90
00.36	SKLAD / IT NTMC	24,69
00.37	TECHNICKÁ MÍSTNOST – IT	20,22
00.38	OKLADOVÁ MÍSTNOST	3,50
00.39	WC – Ž	8,79
00.40	WC – M	8,79
00.41	SPRÁVA IT	47,60
00.42	TECHNICI NTMC	30,59
		932,62

- LEGENDA:
- CU PROPOJOVACÍ POTRUBÍ CHLADIVA – PŘÍVOD
 - CU PROPOJOVACÍ POTRUBÍ CHLADIVA – VRAT
 - VNITŘNÍ CHLADICÍ NÁSTĚNNÉ JEDNOTKY
 - VNITŘNÍ CHLADICÍ PODSTROPNÍ JEDNOTKY
 - VNITŘNÍ CHLADICÍ KAZETOVÉ JEDNOTKY
 - VNITŘNÍ CHLADICÍ KANÁLOVÉ JEDNOTKY
 - ČÍSLO STOUPAČKY
 - DIMENZE STOUPAČKY

±0,00 = 241,320 m n.m. BpV

ZMĚNA		POPS	DATUM	POŽADAVEK ZMĚNY
VŠEČERA PRÁVA VYHRÁZENÁ. TENTO VÝKRES A DETAIL JE MAJETKEM ARCHTEKTA A NESMÍ BÝT POUŽIT CELÝ ANI Z ČÁSTI BEZ PÍSEMNÍHO SOUHLASU.				
OKPLANARCHITECTS				
NÁZEV STAVBY		INVESTOR Fakultní nemocnice Olomouc I. P. Pavlova 185/6, 77900 Olomouc		
NÁRODNÍ TELEMEDICÍNSKÉ CENTRUM		MÍSTO STAVBY OLMOUC p. č. 153/2, 153/3, 153/6, st. 1216		
PROJEKTANT ČÁSTI NIERSBERGER Instalace, s.r.o. TYRŠOVA 2075, BENEŠOV tel.: 317 721 741-2 fax: 317 721 841 e-mail: instalace@niersberger.cz		GENERALNÍ PROJEKTANT OK PLAN ARCHITECTS, S.R.O. NA ZÁVODI 631, 396 01 HUMPOLEC OKPLAN@OKPLAN.CZ WWW.OKPLAN.CZ		
ZODPOVĚDNÝ PROJEKTANT Ing. PETRA BORLOVA borlova@niersberger.cz		HLAVNÍ INŽENÝR PROJEKTU architekt LIBOR CHOVANEC L.CHOVANEC@OKPLAN.CZ		
VYPRACOVAL Ing. DANIELA CARAMAN		HLAVNÍ ARCHITEKT PROJEKTU architekt LIBOR CHOVANEC L.CHOVANEC@OKPLAN.CZ		
SITUACE		RAZÍTKO		
		PÁŘE		
STAVEBNÍ OBJEKT SO 01		ČÁST VZDUCHOTECHNIKA		
NÁZEV PŘÍLOHY PŮDORYS 1.PP – CHLAZENÍ		D.1.4.2		
		STUPĚŇ DPS		
		ZAKÁZKOVÉ ČÍSLO 16-15-DPS (16PR0001)		
		DATUM 03/2017		
		ZMĚNA 000		
		MĚŘÍTKO 1:100		
		ČÍSLO VÝKRESU VZT 09		