


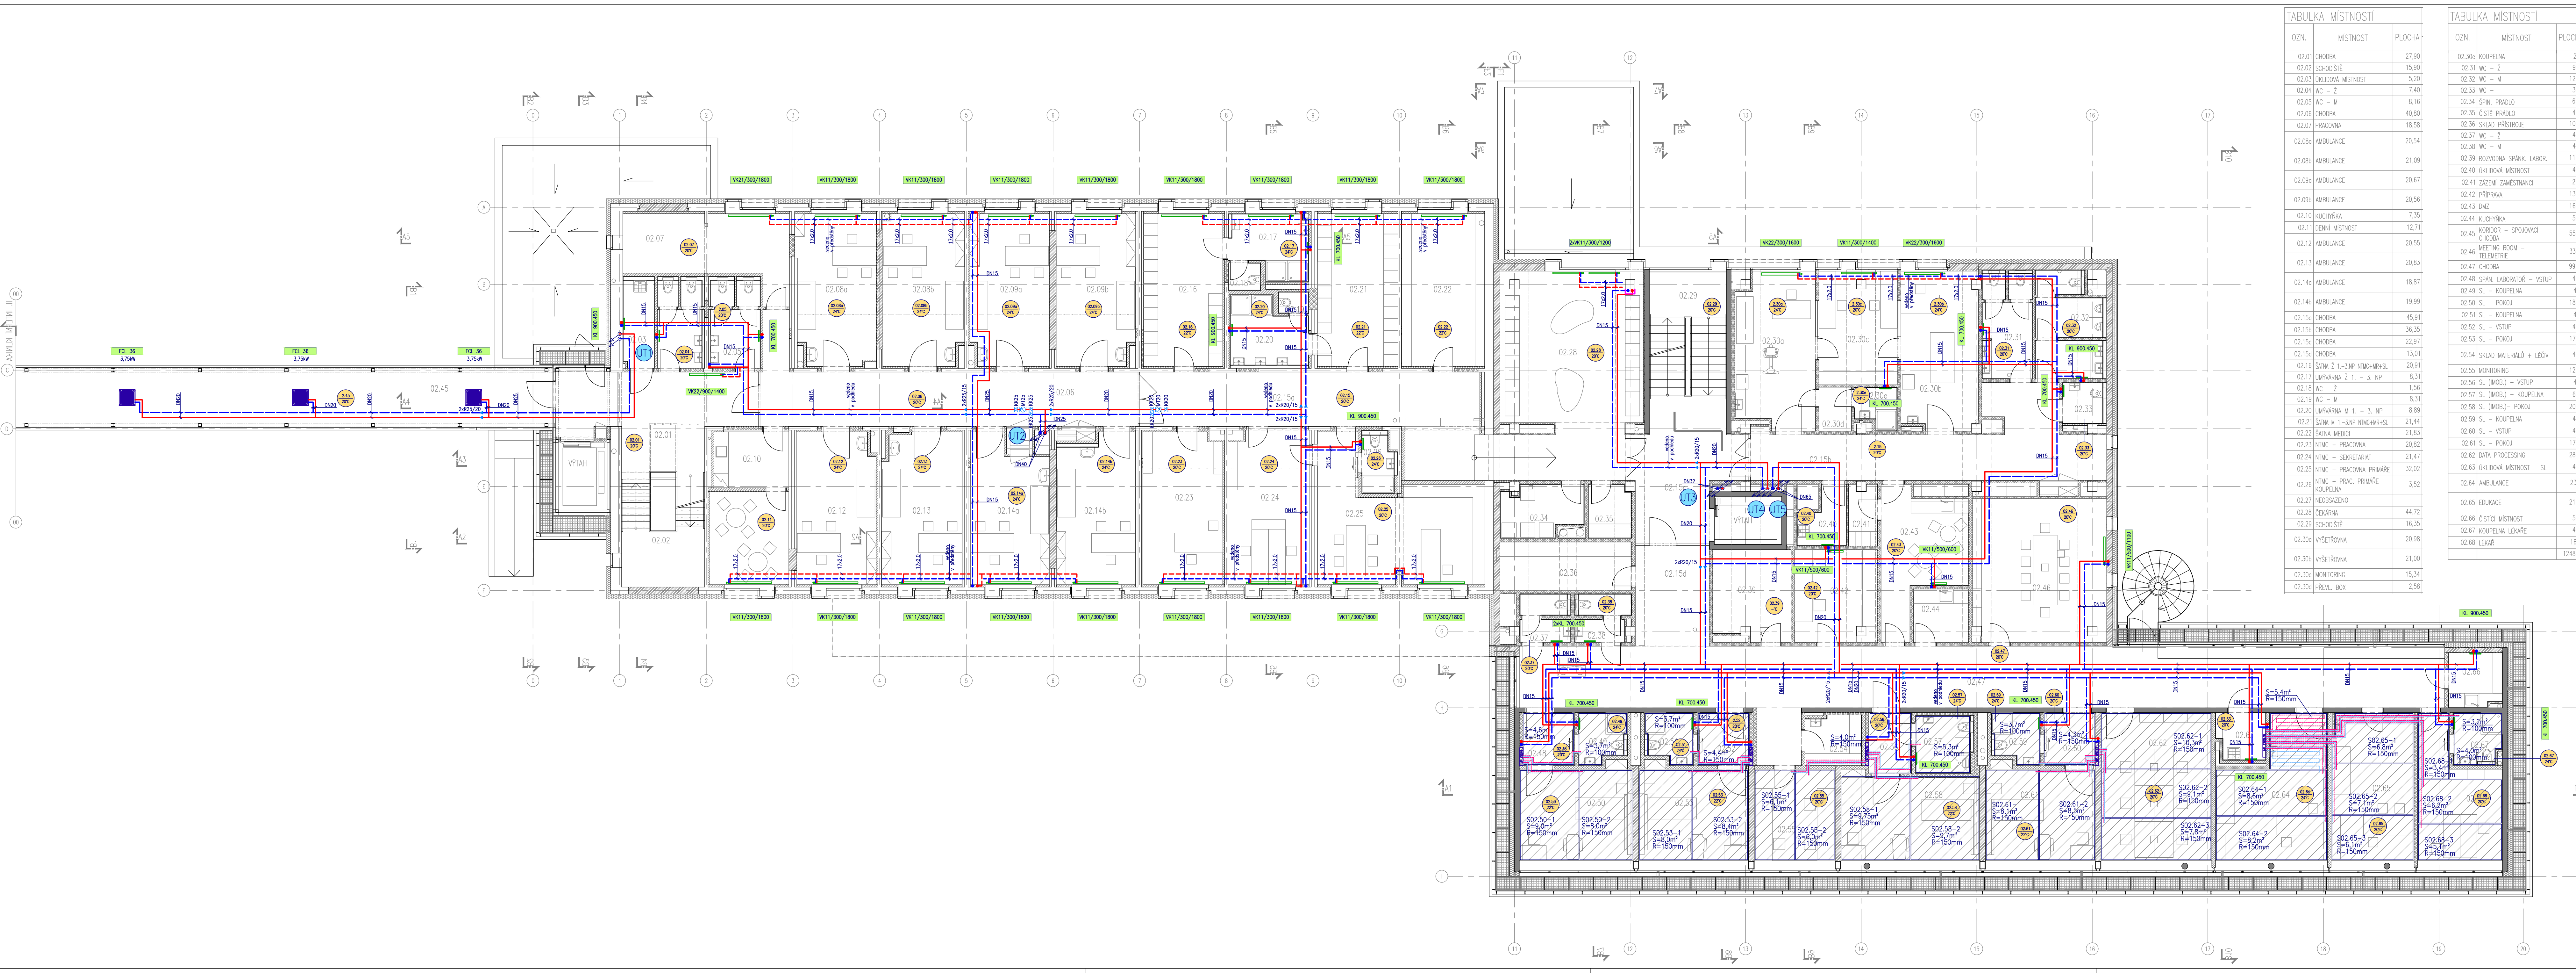

TABULKA MÍSTNOSTI		
OZN.	MÍSTNOST	PLOCHA
02.01	CHODBA	27,90
02.02	SCHODIŠTE	15,90
02.03	OKLADOVÁ MÍSTNOST	5,20
02.04	WC – 2	7,40
02.05	WC – M	8,16
02.06	CHODBA	40,80
02.07	PRACOVNA	18,58
02.08a	AMBULANCE	20,54
02.08b	AMBULANCE	21,09
02.09a	AMBULANCE	20,67
02.09b	AMBULANCE	20,56
02.10	KUCHYNKA	7,35
02.11	DENNÍ MÍSTNOST	12,71
02.12	AMBULANCE	20,55
02.13	AMBULANCE	20,83
02.14a	AMBULANCE	18,87
02.14b	AMBULANCE	19,99
02.15a	CHODBA	45,91
02.15b	CHODBA	36,35
02.15c	CHODBA	22,97
02.15d	CHODBA	13,01
02.16	SÁŤNA Ž 1. – 3.NP NTMC+MR+SL	20,91
02.17	UMÝVARNÁ Ž 1. – 3. NP	8,31
02.18	WC – 2	1,56
02.19	WC – M	8,31
02.20	UMÝVARNÁ M 1. – 3. NP	8,89
02.21	SÁŤNA M 1. – 3.NP NTMC+MR+SL	21,44
02.22	SÁŤNA MEDICI	21,83
02.23	NTMC – PRACOVNA	20,82
02.24	NTMC – SEKRETARIÁT	21,47
02.25	NTMC – PRACOVNA PRIMÁRE	32,02
02.26	NTMC – PRAC. PRIMÁRE KOUPELNA	3,52
02.27	NEOBSAŽENO	
02.28	ČEKÁRNA	44,72
02.29	SCHODIŠTE	16,35
02.30a	VÝŠETŘOVNA	20,98
02.30b	VÝŠETŘOVNA	21,00
02.30c	MONITORING	15,34
02.30d	PŘEV. BOX	2,58

TABULKA MÍSTNOSTI		
OZN.	MÍSTNOST	PLOCHA
02.30d	KOUPELNA	2,91
02.31	WC – 2	9,29
02.32	WC – M	12,13
02.33	WC – I	3,26
02.34	SPIN. PRÁDLO	6,84
02.35	ČISTÉ PRÁDLO	4,00
02.36	SKLAD. PŘÍSTROJE	10,93
02.37	WC – 2	4,23
02.38	WC – M	4,39
02.39	ROZVOVNÁ. SPAN. LABOR.	11,84
02.40	OKLADOVÁ MÍSTNOST	4,17
02.41	ŽÁKEM. ZAMĚSTNANCI	2,94
02.42	PŘÍPRAVA	13,28
02.43	DMZ	16,82
02.44	KUCHYNKA	5,10
02.45	KORIDOR – SPOJOVACÍ	55,58
02.46	MEETING ROOM – TELEMETRIE	33,09
02.47	CHODBA	99,74
02.48	SPAN. LABORATOR – VSTUP	4,87
02.49	SL – KOUPELNA	4,21
02.50	SL – POKOJ	18,30
02.51	SL – KOUPELNA	4,21
02.52	SL – VSTUP	4,95
02.53	SL – POKOJ	17,69
02.54	SKLAD. MATERIÁLŮ + LEČIV	4,80
02.55	MONITORING	12,77
02.56	SL (MOB.) – VSTUP	4,91
02.57	SL (MOB.) – KOUPELNA	6,00
02.58	SL (MOB.) – POKOJ	20,22
02.59	SL – KOUPELNA	4,09
02.60	SL – VSTUP	4,97
02.61	SL – POKOJ	17,69
02.62	DATA PROCESSING	28,32
02.63	OKLADOVÁ MÍSTNOST – SL	4,05
02.64	AMBULANCE	23,31
02.65	EDUKACE	21,07
02.66	ČISTICI MÍSTNOST	5,15
02.67	KOUPELNA LEXÁŘE	4,45
02.68	LEXÁŘ	16,51
		1248,48

LEGENDA:

- VYTÁPĚNÍ – PŘÍVOD
- VYTÁPĚNÍ – VRAT
- VYTÁPĚNÍ – PŘÍVOD V PODLAŽE
- VYTÁPĚNÍ – VRAT V PODLAŽE
- PODLAHOVÉ VYTÁPĚNÍ – PŘÍVOD
- PODLAHOVÉ VYTÁPĚNÍ – VRAT
- KAZETOVÁ JEDNOTKA
- DESKOVÉ OTOPNÉ TĚLESO
- TRUBKOVÉ OTOPNÉ TĚLESO

AP 7-12 ROZDĚLOVACÍ A SBĚRAČ PODLAHOVÉHO VYTÁPĚNÍ

XXX Č. STOUPAČKY

XL Č. MÍSTNOSTI TEPLOTA

±0,00 = 241,320 m n.m. BpV

OKPLAN ARCHITECTS

NÁZEV STAVBY: NÁRODNÍ TELEMEDICÍNSKÉ CENTRUM

INVESTOR: FAKULTNÍ NEMOCNICE OLOMOUČ, I. P. PAVLOVA 185/6, 77900 OLOMOUČ

MÍSTO STAVBY: OLOMOUČ, p. č. 153/2, 153/3, 153/6, st. 1216

PROJEKTANT ČÁSTI: NERSBERGER Instalace, s.r.o., TYŘOVÁ 2075, BĚNESOV, tel. 317 721 741-2, fax 317 721 841, e-mail: instalace@niersberger.cz

GENERÁLNÍ PROJEKTANT: OK PLAN ARCHITECTS, S.R.O., NA ZÁVODI 631, 396 01 HUMPOLEC, tel. 565 533 658, fax 565 532 268, www.okplan.cz

AUTOR: architekt LUDĚK RÝZNER č.ka 02 660, architekt LIBOR CHOVAŇEC, Ing. arch. Helena PASÁČKOVÁ

ZODPOVĚDNÝ PROJEKTANT: Ing. PETRA BORLOVÁ, borlova@niersberger.cz, I: 777 700 015

HLAVNÍ INŽENÝR PROJEKTU: architekt LIBOR CHOVAŇEC, LCHOVA@OKPLAN.CZ, I: 777 200 981

HLAVNÍ ARCHITEKT PROJEKTU: architekt LIBOR CHOVAŇEC, LCHOVA@OKPLAN.CZ, I: 777 200 981

VYPRACOVAL: Ing. DANIELA CARAMAN

SITUACE: [Map showing the location of the building within the site]

RAŽITKO: [Signature]

PARE: [Signature]

ČÁST VYTÁPĚNÍ: D.1.4.3

STUPĚŇ: DPS

ZAKÁZKOVÉ ČÍSLO: 16-15-DPS (16PRO001)

DATUM: 03/2017

ZMĚNA: 000

NÁZEV PŘÍLOHY: PŮDORYS 2.NP

MĚŘÍTKO: 1:100

UT 03