


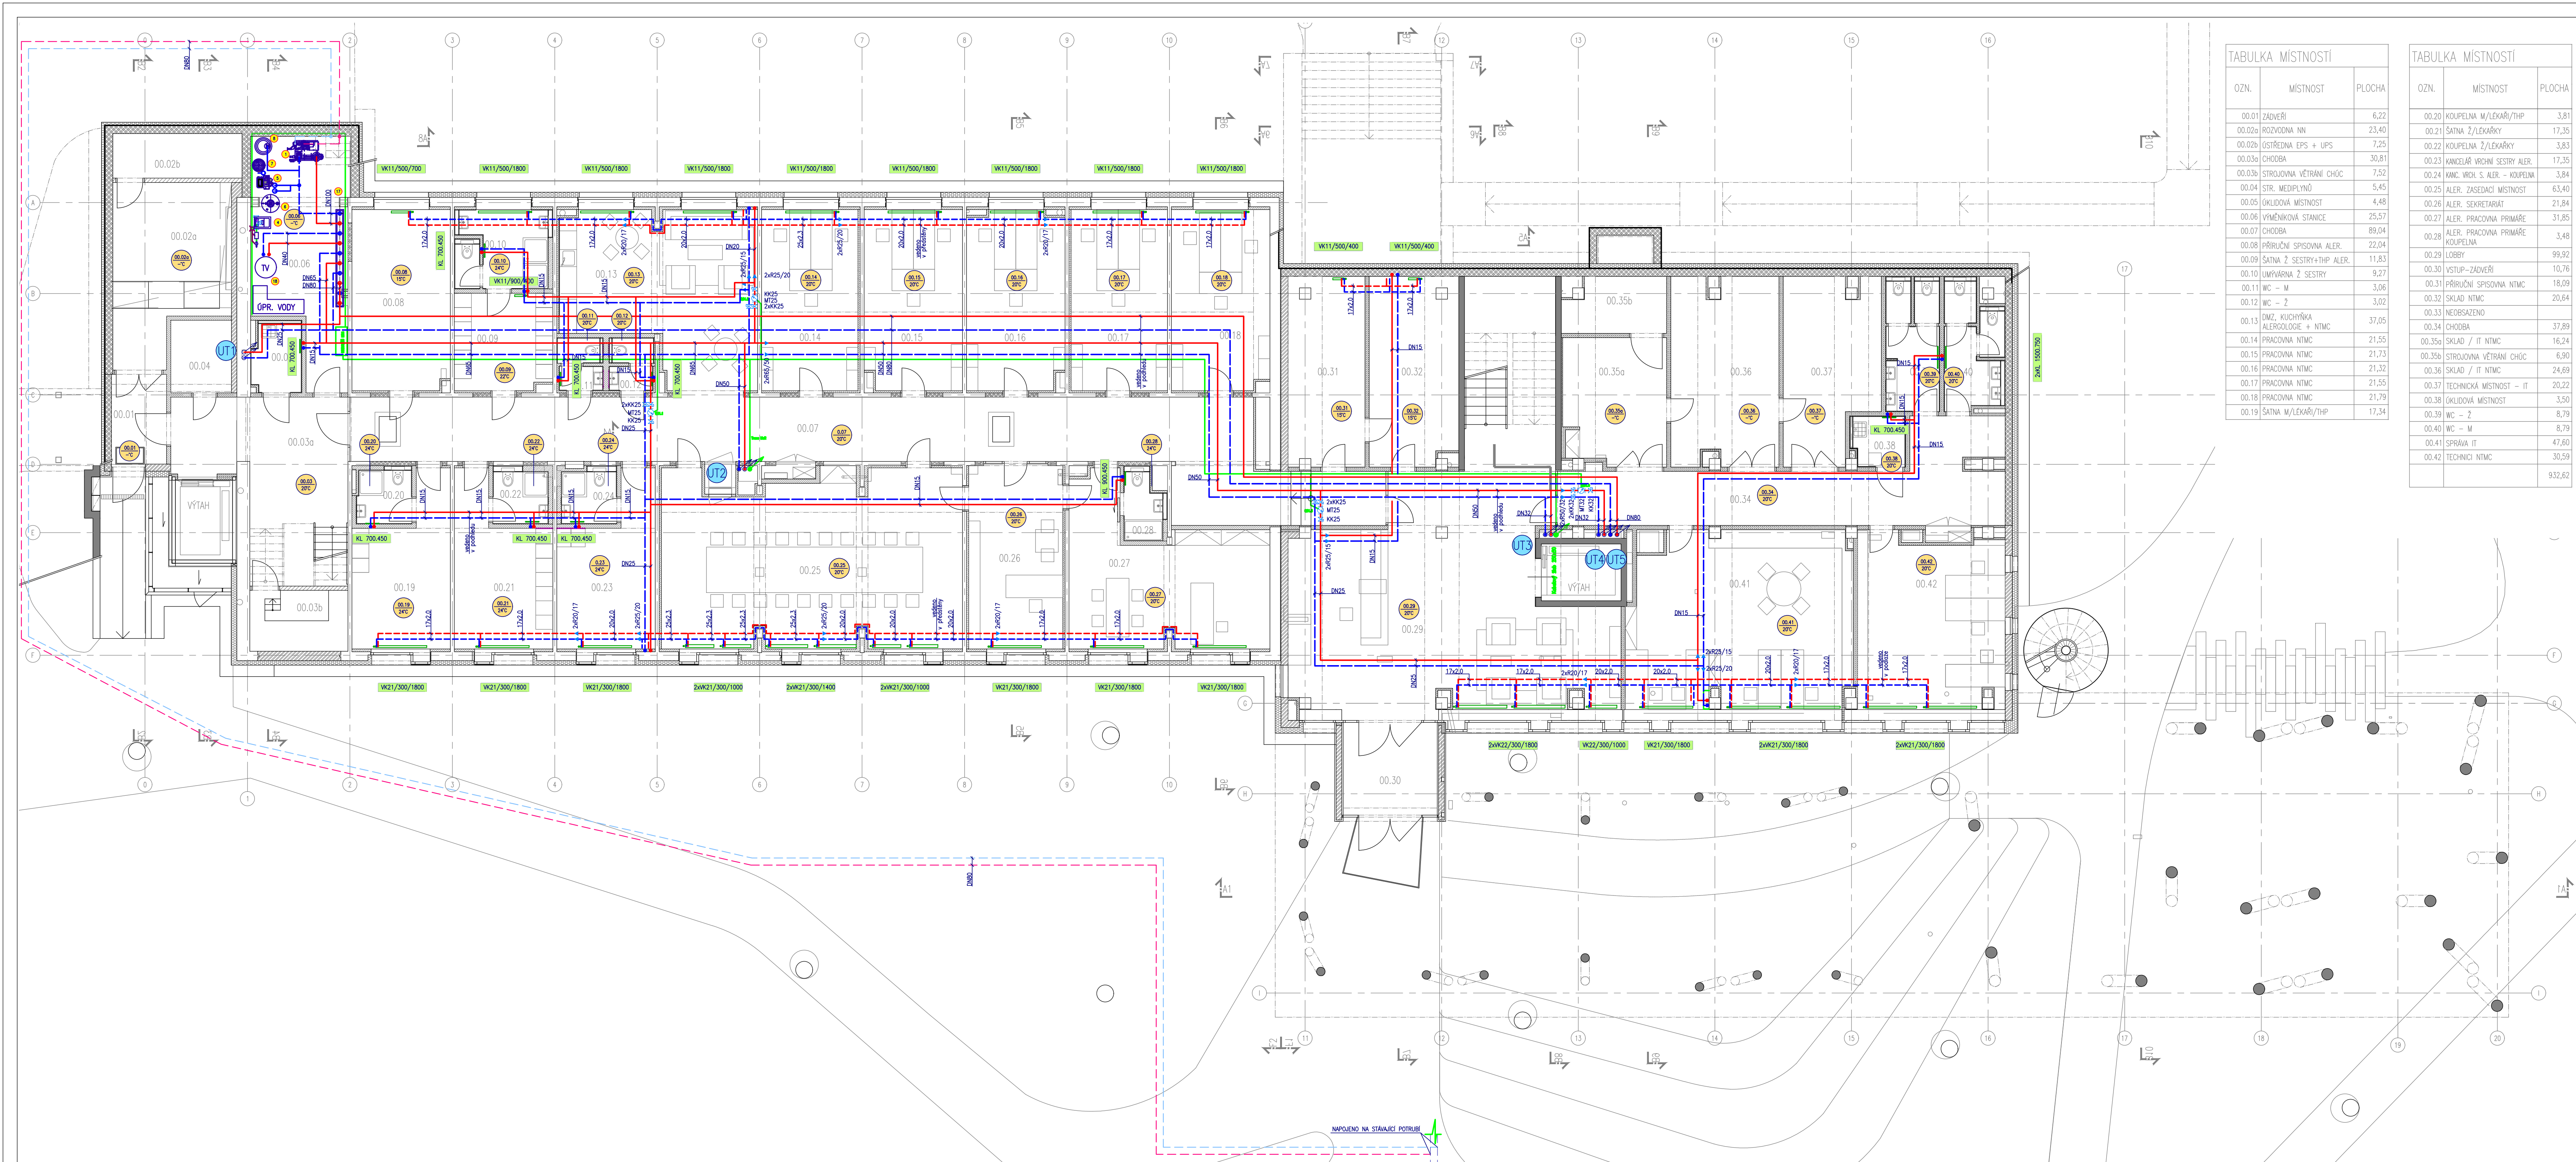

TABULKA MÍSTNOSTÍ

OZN.	MÍSTNOST	PLOCHA
00.01	ZADVEŘÍ	6,22
00.02a	ROZVODNA NN	23,40
00.02b	OSTŘEDNA EPS + UPS	7,25
00.03a	CHODBA	30,81
00.03b	STROJOVNA VĚTRÁNÍ CHŮC	7,52
00.04	STR. MEDIPLYN	5,45
00.05	KLOUADOVÁ MÍSTNOST	4,48
00.06	VÝMĚNKOVÁ STANICE	25,57
00.07	CHODBA	89,04
00.08	PŘÍRUČNÍ SPISOVNA ALER.	22,04
00.09	ŠATNA 2 SESTRY+THP ALER.	11,83
00.10	UMÝVÁRNA 2 SESTRY	9,27
00.11	WC – M	3,06
00.12	WC – Ž	3,02
00.13	DNZ, KLUCHYŇKA ALERGOLOGE + NTMC	37,05
00.14	PRACOVNA NTMC	21,55
00.15	PRACOVNA NTMC	21,73
00.16	PRACOVNA NTMC	21,32
00.17	PRACOVNA NTMC	21,55
00.18	PRACOVNA NTMC	21,79
00.19	ŠATNA M/LEKÁŘI/THP	17,34

TABULKA MÍSTNOSTÍ

OZN.	MÍSTNOST	PLOCHA
00.20	KOUPELNA M/LEKÁŘI/THP	3,81
00.21	ŠATNA Ž/LEKÁŘKY	17,35
00.22	KOUPELNA Ž/LEKÁŘKY	3,83
00.23	KANCELÁŘ VŘCHNÍ SESTRY ALER.	17,35
00.24	KANC. VŘCH. S. ALER. – KOUPELNA	3,84
00.25	ALER. ZASEDACÍ MÍSTNOST	63,40
00.26	ALER. SEKRETARIAT	21,84
00.27	ALER. PRACOVNA PRIMÁRE	31,85
00.28	ALER. PRACOVNA PRIMÁRE KOUPELNA	3,48
00.29	LOBBY	99,92
00.30	VSTUP-ZADVEŘÍ	10,76
00.31	PŘÍRUČNÍ SPISOVNA NTMC	18,09
00.32	SKLAD NTMC	20,64
00.33	NEOBSAZENO	
00.34	CHODBA	37,89
00.35a	SKLAD / IT NTMC	16,24
00.35b	STROJOVNA VĚTRÁNÍ CHŮC	6,90
00.36	SKLAD / IT NTMC	24,69
00.37	TECHNICKÁ MÍSTNOST – IT	20,22
00.38	KLOUADOVÁ MÍSTNOST	3,50
00.39	WC – Ž	8,79
00.40	WC – M	8,79
00.41	SPRÁVA IT	47,60
00.42	TECHNICKÁ MÍSTNOST	30,59
		932,62

LEGENDA:

- VYTÁPĚNÍ – PŘÍVOD
- VYTÁPĚNÍ – VRÁT
- HORKOVOD – PŘÍVOD
- HORKOVOD – VRÁT
- VYTÁPĚNÍ – PŘÍVOD V PODLAŽE
- VYTÁPĚNÍ – VRÁT V PODLAŽE
- DESKOVÉ OTOPNÉ TĚLESO
- TRUBKOVÉ OTOPNÉ TĚLESO
- XXx Č. STOUPAČKY
- Č. MÍSTNOSTI
- TEPLOTA

±0,00 = 241,320 m n.m. BpV

ZMĚNA POŽADAVEK ZMĚNY

VŠEČERA PRÁVA VYHRAZENÁ. TENTO VÝKRES A DETAIL JE MAJETKEM ARCHITKTA A NESMÍ BÝT POUŽIT CELÝ ANI Z ČÁSTI BEZ PÍSEMNÉHO SOUHLASU.

OKPLANARCHITECTS

NÁZEV STAVBY

INVESTOR

FAKULTNÍ NEMOCNICE OLOMOUČ

I. P. PAVLOVA 185/6, 77900 OLOMOUČ

MÍSTO STAVBY

OLOMOUČ

p. č. 153/2, 153/3, 153/6, st. 1216

PROJEKTANT ČÁSTI

NIERSBERGER Instalace, s.r.o.

TYŘSOVA 2075, BENEŠOV

tel.: 317 721 741-2 fax: 317 721 841

e-mail: instalace@niersberger.cz

ZODPOVĚDNÝ PROJEKTANT

Ing. PETRA BORLOVA

borlova@niersberger.cz

T: 777 700 015

VYPRACOVAL

MIROSLAV HOLEČEK

SITUACE

RAZÍTKO

PÁŘE

ČÁST

MĚŘENÍ A REGULACE

D.1.4.6

STUPĚN

ZAKÁZKOVÉ ČÍSLO

DPS

16-15-DPS (16PRO001)

STAVEBNÍ OBJEKT

SO 01

NÁZEV PŘÍLOHY

MaR – PŮDORYS 1.PP

DATUM

03/2017

ZMĚNA

000

MĚŘÍTKO

1:100

ČÍSLO VÝKRESU

MR 03