


±0,00 = 241,320 m n.m. BpV


ZMĚNA	POPIS	DATUM	POŽADAVEK ZMĚNY

VEŠKERÁ PRÁVA VYHRAZENA. TENTO VÝKRES A DETAIL JE MAJETKEM ARCHITEKTA A NESMÍ BÝT POUŽIT CELÝ ANI Z ČÁSTI BEZ PÍSEMNÉHO SOUHLASU.

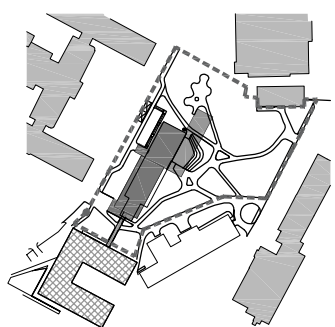


NÁZEV STAVBY		INVESTOR FAKULTNÍ NEMOCNICE OLOMOUC I. P. PAVLOVA 185/6, 77900 OLOMOUC	
NÁRODNÍ TELEMEDICÍNSKÉ CENTRUM		MÍSTO STAVBY OLOMOUC p. č. 153/2, 153/3, 153/6, st. 1216	
PROJEKTANT ČÁSTI LUCIDA, S.R.O. MARIE CIBULKOVÉ 34, 140 00 PRAHA 4 LUCIDA@LUCIDA.CZ WWW.LUCIDA.CZ		GENERÁLNÍ PROJEKTANT OK PLAN ARCHITECTS, S.R.O. NA ZÁVODÍ 631, 396 01 HUMPOLEC OKPLAN@OKPLAN.CZ WWW.OKPLAN.CZ T:565 533 656 F:565 532 268	
ZODPOVĚDNÝ PROJEKTANT Ing. Josef STANKO		HLAVNÍ INŽENÝR PROJEKTU architekt LIBOR CHOVAŇEC L.CHOVAŇEC@OKPLAN.CZ T:777 200 981	
VYPRACOVAL Ing. Šárka MENOŠKOVÁ SARKA.MENOUSKOVA@LUCIDA.CZ T:244 014 111		HLAVNÍ ARCHITEKT PROJEKTU architekt LIBOR CHOVAŇEC L.CHOVAŇEC@OKPLAN.CZ T:777 200 981	
SITUACE 		RAZÍTKO	
		PARÉ	
		ČÁST KOMUNIKACE, TER. ÚPRAVY D1.5	
		STUPEŇ DPS	
		ZAKÁZKOVÉ ČÍSLO 16-15-DPS (7310-5)	
STAVEBNÍ OBJEKT SO 02		DATUM 03/2017	
		ZMĚNA 000	
NÁZEV PŘÍLOHY VZOROVÉ PŘÍČNÉ ŘEZY		MĚŘÍTKO 1:50	
		ČÍSLO VÝKRESU D.1.5.b).2	


VZOROVÝ ŘEZ KOMUNIKACÍ 1:50
ŘEZ B-B'

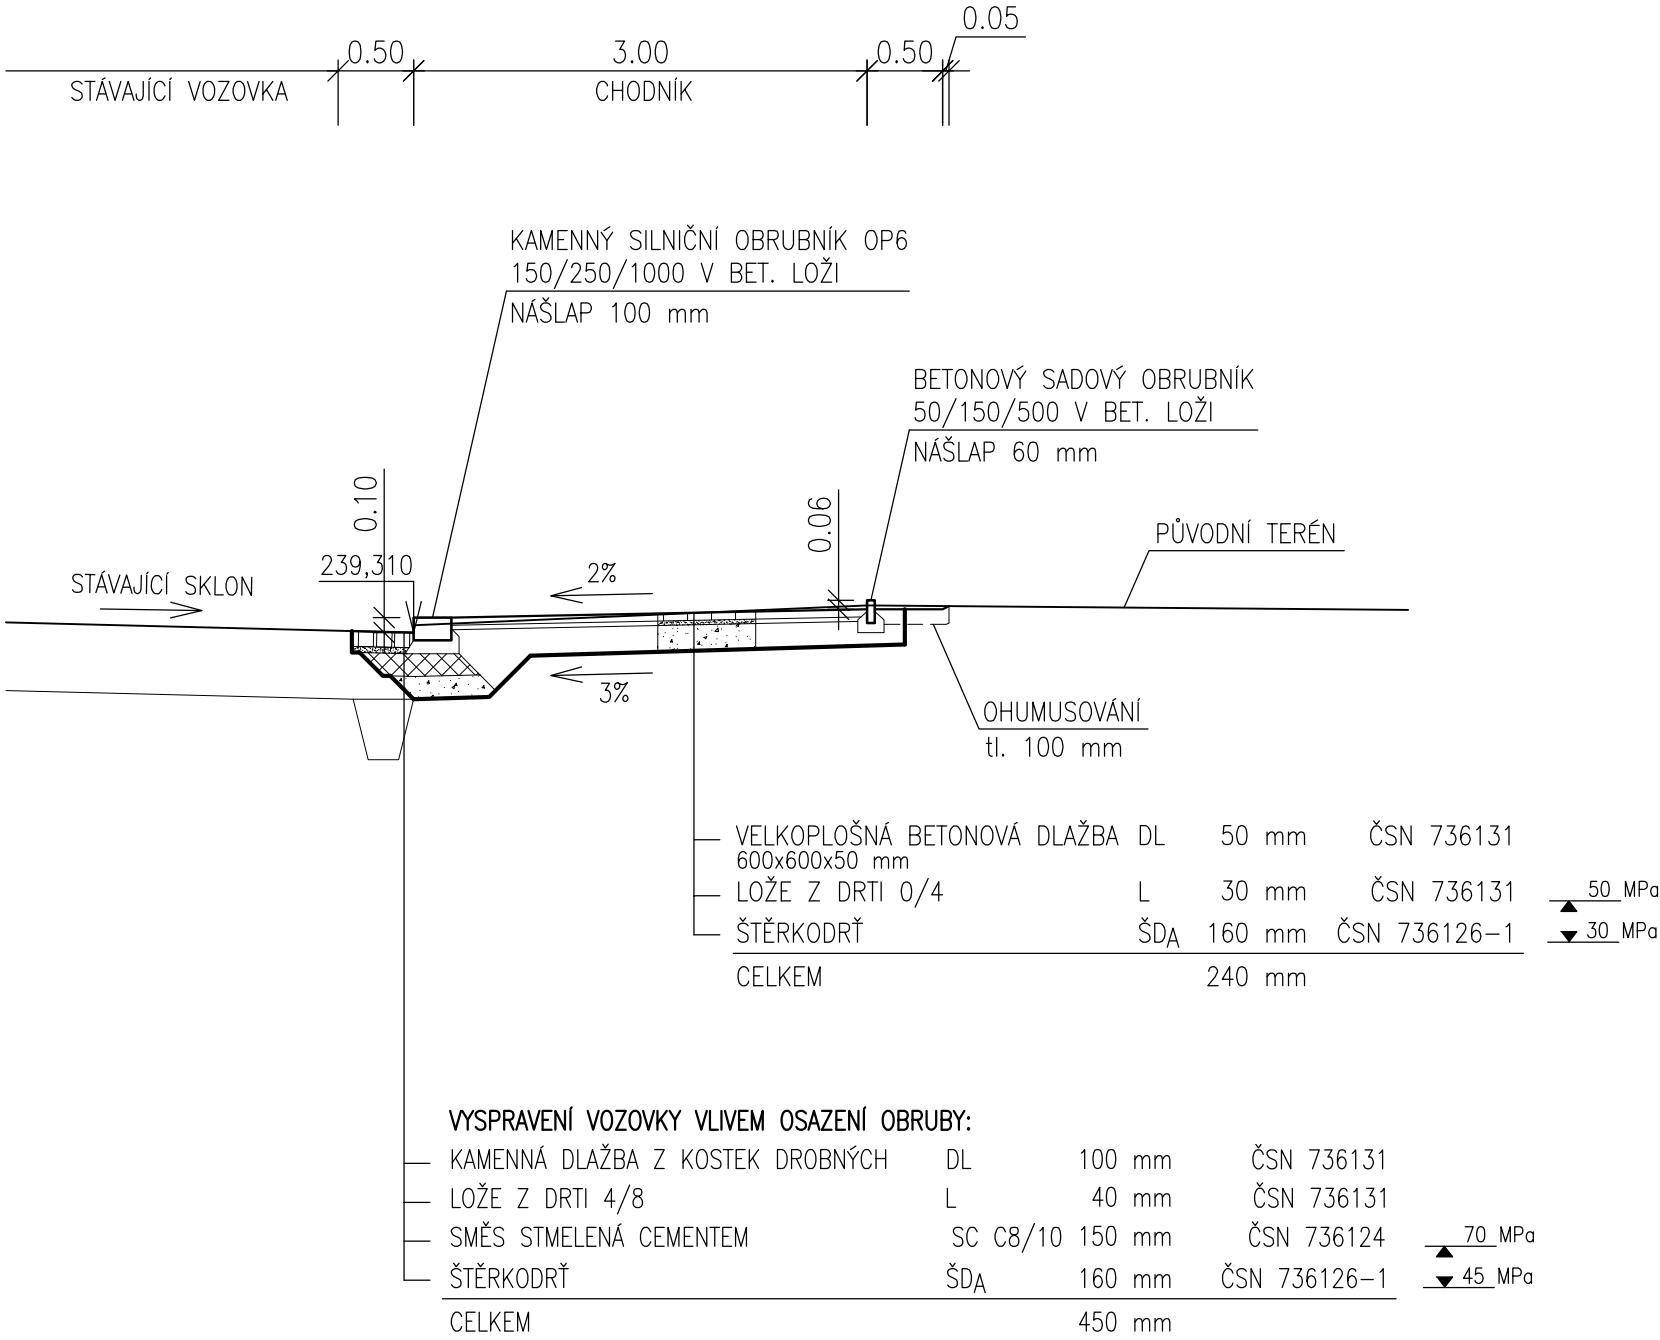


VZOROVÝ ŘEZ KOMUNIKACÍ 1:50
ŘEZ C-C'

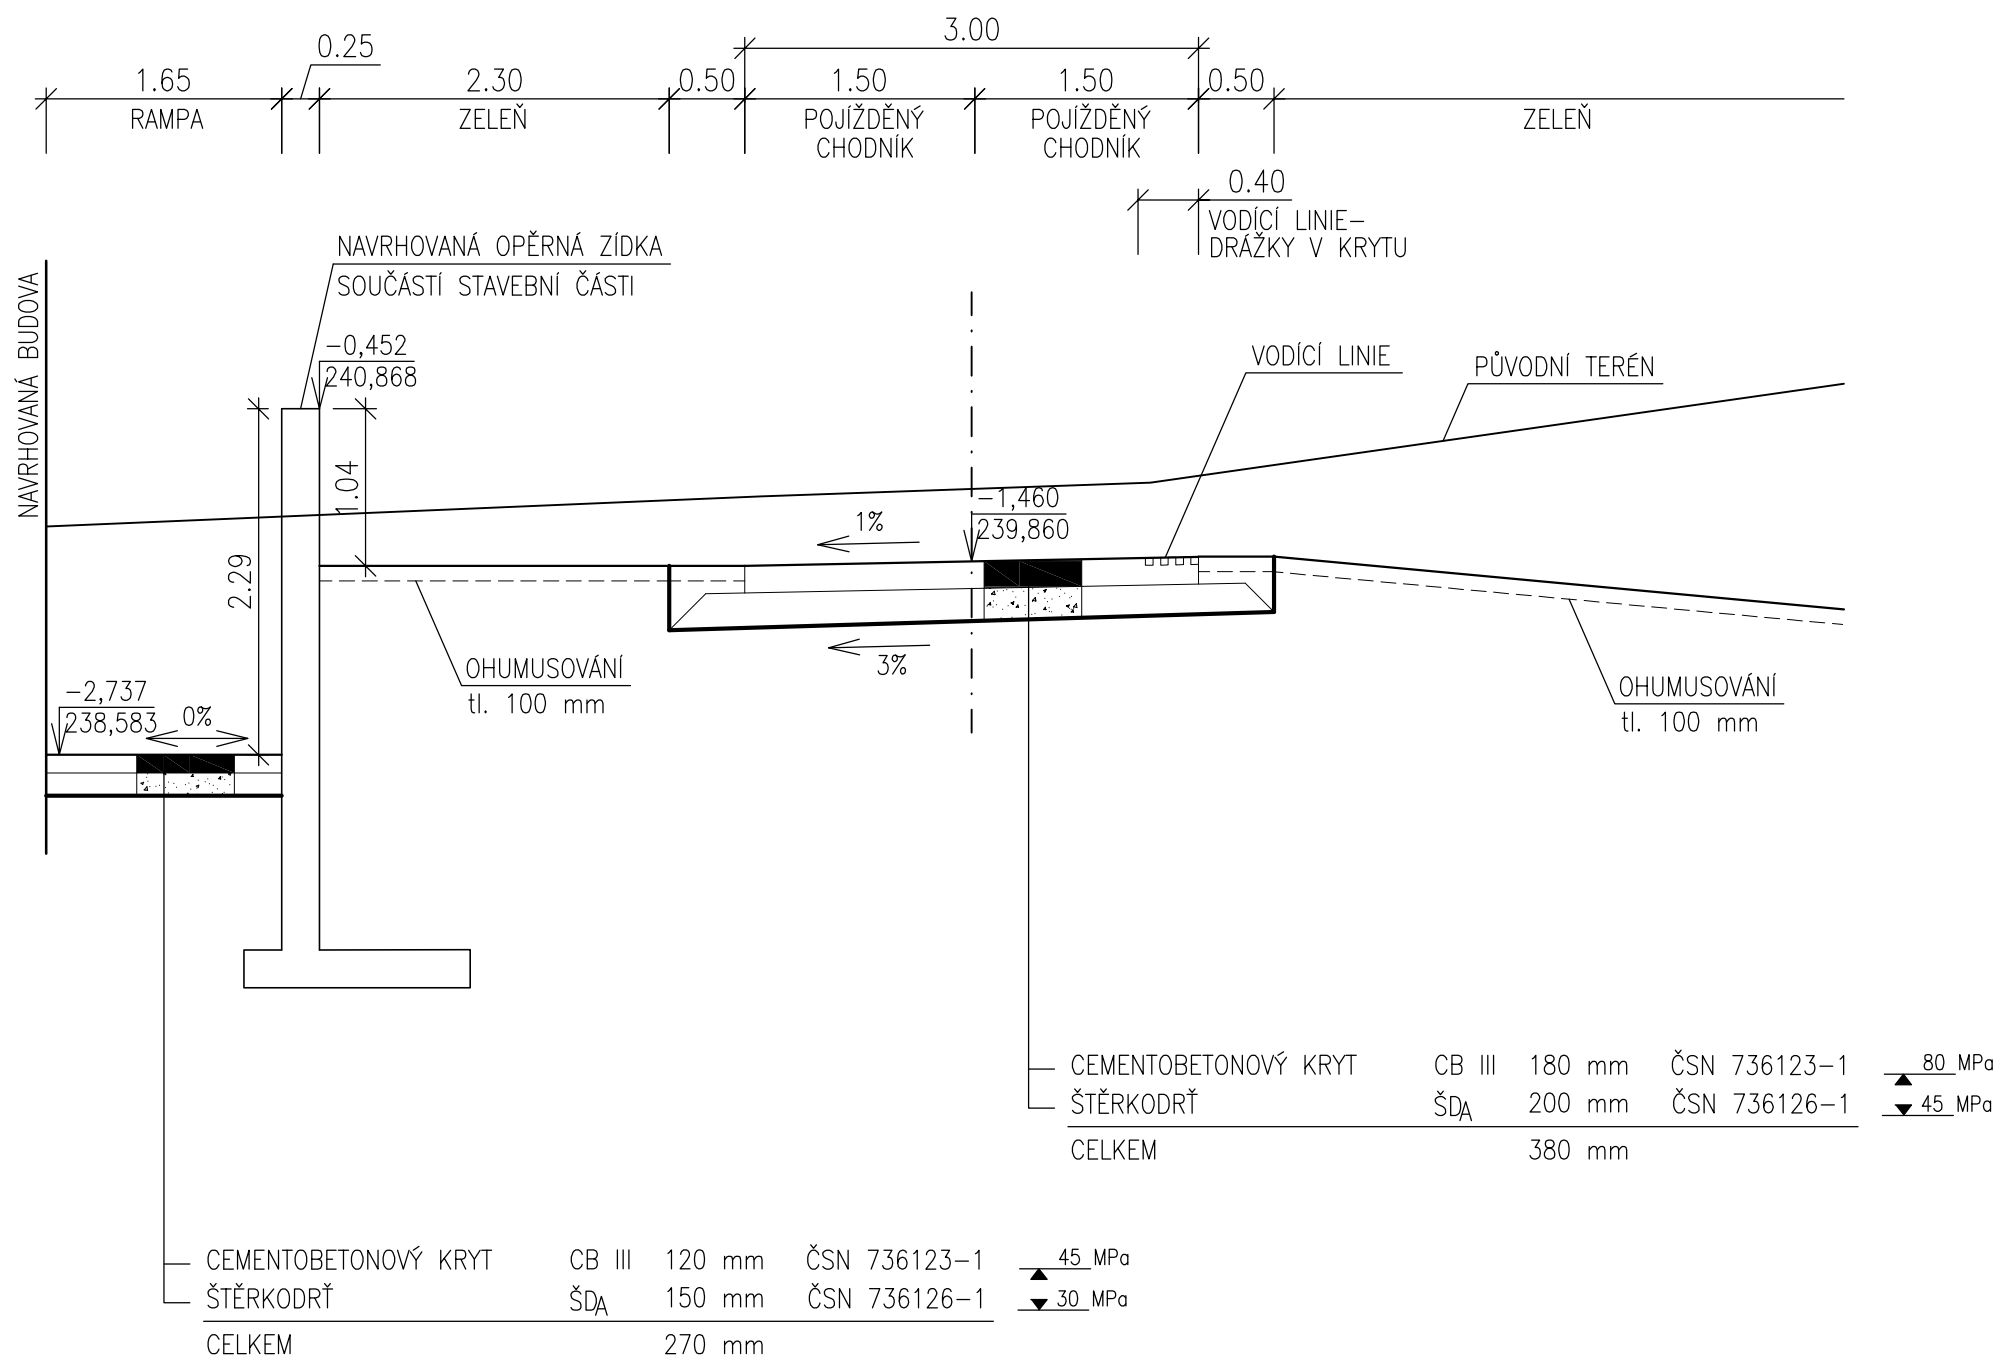


VZOROVÝ ŘEZ KOMUNIKACÍ 1:50
ŘEZ D-D'

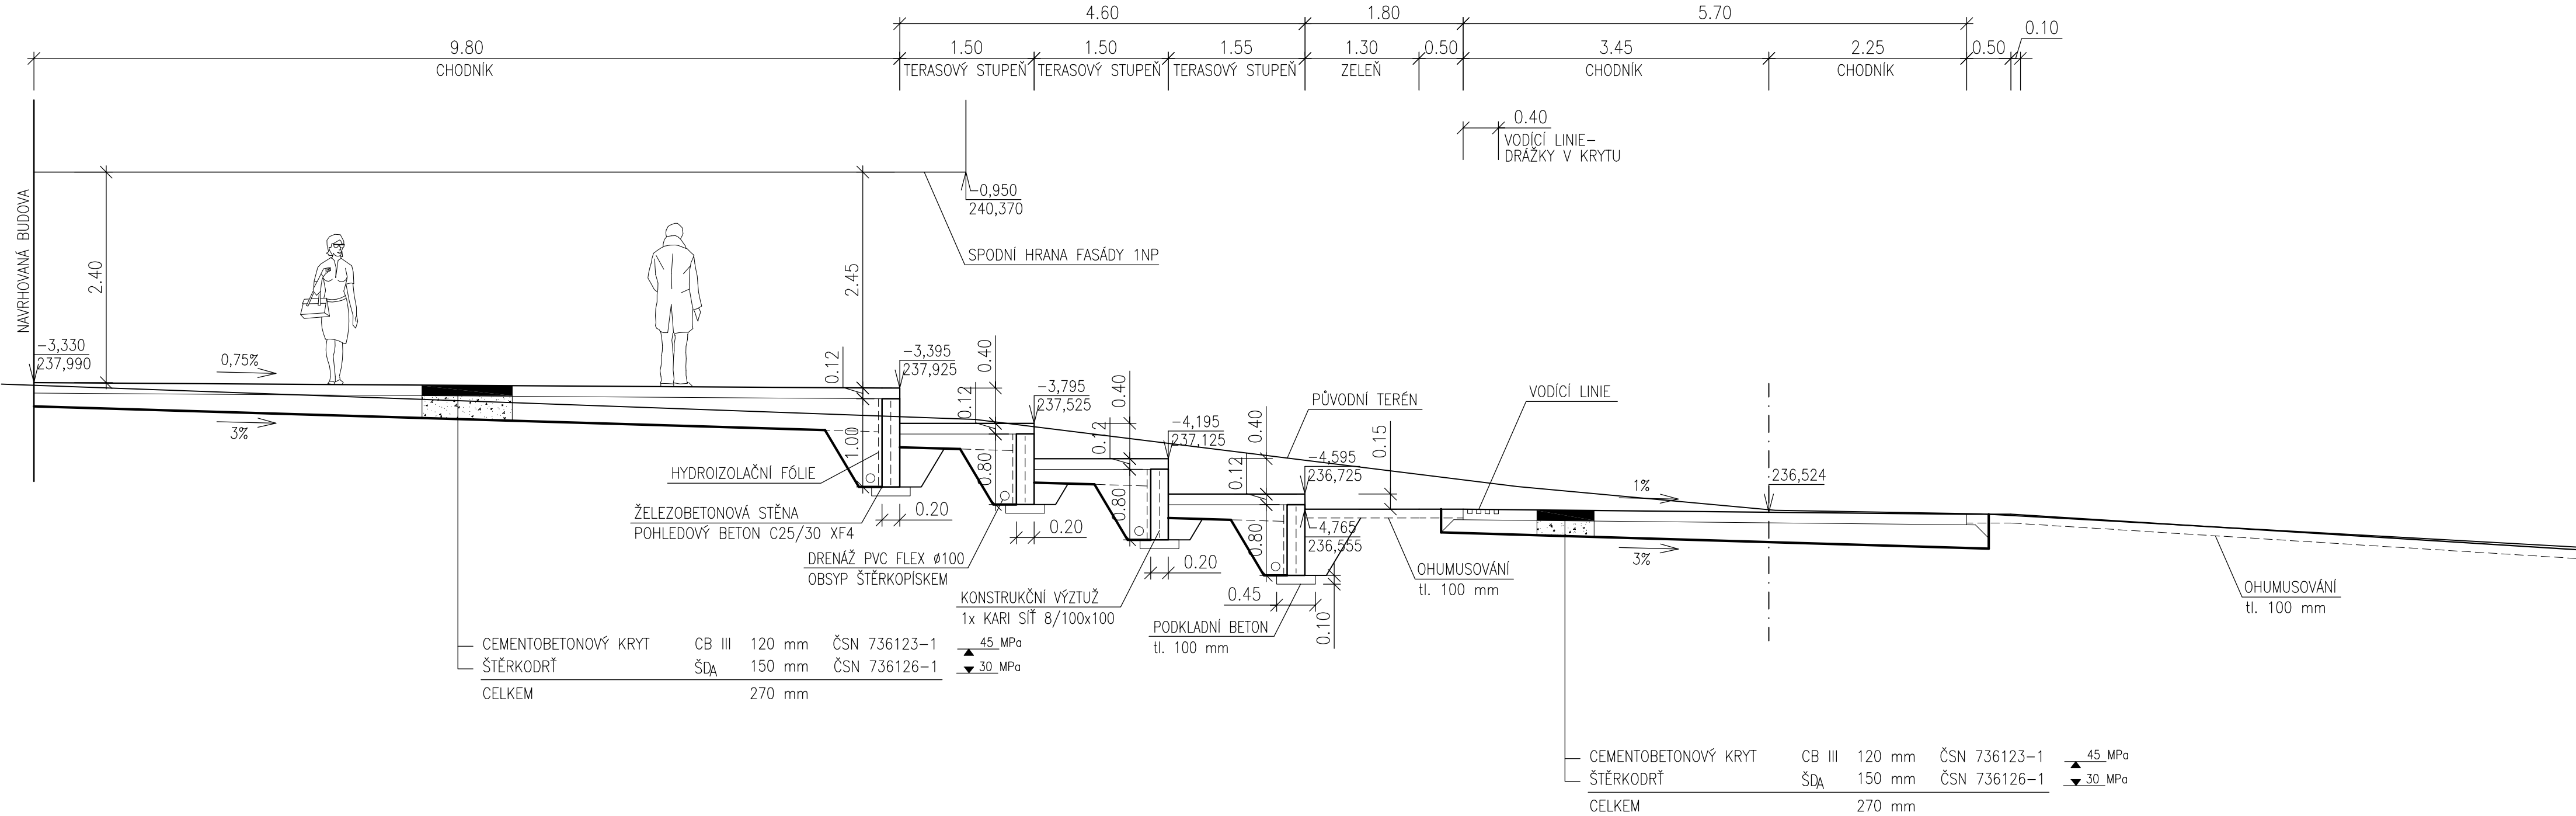

VZOROVÝ ŘEZ KOMUNIKACÍ 1:50
ŘEZ E-E'

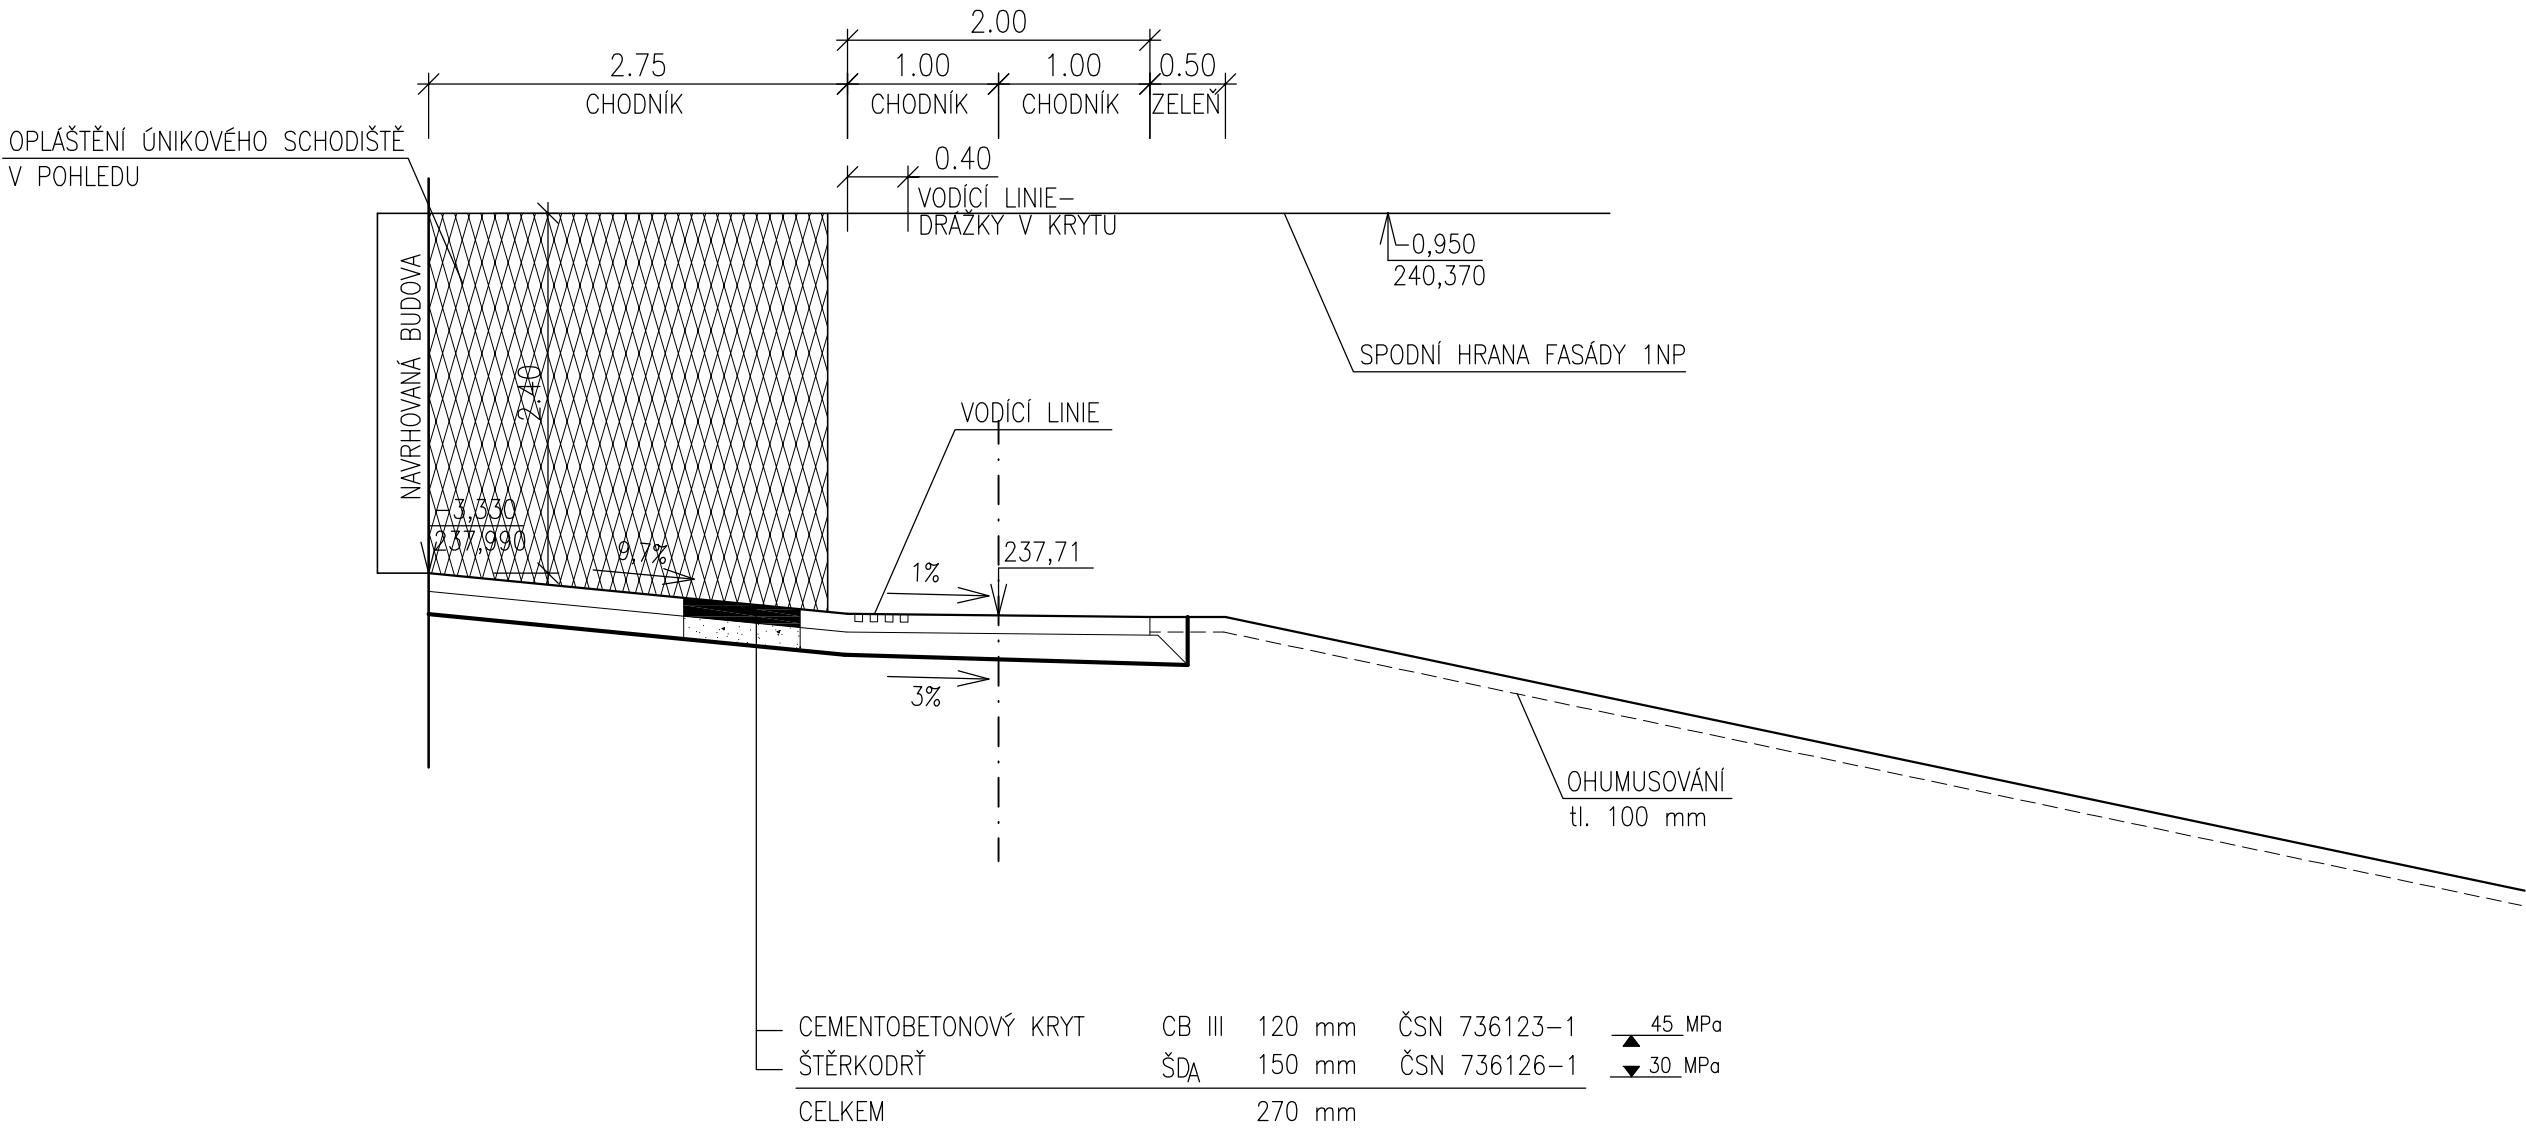


VZOROVÝ ŘEZ KOMUNIKACÍ 1:50
ŘEZ F-F'

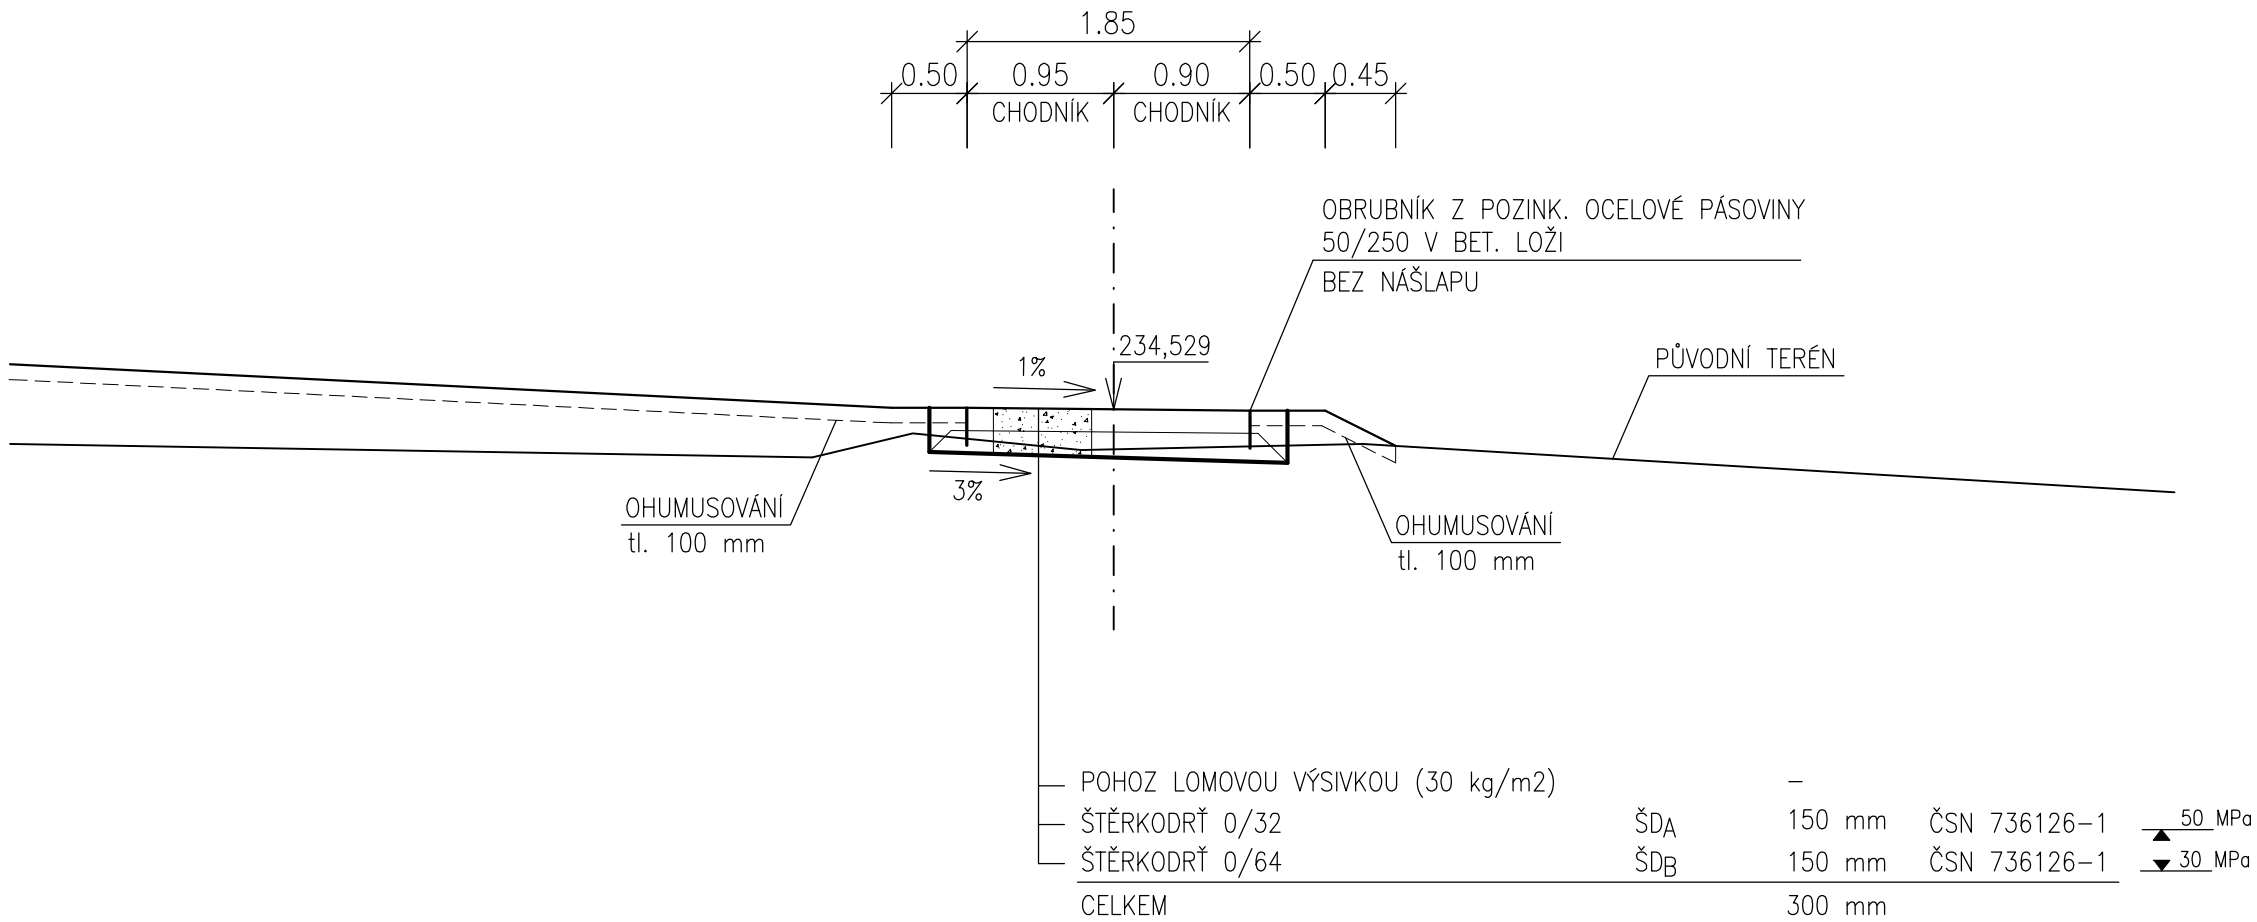


VZOROVÝ ŘEZ SCHODIŠTĚM 1:50

PUDORYS

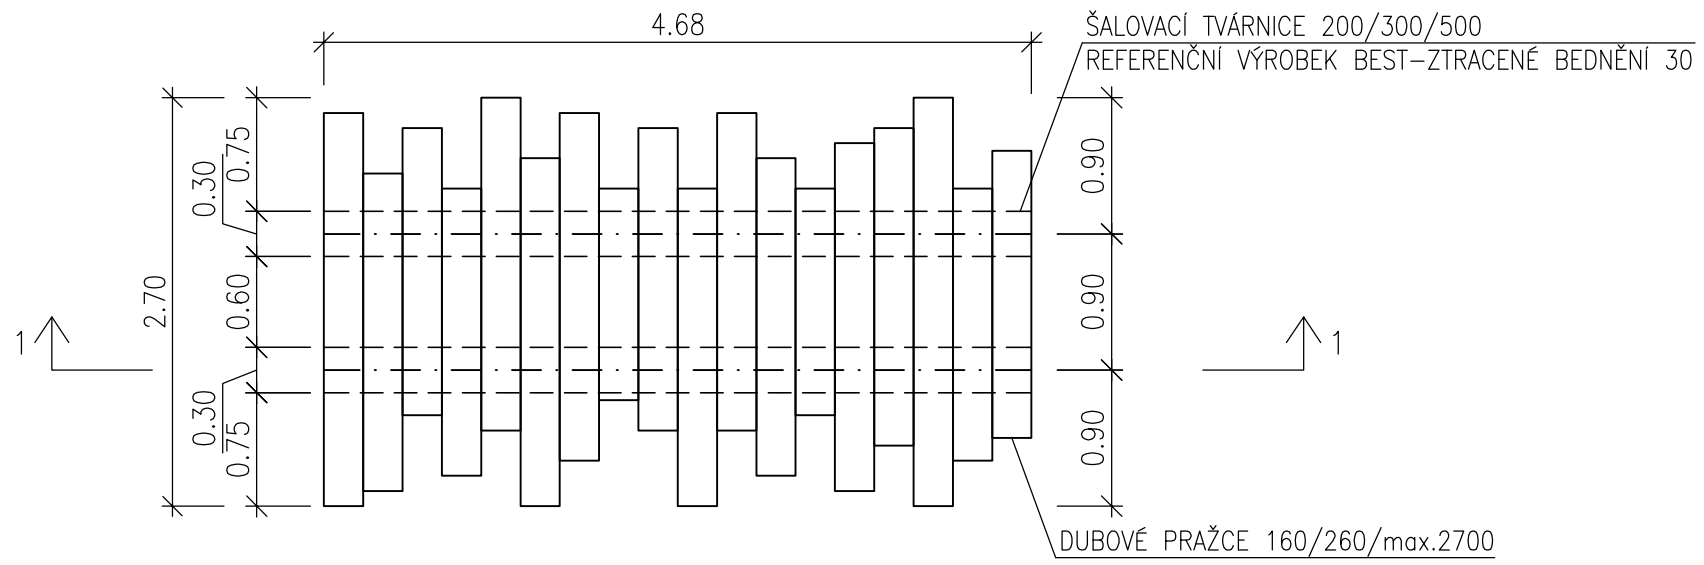

ŘEZ 1-1

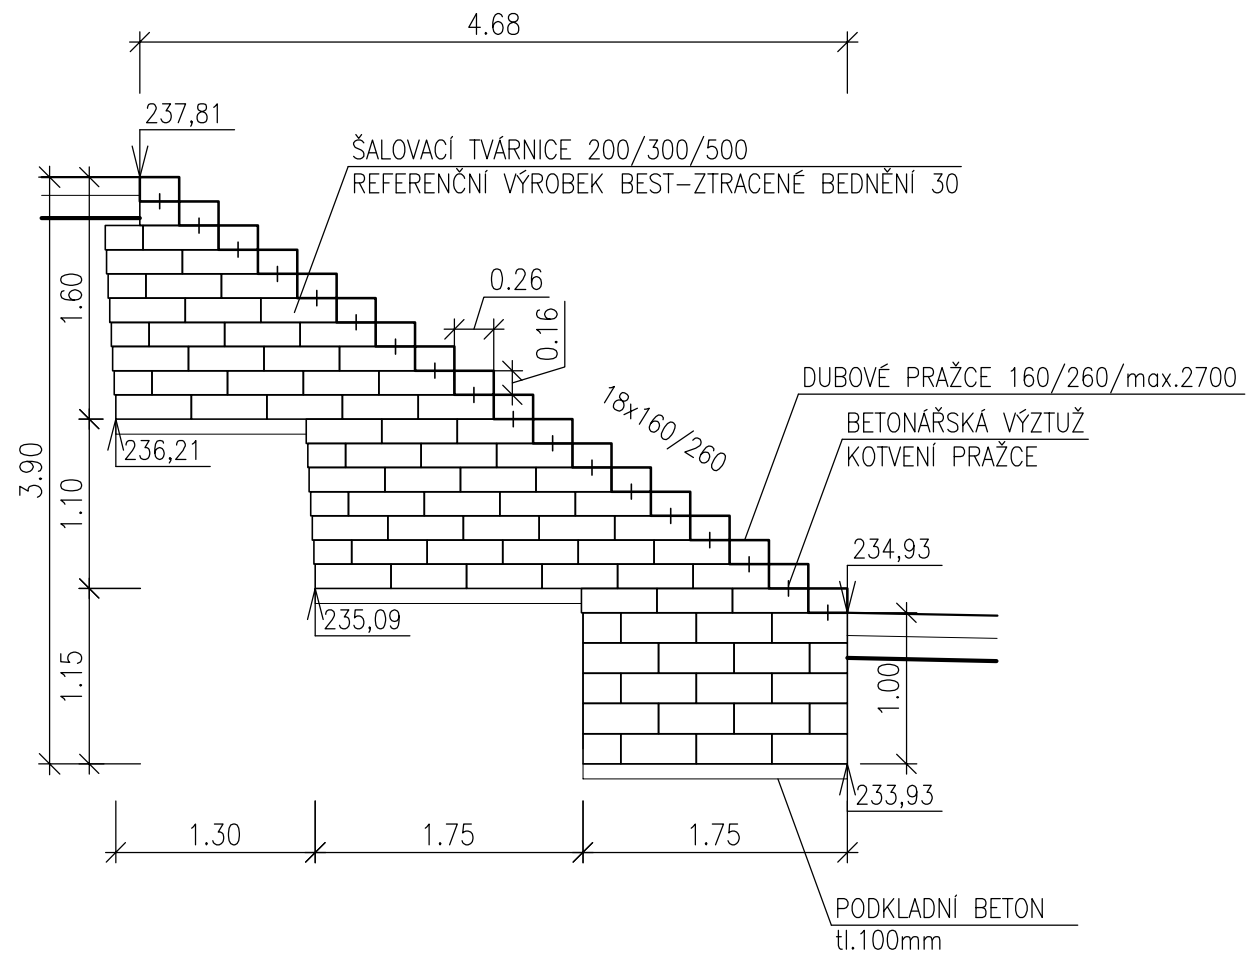

VZOROVÝ ŘEZ KOMUNIKACÍ 1:50
ŘEZ G-G'

