


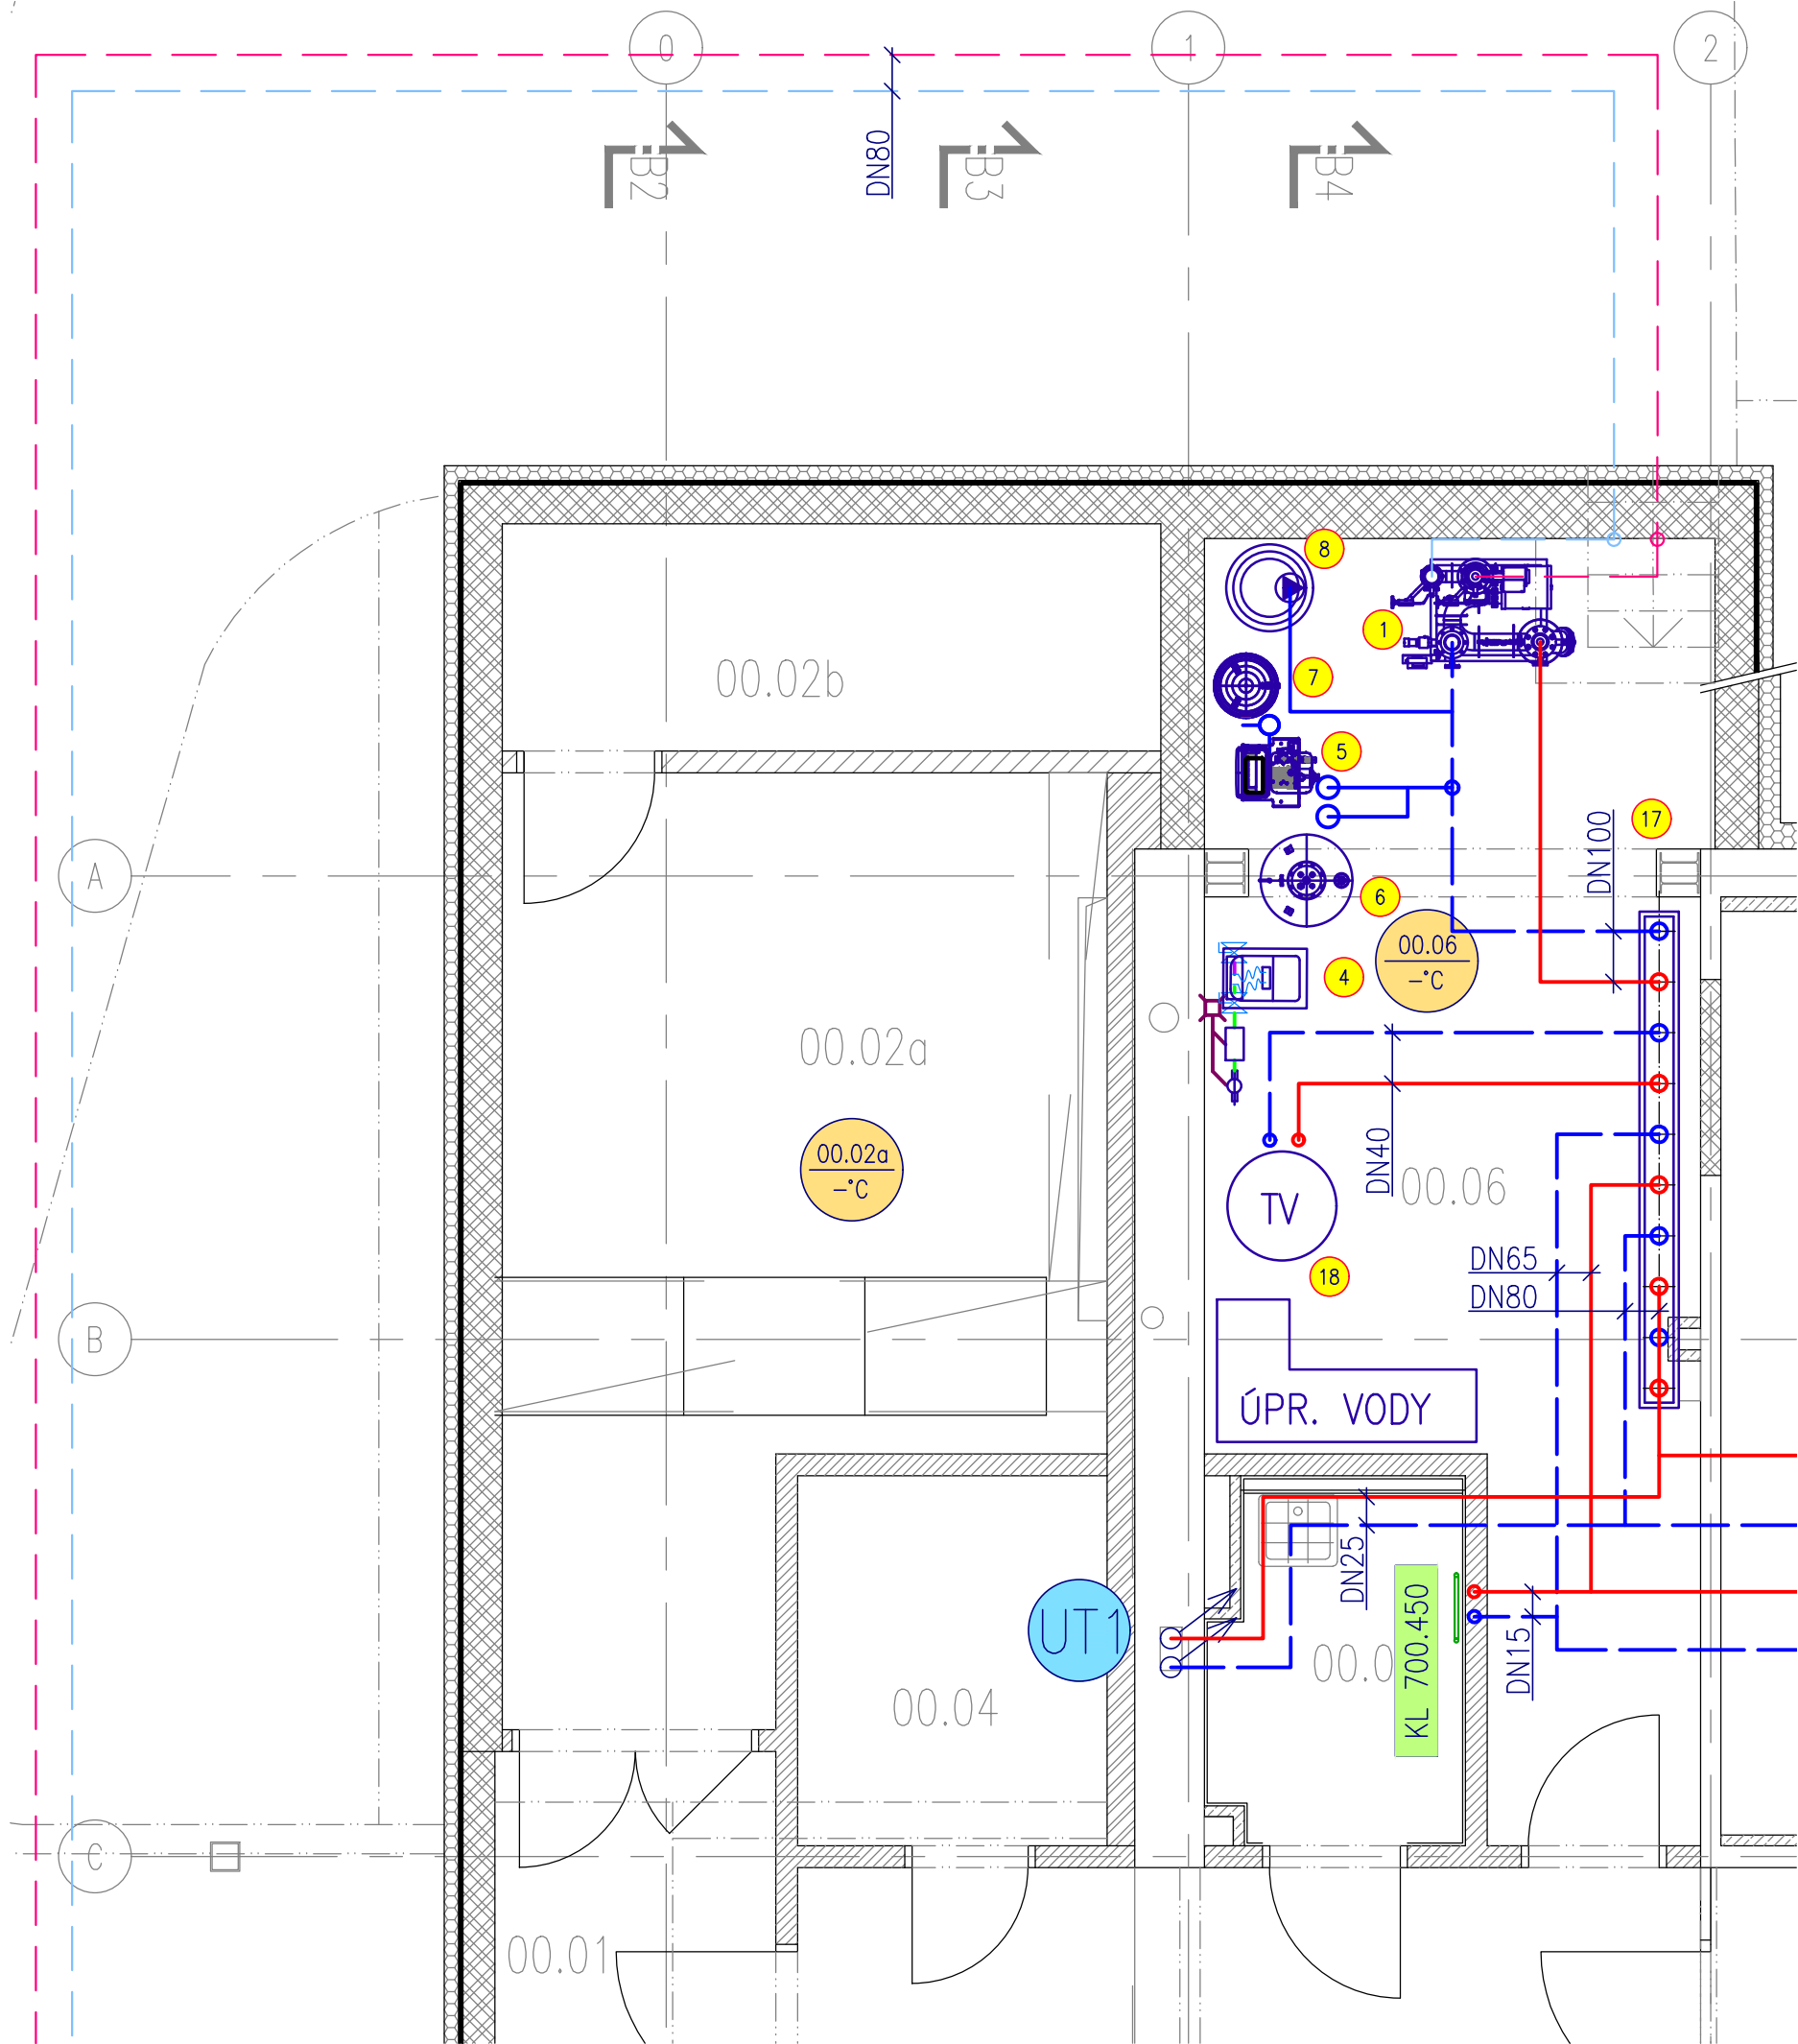

TABULKA MÍSTNOSTÍ		
OZN.	MÍSTNOST	PLOCHA
00.01	ZÁDVEŘÍ	6,22
00.02a	ROZVODNA NN	23,40
00.02b	ÚSTŘEDNA EPS + UPS	7,25
00.03a	CHODBA	30,81
00.03b	STROJOVNA VĚTRÁNÍ CHŮC	7,52
00.04	STR. MEDIPLYNŮ	5,45
00.05	ÚKLIDOVÁ MÍSTNOST	4,48
00.06	VÝMĚNÍKOVÁ STANICE	25,57

LEGENDA:

- VYTÁPĚNÍ – PŘÍVOD
- VYTÁPĚNÍ – VRAT
- HORKOVOD – PŘÍVOD
- HORKOVOD – VRAT

XXx Č. STOUPAČKY

xx °C Č. MÍSTNOSTI TEPLOTA

LEGENDA ZAŘÍZENÍ:

- 1 KOMPAKTNÍ HORKOVODNÍ VÝMĚNÍKOVÁ STANICE
PRIMÁR: 90/70°C PN6, VODA
SEKUNDÁR: 80/60°C PN6, VODA
VÝKON: 500kW
- 4 AUTOMATICKÁ ZMĚKČOVACÍ STANICE
TYP: RZF 2,0–60–BNT/ZE
- 5 JEDNOČERPADLOVÝ EXPANZNÍ AUTOMAT
TYP: VARIOMAT VS 1/200
- 6 ZÁKLADNÍ NÁDOBA
TYP: VG 200
- 7 MEMBRÁNOVÁ EXPANZNÍ NÁDOBA
TYP: REFLEX NG 50/6
- 8 DÁVKOVACÍ ZAŘÍZENÍ – INHIBITOR KOROZE
TYP: JESCO LD 4–3/4
- 17 KOMBINOVANÝ R+S ETL
MODUL 150
- 18 ZÁSOBNÍK TEPLÉ VODY REFLEX
TYP: AB 500

±0,00 = 241,320 m n.m. BpV

ZMĚNA	POPIS	DATUM	POŽADAVEK ZMĚNY
-------	-------	-------	-----------------

VEŠKERÁ PRÁVA VYHRAZENA. TENTO VÝKRES A DETAIL JE MAJETKEM ARCHITEKTA A NESMÍ BÝT POUŽIT CELÝ ANI Z ČÁSTI BEZ PÍSEMNÉHO SOUHLASU.

OKPLANARCHITECTS

NÁZEV STAVBY		INVESTOR FAKULTNÍ NEMOCNICE OLOMOUČ I. P. PAVLOVA 185/6, 77900 OLOMOUČ	
NÁRODNÍ TELEMEDICÍNSKÉ CENTRUM		MÍSTO STAVBY OLOMOUČ p. č. 153/2, 153/3, 153/6, st. 1216	
PROJEKTANT ČÁSTI NIERSBERGER Instalace, s.r.o. TYRŠOVA 2075 BENEŠOV tel.: 317 721 741–2 fax.: 317 721 841 e-mail: instalace@niersberger.cz		GENERÁLNÍ PROJEKTANT OK PLAN ARCHITECTS, S.R.O. NA ZÁVODÍ 631, 396 01 HUMPOLEC OKPLAN@OKPLAN.CZ T: 565 533 656 WWW.OKPLAN.CZ F: 565 532 268	
ZODPOVĚDNÝ PROJEKTANT Ing. PETRA BORLOVÁ borlova@niersberger.cz T: 777 700 015		HLAVNÍ INŽENÝR PROJEKTU architekt LIBOR CHOVAŇEC L.CHOVANEK@OKPLAN.CZ T: 777 200 981	
VYPRACOVAL Ing. DANIELA CARAMAN		HLAVNÍ ARCHITEKT PROJEKTU architekt LIBOR CHOVAŇEC L.CHOVANEK@OKPLAN.CZ T: 777 200 981	
SITUACE		RAŽITKO	PARÉ
		ČÁST PŘÍPOJKA TEPLOVODU D.1.8	
		STUPĚŇ DPS	ZAKÁZKOVÉ ČÍSLO 16–15–DPS (16PRO001)
		STAVEBNÍ OBJEKT SO 05	
NÁZEV PŘÍLOHY VÝMĚNÍKOVÁ STANICE		DATUM 03/2017	ZMĚNA 000
		MĚŘÍTKO 1:50	ČÍSLO VÝKRESU PT 02