


# WP Budova výměníkové stanice Půdorys 1NP

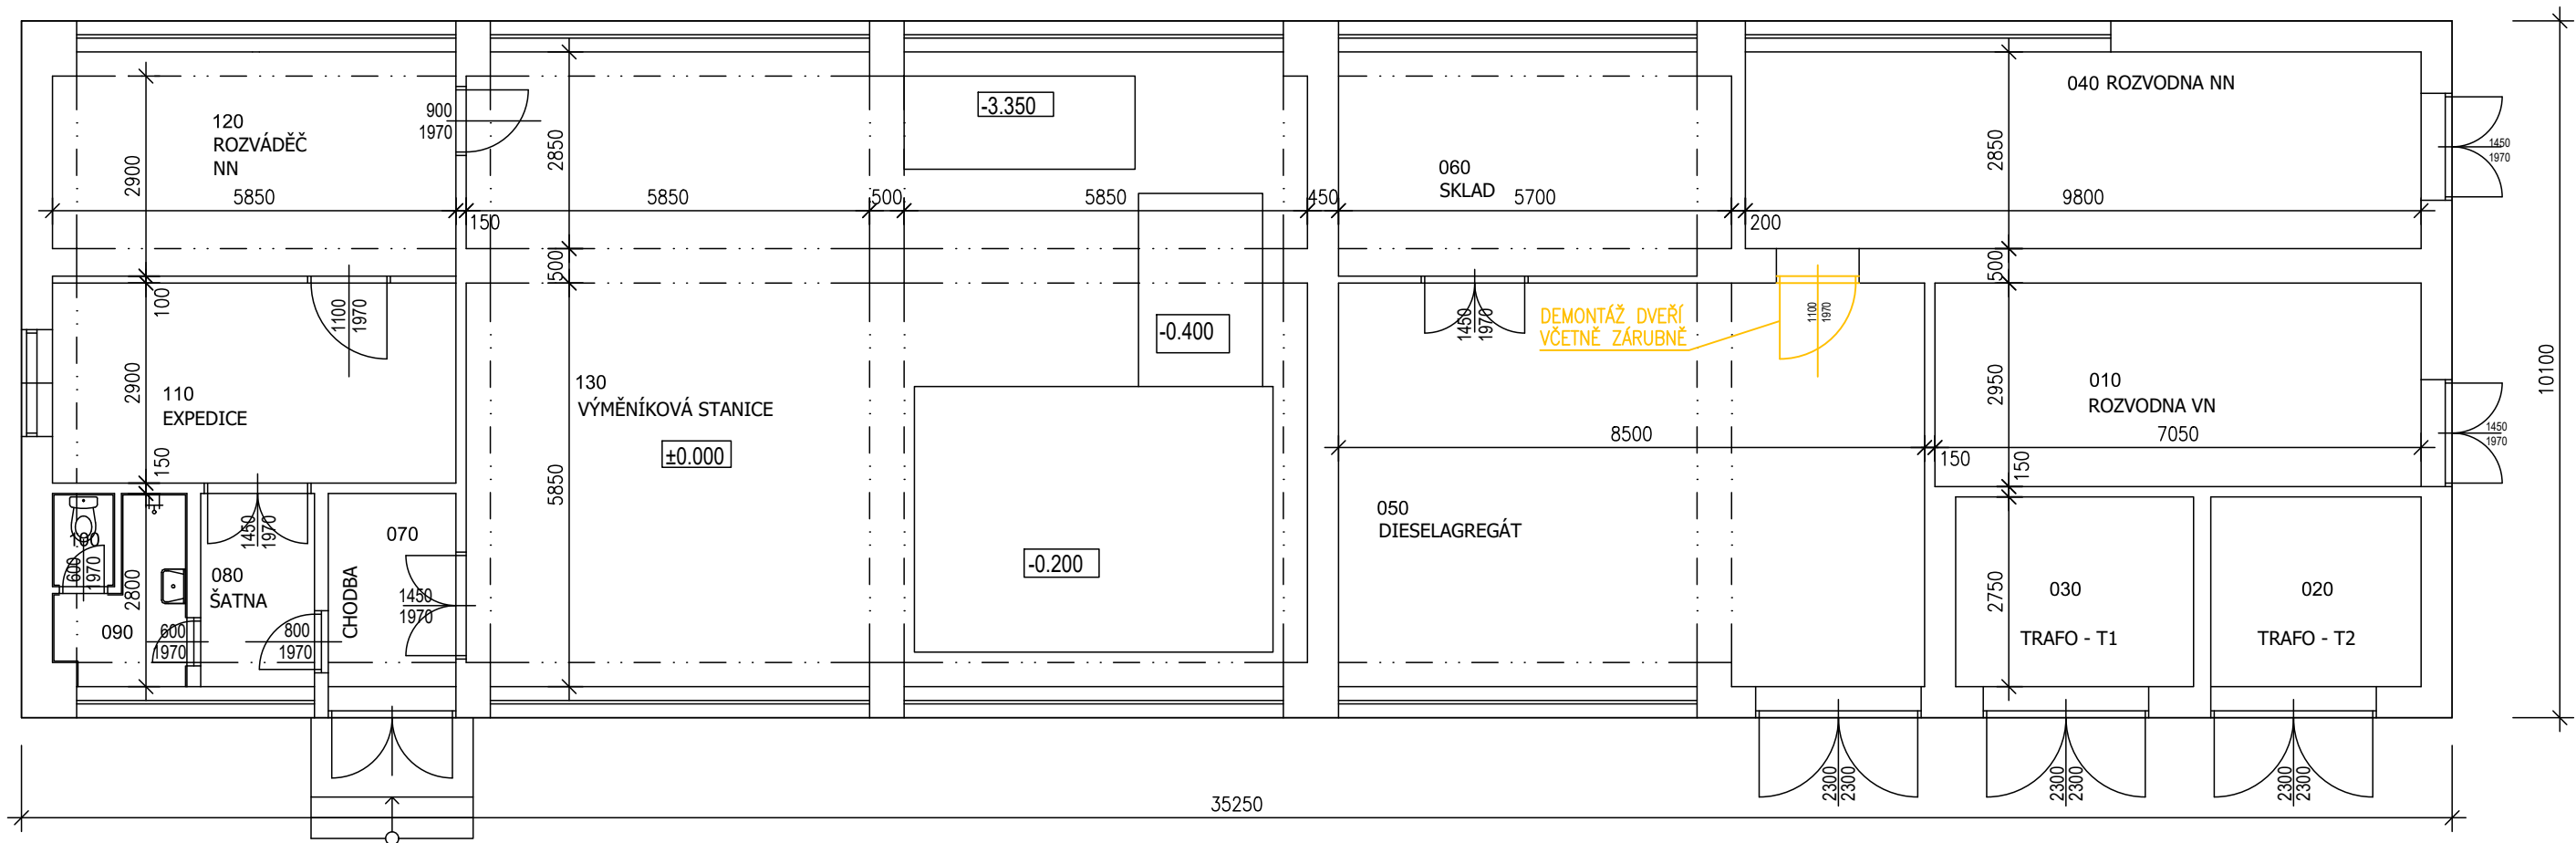

## Legenda stávajících skladeb

Obvodový plášť  
Vnitřní omítka tl. 15 mm  
Cihla dutinová tl. 375 mm  
Disperzní lepidlo a stěrková hmota  
Keramický obklad – mozaika

Obvodový plášť chodba 2.NP  
Vnitřní tenkovrstvá omítka tl. 1 mm  
Tepelná izolace z MV tl. 40 mm  
Sendvičový panel tl. 100 mm  
Keramický obklad – mozaika

Podlaha chodby nad 1.NP  
Podlahová krytina – vinyl  
Lepidlo  
Betonový potěr tl. 50 mm  
Betonová mazanina tl. 100 mm  
Prefabrikovaný panel tl. 400 mm  
Vnější omítka tl. 25 mm


 

Podlaha chodby nad 2.NP  
Podlahová krytina – vinyl  
Lepidlo  
Betonová mazanina tl. 75 mm  
Tepelná izolace XPS tl. 20 mm  
Nosná ocelová k-ce  
Sendvičový panel tl. 100 mm


Střešní plášť  
Souvrství asf. pásů tl. 10 mm  
EPS tl. 140 mm  
Souvrství asf. pásů tl. 30 mm  
Betonová armovaná deska tl. 50 mm  
Lepenka A400 h tl. 10 mm  
Pěnosklo tl. 150 mm  
Škvárový násyp ve spádu tl. 50 – 300 mm  
Asf. pás  
Prefabrikovaný panel tl. 400 mm  
Vnitřní omítka tl. 20 mm

## Rozsah bouracích prací:

Demontáž všech klempířských prvků  
Demontáž bleskosvodní soustavy  
Demontáž odvětrávacích hlavíc kanalizace  
Demontáž stávajících termických panelů na střeše

## Legenda značení:

-  Stávající konstrukce
-  Bourané a demontované k-ce
-  Bourané konstrukce

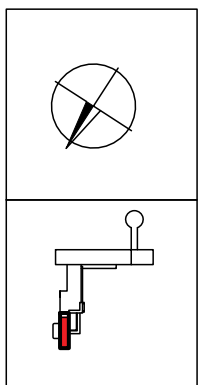

Archivní číslo objednatele: VZ-2022-000746

Zakázka: <b>Zateplení ubytoven a Dětské kliniky FNOL Snížení energetické náročnosti objektu Q</b>		 <b>eProjekce s.r.o.</b> Čechova 106/2a, Přerov 750 02 email: info@eprojekce.cz tel: 581 110 817	
Investor: Fakultní nemocnice Olomouc, Zdravotníků 248/7, 779 00 Olomouc, IČO: 00098892	Datum: 12/2023		Stupeň: ZSPD
Vypracoval Ing. Pavel Malenda	Měřítko: 1:100	Číslo výkresu: D.1.1.02	
Označení výkresu: FOTOVOLTAICKÁ ELEKTRÁRNA FVE VÝMĚNÍKOVÁ STANICE - 1NP - STÁVAJÍCÍ STAV			