

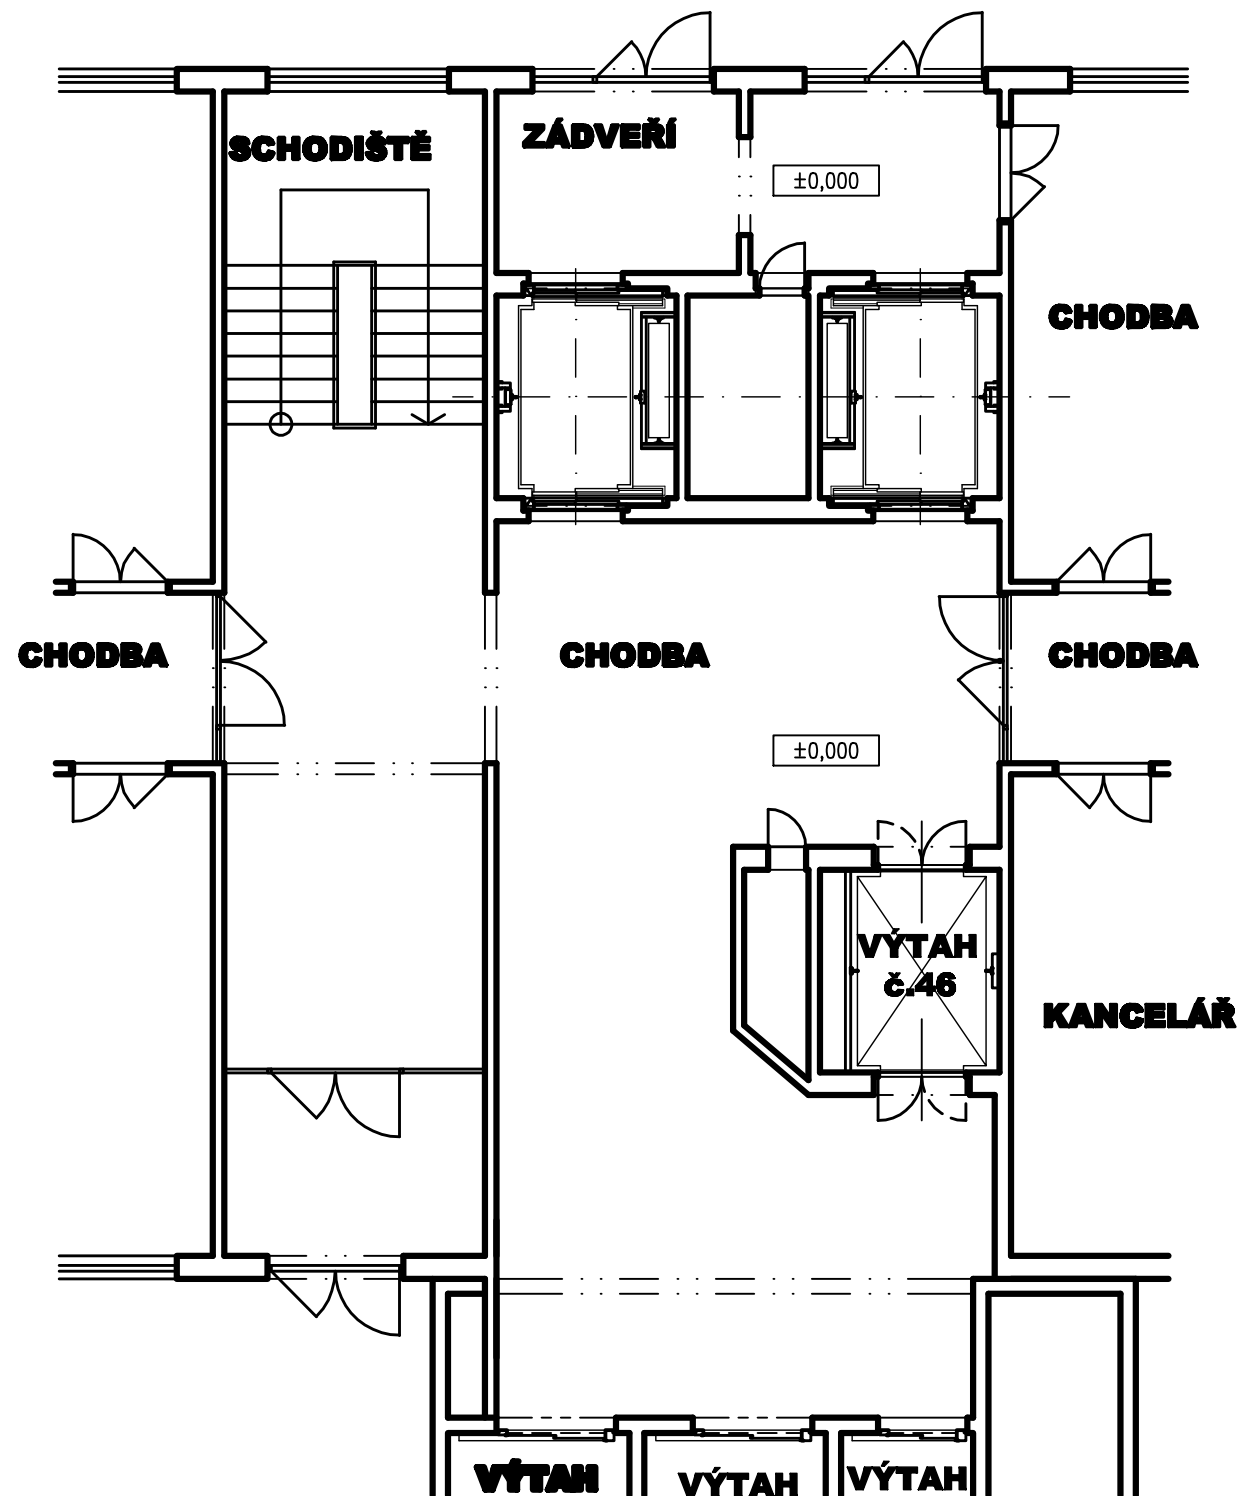


PŮDORYS 1.NP

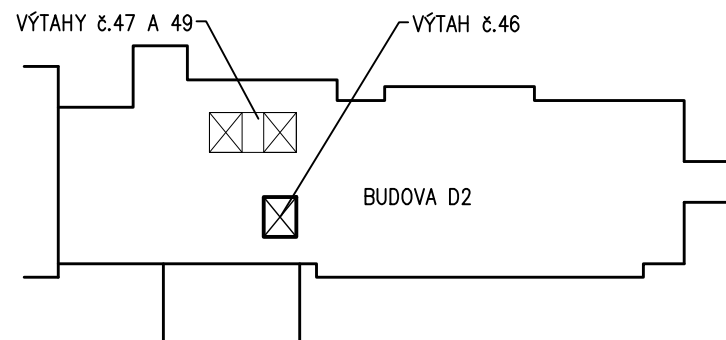

PŮDORYS 2.-8.NP

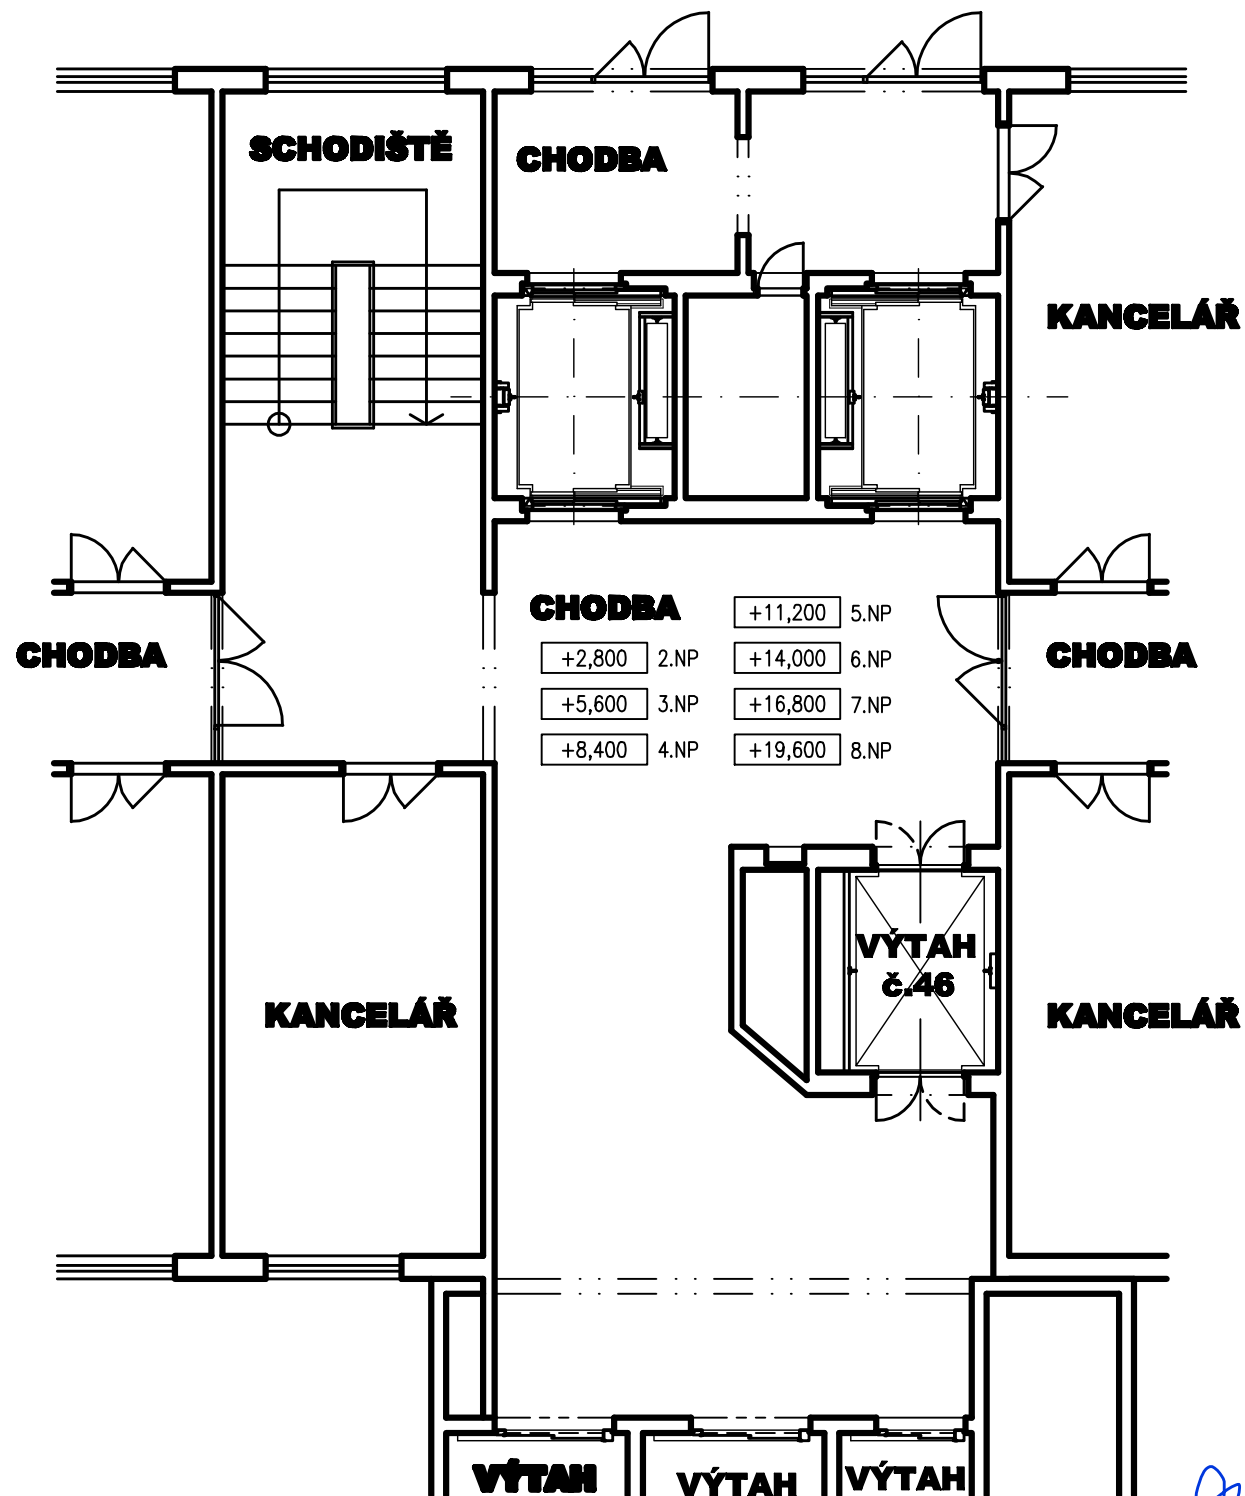

Vypracoval: Ing. Roman Zubatý		SALIP PROJEKT s.r.o. V Lípkách 205/6 779 00 Samotšky IČ: 28581164
Zodp. proj.: Ing. Roman Zubatý		
Investor: FAKULTNÍ NEMOCNICE OLOMOUC I. P. Pavlova 6, Olomouc		Datum: 09/2011 Kopie:
Akce: OBJEKT D2 Rekonstr. výtahu č.46		Formát A4: 2
Místo: areál FN OLOMOUC parc.č. st.1783, k.ú. Nová Ulice		Stupeň: stav. povolení
Výkres: STÁVAJÍCÍ STAV PŮDORYSY		Kótováno: mm
		Měřítko: 1:100
		Č. zakázky: Č. výkr.:
		S11/48 002