
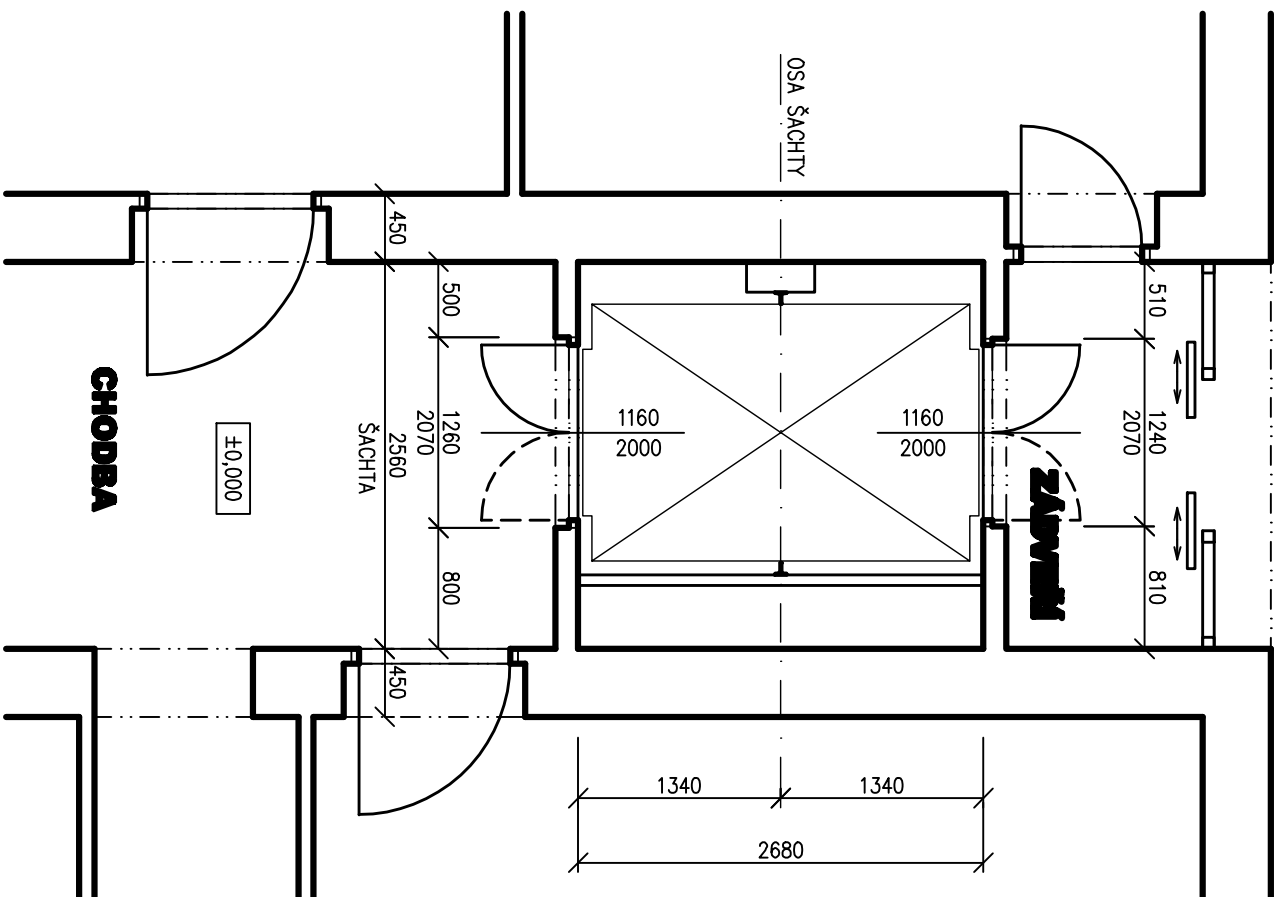



PŮDORYS 1.PP

1.NP

RAMPA

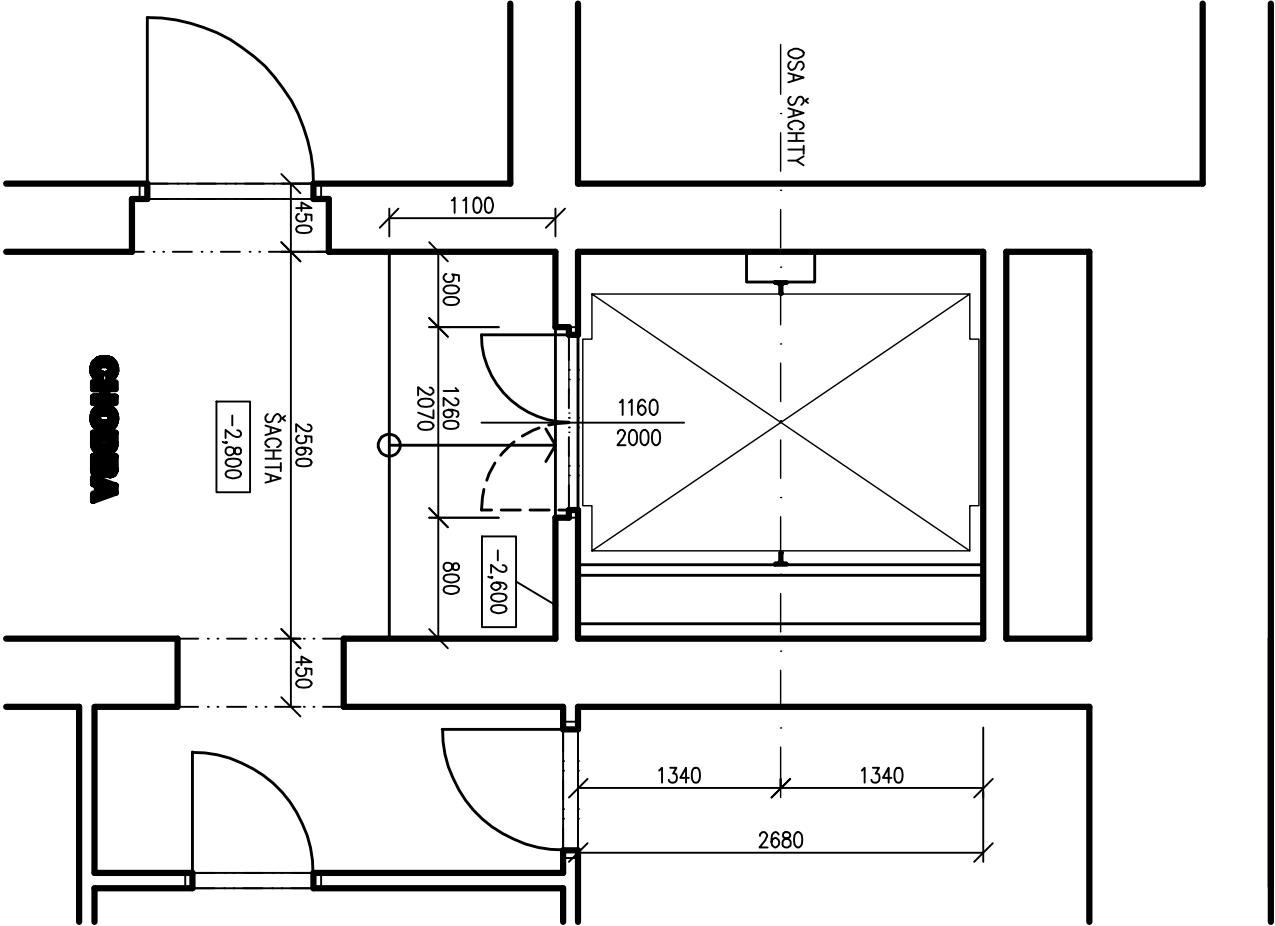

2.NP

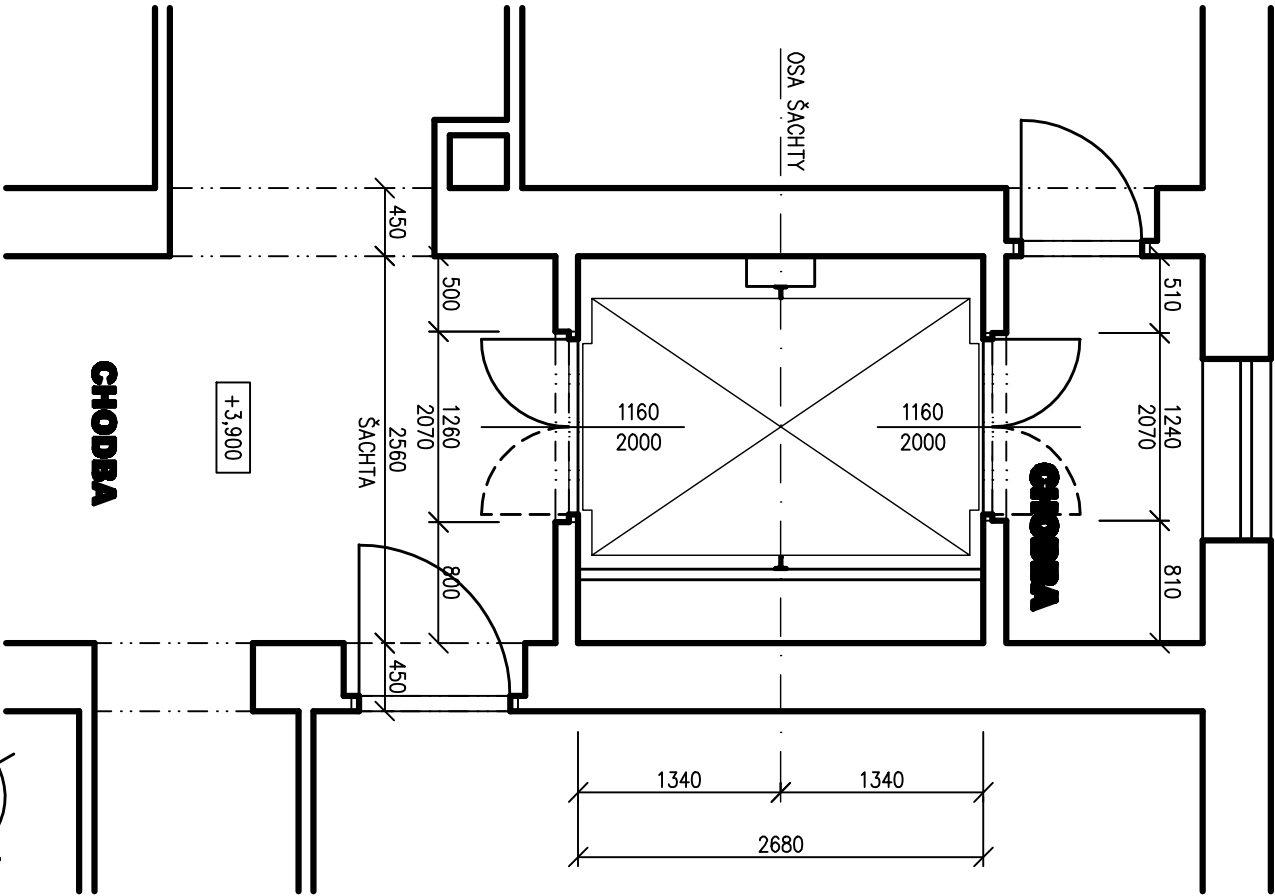

|                                                                                                                                    |  |                                                                                           |  |
|------------------------------------------------------------------------------------------------------------------------------------|--|-------------------------------------------------------------------------------------------|--|
| Vypracovali: Ing. Roman Zubatý                                                                                                     |  | SALP PROJEKT s.r.o.<br>V Lípkách 205/6<br>779 00 Šumotšky<br>IČ: 28581164                 |  |
| Zodp. proj.: Ing. Roman Zubatý                                                                                                     |  |                                                                                           |  |
| Investor: FAKULTNÍ NEMOCNICE OLOMOUC<br>I. P. Pavlova 6, Olomouc                                                                   |  | Datum: 04/2011<br>Formát A4: 2<br>Stupeň: stav. povolení<br>Kótováno: mm<br>Měřítko: 1:50 |  |
| Akce: OBJEKT "J2" - III. INTERNÍ<br>KLINIKA<br>Rekonstr. výtahu č.50<br>Místo: areál FN OLOMOUC<br>parc.č. st.207, k.ú. Nová Ulice |  |                                                                                           |  |
| Výkres: STÁVAJÍCÍ STAV<br>PŮDORYS 1.PP-2.NP                                                                                        |  |                                                                                           |  |
| Č. zakázky: S11/13 002<br>Č. výkr.: 002                                                                                            |  |                                                                                           |  |