



PŮDORYS 3.NP

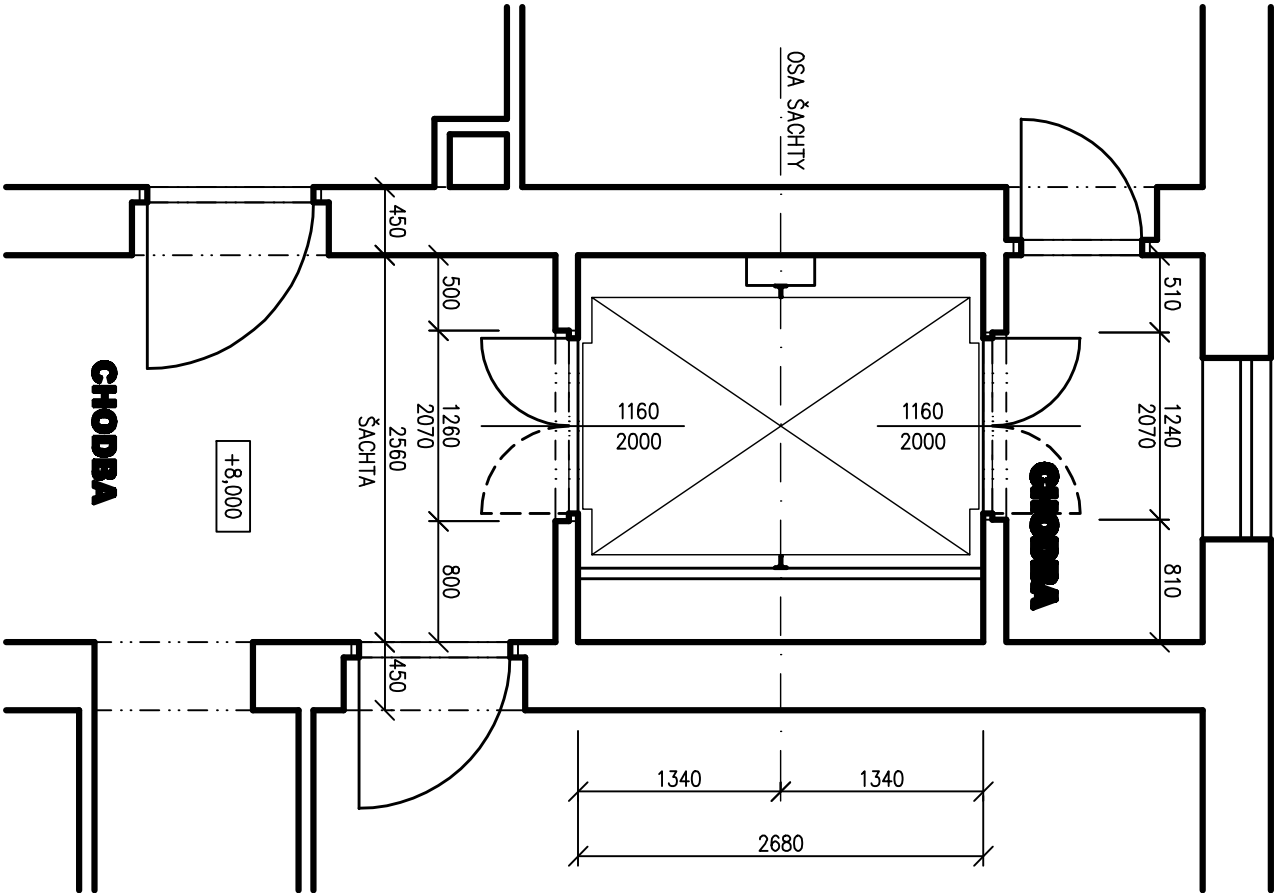

PŮDORYS STROJOVNY

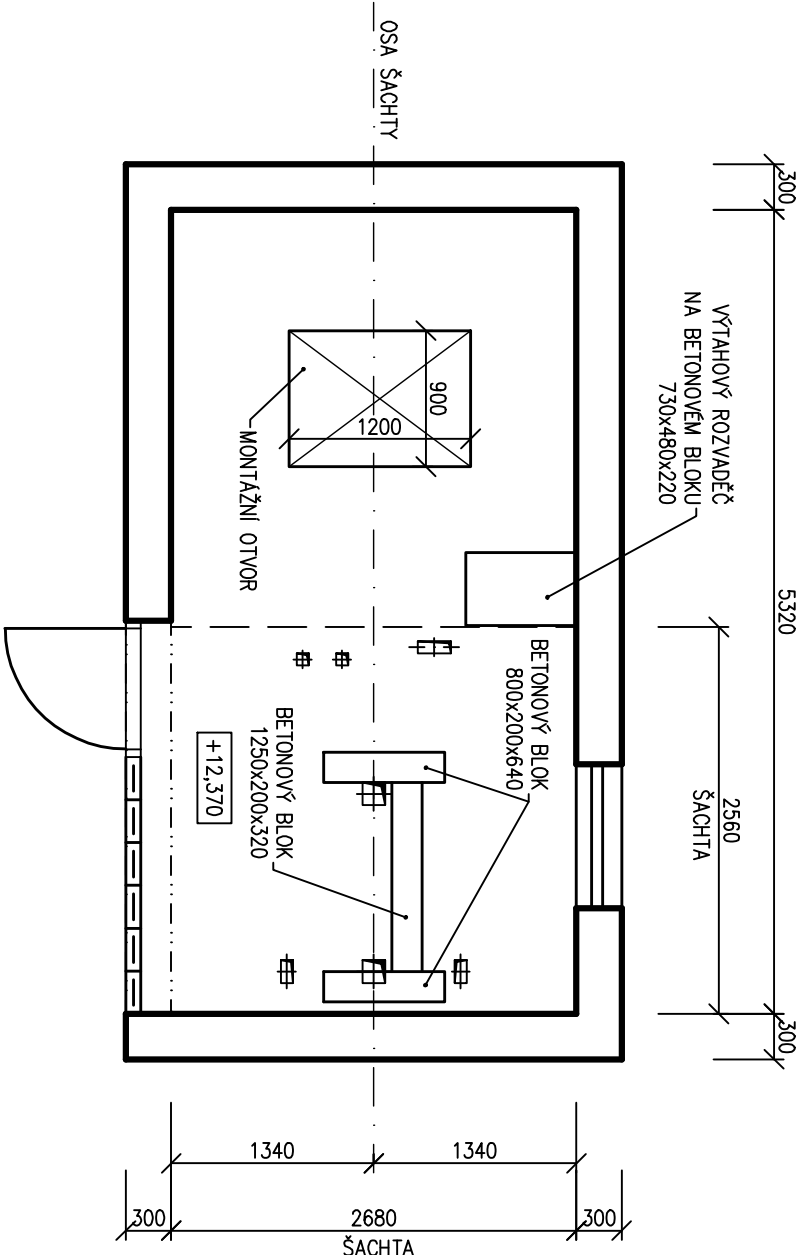

Vyracovali: Ing. Roman Zubatý		SALP PROJEKT s.r.o. V Lípkách 205/6 779 00 Šamotitzky IČ: 28581164	
Zodp. proj.: Ing. Roman Zubatý			
Investor: FAKULTNÍ NEMOCNICE OLOMOUC I. P. Pavlova 6, Olomouc		Datum: 04/2011 Kopie: Formát A4: 2 Stupeň: stav. povolení Kótováno: mm Měřítko: 1:50	
Akce: OBJEKT "J2" - III. INTERNÍ KLINIKA Rekonstr. výťahu č.50			
Místo: areál FN OLOMOUC parc.č. st.207, k.ú. Nová Ulice			
Výkres: STÁVAJÍCÍ STAV PŮD. 3.NP, STROJOVNY			
Č. zakázky: S11/13 003		Č. výkr.: 003	